


# Pavilon A – změna ve 3–5 a 7–10. N.P.

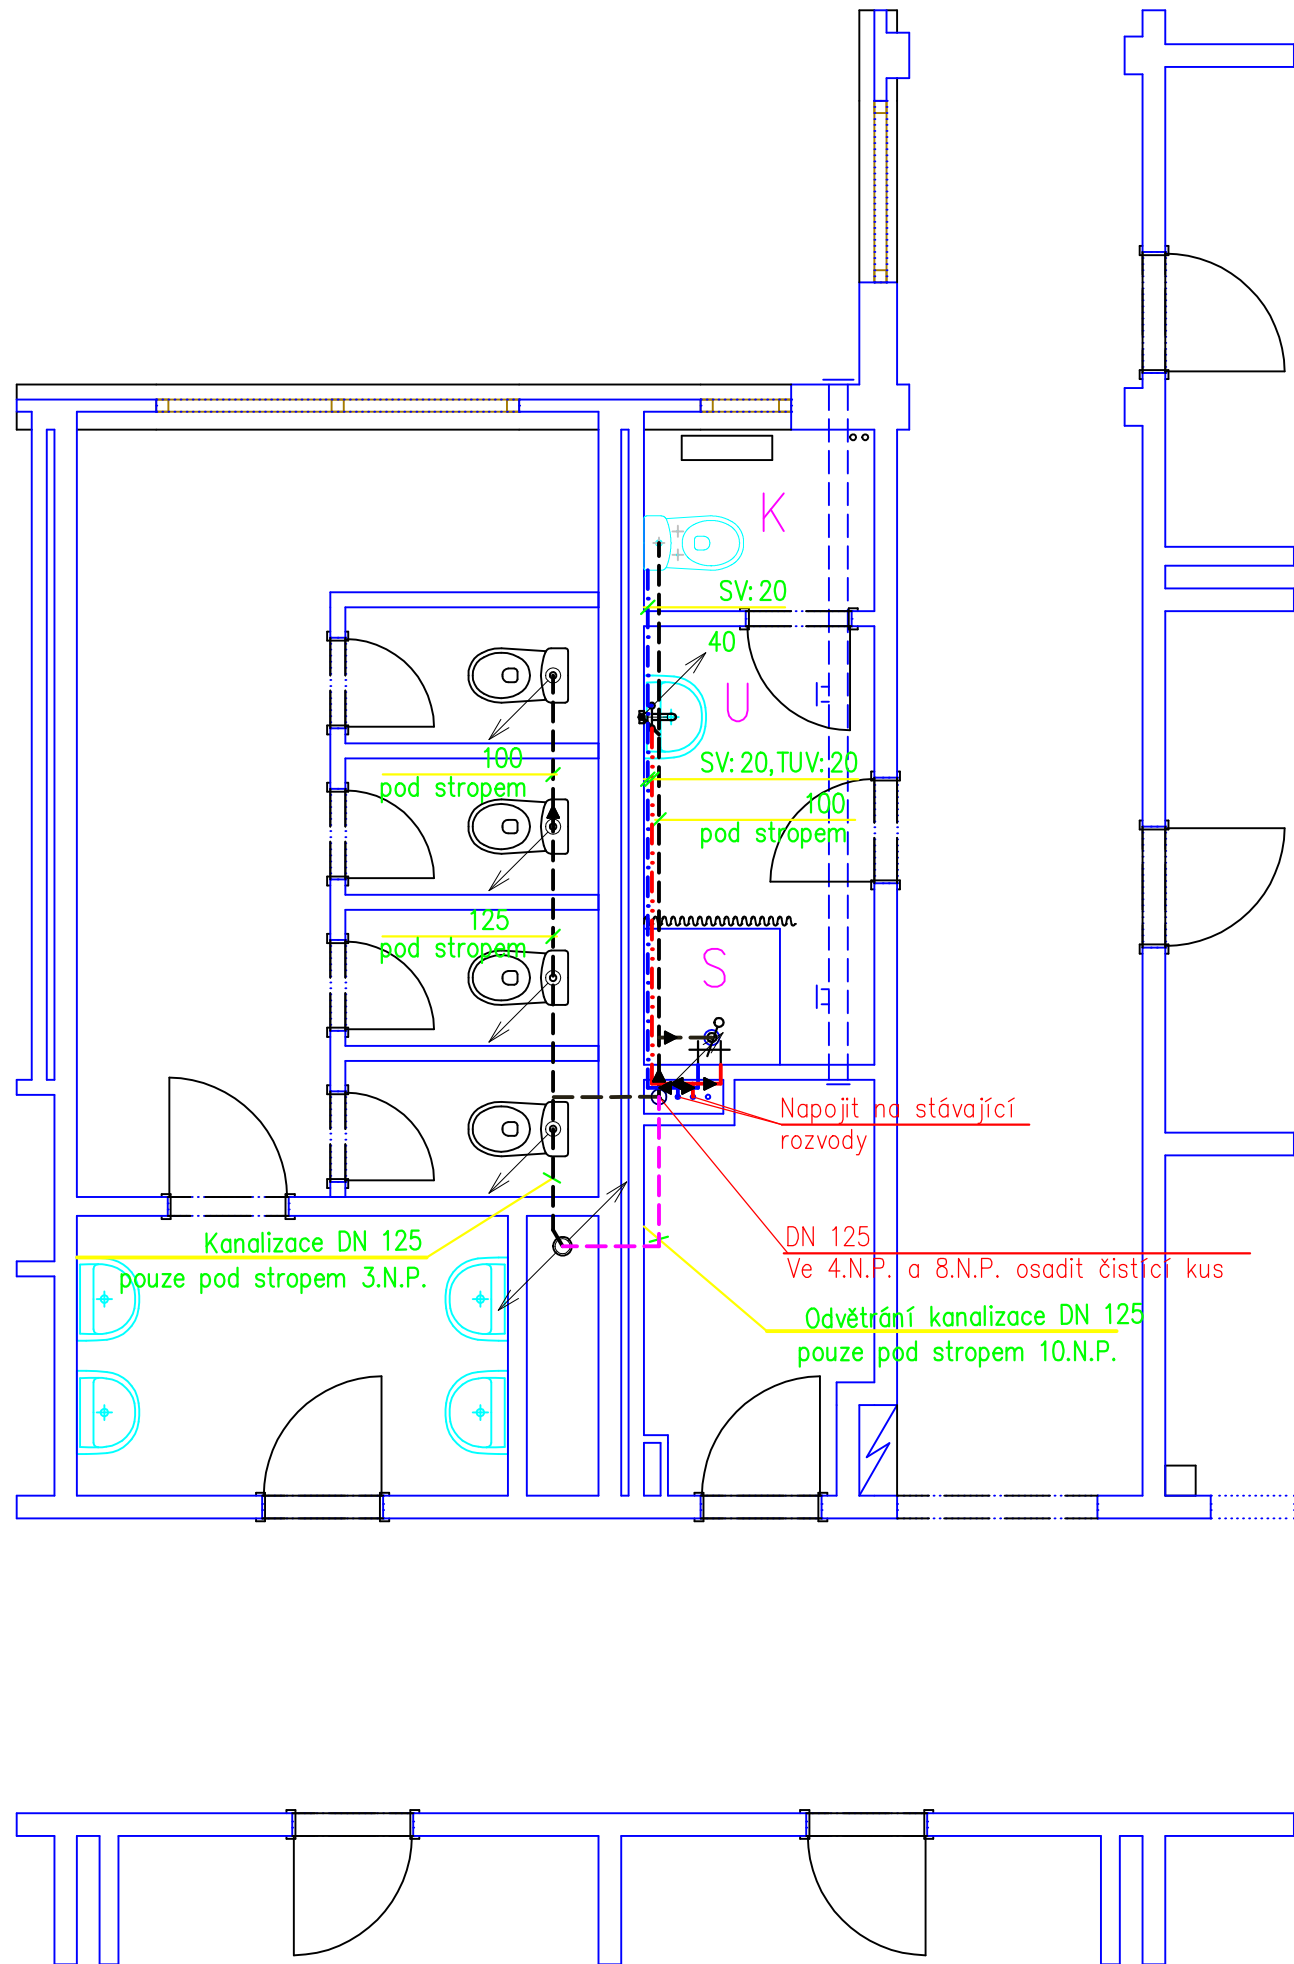

## LEGENDA

U

Umyvadlo diturvitové JIKA OLYMP– baterie stojánková G 1/2”  
podomítková ZU HL 134.0

K

Klozet JIKA OLYMP v=450 mm vč. spl.nádržky a sedátka

S

Sprchová vanička 900x900 mm  
ZU HL 511 – baterie sprchová nástěnná s pevnou sprchou G 1/2”

Vypracoval Rudolf Bárta	Zodp. projektant Ivan Křesina	Vedoucí projektu Rudolf Bárta – KPK Na Průhoně 11 Karlovy Vary
Stavebník Domov mládeže a školní jídelna K.Vary Lidická 598/38		formát 2A4
Stavba Domov mládeže a školní jídelna Lidická 590/38 K.Vary Úprava soc.zař. v ubytovnách žáků – ČÁST ZTI "A"		datum 01.2018
Obsah výkresu Půdorys kanalizace a rozvodu vody ve 3–5 a 7–10.N.P.		účel DSP
		č. zakázky 1.2018
		archivní č. 180101
		Měřítko 1:50
		Č. výkresu 4