

LEGENDA:

STÁVAJÍCÍ SÍŤ

- KANALIZACE
- VODOVOD
- MINERÁLNÍ VODOVOD
- MINERÁLNÍ VODOVOD V KANÁLE
- TEPLOVOD
- SDĚLOVACÍ KABELY
- ELEKTRO NN
- PLYNOVOD NTL

RUŠENÉ

X X X

NOVÉ

- KANALIZACE JEDNOTNÁ
- KANALIZACE DEŠŤOVÁ
- KANALIZACE SPLÁŠKOVÁ
- VODOVOD
- ELEKTRO VN
- TEPLOVOD

RŠ REVIZNÍ ŠACHTA JEDNOTNÉ KANALIZACE



DŠ REVIZNÍ ŠACHTA DEŠŤOVÉ KANALIZACE

HRANICE POZEMKU

PODZEMNÍ ČÁST OBJEKTU SO 102

POZNÁMKA:

PŘED ZAHÁJENÍM VÝKOPÝCH PRACÍ ZABEZPEČÍ ZHOTOVITEL STAVBY VE SPOLUPRÁCI SE SPRÁVCI JEDNOTLIVÝCH SÍTÍ VYTÝČENÍ A OVĚŘENÍ VŠECH STÁVAJÍCÍCH ZAŘÍZENÍ A INŽENÝRSKÝCH SÍTÍ, ABY NEDOŠLO K REALIZACI STAVBY K JEJICH POŠKOZENÍ. VŠEKERÉ ZEMNÍ PRÁCE V OCHRANNÉM PÁSMU PODZEMNÍCH SÍTÍ JE NUTNO PROVÁDĚT RUČNĚ, PŘI DODRŽENÍ ZÁSAD BEZPEČNOSTI PRÁCE A STANOVISKA PŘÍSLUŠNÝCH SPRÁVCŮ.

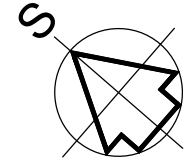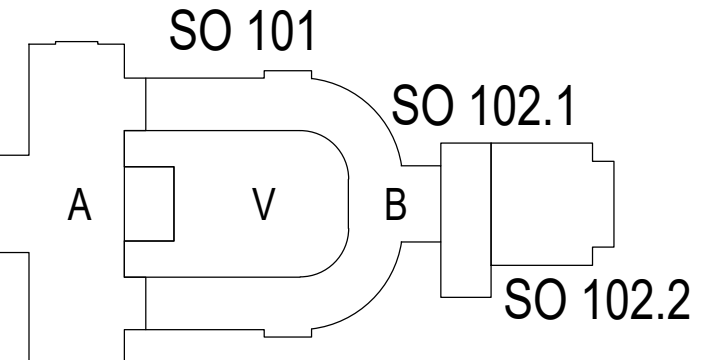

REVIZE:	POPIS ZMĚNY:	DATUM:	VYPRACOVAL:
XXX	XXX	XXX	XXX
XXX	XXX	XXX	XXX
XXX	XXX	XXX	XXX

VÝŠKOVÝ SYSTÉM BpV ±0,000 = 385,29 m n. m.

AKCE: KARLOVY VARY - REVITALIZACE OBJEKTU CÍSAŘSKÝCH LÁZNÍ ZMĚNA 2		STUPEŇ PD: DPS-DOKUMENTACE PRO PROVEDENÍ STAVBY	
INVESTOR A OBJEDNATEL: KARLOVARSKÝ KRAJ Závodní 353/88, 360 21 Karlovy Vary - Dvory		OBJEKT: IO 104 VENKOVNÍ VODOVOD	
MÍSTO STAVBY: Mariánskolázeňská 302, KARLOVY VARY pozemky parc. č. 902, 903/2, k.ú. Karlovy Vary		PROFESE: D.1.4.1 ZDRAVOTNĚ TECHNICKÉ INSTALACE	
GENERÁLNÍ PROJEKTANT: INTAR a.s. Bezučova 81/17a, 602 00 Brno tel.: +420 543 422 211 www.intar.cz, info@intar.cz		ZAKÁZKOVÉ ČÍSLO: 30080111-4	
VEDOUČÍ PROJEKTU: JAROSLAV KUPR, jkupa@intar.cz		AUTORIZACE:	
HLAVNÍ ING. PROJEKTU: ING. MARTIN STRNAD, mstrnad@intar.cz		DATUM: 12/2018	
ZHOTOVITEL ČÁSTI: Martin Joki Višňová 573/C, 289 24 Milovice tel.: +420 606 762 662 martinjoki@seznam.cz		FORMÁT: 5 x A4	
ODPOVĚDNÝ PROJEKTANT: Martin Joki		KOPIE:	
VYPRACOVAL: MARTIN JOKL, martinjoki@seznam.cz		MĚŘÍTKO: 1:200	
		VÝKRES: SITUACE	
		EVIDENČNÍ ČÍSLO: 30080111-4/IO 104/D.1.4.1	
		ČÍSLO VÝKRESU: 100	
		REVIZE: -	