 


LEGENDA :

— Měděné předizolované potrubí přímého chlazení



Vnitřní nástěnná klimatizační jednotka




Zimní výpočtová teplota v místnosti
Letní výpočtová teplota v místnosti



Zimní venkovní výpočtová teplota
Letní venkovní výpočtová teplota

Chladicí potrubí izolováno nenasákavou kaučukovou izolací.
Polohy tras doplňují/upřesňují koordinační výkresy a výkresy interiéru, které jsou nadřazené profesním dílům.

SO 101 CLKV - 1NP - NÁVRH					SO 101 CLKV - 1NP - NÁVRH				
ozn. míst.	účel místnosti	plocha (m2)	skladba podlahy	úprava podlahy	ozn. míst.	účel místnosti	plocha (m2)	skladba podlahy	úprava podlahy
1.001	zádveří, čistící zóna	-	SV39	keramická dlažba, čistící zóna	1.141	muzejní expozice	58,1	SV44	
1.002	vestibul - vstupní hala	180,22	SV39	keramická dlažba	1.147	muzejní expozice	56,9	SV44	
1.003	arkáda	63,77	SV40,41	keramická dlažba, luxfery doplněné	1.153	úpravná ženy	6,5	SV44	podlahová stěrka
1.004	odpočinkový salon	44,6	SV37	vlysy / parkety	1.154a	předsiň WC - dámy	4,98	SV45	podlahová stěrka
1.005	kavárna	55,3	SV36,37	vlysy / parkety	1.154b	WC kabina - dámy	1,87	SV45	podlahová stěrka
1.006	chodba	24,3	SV37	vlysy / parkety	1.154c	WC kabina - OSSPO	3,32	SV45	podlahová stěrka
1.007	vrátnice	12,0	SV35	vlysy / parkety	1.154d	WC kabina - dámy	1,48	SV45	podlahová stěrka
1.008	schod. foyer	88,01	SV38	keramická dlažba	1.155	úpravná muži	6,3	SV44	podlahová stěrka
1.009	sklad inventáře	4,4	SV58	podlahová stěrka	1.156a	pisárny	10,94	SV45	podlahová stěrka
1.010a	historické WC - nefunkční	3,0	SV38a	keramická dlažba, replika	1.156b	WC kabina - páni	2,06	SV45	podlahová stěrka
1.010b	historické WC - nefunkční	3,0	SV38a	keramická dlažba, replika	1.156c	WC kabina - páni	2,10	SV45	podlahová stěrka
1.011	odpočinkový salon	44,1	SV37	vlysy / parkety	1.157	úklidová komora	2,4	SV45	podlahová stěrka
1.012	infocentrum	55,3	SV36,37	vlysy / parkety	1.159	předsiň císařské lázně	8,3	SV42	vlysy / parkety
1.013	chodba	25,0	SV37	vlysy / parkety	1.160	císařská lázeň	9,9	SV43	keramická dlažba
1.014	pokladna	12,0	SV35	vlysy / parkety	1.161	salonek císařské lázně	20,2	SV42	vlysy / parkety
1.015	arkáda	61,23	SV40,41	keramická dlažba, luxfery doplněné	1.162	chodba	45,62	SV47	keramická dlažba
1.016	zádveří	2,5	SV39	keramická dlažba	1.164	zádveří - zadní vstup	17,3	SV47	keramická dlažba, čistící zóna
1.101	sklad	17,13	SV44	podlahová stěrka	1.165	technická místnost-slaboproud	10,0	SV49	antistatické PVC
1.103	sklad	18,9	SV44	podlahová stěrka	1.166	chodba	112,14	SV47	keramická dlažba
1.106	úklidová komora	2,3	SV45	podlahová stěrka	1.167	chodba	30,80	SV47	keramická dlažba
1.107	úpravná muži	6,3	SV44	podlahová stěrka	1.168	chodba	112,05	SV47	keramická dlažba
1.108a	pisárny	10,94	SV45	podlahová stěrka	1.169	chodba	46,31	SV47	keramická dlažba
1.108b	WC - OSSPO	3,32	SV45	podlahová stěrka					
1.108c	WC kabina - páni	2,06	SV45	podlahová stěrka					
1.108d	WC kabina - páni	2,10	SV45	podlahová stěrka					
1.109	úpravná ženy	6,7	SV44	podlahová stěrka					
1.110a	předsiň WC - dámy	4,98	SV45	podlahová stěrka					
1.110b	WC kabina - dámy	1,48	SV45	podlahová stěrka					
1.110c	WC kabina - dámy	1,87	SV45	podlahová stěrka					
1.113	muzejní expozice	56,3	SV44						
1.117	muzejní expozice	58,2	SV44						
1.123	sklad	5,3	SV44						
1.124	muzejní expozice	23,3	SV44						
1.127	muzejní expozice	46,7	SV44						
1.131	technická místnost	19,0	SV44						
1.133	muzejní expozice	164,4	SV44						
1.135	muzejní expozice	48,0	SV44						
1.140	sklad	5,3	SV44						

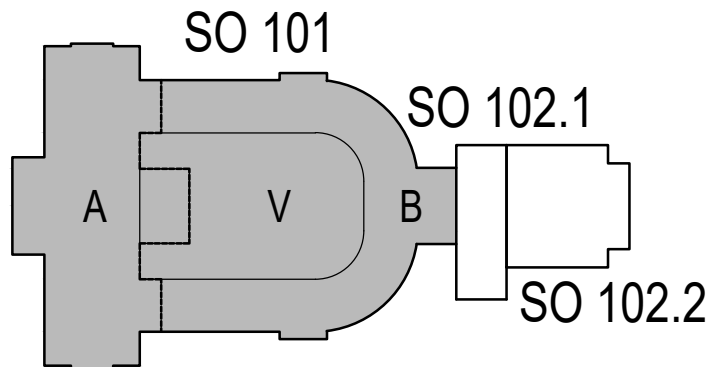

REVIZE:	POPIS ZMĚNY:	DATUM:	VYPRACOVAL:
XXX	XXX	XXX	XXX
XXX	XXX	XXX	XXX
XXX	XXX	XXX	XXX

VÝŠKOVÝ SYSTÉM Bpv ±0,000 = 385,29 m n. m.

AKCE: KARLOVY VARY - REVITALIZACE OBJEKTU CÍSAŘSKÝCH LÁZNÍ		STUPEŇ PD: DPS-DOKUMENTACE PRO PROVEDENÍ STAVBY	
INVESTOR A OBJEDNATEL: KARLOVARSKÝ KRAJ Závodní 353/88, 360 21 Karlovy Vary - Dvory		OBJEKT: SO 101 - HISTORICKÁ BUDOVA	
MÍSTO STAVBY: Mariánskolázeňská 302, KARLOVY VARY pozemky parc. č. 902, 903/2, k.ú. Karlovy Vary		PROFESE: D.1.4.4 - CHLAZENÍ	
GENERÁLNÍ PROJEKTANT: INTAR Bezručova 81/17a, 602 00 Brno tel.: +420 543 422 211 www.intar.cz, info@intar.cz		ZAKÁZKOVÉ ČÍSLO: 30080111-4	
VEDOUCÍ PROJEKTU: JAROSLAV KUPR, jkupr@intar.cz		AUTORIZACE:	
HLAVNÍ ING. PROJEKTU: ING. MARTIN STRNAD, mstrnad@intar.cz		DATUM: 12/2018	
ZHOTOVITEL ČÁSTI: SUBITECH Subitech s.r.o. Na Rejdišti 435, 250 64 Měšice tel.: +420 605 907 491 www.subitech.cz, subrt@subitech.cz		FORMÁT: 3 x A4	
ODPOVĚDNÝ PROJEKTANT: Ing. Tomáš Marek,		KOPIE:	
VYPRACOVAL: Ing. Petr ŠUBRT, subrt@subitech.cz		MĚŘÍTKO: 1:100	
		VÝKRES: PŮDORYS 1.NP	
		EVIDENČNÍ ČÍSLO: 30080111-4/SO 101/D.1.4.4	
		ČÍSLO VÝKRESU: 101	
		REVIZE: -	