 


LEGENDA :

Měděné předizolované potrubí přímého chlazení



Vnitřní nástěnná klimatizační jednotka

8°C
25°C

Zimní výpočtová teplota v místnosti
Letní výpočtová teplota v místnosti


15°C
32°C

Zimní venkovní výpočtová teplota
Letní venkovní výpočtová teplota

Chladicí potrubí izolováno nenasákavou kaučukovou izolací.

Polohy tras doplňují/upřesňují koordinační výkresy a výkresy interiéru, které jsou nadřazené profesním dílům.

SO 101 CLKV - 1PP - NÁVRH					SO 101 CLKV - 1PP - NÁVRH				
ozn. míst.	účel místnosti	plocha (m2)	skladba podlahy	úprava podlahy	ozn. míst.	účel místnosti	plocha (m2)	skladba podlahy	úprava podlahy
-1.001	foyer	115,2	SV22	podlahová stěrka	-1.110a	předší WC - dámy	5,03	SV26	podlahová stěrka
-1.002	šatna	45,6	SV21	podlahová stěrka	-1.110b	WC kabina - dámy	1,48	SV26	podlahová stěrka
-1.003	bufet	109,4	SV22	podlahová stěrka	-1.110c	WC kabina - dámy	1,87	SV26	podlahová stěrka
-1.004	šatna - personál	5,9	SV21	podlahová stěrka	-1.111	průchod do sálu	18,9	SV25	podlahová stěrka
-1.005	umývárna - personál	4,4	SV21	podlahová stěrka	-1.113	šatna - účinkující - sál	18,4	SV25	podlahová stěrka
-1.006	WC - personál	1,4	SV21	podlahová stěrka	-1.115	šatna - účinkující - sál	18,4	SV25	podlahová stěrka
-1.007	chodba	9,3	SV21,30	podlahová stěrka	-1.117	šatna - účinkující - sál	19,2	SV25	podlahová stěrka
-1.008	sklad - bufet	7,25	SV30	podlahová stěrka	-1.119	šatna - účinkující - sál	36,27	SV25	podlahová stěrka
-1.009	chodba	32,7	SV31	ker. dlažba	-1.122	technická místnost - SL	5,7	SV25	antistatické PVC
-1.010	odpad - bufet	1,8	SV30	podlahová stěrka	-1.124	WC - OSSPO - účinkující	5,52	SV26	podlahová stěrka
-1.011	připravna - bufet	13,1	SV21	podlahová stěrka	-1.125	úprava - páni - účinkující	7,65	SV25	podlahová stěrka
-1.012	úklidová komora	1,55	SV30	podlahová stěrka	-1.126a	pisoár - účinkující	4,36	SV26	podlahová stěrka
-1.013	průchod do sálu	3,9	SV34	podlahová stěrka	-1.126b	WC kabina - páni - účinkující	1,67	SV26	podlahová stěrka
-1.014	průchod do sálu	6,5	SV34	podlahová stěrka	-1.127	sprchy - páni - účinkující	14,85	SV26	podlahová stěrka
-1.015	hala	34,3	SV21	podlahová stěrka	-1.128	úprava - dámy - účinkující	9,1	SV25	podlahová stěrka
-1.016	kancelář	12,6	SV21	podlahová stěrka	-1.129a	předší WC - dámy - účinkující	5,76	SV26	podlahová stěrka
-1.017	kancelář	19,7	SV21	podlahová stěrka	-1.129b	WC kabina - dámy - účinkující	1,69	SV26	podlahová stěrka
-1.018	kancelář	15,5	SV21	podlahová stěrka	-1.129c	WC kabina - dámy - účinkující	1,69	SV26	podlahová stěrka
-1.019	čajovná kuchyňka	3,6	SV21	podlahová stěrka	-1.130	sprchy ženy - účinkující	15,6	SV26	podlahová stěrka
-1.020	úklidová komora	1,2	SV21	podlahová stěrka	-1.133	technická místnost-SL-EPS,MR	12,8	SV25	antistatické PVC
-1.021	schod. foyer	97,6	SV31,32	keramická dlažba	-1.134	sklad pro sál a účinkující	57,4	SV25	podlahová stěrka
-1.022a	předší WC - páni - personál	2,44	SV21	podlahová stěrka	-1.137	technická místnost - SL	9,4	SV25	antistatické PVC
-1.022b	pisoár	3,60	SV21	podlahová stěrka	-1.141	gastro-provozní zázemí + strojovna VZT pro bufet	15,7	SV25	podlahová stěrka
-1.022c	WC kabina - páni - personál	1,42	SV21	podlahová stěrka	-1.142	gastro-zázemí sálu	12,6	SV25	podlahová stěrka
-1.023a	předší WC - dámy - personál	2,66	SV21	podlahová stěrka	-1.143	gastro-zázemí sálu-připravna	15,9	SV25	podlahová stěrka
-1.023b	hygienická kabina - personál	3,42	SV21	podlahová stěrka	-1.145	šatna účinkující - sál	18,4	SV25	podlahová stěrka
-1.031	strojovna VZT+ÚT - bufet	18,03	SV23	podlahová stěrka	-1.147	šatna účinkující - sál	18,4	SV25	podlahová stěrka
-1.032a	strojovna VZT+ÚT	28,1	SV23	podlahová stěrka	-1.149	průchod do sálu	19,4	SV25	podlahová stěrka
-1.032b	strojovna VZT+ÚT	12,3	SV23	podlahová stěrka	-1.151	úprava ženy	6,6	SV25	podlahová stěrka
-1.033	slaboproudá zařízení	4,0	SV23	podl. stěrka antistatická	-1.152a	předší WC - dámy	5,03	SV26	podlahová stěrka
-1.034	technická místnost	2,6	SV23	podlahová stěrka	-1.152b	WC kabina - dámy	2,07	SV26	podlahová stěrka
-1.038	chodba	33,0	SV31,32	ker. dlažba-repl.	-1.152c	WC kabina - OSSPO	3,32	SV26	podlahová stěrka
-1.039	kancelář	17,5	SV29	podlahová stěrka	-1.152d	WC kabina - dámy	1,48	SV26	podlahová stěrka
-1.101	sklad	36,9	SV25	podlahová stěrka	-1.153	úprava páni	6,3	SV25	podlahová stěrka
-1.106	úklidová komora	2,4	SV26	podlahová stěrka	-1.154a	pisoáry	10,94	SV26	podlahová stěrka
-1.107	úprava - páni	6,3	SV25	podlahová stěrka	-1.154b	WC kabina - páni	2,31	SV26	podlahová stěrka
-1.108a	pisoáry	10,73	SV26	podlahová stěrka	-1.154c	WC kabina - páni	2,26	SV26	podlahová stěrka
-1.108b	WC kabina - OSSPO	3,33	SV26	podlahová stěrka	-1.155	úklidová komora	2,4	SV26	podlahová stěrka
-1.108c	WC kabina - páni	2,16	SV26	podlahová stěrka	-1.157	sklad - sál	40,6	SV25	podlahová stěrka
-1.108d	WC kabina - páni	2,21	SV26	podlahová stěrka	-1.161a	chodba	54,66	SV27	ker. dlažba
-1.109	úprava - dámy	6,6	SV25	podlahová stěrka	-1.161b	chodba	109,44	SV27	ker. dlažba
					-1.162	chodba	40,8	SV33	podlahová stěrka
					-1.163a	chodba	54,66	SV27	ker. dlažba
					-1.163b	chodba	109,200	SV27	ker. dlažba
					-1.164	chodba	21,9	SV33	podlahová stěrka
					-1.700	atrium	477,8	SV61,62	podlahová stěrka exteriérová

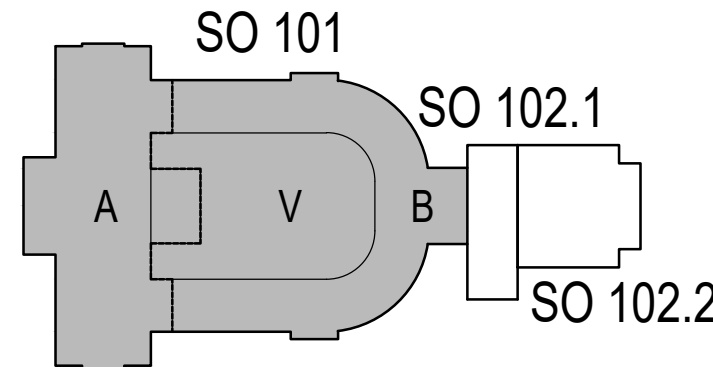

REVIZE:	POPIS ZMĚNY:	DATUM:	VYPRACOVAL:
XXX	XXX	XXX	XXX
XXX	XXX	XXX	XXX
XXX	XXX	XXX	XXX

VÝŠKOVÝ SYSTÉM BpV ±0,000 = 385,29 m n. m.

AKCE:		STUPEŇ PD: DPS-DOKUMENTACE PRO PROVEDENÍ STAVBY	
KARLOVY VARY - REVITALIZACE OBJEKTU CÍSAŘSKÝCH LÁZNÍ		OBJEKT: SO 101 - HISTORICKÁ BUDOVA	
INVESTOR A OBJEDNATEL: KARLOVARSKÝ KRAJ Závodní 353/88, 360 21 Karlovy Vary - Dvory		PROFESE: D.1.4.4 - CHLAZENÍ	
MÍSTO STAVBY: Mariánskolázeňská 302, KARLOVY VARY pozemky parc. č. 902, 903/2, k.ú. Karlovy Vary		ZAKÁZKOVÉ ČÍSLO: 30080111-4	
GENERÁLNÍ PROJEKTANT: INTAR a.s. Bezučova 81/17a, 602 00 Brno tel.: +420 543 422 211 www.intar.cz, info@intar.cz		AUTORIZACE:	
VEDOUcí PROJEKTU: JAROSLAV KUPR, jkupr@intar.cz		DATUM: 12/2018	
HLAVNÍ ING. PROJEKTU: ING. MARTIN STRNAD, mstrnad@intar.cz		FORMÁT: 4 x A4	
ZHOTOVITEL ČÁSTI: SUBITECH s.r.o. Na Rejdišti 435, 250 64 Mělnice tel.: +420 605 907 491 www.subitech.cz, subrt@subitech.cz		KOPIE:	
ODPOVĚDNÝ PROJEKTANT: Ing. Tomáš Marek,		MĚŘÍTKO: 1:100	
VYPRACOVAL: Ing. Petr ŠUBRT, subrt@subitech.cz		VÝKRES: PŮDORYS 1.PP	
EVIDENČNÍ ČÍSLO: 30080111-4/SO 101/D.1.4.4		ČÍSLO VÝKRESU: 100	
		REVIZE: -	