

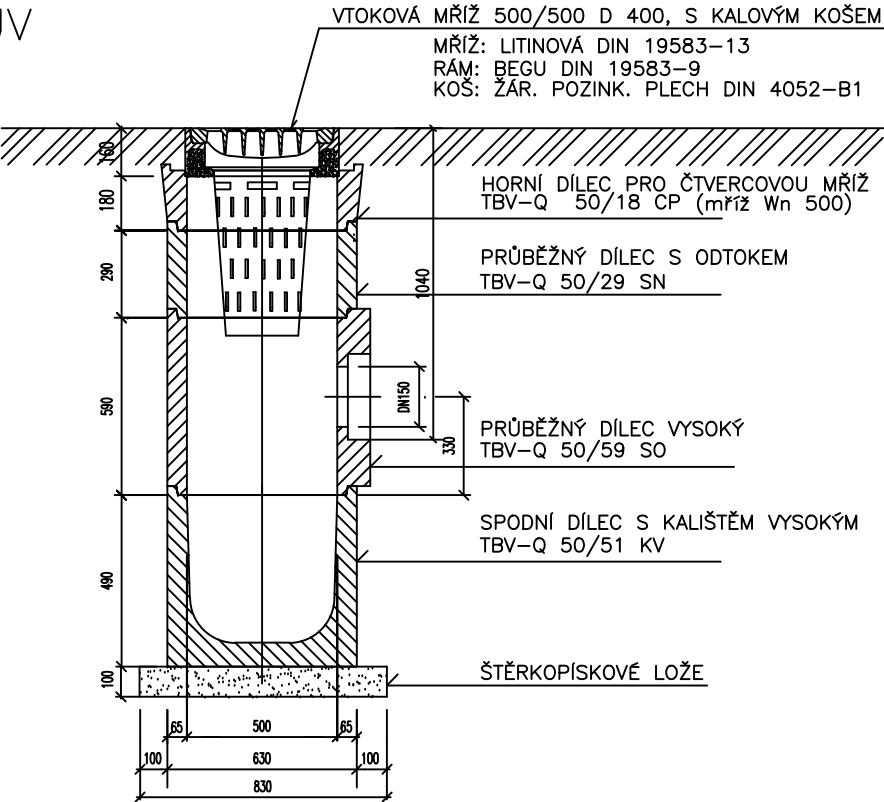


SVISLÝ ŘEZ  
UV

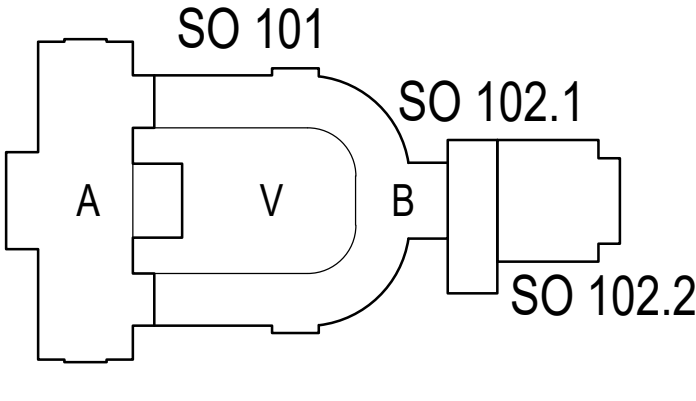


PŮDORYS

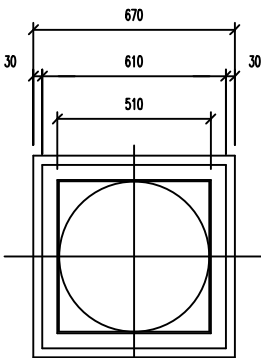

REVIZE:	POPIS ZMĚNY:	DATUM:	VYPRACOVAL:
XXX	XXX	XXX	XXX
XXX	XXX	XXX	XXX
XXX	XXX	XXX	XXX

VÝŠKOVÝ SYSTÉM Bpv ±0,000 = 385,29 m n. m.

AKCE: KARLOVY VARY - REVITALIZACE OBJEKTU CÍSAŘSKÝCH LÁZNÍ ZMĚNA 2		STUPEŇ PD: DPS-DOKUMENTACE PRO PROVEDENÍ STAVBY	
INVESTOR A OBJEDNATEL: KARLOVARSKÝ KRAJ Závodní 353/88, 360 21 Karlovy Vary - Dvory		OBJEKT: IO 105 VENKOVNÍ KANALIZACE	
MÍSTO STAVBY: Mariánskolázeňská 302, KARLOVY VARY pozemky parc. č. 902, 903/2, k.ú. Karlovy Vary		PROFESE: D.1.4.1 ZDRAVOTNĚ TECHNICKÉ INSTALACE	
GENERÁLNÍ PROJEKTANT: <div>INTAR a.s. Bezručova 81/17a, 602 00 Brno tel.: +420 543 422 211 www.intar.cz, info@intar.cz</div>		ZAKÁZKOVÉ ČÍSLO: 30080111-4	AUTORIZACE:
VEDOUČÍ PROJEKTU: JAROSLAV KUPR, jkupr@intar.cz		DATUM: 12/2018	
HLAVNÍ ING. PROJEKTU: ING. MARTIN STRNAD, mstrnad@intar.cz		FORMÁT: × A4	
ZHOTOVITEL ČÁSTI: Martin Jokl Višňová 573/C, 289 24 Milovice tel.: +420 606 762 662 martinjokl@seznam.cz		KOPIE:	
ODPOVĚDNÝ PROJEKTANT: Martin Jokl		MĚŘÍTKO: 1:25	
VYPRACOVAL: MARTIN JOKL, martinjokl@seznam.cz		VÝKRES: DEŠŤOVÉ VPUSTI	
EVIDENČNÍ ČÍSLO: 30080111-4/IO 105/D.1.4.1		ČÍSLO VÝKRESU: 105	REVIZE: -