


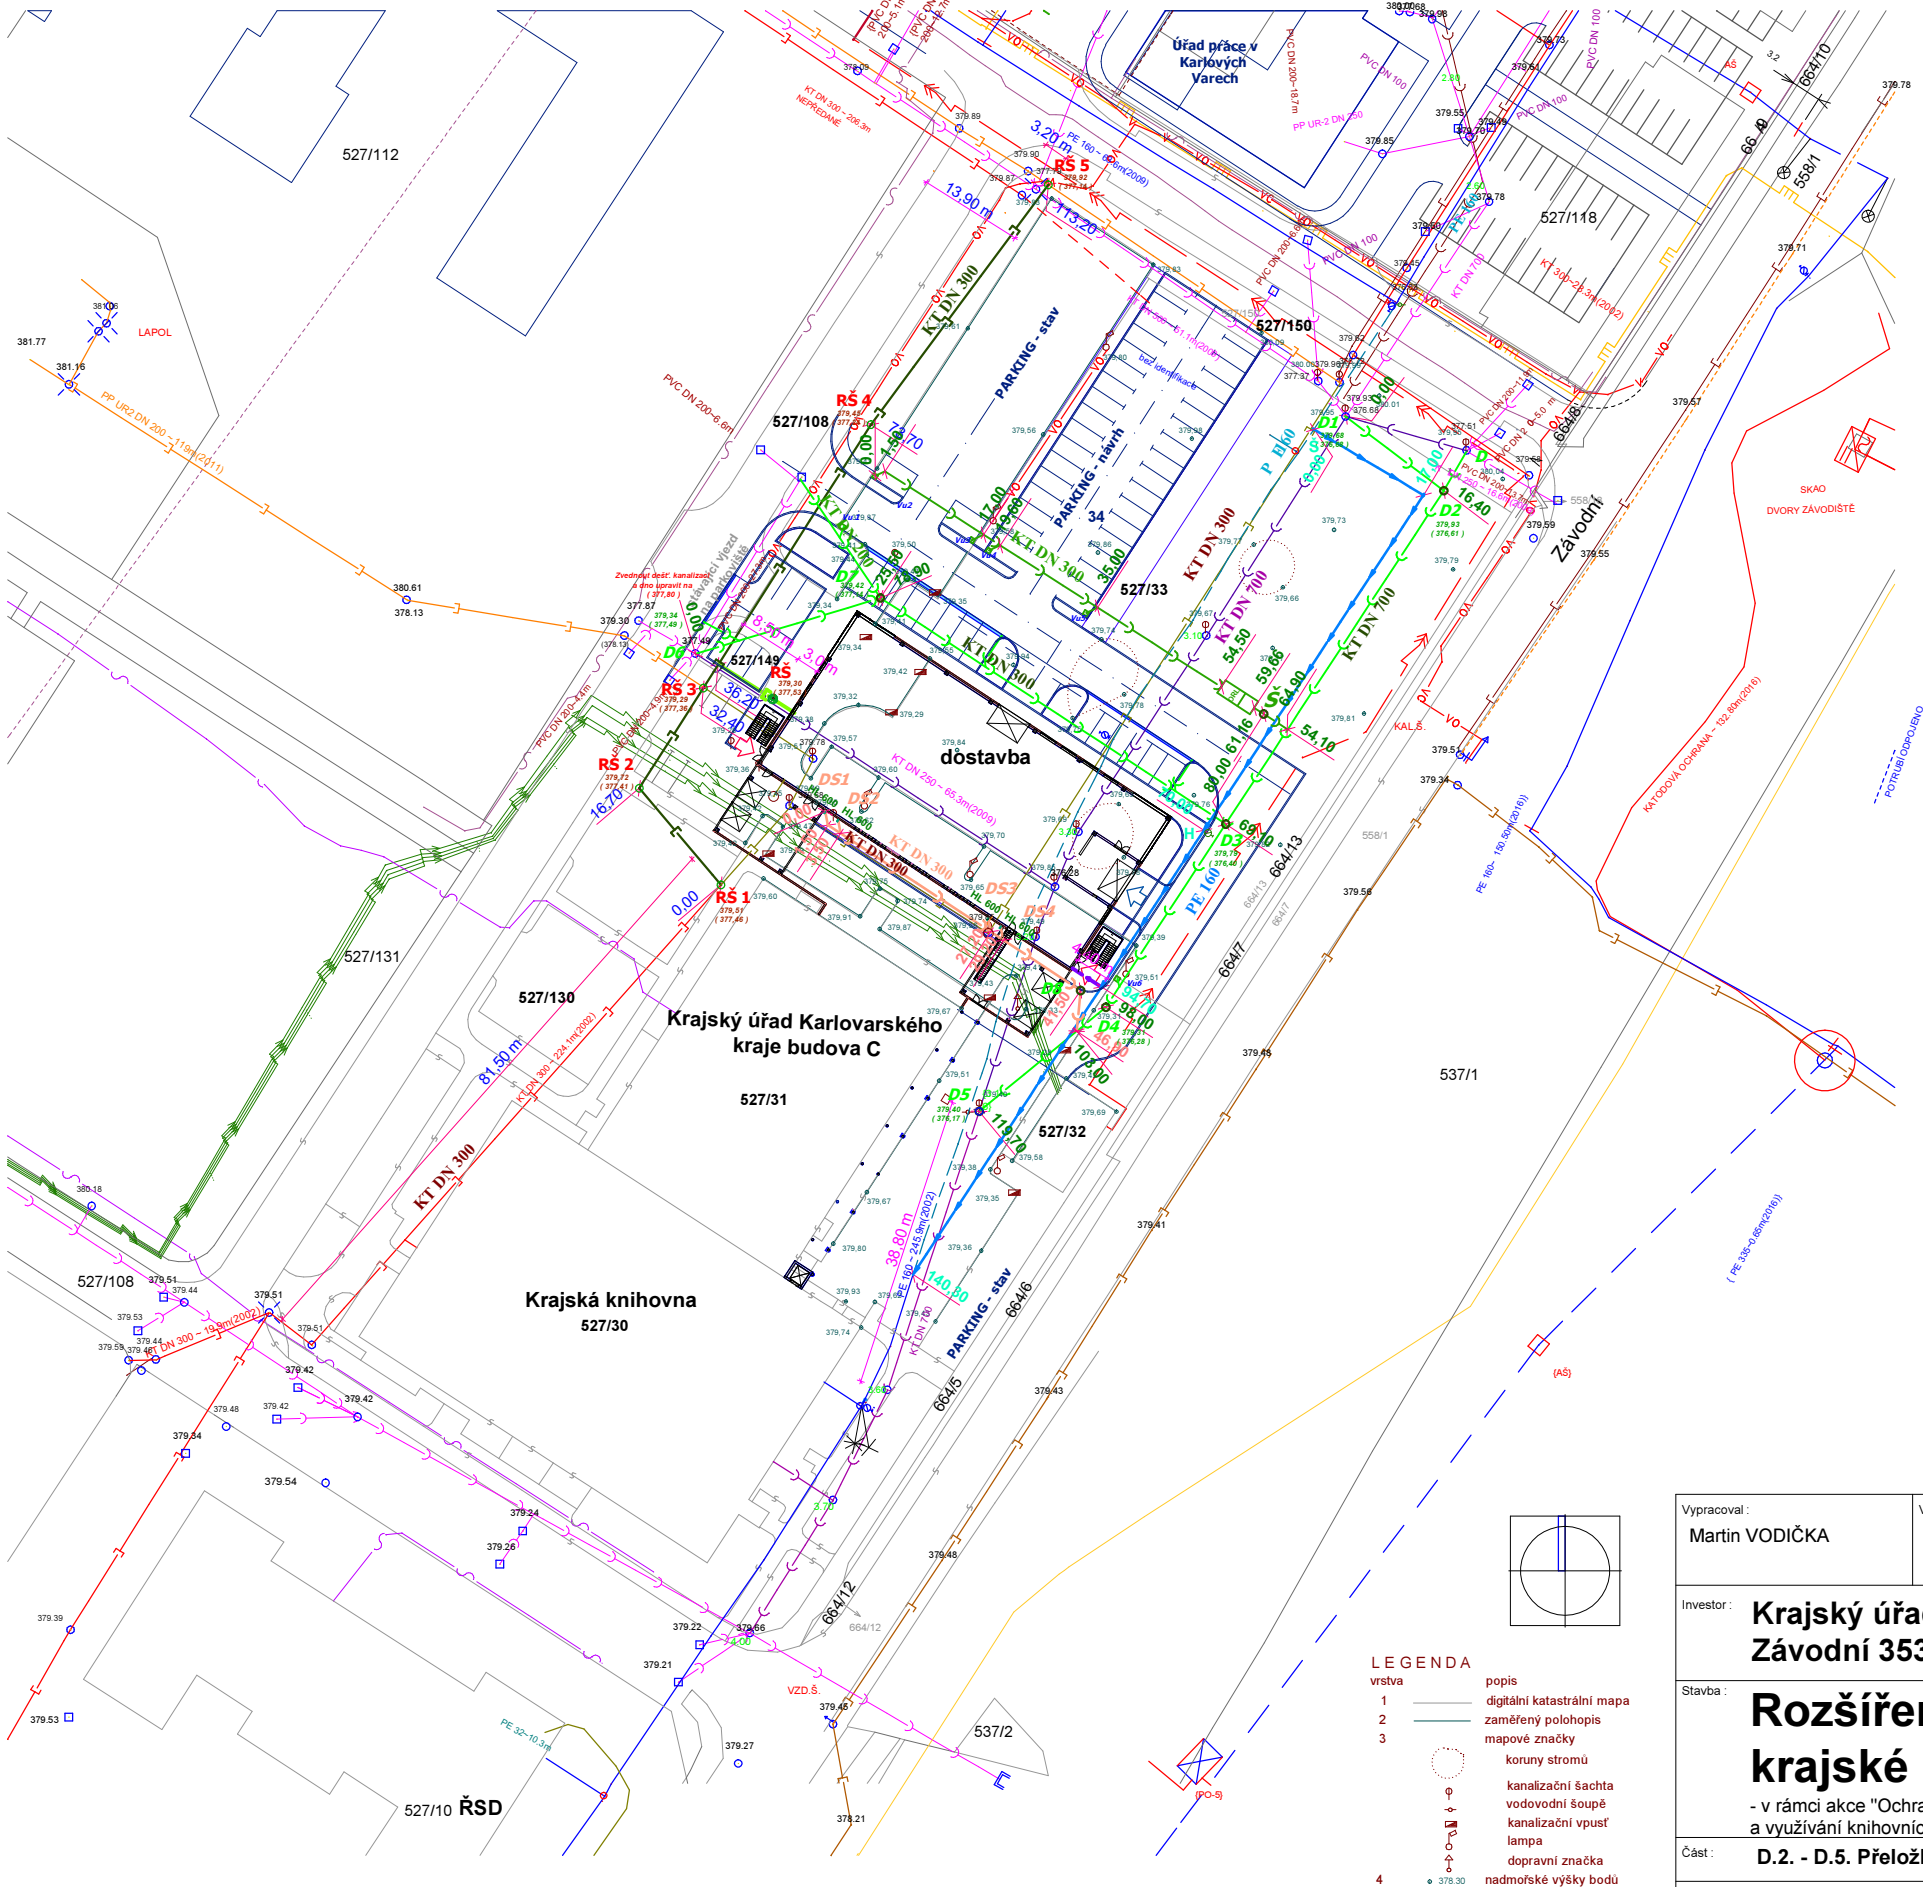

Vypracoval : Martin VODIČKA	Vedoucí projektu : Ing.Jaroslav KRYSTYNÍK	Autorizace : Ing.arch. Miroslav Míka	Odpovědný projektant a autorizace :	
Investor : Krajský úřad Karlovarského kraje Závodní 353/88, 360 06 Karlovy Vary			 projektová kancelář Ing. arch. Miroslav Míka Franze Kafky 835 353 01 Mariánské Lázně tel. +fax.: 354 602883 e-mail: markant@tiscali.cz	
Stavba : Rozšíření kapacity budovy C krajské knihovny - v rámci akce "Ochrana, zefektivnění správy, zpřístupnění a využívání knihovních fondů Krajské knihovny Karlovy Vary			Paré :	
Část : D.2. - D.5. Přeložky sítí + areálové sítě - Vodoprávní řízení			Formát : 2xA4	Datum : 04/2018
Obsah : Přehledná situace			Stupeň : DPS	Číslo zakázky :
			Měřítko : 1:1000	Číslo výkresu : C.



INŽENÝRSKÉ SÍŤ - STAV


- KANALIZACE DEŠŤOVÁ GRAVITAČNÍ geodetické zaměření
- KANALIZACE DEŠŤOVÁ GRAVITAČNÍ zpracovaná dokumentace
- KANALIZACE GRAVITAČNÍ SPLAŠKOVÁ geodetické zaměření
- KANALIZACE TLAKOVÁ SPLAŠKOVÁ
- JEDNOTNÁ TRASA GRAVITAČNÍ geodetické zaměření
- VODOVOD geodetické zaměření
- VODOVOD - anoda horizontální
- PLYNOVOD
- TELEKOMUNIKAČNÍ VEDENÍ
- TELEKOMUNIKAČNÍ KABEL CETIN
- ZRUŠENÝ TELEKOMUNIKAČNÍ KABEL
- CIZÍ VEDENÍ - VŠE
- KABELOVÝ ROZVOD - VO
- PODZEMNÍ VEDENÍ VN DO 35 KV
- PODZEMNÍ VEDENÍ DO 1 KW

INŽENÝRSKÉ SÍŤ - NÁVRH


- PŘÍPOJKA KANALIZACE DEŠŤOVÁ
- PŘÍPOJKA KANALIZACE SPLAŠKOVÁ
- SO - 04KANALIZACE DEŠŤOVÁ AREÁLOVÁ
- ODLUČOVAČ ROP. LÁTEK
- PŘÍPOJKA - VODOVOD HDPE 63
- ELEKTRO PŘÍPOJKA
- SO - 05 PŘELOŽKA KANALIZACE SPLAŠKOVÁ
- SO - 06 PŘELOŽKA KANALIZACE DEŠŤOVÁ
- SO - 07PŘELOŽKA VODOVODNÍHO ŘADU HDPE 160
- ZRUŠENÁ ČÁST VODOVODNÍHO ŘADU
- ZRUŠENÁ ČÁST KANALIZACE SPLAŠKOVÁ
- ZRUŠENÁ ČÁST KANALIZACE DEŠŤOVÁ

LEGENDA


vrstva	popis
1	digitální katastrální mapa
2	zaměřený polohopis
3	mapové značky
	koruny stromů
	kanalizační šachta
	vodovodní soupe
	kanalizační vpust
	lampa
	dopravní značka
4	nadmorské výšky bodů

Vypracoval : Martin VODIČKA	Vedoucí projektu : Ing.Jaroslav KRYSTYŇÍK	Autorizace : Ing.arch. Miroslav Míka	Odpovědný projektant a autorizace : <div> projektová kancelář Ing. arch. Miroslav Míka Franze Kačky 835 353 01 Mariánské Lázně tel. +fax.: 354 602883 e-mail: markanti@tiscali.cz</div>	
Investor : Krajský úřad Karlovarského kraje Závodní 353/88, 360 06 Karlovy Vary			Paré :	
Stavba : Rozšíření kapacity budovy C krajské knihovny - v rámci akce "Ochrana, zefektivnění správy, zpřístupnění a využívání knihovních fondů Krajské knihovny Karlovy Vary			Formát : 2xA4	Datum : 04/2018
Část : D.2. - D.5. Přeložky sítí + areálové sítě - Vodoprávní řízení			Stupeň : DPS	Číslo zakázky :
Obsah : Přehledná situace			Měřítko : 1:1000	Číslo výkresu : C.



- | | |
|---|---|
|  | PŘÍPOJKA KANALIZACE DEŠŤOVÁ |
|  | PŘÍPOJKA KANALIZACE SPLAŠKOVÁ |
|  | SO - 04KANALIZACE DEŠŤOVÁ AREÁLOVÁ |
|  | ODLUČOVAČ ROP. LÁTEK |
|  | PŘÍPOJKA - VODOVOD HDPE 63 |
|  | ELEKTRO PŘÍPOJKA |
|  | SO - 05 PŘELOŽKA KANALIZACE SPLAŠKOVÁ |
|  | SO - 06 PŘELOŽKA KANALIZACE DEŠŤOVÁ |
|  | SO - 07PŘELOŽKA VODOVODNÍHO ŘADU HDPE 160 |
|  | ZRUŠENÁ ČÁST VODOVODNÍHO ŘADU |
|  | ZRUŠENÁ ČÁST KANALIZACE SPLAŠKOVÁ |
|  | ZRUŠENÁ ČÁST KANALIZACE DEŠŤOVÁ |

Vypracoval : Martin VODIČKA	Vedoucí projektu : Ing.Jaroslav KRYSTYNIK	Autorizace : Ing.arch. Miroslav Míka	Odpovědný projektant a autorizace :	 <p>projektová kancelář Ing.arch. Miroslav Míka Franze Kaňky 835 353 01 Mariánské Lázně tel. +fax: 354 602883 e-mail: markant@tiscali.cz</p>
Investor : Krajský úřad Karlovarského kraje Závodní 353/88, 360 06 Karlovy Vary			Paré :	
Stavba : Rozšíření kapacity budovy C krajské knihovny - v rámci akce "Ochrana, zefektivnění správy, zpřístupnění a využívání knihovnických fondů Krajské knihovny Karlovy Vary"				
Část : D.2. - D.5. Přeložky sítí + areálové sítě - Vodoprávní řízení	Formát : 2xA4	Datum : 04/2018	Stupeň : DPS	Číslo zakázky :
Obsah : Přehledná situace	Měřítko : 1:1000	Číslo výkresu : C.		

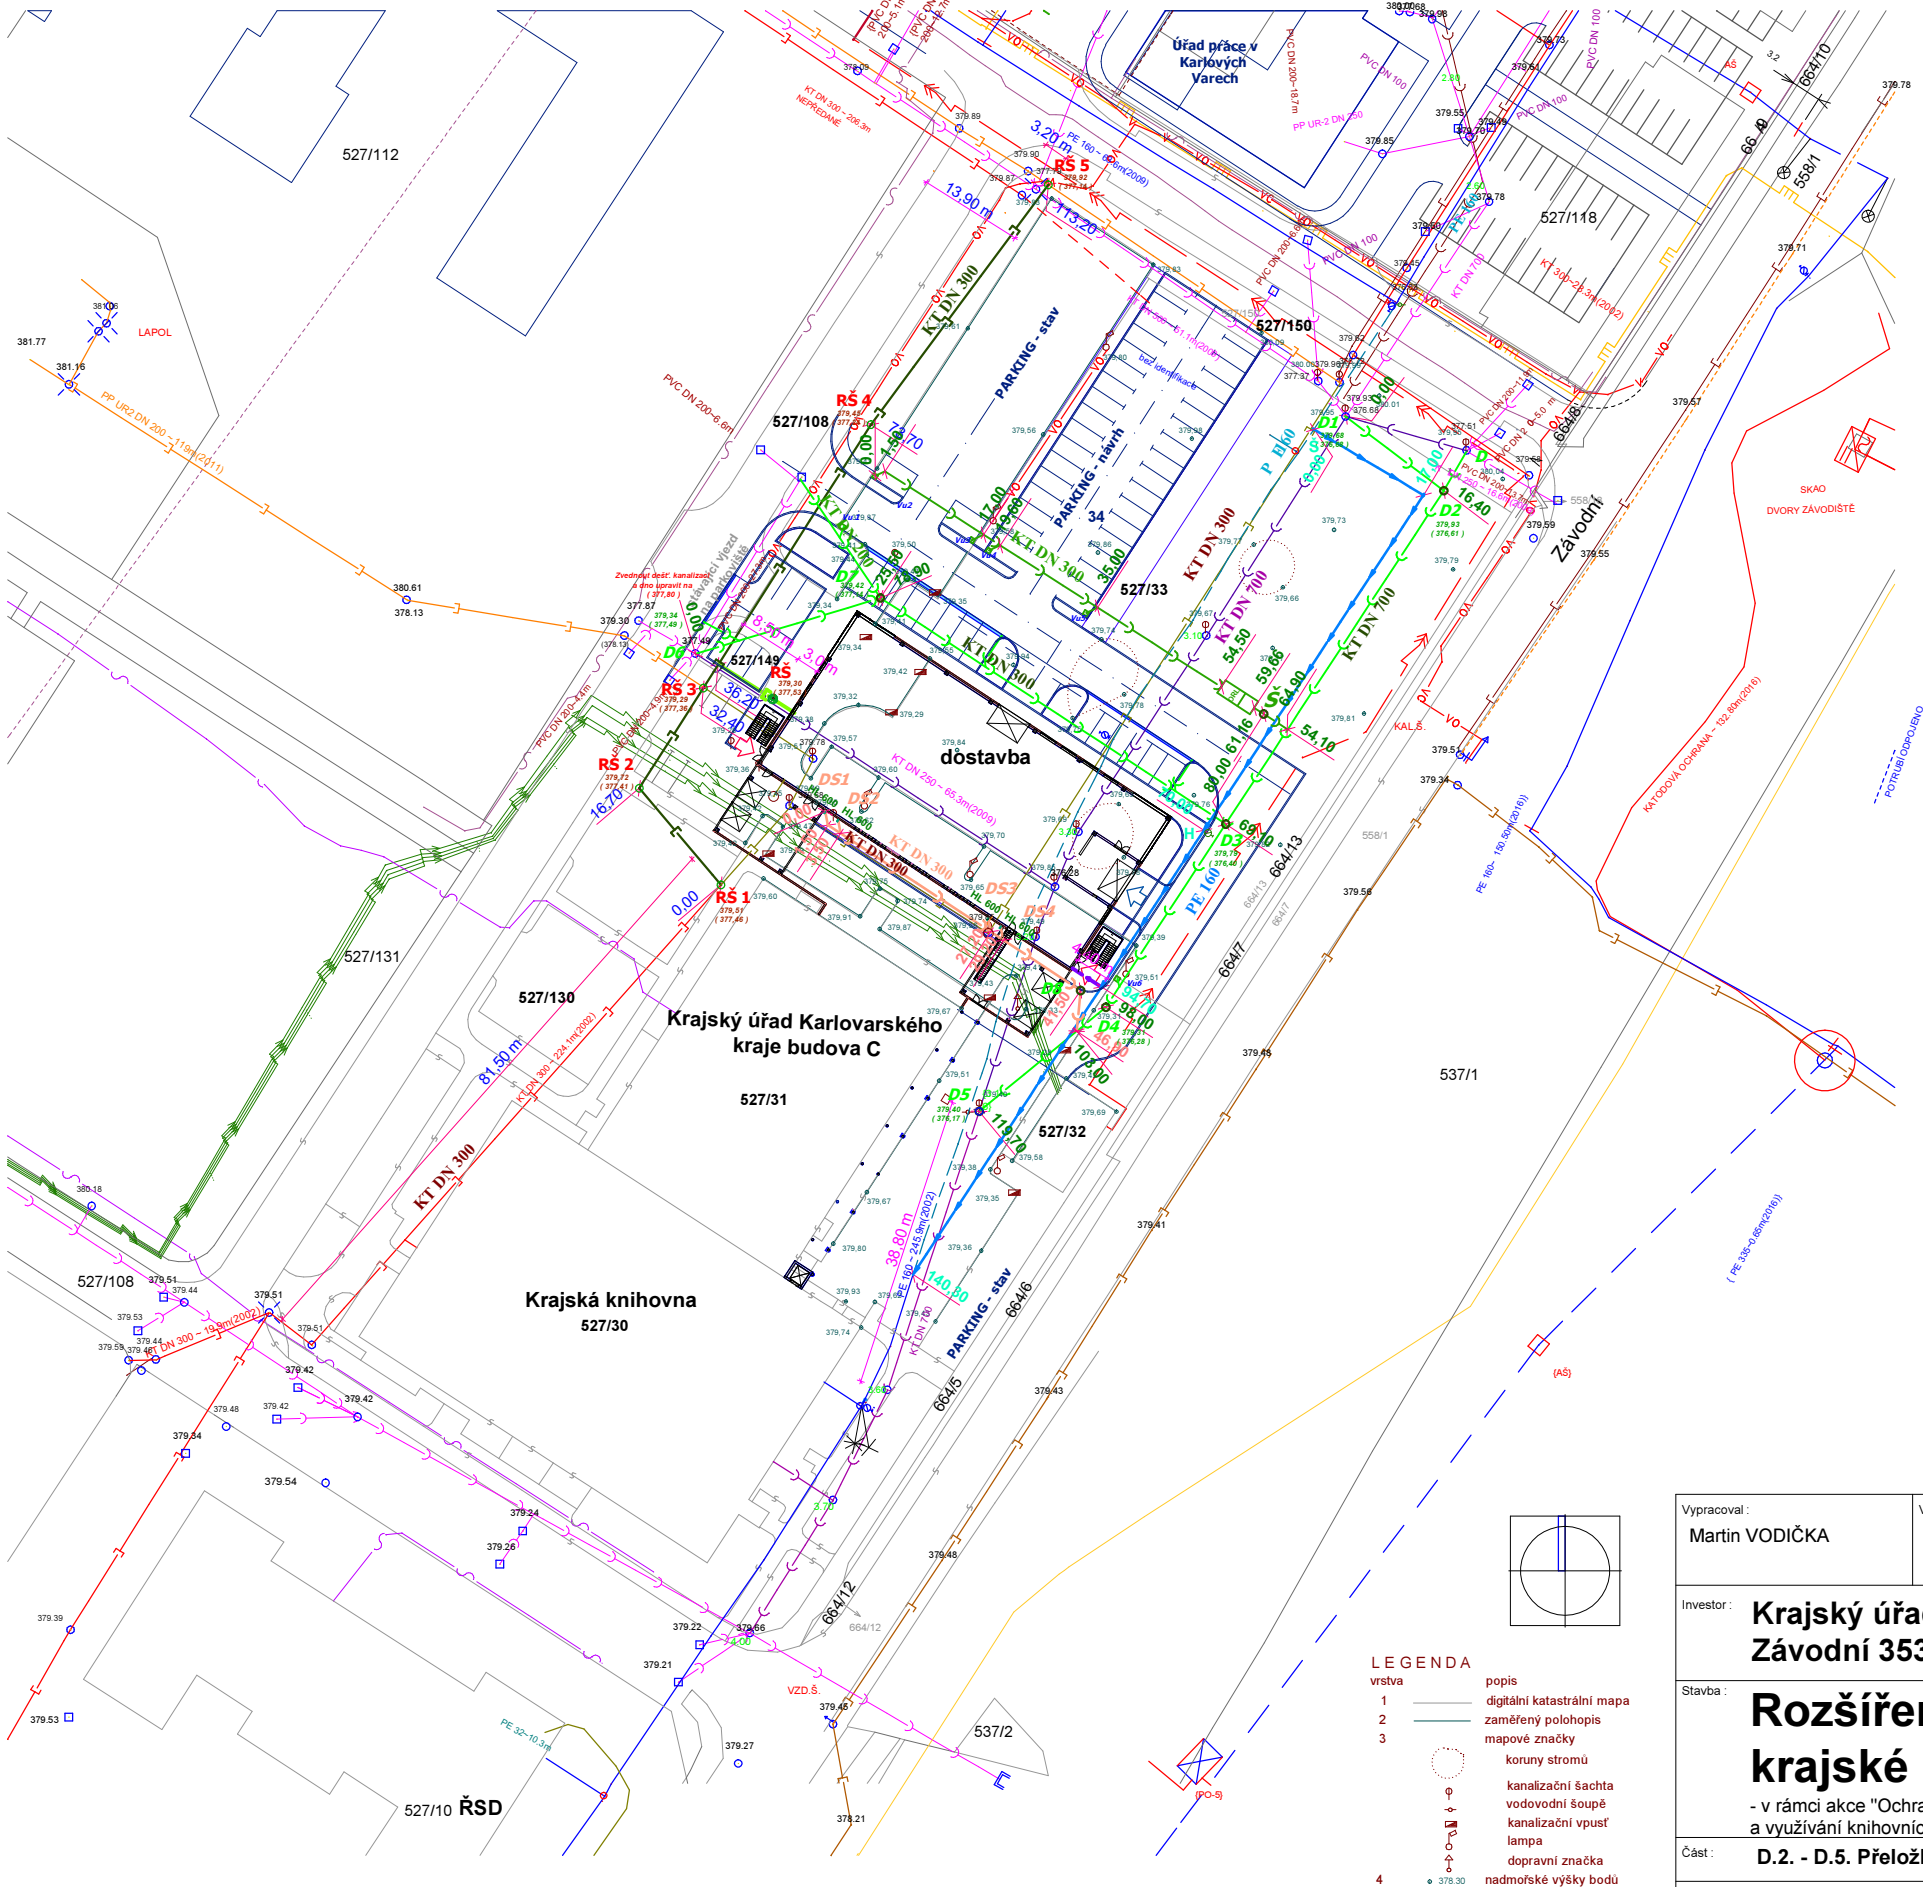

INŽENÝRSKÉ SÍŤ - STAV

- KANALIZACE DEŠŤOVÁ GRAVITAČNÍ geodetické zaměření
- KANALIZACE DEŠŤOVÁ GRAVITAČNÍ zpracovaná dokumentace
- KANALIZACE GRAVITAČNÍ SPLAŠKOVÁ geodetické zaměření
- KANALIZACE TLAKOVÁ SPLAŠKOVÁ
- JEDNOTNÁ TRASA GRAVITAČNÍ geodetické zaměření
- VODOVOD geodetické zaměření
- VODOVOD - anoda horizontální
- PLYNOVOD
- TELEKOMUNIKAČNÍ VEDENÍ
- TELEKOMUNIKAČNÍ KABEL CETIN
- ZRUŠENÝ TELEKOMUNIKAČNÍ KABEL
- CIZÍ VEDENÍ - VŠE
- KABELOVÝ ROZVOD - VO
- PODZEMNÍ VEDENÍ VN DO 35 KV
- PODZEMNÍ VEDENÍ DO 1 KW

INŽENÝRSKÉ SÍŤ - NÁVRH

- PŘÍPOJKA KANALIZACE DEŠŤOVÁ
- PŘÍPOJKA KANALIZACE SPLAŠKOVÁ
- SO - 04KANALIZACE DEŠŤOVÁ AREÁLOVÁ
- ODLUČOVAČ ROP. LÁTEK
- PŘÍPOJKA - VODOVOD HDPE 63
- ELEKTRO PŘÍPOJKA
- SO - 05 PŘELOŽKA KANALIZACE SPLAŠKOVÁ
- SO - 06 PŘELOŽKA KANALIZACE DEŠŤOVÁ
- SO - 07PŘELOŽKA VODOVODNÍHO ŘADU HDPE 160
- ZRUŠENÁ ČÁST VODOVODNÍHO ŘADU
- ZRUŠENÁ ČÁST KANALIZACE SPLAŠKOVÁ
- ZRUŠENÁ ČÁST KANALIZACE DEŠŤOVÁ

LEGENDA

vrstva

1

2

3

4

popis

digitální katastrální mapa

zaměřený polohopis

mapové značky

koruny stromů

kanalizační šachta

vodovodní šoupě


kanalizační vpust

lampa

dopravní značka

nadmořské výšky bodů

Vypracoval : Martin VODIČKA	Vedoucí projektu : Ing.Jaroslav KRYSTYNIK	Autorizace : Ing.arch. Miroslav Míka	Odpovědný projektant a autorizace : <div><div>markant</div><div>projektová kancelář Ing.arch. Miroslav Míka Franze Kačky 835 353 01 Mariánské Lázně tel.+fax.: 354 602883 e-mail: markanti@tiscali.cz</div></div>	
Investor : Krajský úřad Karlovarského kraje Závodní 353/88, 360 06 Karlovy Vary			Paré :	
Stavba : Rozšíření kapacity budovy C krajské knihovny - v rámci akce "Ochrana, zefektivnění správy, zpřístupnění a využívání knihovních fondů Krajské knihovny Karlovy Vary			Formát : 2xA4	Datum : 04/2018
Část : D.2. - D.5. Přeložky sítí + areálové sítě - Vodoprávní řízení			Stupeň : DPS	Číslo zakázky :
Obsah : Přehledná situace			Měřítko : 1:1000	Číslo výkresu : C.

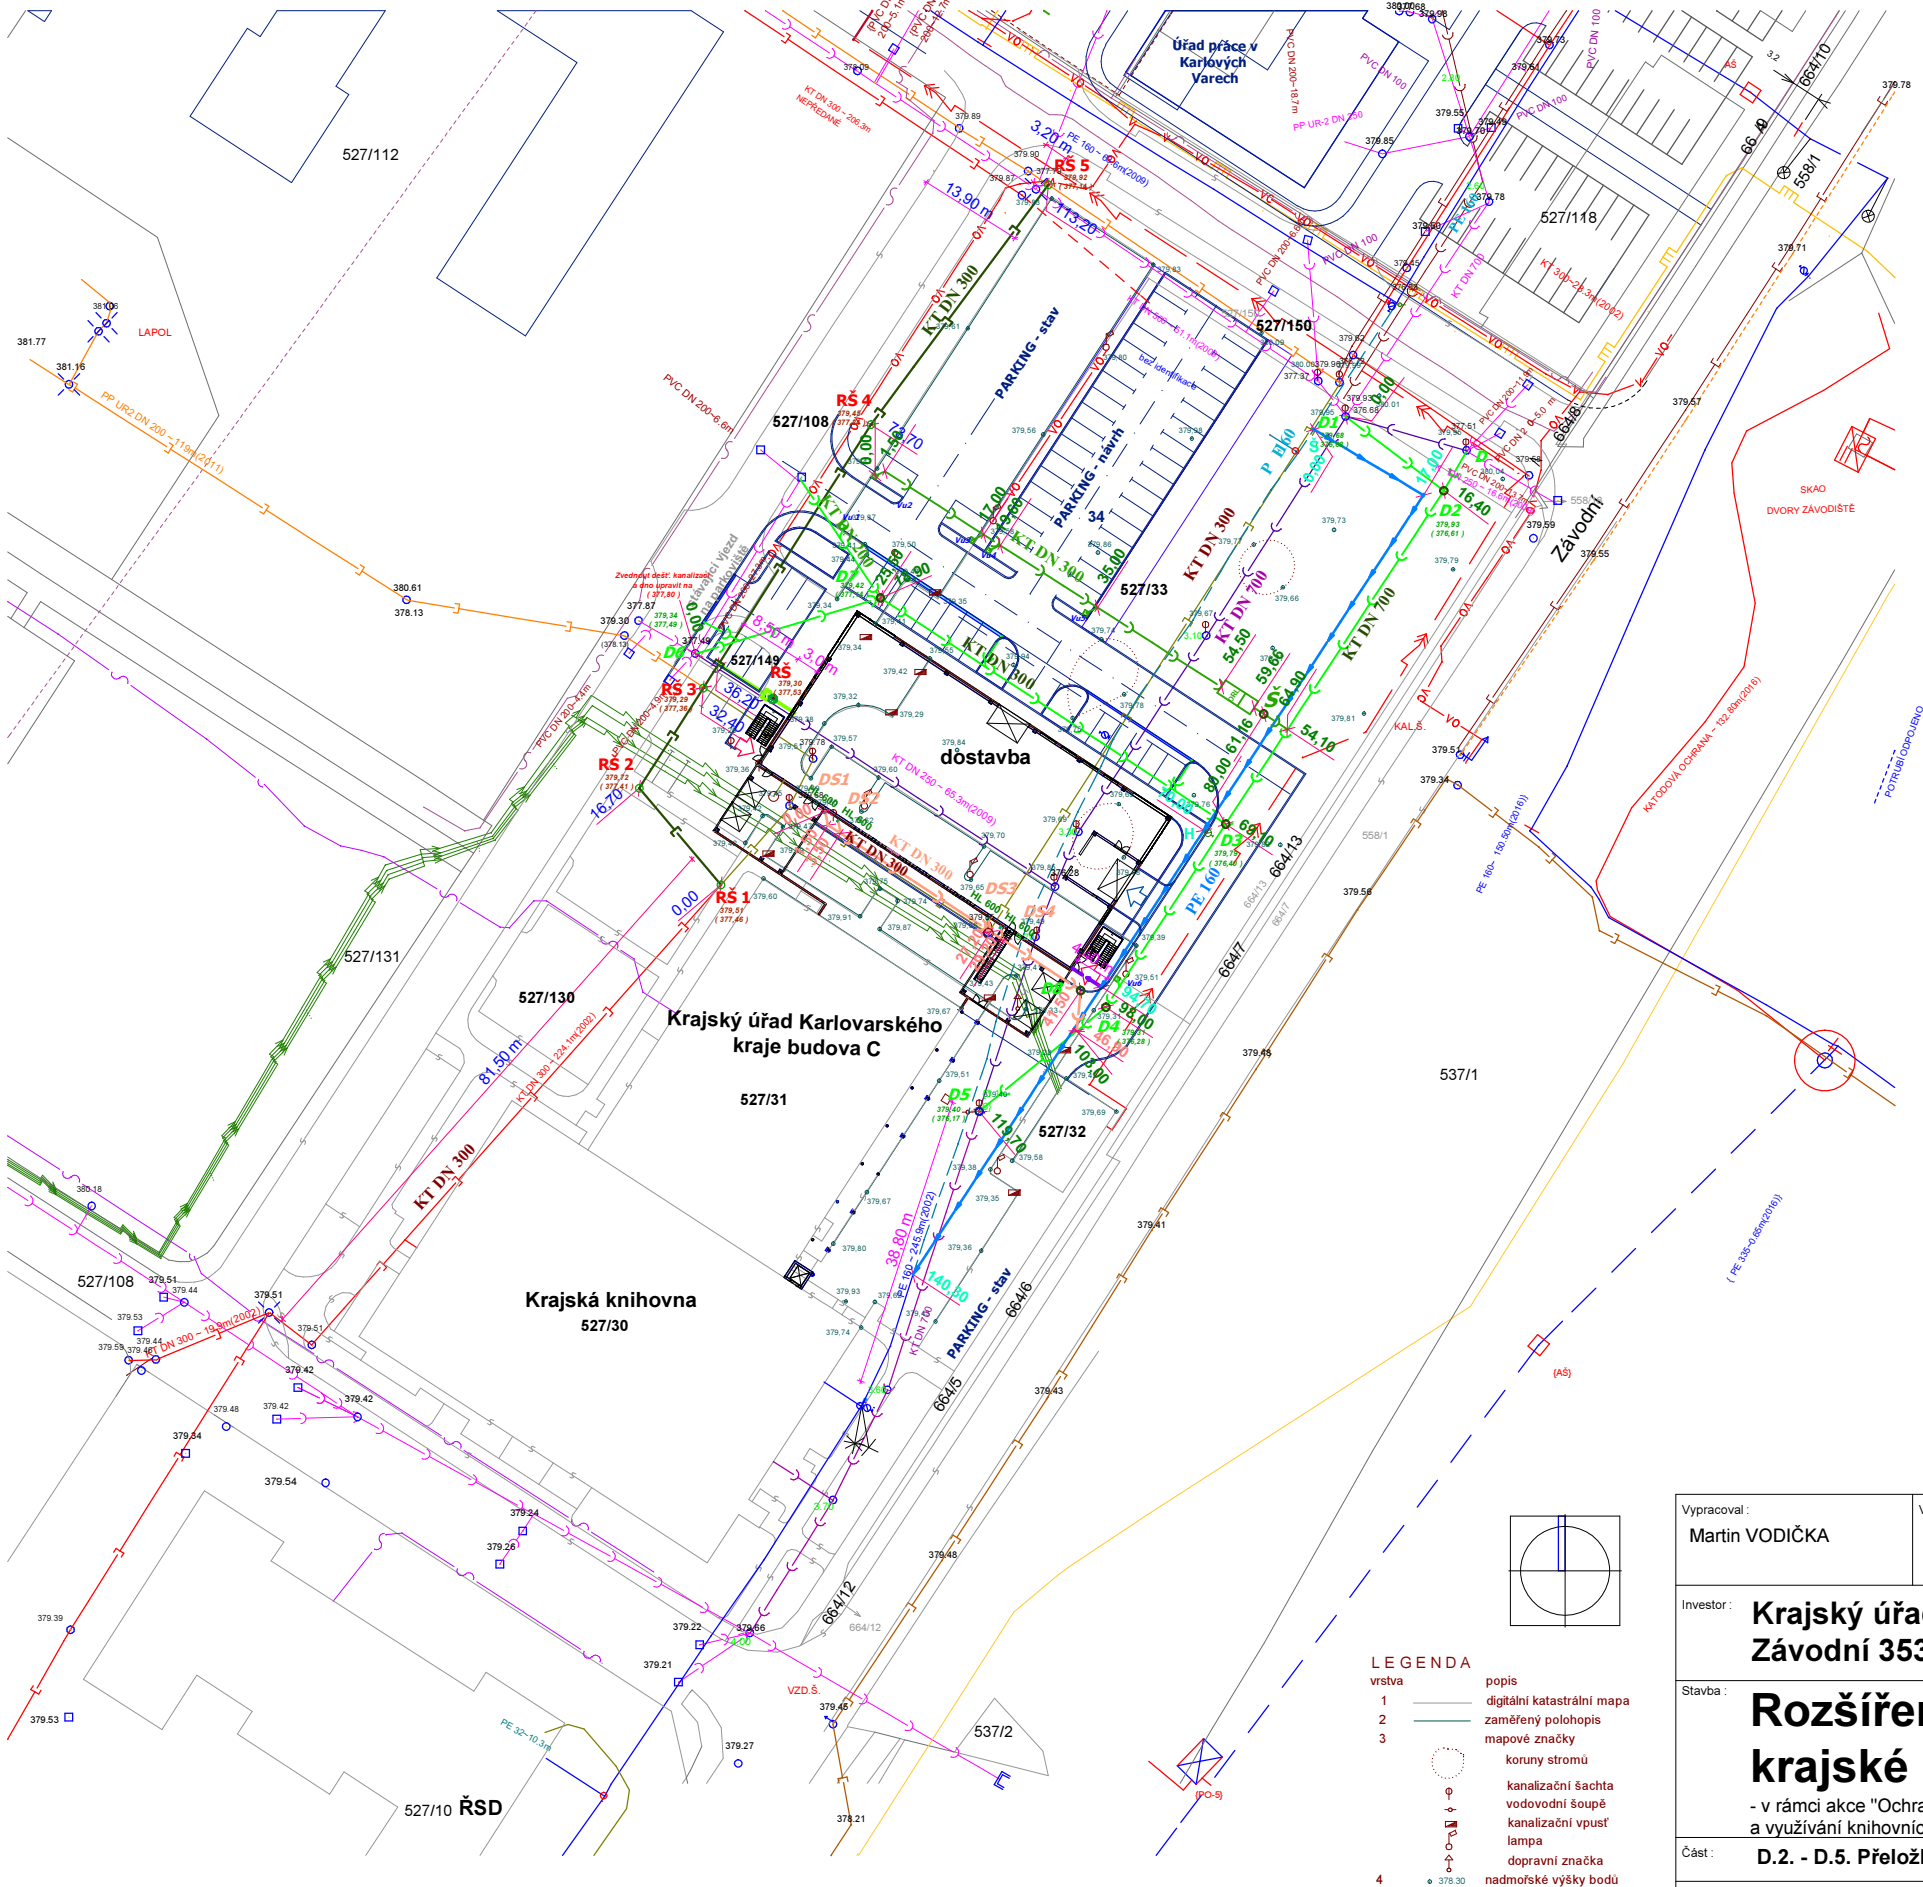

INŽENÝRSKÉ SÍŤ - STAV

- KANALIZACE DEŠŤOVÁ GRAVITAČNÍ geodetické zaměření
- KANALIZACE DEŠŤOVÁ GRAVITAČNÍ zpracovaná dokumentace
- KANALIZACE GRAVITAČNÍ SPLAŠKOVÁ geodetické zaměření
- KANALIZACE TLAKOVÁ SPLAŠKOVÁ
- JEDNOTNÁ TRASA GRAVITAČNÍ geodetické zaměření
- VODOVOD geodetické zaměření
- VODOVOD - anoda horizontální
- PLYNOVOD
- TELEKOMUNIKAČNÍ VEDENÍ
- TELEKOMUNIKAČNÍ KABEL CETIN
- ZRUŠENÝ TELEKOMUNIKAČNÍ KABEL
- CIZÍ VEDENÍ - VŠE
- KABELOVÝ ROZVOD - VO
- PODZEMNÍ VEDENÍ VN DO 35 KV
- PODZEMNÍ VEDENÍ DO 1 KW


INŽENÝRSKÉ SÍŤ - NÁVRH

- PŘÍPOJKA KANALIZACE DEŠŤOVÁ
- PŘÍPOJKA KANALIZACE SPLAŠKOVÁ
- SO - 04KANALIZACE DEŠŤOVÁ AREÁLOVÁ
- ODLUČOVAČ ROP. LÁTEK
- PŘÍPOJKA - VODOVOD HDPE 63
- ELEKTRO PŘÍPOJKA
- SO - 05 PŘELOŽKA KANALIZACE SPLAŠKOVÁ
- SO - 06 PŘELOŽKA KANALIZACE DEŠŤOVÁ
- SO - 07PŘELOŽKA VODOVODNÍHO ŘADU HDPE 160
- ZRUŠENÁ ČÁST VODOVODNÍHO ŘADU
- ZRUŠENÁ ČÁST KANALIZACE SPLAŠKOVÁ
- ZRUŠENÁ ČÁST KANALIZACE DEŠŤOVÁ

- LEGENDA
- vrstva
- 1
- 2
- 3
- 4
- popis
- digitální katastrální mapa
- zaměřený polohopis
- mapové značky
- koruny stromů
- kanalizační šachta
- vodovodní šoupě
- kanalizační vpust
- lampa
- dopravní značka
- nadmožské výšky bodů

Vypracoval : Martin VODIČKA	Vedoucí projektu : Ing.Jaroslav KRYSTYNIK	Autorizace : Ing.arch. Miroslav Míka	Odpovědný projektant a autorizace :  projektová kancelář Ing.arch. Miroslav Míka Franze Kačky 835 353 01 Mariánské Lázně tel.+fax.: 354 602883 e-mail: markanti@tiscali.cz	
Investor : Krajský úřad Karlovarského kraje Závodní 353/88, 360 06 Karlovy Vary			Paré :	
Stavba : Rozšíření kapacity budovy C krajské knihovny - v rámci akce "Ochrana, zefektivnění správy, zpřístupnění a využívání knihovních fondů Krajské knihovny Karlovy Vary			Formát : 2xA4	Datum : 04/2018
Část : D.2. - D.5. Přeložky sítě + areálové sítě - Vodoprávní řízení			Stupeň : DPS	Číslo zakázky :
Obsah : Přehledná situace			Měřítko : 1:1000	Číslo výkresu : C.



Vypracoval : Martin VODIČKA	Vedoucí projektu : Ing.Jaroslav KRYSTYNÍK	Autorizace : Ing.arch. Miroslav Míka	Odpovědný projektant a autorizace :	
Investor : Krajský úřad Karlovarského kraje Závodní 353/88, 360 06 Karlovy Vary			 projektová kancelář Ing. arch. Miroslav Míka Franze Kafky 835 353 01 Mariánské Lázně tel. +fax.: 354 602883 e-mail: markant@tiscali.cz	
Stavba : Rozšíření kapacity budovy C krajské knihovny - v rámci akce "Ochrana, zefektivnění správy, zpřístupnění a využívání knihovních fondů Krajské knihovny Karlovy Vary			Paré :	
Část : D.2. - D.5. Přeložky sítí + areálové sítě - Vodoprávní řízení			Formát : 2xA4	Datum : 04/2018
Obsah : Přehledná situace			Stupeň : DPS	Číslo zakázky :
			Měřítko : 1:1000	Číslo výkresu : C.