


LEGENDA:

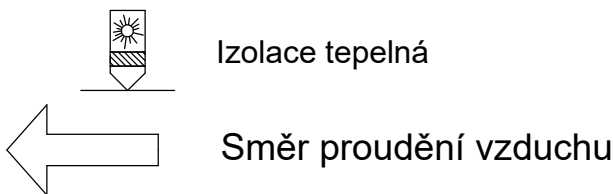

Číslo pozice	Název zařízení	Proud [A]	Příkon [kW/V]	Hmotnost [kg]	Množství [ks]
1.1	radiální ventilátor 100 m3/h 80 Pa		0,020/230	1	6
2.1	diagonální ventilátor 120 m3/h 70 Pa	0,1	0,028/230	1	1
3.1	radiální ventilátor 110 m3/h 60 Pa		0,030/230	2	9
4.1	Kuchyňská digestoř 150 m3/h 150 Pa nerez	0,7	0,155/230	15	2
5.1	diagonální ventilátor 150 3/h 80 Pa	0,1	0,022/230	1	1
6.1	VZT jednotka 100 m3/h 200 Pa	0,3+9	0,03+2,0/230	32	1

ZODPOVĚDNÝ PROJEKTANT: Pavel Tezaur		GENERALNÍ PROJEKTANT: Ing. Roman Gajdoš		Pavel TEZAUR Projektant vytápění a vzduchotechniky Majakovského 10, Karlovy Vary IČ: 44662912 Tel: 604454934; email: tezaurp@seznam.cz	
INVESTOR: Domov pro seniory v Perninku, p. o., Nádražní 268, Pernink					
MÍSTO STAVBY: Nádražní 268, Pernink					
		FORMÁT:		4 A4	
AKCE: Vestavba v podstřešním prostoru pavilonu B, stavební úpravy vybraných pokojů a zázemí kuchyně Domova pro seniory v Perninku, p. o.		DATUM:		03/2019	
		STUPEŇ PD:			
		ZAKÁZKA ČÍSLO:			
		ARCHIVNÍ ČÍSLO:			
ČÁST: D.1.4.d Zařízení vytápění, vzduchotechniky		NÁZEV:			
VÝKRES: Půdorys 2.NP objekt A - vzduchotechnika		MĚŘÍTKO: 1:50		Č. VÝKRESU: 2.8	