


AREÁL DVORY, ZÁVODNÍ ULICE, KARLOVY VARY

SO201 - IVS  
půdorys střechy - hromosvod

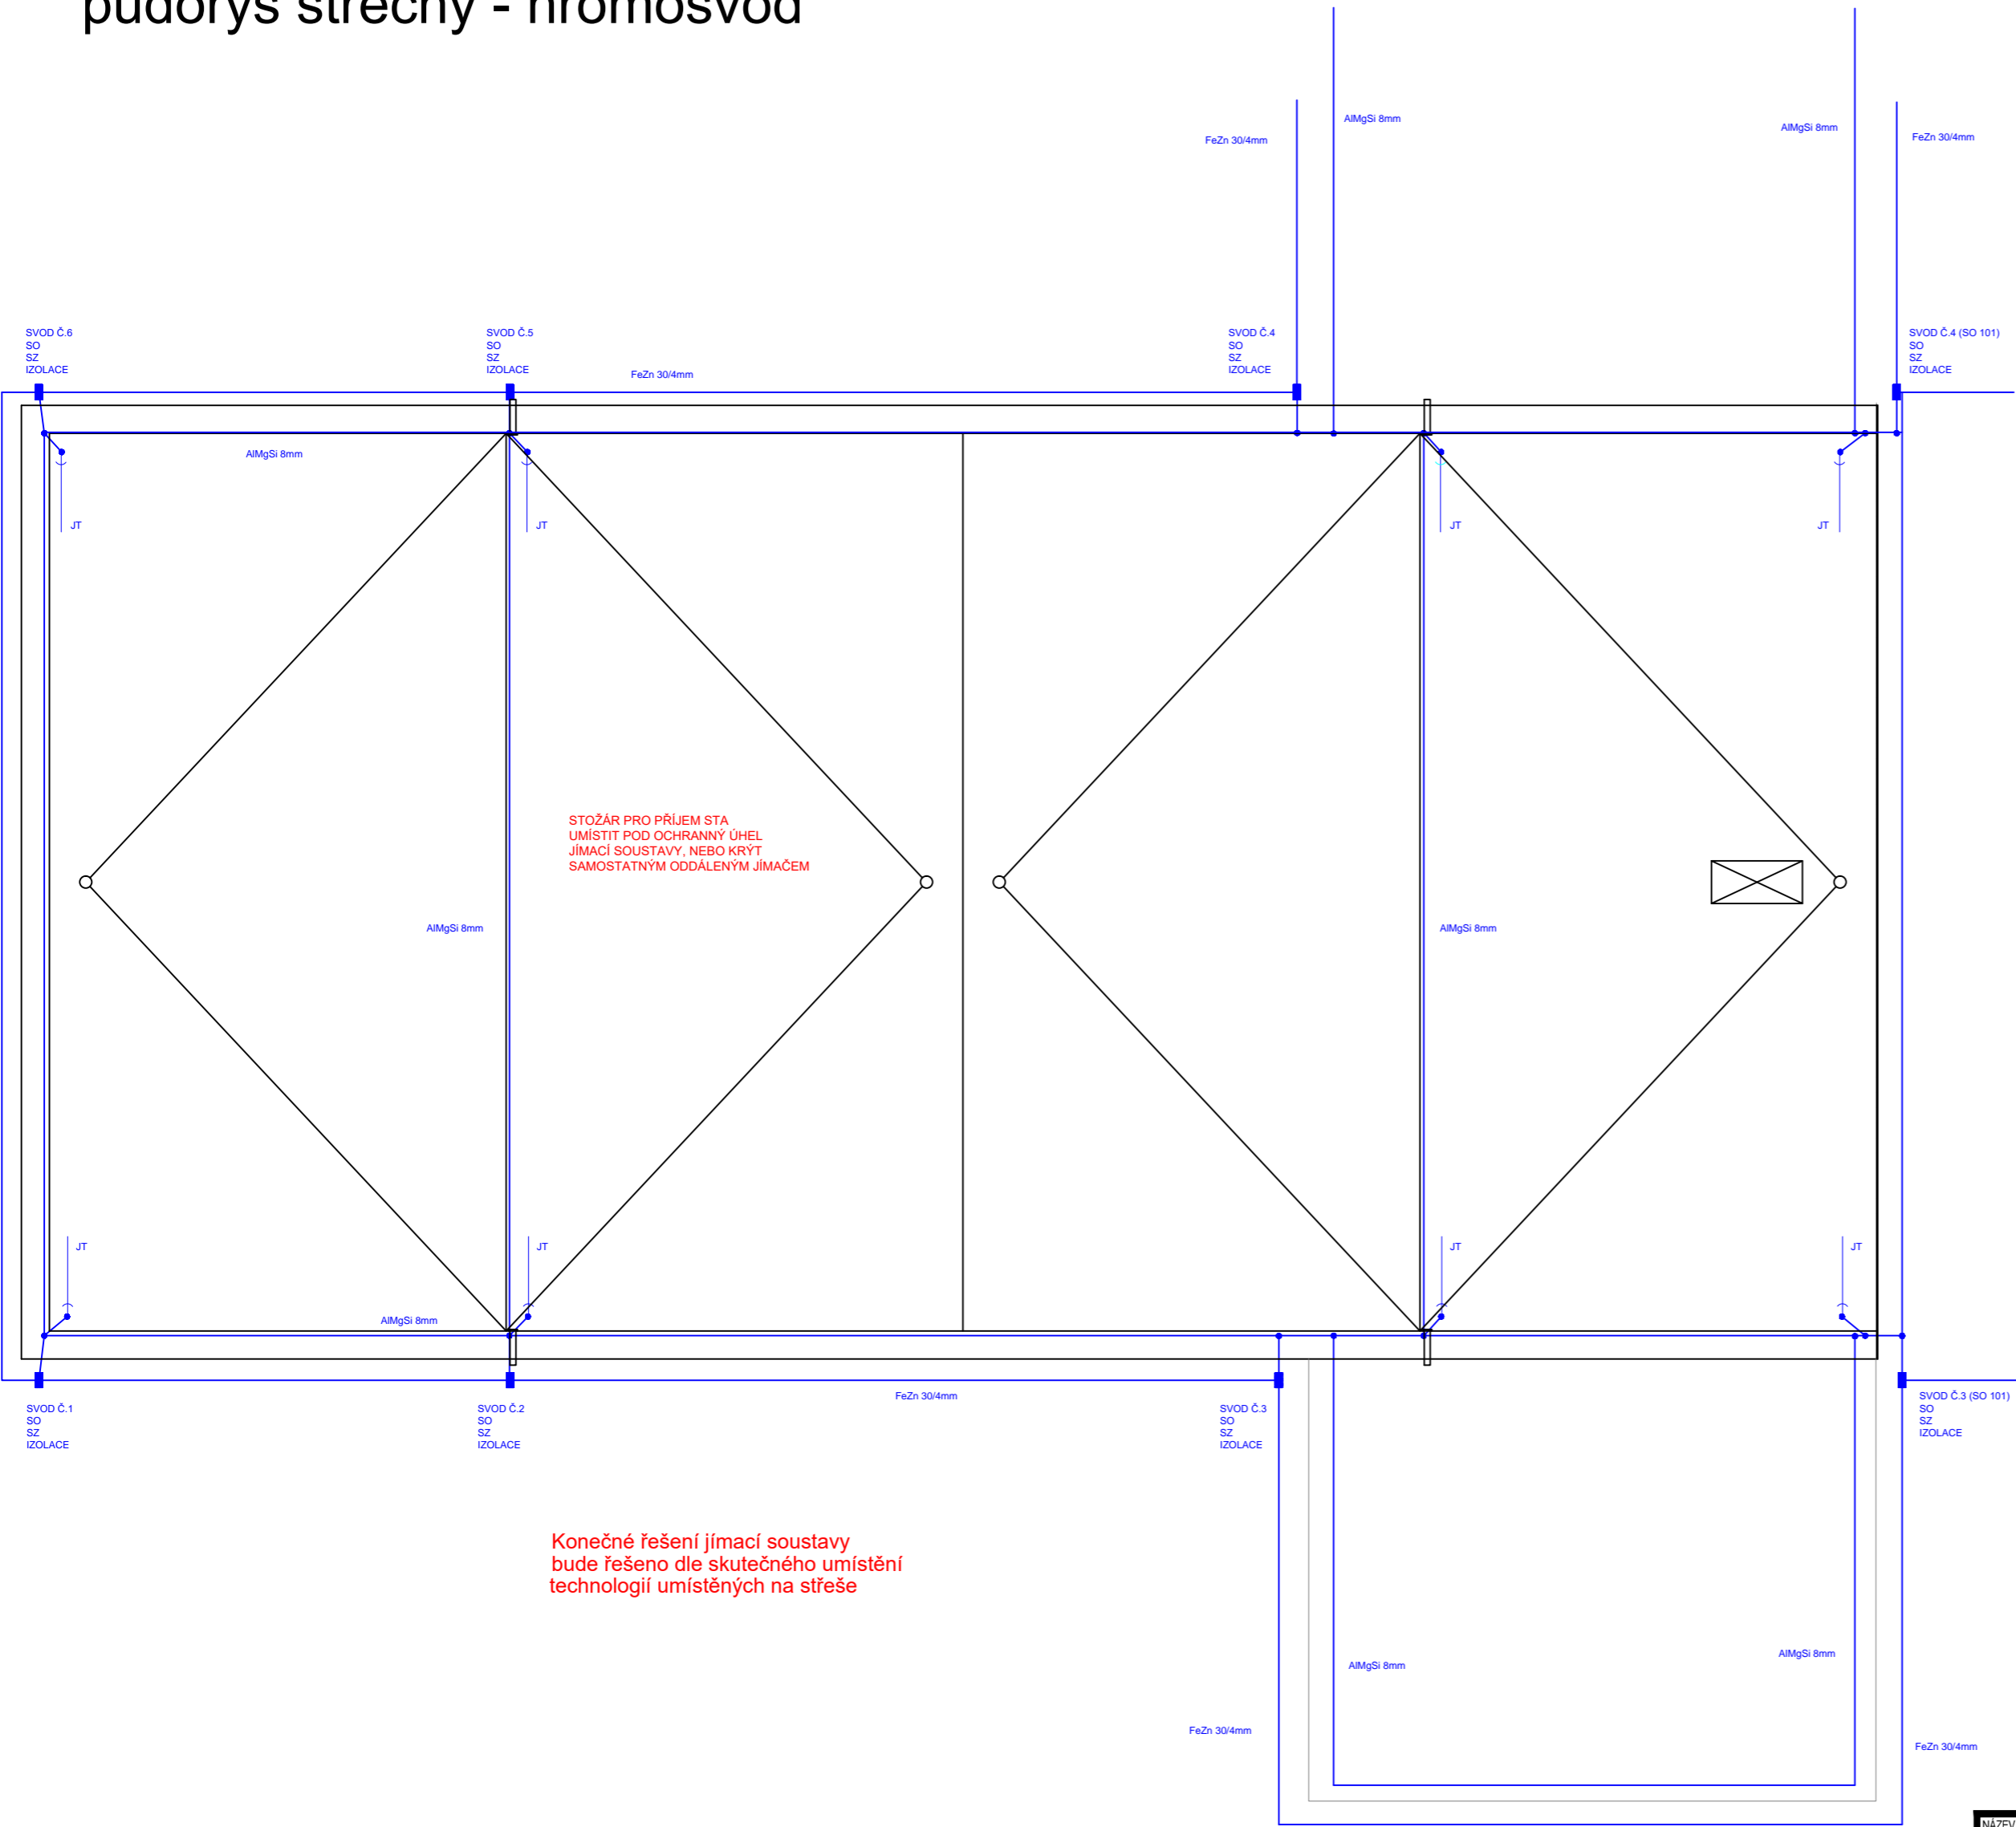


Konečné řešení jímací soustavy  
bude řešeno dle skutečného umístění  
technologií umístěných na střeše

NÁZEV VÝKRESU / DRAWING  
Půdorys  
Hromos

DATUM / DATE  
09/2013  
REVIZ  
ČÍSLO DOKUMENTU:  
F1\_200 F1

POZNÁMKY / NOTES:

REVISION	POPIS / DESCRIPTION	DATUM / DATE
R01		
R02		
R03		
R04		
R05		
R06		
R07		
R08		
R09		

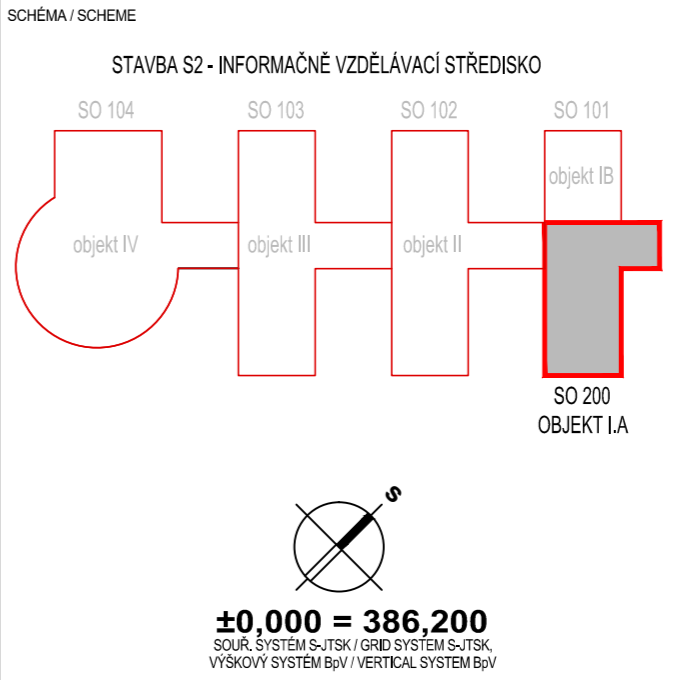

NÁZEV AKCE/BUILDING  
**Informačně vzdělávací středisko  
Karlovarského kraje**  
Karlovy Vary - areál Dvory, Závodní ulice  
STAVBA/PART OF BUILDING  
**S2 - INFORMAČNĚ VZDĚLÁVACÍ STŘEDISKO (IVS)**  
INVESTOR / DEVELOPER  
KARLOVARSKÝ KRAJ  
Krajský úřad - Odbor regionálního rozvoje  
Závodní 353/88, Karlovy Vary-Dvory  
DODAVATEL / PROVIDER

GENERÁLNÍ PROJEKTANT / EXECUTIVE ARCHITECT  
**HELIKA**  
OBENMEYER CORPORATE GROUP  
HELIKA a.s.  
Beranových 65,  
P.O. BOX 4, 189 21 Praha 9 - Letňany,  
Tel.: +420 281 097 222 Fax: +420 281 097 200  
IČO: 60194294, DIČ: 009-60194294  
HLAVNÍ INŽENÝR PROJEKTU / CHIEF ENGINEER  
Ing. Jiří Kovařík  
ARCHITEKT PROJEKTU / LOCAL ARCHITECT  
Ing. arch. Miroslav Mika  
HLAVNÍ STATIK PROJEKTU / STRUCTURAL ENGINEER  
Ing. Martin Šafařík  
ZPRACOVATEL / SUBCONTRACTOR  
Ing. JAN PECHMAN  
COM-TECH  
Plzeňská 32  
354 71 Velká Hleďsebe  
IČO 14741342 DIČ 6007301696  
ODPOVĚDNÝ PROJEKTANT / RESPONSIBLE DESIGNER  
Ing. Jan Pechman  
VYPRACOVAL / DRAWN BY  
Ing. Jan Pechman  
KONTROLOVAL / CHECKED BY

STUPEŇ / DESIGN STAGE  
DOKUMENTACE PRO STAVEBNÍ POVOLENÍ  
ČÁST / SECTION  
F1 POZEMNÍ STAVEBNÍ OBJEKTY  
SO, PS / BUILDING OBJECT  
200 INFORMAČNĚ VZDĚLÁVACÍ STŘEDISKO  
FUNKČNÍ ČÁST / PART OF BUILDING  
F1.4 TECHNIKA PROSTŘEDÍ STAVEB  
PROFESNÍ DIL / PROF. PART  
90 SILNOPROUDÉ ROZVODY  
DĚLENÍ / DIVISION  
92 OCHRANA PŘED ELEKTROMAGNETICKÝMI VLIVY  
ČLENĚNÍ / STRUCTURE

NÁZEV VÝKRESU / DRAWING DESCRIPTION  
**Hromosvod  
objekt I.A (SO 200)**  
DATUM / DATE  
10/2012  
REVIZE / REVISION  
00  
MĚŘÍTKO / SCALE  
1 : 100  
POČET / NUMBER A4  
3  
PÁŘE / COPY  
ČÍSLO DOKUMENTU:  
F1\_200 F1.4\_90  
ČÁST / SECTION  
SO, PS / OBJECT  
FUNKČNÍ / PART OF B.  
PROF. DIL / P. PART  
DĚLENÍ / DIVISION  
ČLENĚNÍ / STRUCT.  
Č. VÝKRESU / DRAWING NO.  
Č. REVIZE / REVISION  
NÁZEV SOUBORU / FILE NAME:  
200\_ENA\_1004\_hromosvod