


LEGENDA:
STOUPACÍHO POTRUBÍ SPLAŠKOVÉ KANALIZACE
STŘEŠNÍ VTOK DN100 - EL. VYHŘÍVÁNÍ, 230V, 15W

S..
SV

POZNÁMKY / NOTES:

REVISION	POPIS / DESCRIPTION	DATUM / DATE
R01	--	--
R02		
R03		
R04		
R05		
R06		
R07		
R08		
R09		

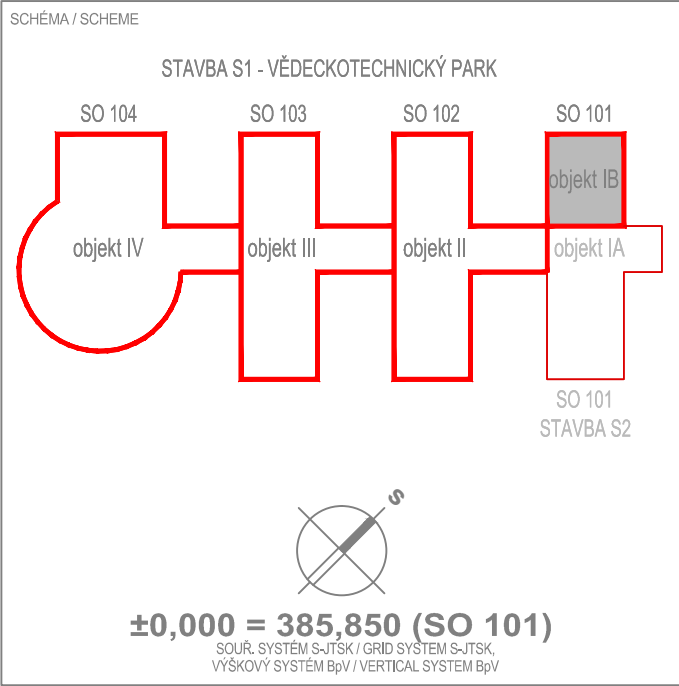

NÁZEV AKCE/BUILDING Vědeckotechnický park Karlovarského kraje	
Karlovy Vary - areál Dvory, Závodní ulice	
STAVBA/PART OF BUILDING S1 - VĚDECKOTECHNICKÝ PARK (VTP)	
INVESTOR / DEVELOPER KARLOVARSKÝ KRAJ Krajský úřad - Odbor regionálního rozvoje Závodní 353/88, Karlovy Vary-Dvory	
DODAVATEL / PROVIDER	

GENERÁLNÍ PROJEKTANT / EXECUTIVE ARCHITECT HELIKA a.s. OBERMEYER CORPORATE GROUP P.O. BOX 4, 199 21 Praha 9 - Letňany Tel: +420 281 087 222 Fax: +420 281 087 200 IČO: 60194294, DIČ: 009-60194294	HLAVNÍ INŽENÝR PROJEKTU / CHIEF ENGINEER Ing. Jiří Kovařík ARCHITEKT PROJEKTU / LOCAL ARCHITECT Ing.arch. Miroslav Mika HLAVNÍ STATIK PROJEKTU / STRUCTURAL ENGINEER Ing. Martin Šafařík
Číslo zakázky / Project ref. 01189 - 02	ODPOVĚDNÝ PROJEKTANT / RESPONSIBLE DESIGNER
ZPRACOVATEL / SUBCONTRACTOR	VYPRACOVAL / DRAWN BY Pavel Chalupský KONTROLOVAL / CHECKED BY
Číslo zakázky / Project ref. 01189 - 02 ...	

STUPEŇ / DESIGN STAGE	OZNAČENÍ / CODE
DOKUMENTACE PRO PROVEDENÍ STAVBY	DPS
ČÁST / SECTION	
F1 POZEMNÍ STAVEBNÍ OBJEKTY	
SO, PS / BUILDING OBJECT	VTP
100 VĚDECKOTECHNICKÝ PARK	
FUNKČNÍ ČÁST / PART OF BUILDING	
F.1.4 TECHNIKA PROSTŘEDÍ STAVEB	TZB
PROFESNÍ DÍL / PROF. PART	KOD PROF./PROFF. CODE
70 ZDRAVOTNĚ TECHNICKÉ INSTALACE	ZTI

DĚLENÍ / DIVISION	
ČLENĚNÍ / STRUCTURE	

NÁZEV VÝKRESU / DRAWING DESCRIPTION Půdorys střechy, úroveň +8,400 objekt IB (SO 101)	
---	--

DATUM / DATE 07/2013	REVIZE / REVISION 00	MĚŘITKO / SCALE 1 : 50	POČET / NUMBER A4 6	PÁŘE / COPY
ČÍSLO DOKUMENTU: F1 100 F1.4 70 - - 1006 00				
ČÁST / SECTION	SO, PS / OBJECT PART OF B.	FUNKČNÍ / P. PART	PROF. DÍL / DIVISION	ČLENĚNÍ / STRUCT.
NÁZEV SOUBORU / FILE NAME: 100_ZTI_1006_střecha				