


LEGENDA zařízení

- A2-xxx Automatický hlásič multifunkční
- A2-xxx Automatický hlásič multifunkční (osazen v podhledu)
- T2-xxx Tlačítkový hlásič
- SA-xxx Sírěna
- PIP Obslužné tablo podružné
- OPPO Obslužné pole požární ochrany
- KTPO Klíčový tresor požární ochrany
- Hlavní kabelová trasa
- Hlavní stoupačí vedení

POZNÁMKY / NOTES:

REVISION	POPIS / DESCRIPTION	DATUM / DATE
R01	...	...
R02		
R03		
R04		
R05		
R06		
R07		
R08		
R09		

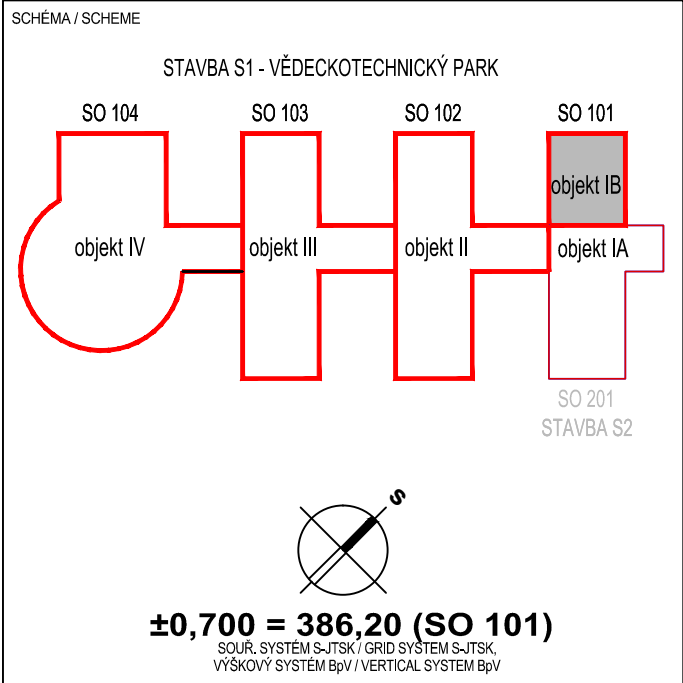

NÁZEV AKCE/BUILDING  
**Vědeckotechnický park Karlovarského kraje**

Karlovy Vary - areál Dvory, Závodní ulice

STAVBA/PART OF BUILDING  
**S1 - VĚDECKOTECHNICKÝ PARK (VTP)**

INVESTOR / DEVELOPER  
KARLOVARSKÝ KRAJ  
Krajský úřad - Odbor regionálního rozvoje  
Závodní 353/88, Karlovy Vary-Dvory

DODAVATEL / PROVIDER

GENERÁLNÍ PROJEKTANT / EXECUTIVE ARCHITECT  
**HELIKA**  
OBERMEYER CORPORATE GROUP  
HELIKA a.s.  
Beranových 65,  
P.O. BOX 4, 199 21 Praha 9 - Letňany,  
Tel.: +420 281 097 222 Fax: +420 281 097 200  
IČO: 60194294, DIČ: 009-60194294

HLAVNÍ INŽENÝR PROJEKTU / CHIEF ENGINEER  
Ing. Jiří Kovařík  
ARCHITEKT PROJEKTU / LOCAL ARCHITECT  
Ing.arch. Miroslav Míka  
HLAVNÍ STATIK PROJEKTU / STRUCTURAL ENGINEER  
Ing. Martin Šafařík  
ODPOVĚDNÝ PROJEKTANT / RESPONSIBLE DESIGNER  
Ing. Jan PECHMAN  
VYPRACOVAL / DRAWN BY  
Ing. Jan PECHMAN  
KONTROLOVAL / CHECKED BY  
Ing. Jan PECHMAN

Číslo zakázky / Project ref. 01189-02

ZPRACOVATEL / SUBCONTRACTOR  
**Ing. JAN PECHMAN  
COM-TECH**  
Plzeňská 32  
354 71 Velká Hleďsebe  
IČO 14741342 DIČ 6007301696

STUPEŇ / DESIGN STAGE  
**DOKUMENTACE PRO PROVEDENÍ STAVBY**

ČÁST / SECTION  
**F1 DOKUMENTACE STAVBY - stavební objekty**

SO, PS / BUILDING OBJECT  
**100 VĚDECKOTECHNICKÝ PARK**

FUNKČNÍ ČÁST / PART OF BUILDING  
**F1.4 TECHNIKA PROSTŘEDÍ STAVEB**

PROFESNÍ DÍL / PROF. PART  
**100 SLABOPROUDÉ ROZVODY**

DĚLENÍ / DIVISION  
**104 Elektrická požární signalizace (EPS)**

ČLENĚNÍ / STRUCTURE

NÁZEV VÝKRESU / DRAWING DESCRIPTION  
**Půdorys 1NP  
objekt IB (SO 101)**

DATUM / DATE 09/2013	REVIZE / REVISION 00	MĚŘITKO / SCALE 1 : 100	POČET / NUMBER A4 2	PARÉ / COPY
-------------------------	-------------------------	----------------------------	------------------------	-------------

ČÍSLO DOKUMENTU:  
**F1 100 F1.4 100 104 1010 00**

ČÁST / SECTION	SO, PS / OBJECT	FUNKČNÍ / PART OF B.	PROF. DÍL / P. PART	DĚLENÍ / DIVISION	ČLENĚNÍ / STRUCT.	Č. VÝKRESU / DRAWING NO.	Č. REVIZE / REVIZION
----------------	-----------------	----------------------	---------------------	-------------------	-------------------	--------------------------	----------------------

NÁZEV SOUBORU / FILE NAME: 100\_TSR\_1008\_1np