


SITUACE KOORDINAČNÍ M 1 : 500

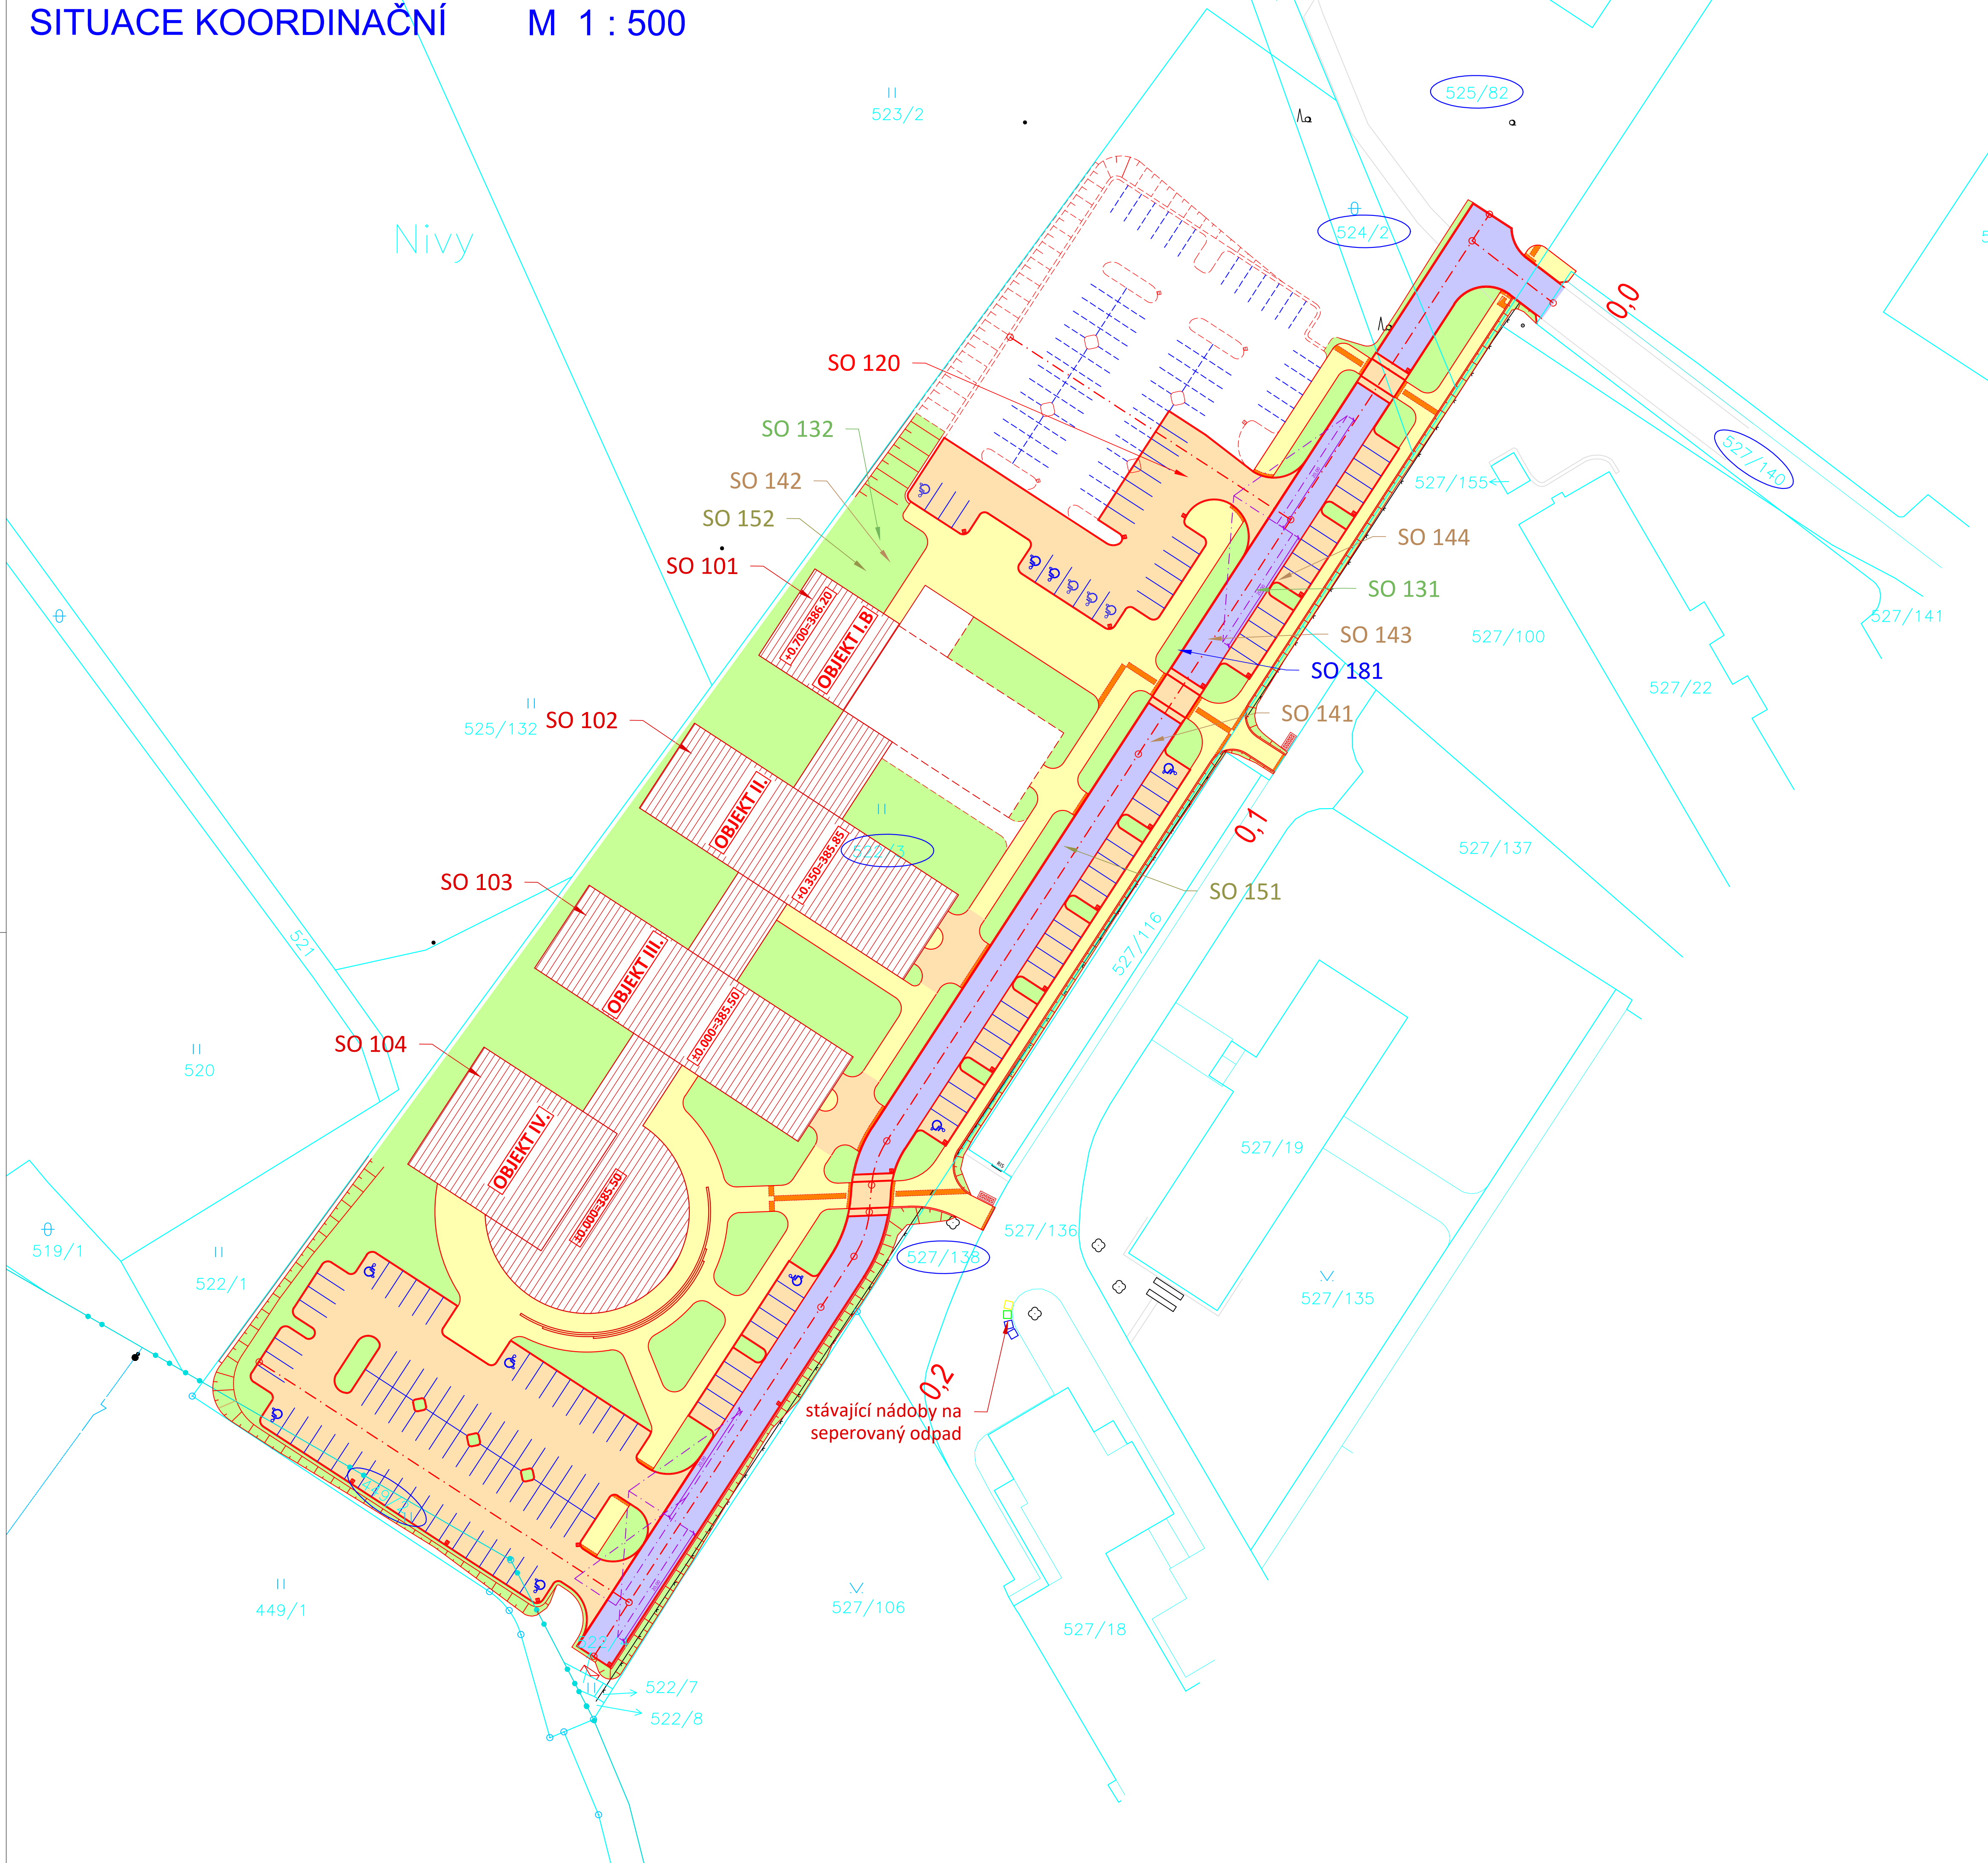

LEGENDA:

- obrubník silniční
- obrubník silniční s přídlažbou
- obrubník záhonový
- uliční vpust, kanalizační šachta
- nové lampy VO
- nádoby na TKO
- dotčené pozemky
- asfalt
- dlažba - chodník
- dlažba - parkovací stání a sjezdy
- reliefní dlažba

Stávající vedení inženýrských sítí

- vedení VN nadzemní
- vedení VN podzemní
- vodovod
- sčítací vedení podzemní
- vedení VO podzemní
- středotlaký plynovod
- kanalizace splašková

Nová vedení inženýrských sítí

- vodovod
- vedení VO podzemní
- středotlaký plynovod
- kanalizace splašková
- kanalizace dešťová


OBEJEKTIZACE:

- SO 101 - Budova I.B.
- SO 102 - Budova II.
- SO 103 - Budova III.
- SO 104 - Budova IV.
- SO 110 - Přípravné práce
- SO 120 - Komunikace a zpevněné plochy
- SO 131 - Vodovod
- SO 132 - Vodovodní přípojky
- SO 141 - Kanalizace splašková
- SO 142 - Přípojky kanalizace splaškové
- SO 143 - Kanalizace dešťová
- SO 144 - Přípojky kanalizace dešťové
- SO 151 - Plynovod
- SO 152 - Přípojky plynu
- SO 161 - Rozvody VN (zajišťuje ČEZ)
- SO 162 - Přeložky VN (zajišťuje ČEZ)
- SO 163 - Rozvody NN (zajišťuje ČEZ)
- SO 171 - Rozvody slaboproudu (zajišťuje Telefonica ČR)
- SO 181 - Veřejné osvětlení
- SO 191 - Sadové úpravy

Poznámky:
Stávající stav a stávající inženýrské sítě jsou zakresleny slabě černě.
Světle modrou barvou jsou zakresleny katastrální hranice.
Projektované řešení je zakresleno barevně.

POZNÁMKY / NOTES:

REVISION	POPS / DESCRIPTION	DATUM / DATE
R01		
R02		
R03		
R04		
R05		
R06		
R07		
R08		
R09		

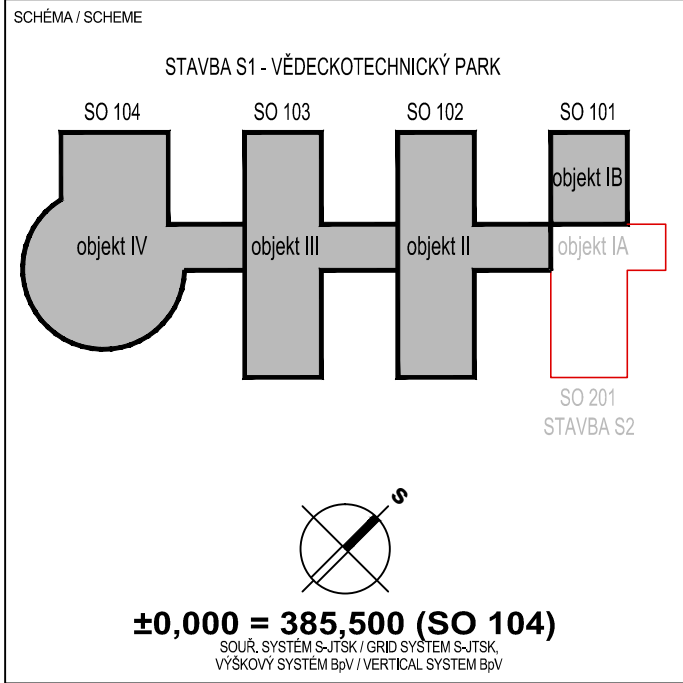

Vědeckotechnický park
Karlovarského kraje
Karlovy Vary - areál Dvory, Závodní ulice

S1 - VĚDECKOTECHNICKÝ PARK (VTP)

INVESTOR / DEVELOPER
KARLOVARSKÝ KRAJ
Krajský úřad - Odbor regionálního rozvoje
Závodní 353/88, Karlovy Vary-Dvory

DODAVATEL / PROVIDER

GENÉRALNÍ PROJEKTANT / EXECUTIVE ARCHITECT
Ing. Jiří Kovářik
ARCHITEXT PROJEKTU / LOCAL ARCHITECT

Ing. arch. Miroslav Mlýa
Hlavní statický projektant / STRUCTURAL ENGINEER

Ing. Martin Šafařík
Odpovědný projektant / RESPONSIBLE DESIGNER

Ing. Ota Řezanka
Výpracoval / DRAWN BY

Petr Švorha
Kontrola / CHECKED BY

STUPĚŇ / DESIGN STAGE
DOKUMENTACE PRO STAVEBNÍ POVOLENÍ
DSP

ČÁST / SECTION
C SITUACE STAVBY

SO, PS / BUILDING OBJECT
FUNKČNÍ ČÁST / PART OF BUILDING
PROFESNÍ DÍL / PROF. PART
03 SITUACE KOORDINAČNÍ
KOD PROF. / PROF. CODE
SKO

DĚLENÍ / DIVISION
ČLENĚNÍ / STRUCTURE

Situace koordinační

DATUM / DATE	REVIZE / REVISION	MĚŘÍTKO / SCALE	POČET / NUMBER A4	PAŘE / COPY
10/2012	00	1:500	8	
ČÍSLO DOKUMENTU: C 03 00				
ČÁST / SECTION	SO, PS / BUILDING OBJECT	FUNKČNÍ ČÁST / PART OF BLD.	PROF. DÍL / P. PART	DĚLENÍ / DIVISION
NAZEV SOUBORU / FILE NAME: C_SIT_00.dwg				