


## PŮDORYS 1:100




## LUBY, NOVÝ KOSTEL ▶

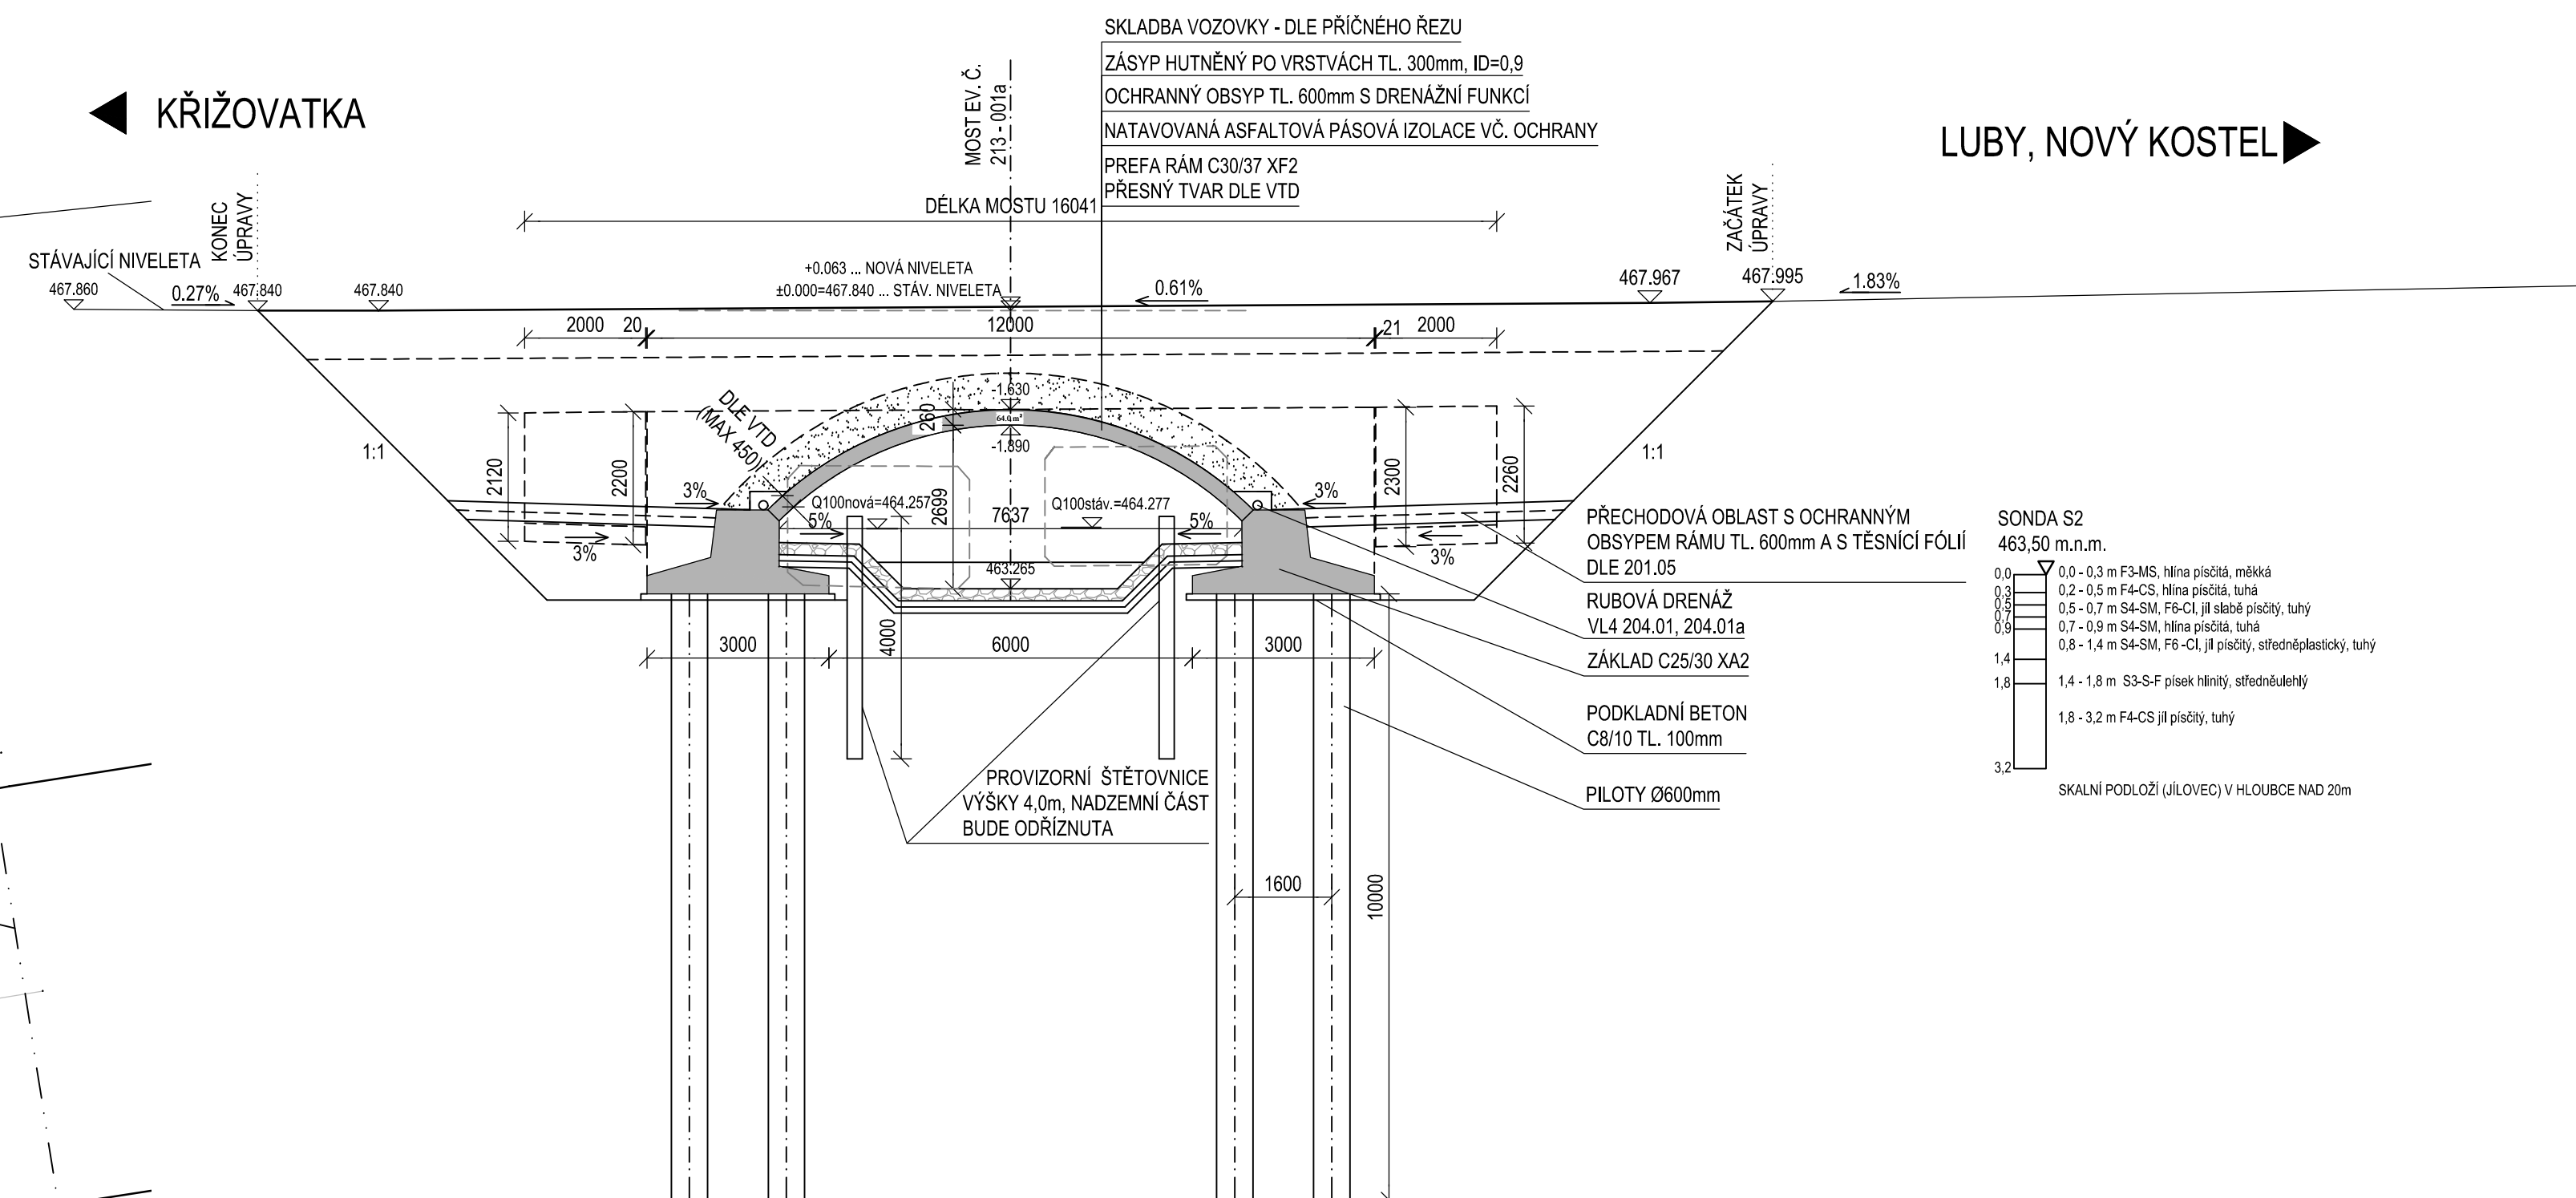


POZNÁMKY:  
1. PROVIZORNÍ LÁVKA JE ŘEŠENA V RÁMCI SO 202

## WATEK 1, TAB. B.7]

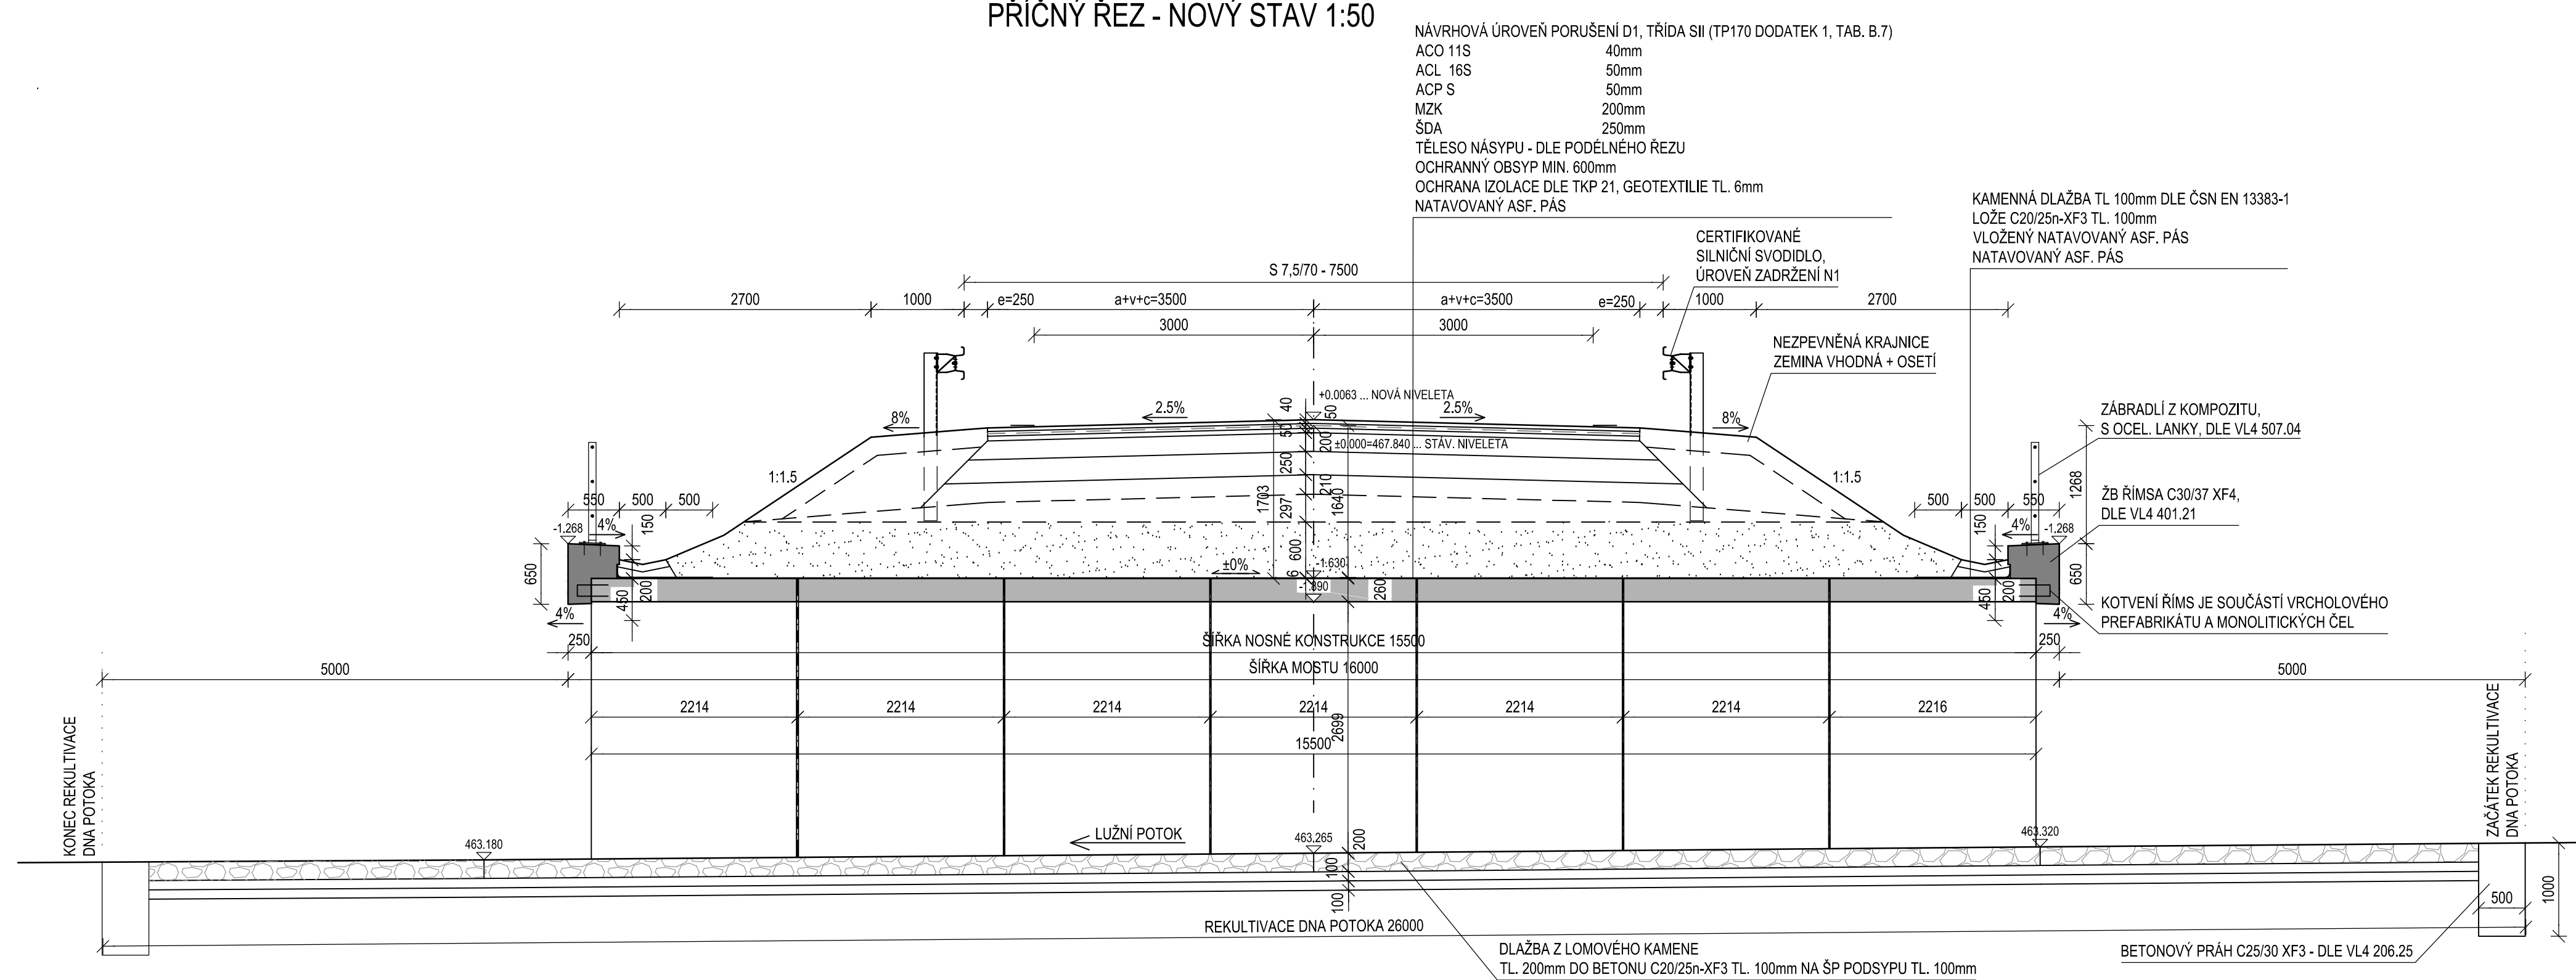

Souřadnicový systém S-JTSK, Výškový systém Bp



Zhotovitel:	Vypracoval:	ING. PETR HLADIK	Zak. číslo	18U1/2003
 Valbek, spol. s r.o. Vaňušova 505/17 460 01 Liberec	Zodp. projektant:	ING. PETR HLADIK	Datum	5/2019
	Tech. kontrola	ING. PETR HLADIK	Stupeň	DSP/DPS
	Ako:	Modernizace mostu ev. č. 213-001a Křižovatky		
STŘEDISKO ÚSTÍ Dělnská 717/21 400 03 Ústí nad Labem	Příloha:	Počet formátů A4 Měřítko 1:100, 1:50 Č. přílohy:      Paré :		
	PŘEHLEDNÝ VÝKRES - NOVÝ STAV			
	D1.3			