


PŮDORYS 2.NP

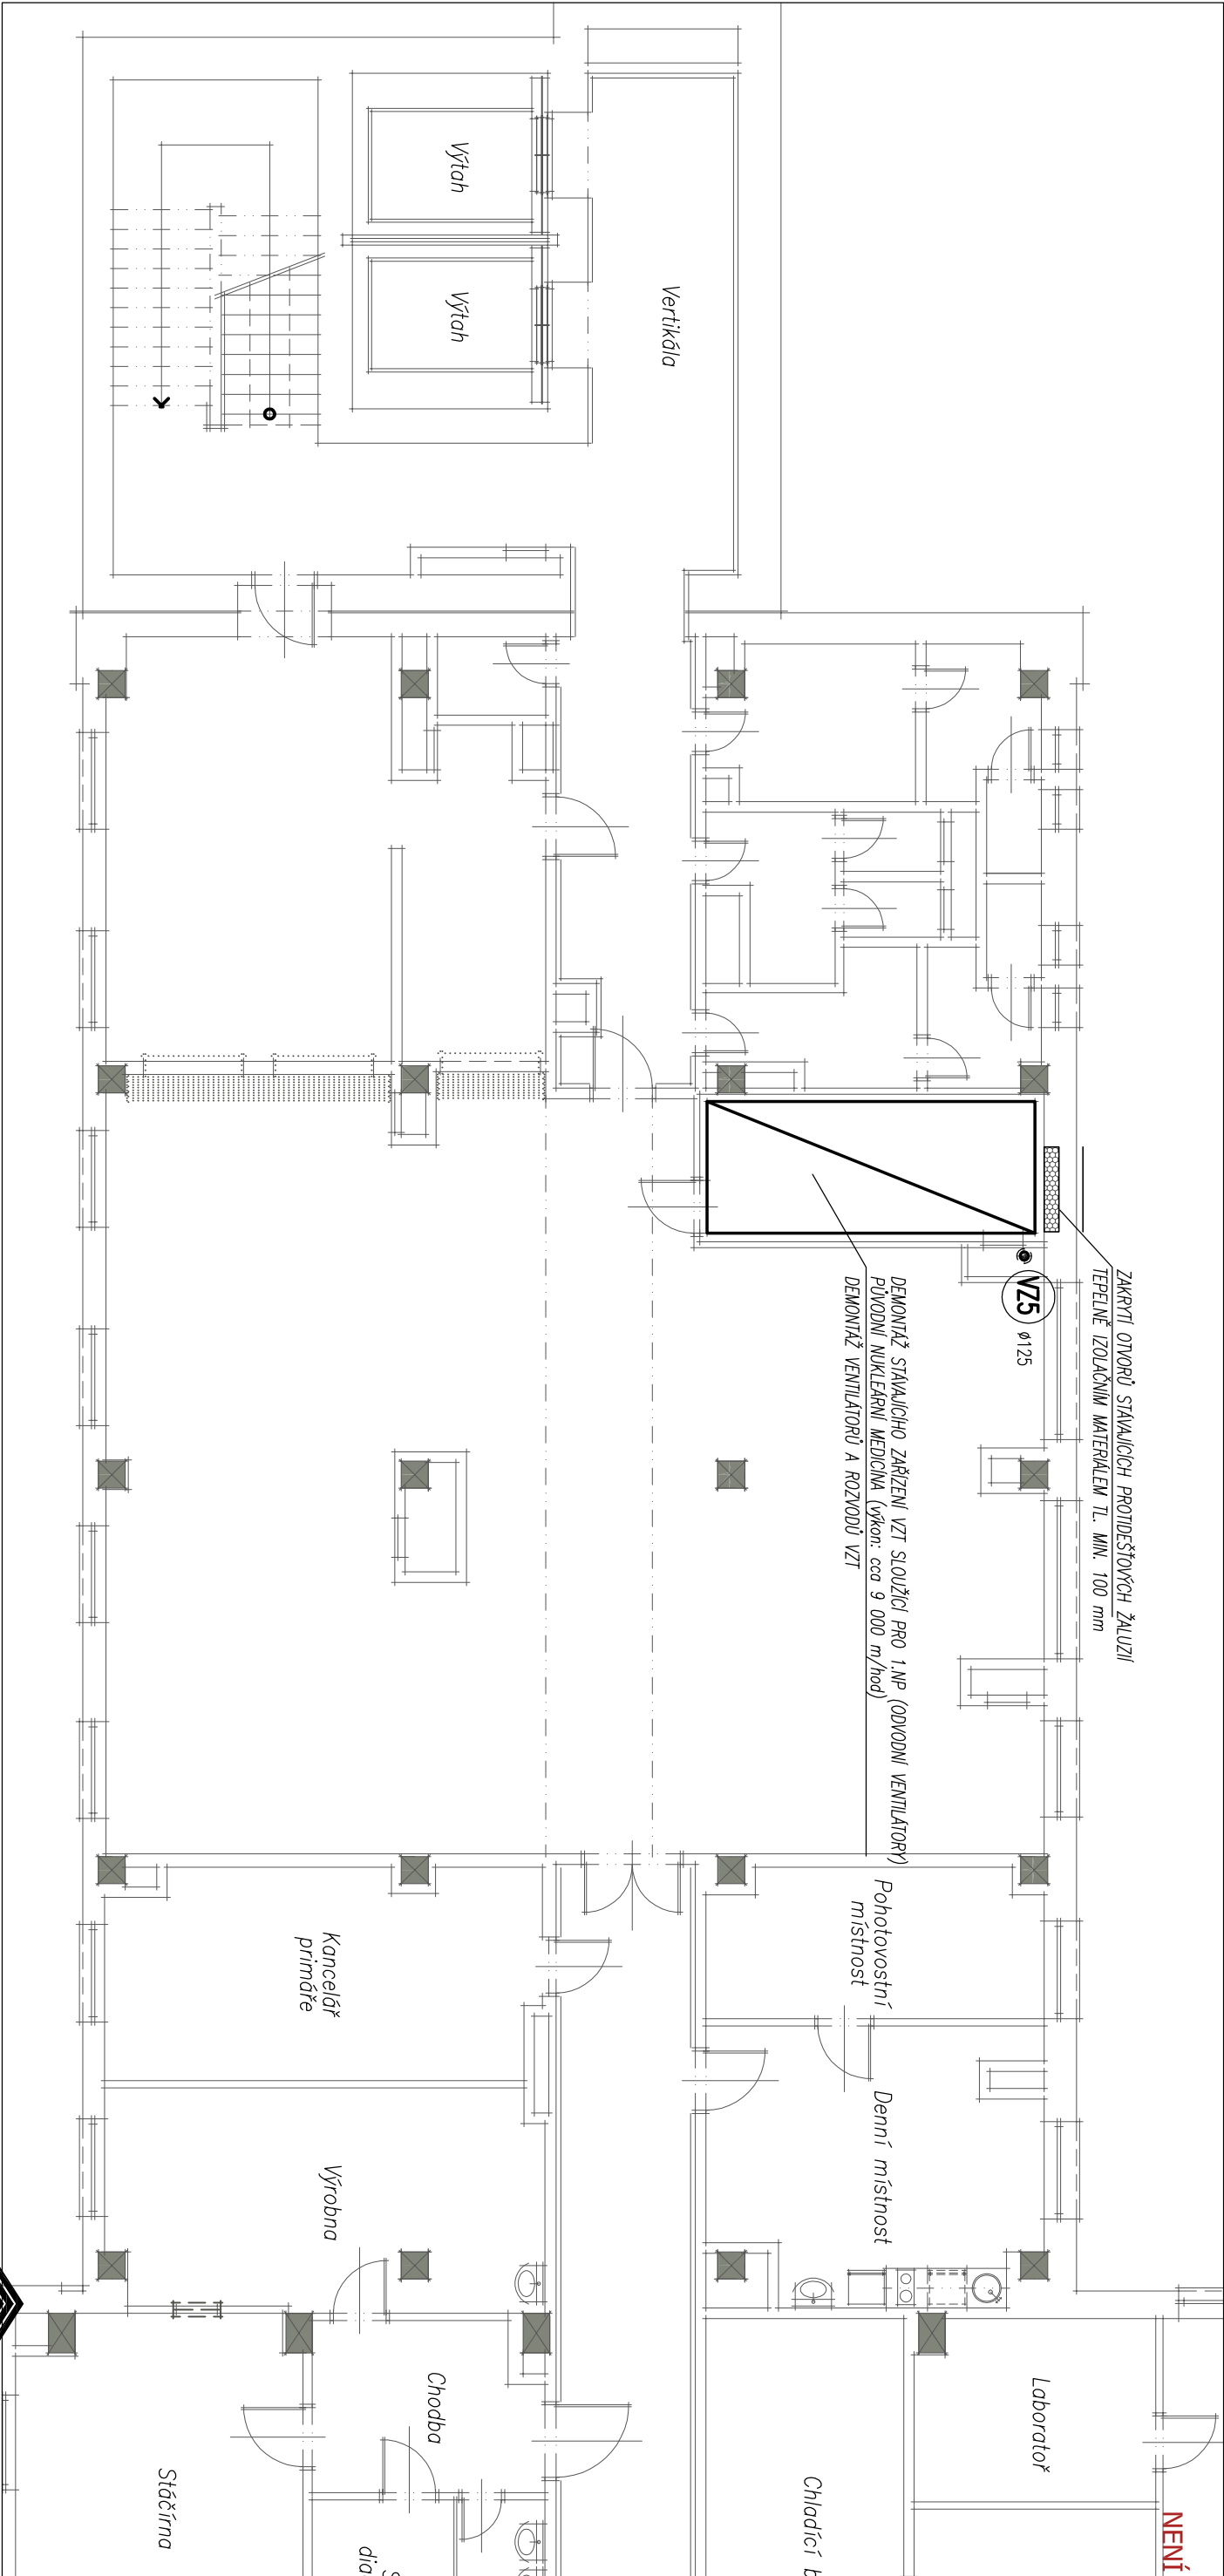

Ateliér : Ostrov, Staré nám. 53		Projektant : Ing. T. Ferenc	362 62 Boží Dar 176 , IČ 263 84 795	
AIP : Ing. Anton Jurica		Kreslil : HP Designjet 1050C	Staré náměstí 53 , 363 01 Ostrov	
Ved. proj. : Richard Scharf		Kontroloval : Ing. Anton Jurica	tel. 353 844 402, 353 616 070, fax. 353 633 280	
Investor : Karlovarský kraj		Místo stavby : Sokolov	Křížová 121 , 356 01 Sokolov	
Akce : Revitalizace nemocnice v Sokolově			tel. 352 624 093, 352 603 455, fax. 352 624 093	
Slovenská 545, Sokolov				
PAVILON "C" - stavební úpravy 1.NP				
Charakter stavby : Stavební úpravy				
Stupeň PD : PD k žádosti o stavební povolení / DSP				
Objekt : PAVILON "C" - ZARÍZENÍ VZDUCHOTECHNIKY				
Výkres : PŮDORYS 2.NP				
		Datum : 03. 2013	Číslo paré :	
		Zakázka č. : 01/11-C1		
		Formát : 2x A4		
		Měřítko : 1:100		
		Číslo výkresu :		
		01/11-C1.- F.-TPS.02-04		