



# ŘEZY VZDUCHOTECHNIKY (A - E)


# RÉZ B-B'

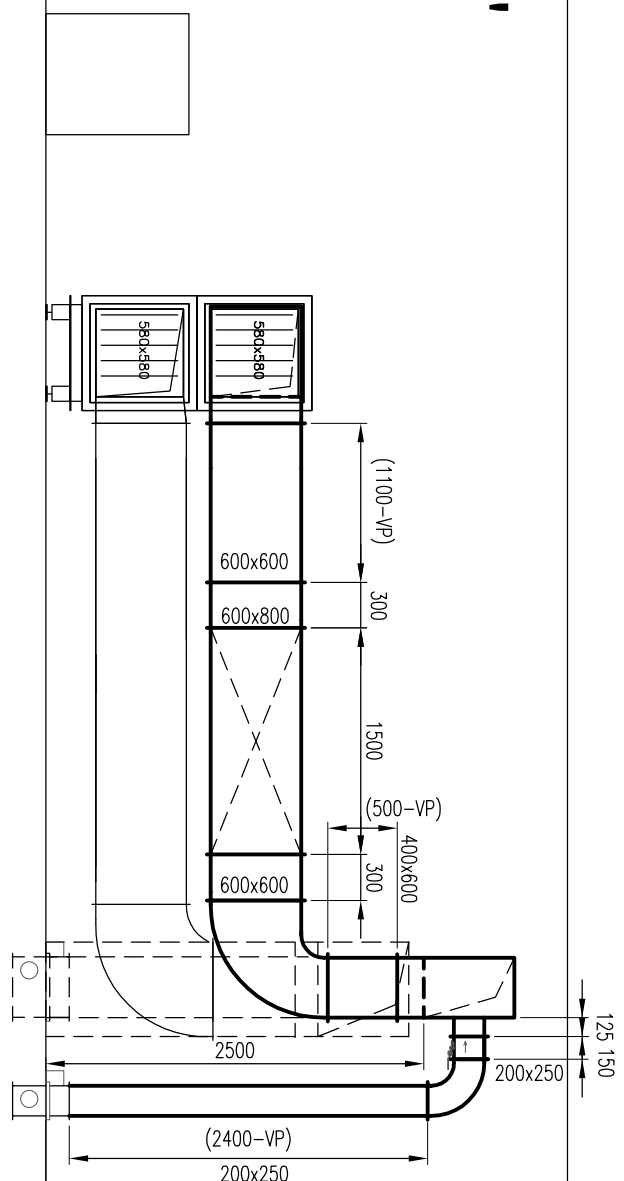


# RENE-E

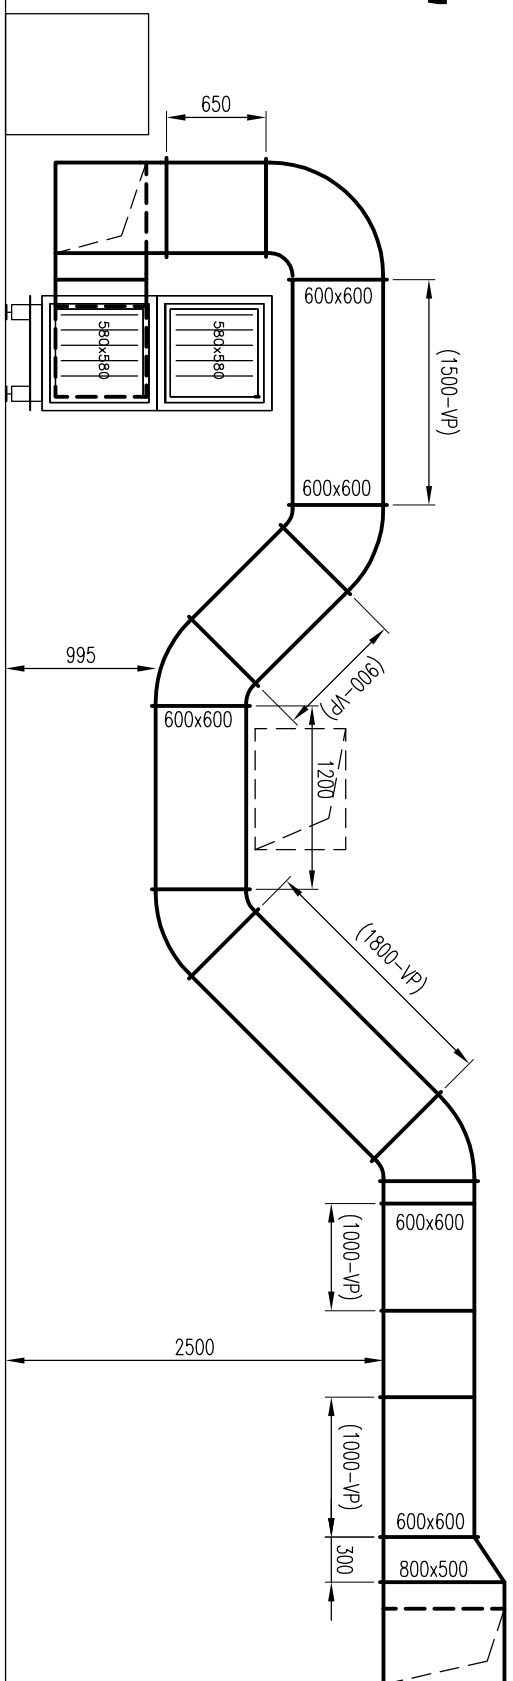


# ŘEZ A-A'

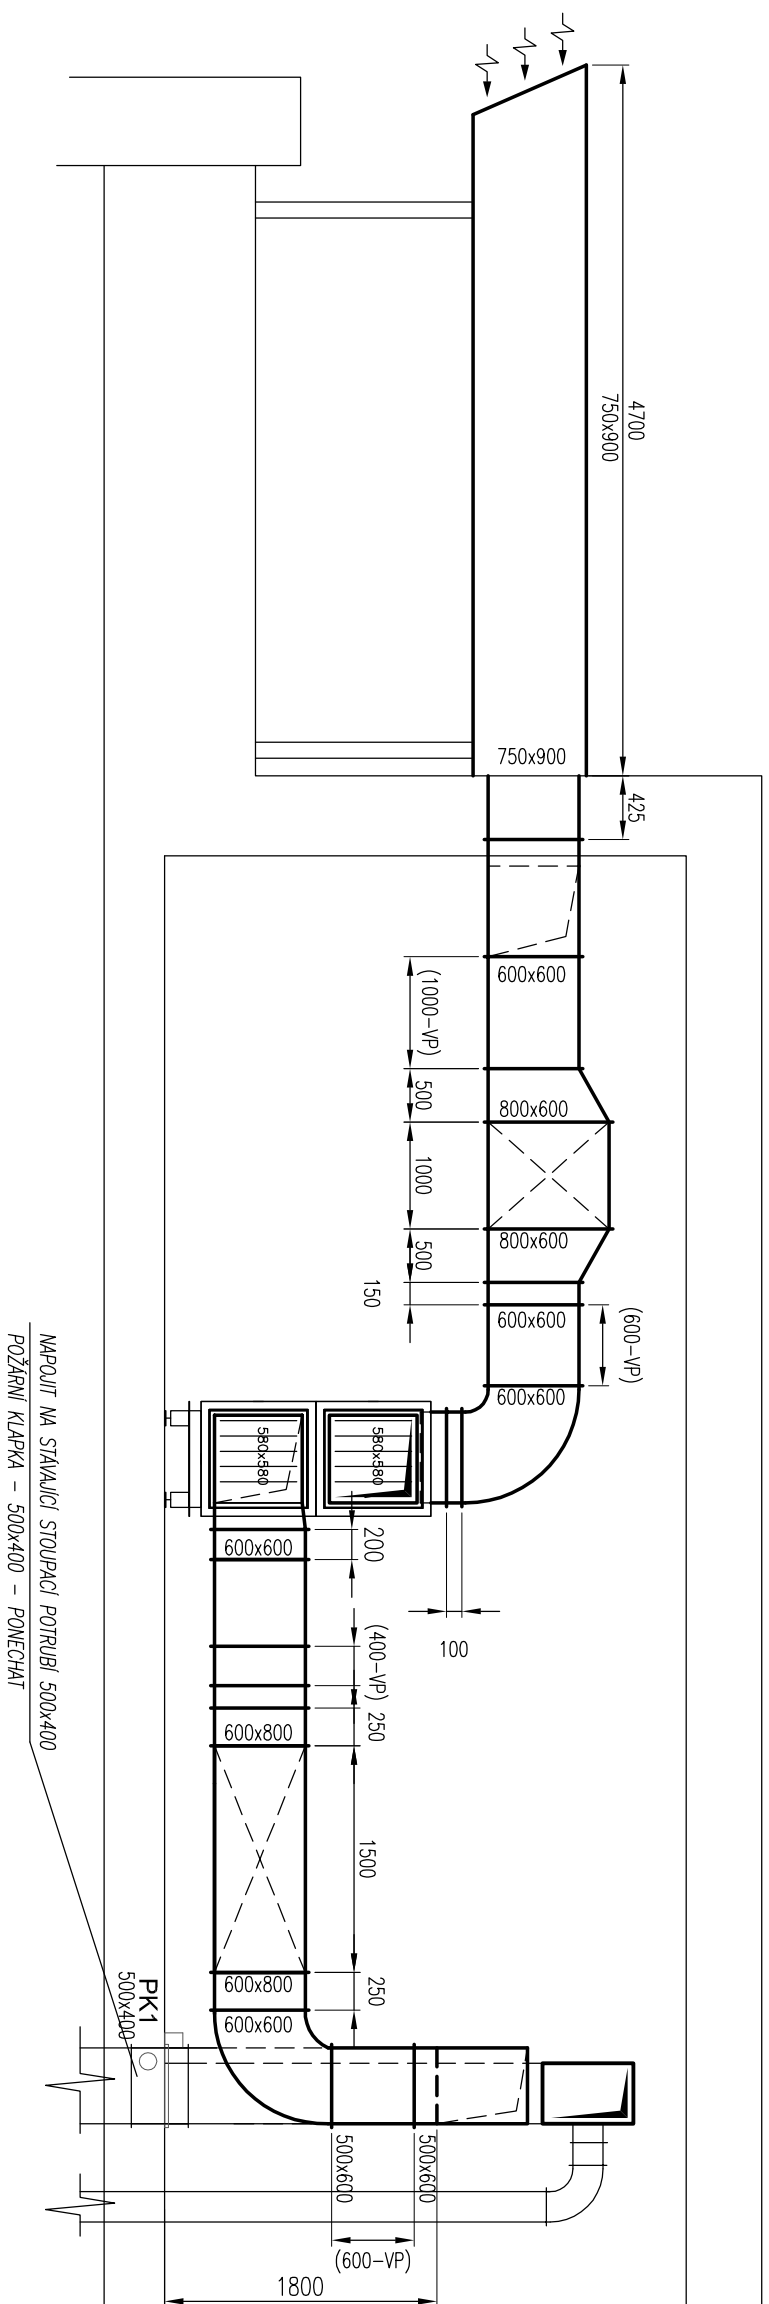

# RĚZ D-D'

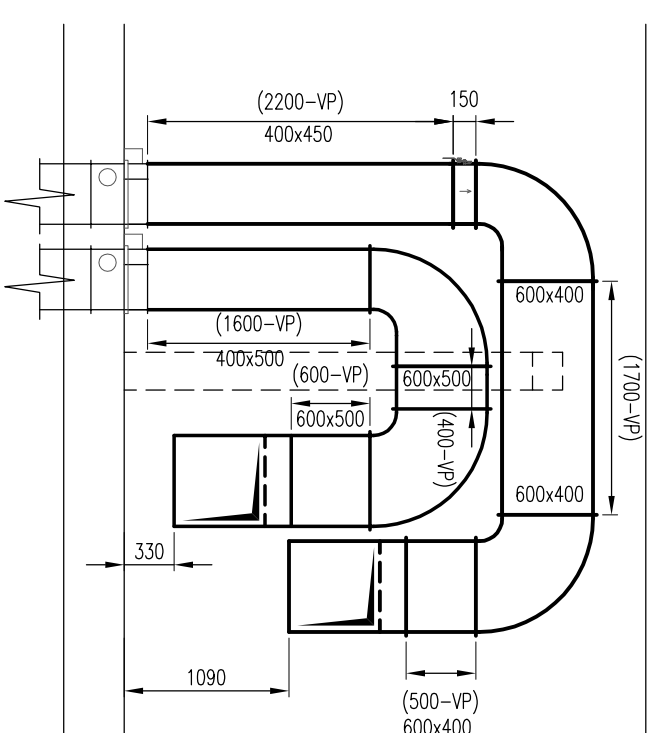

## REN C-C'

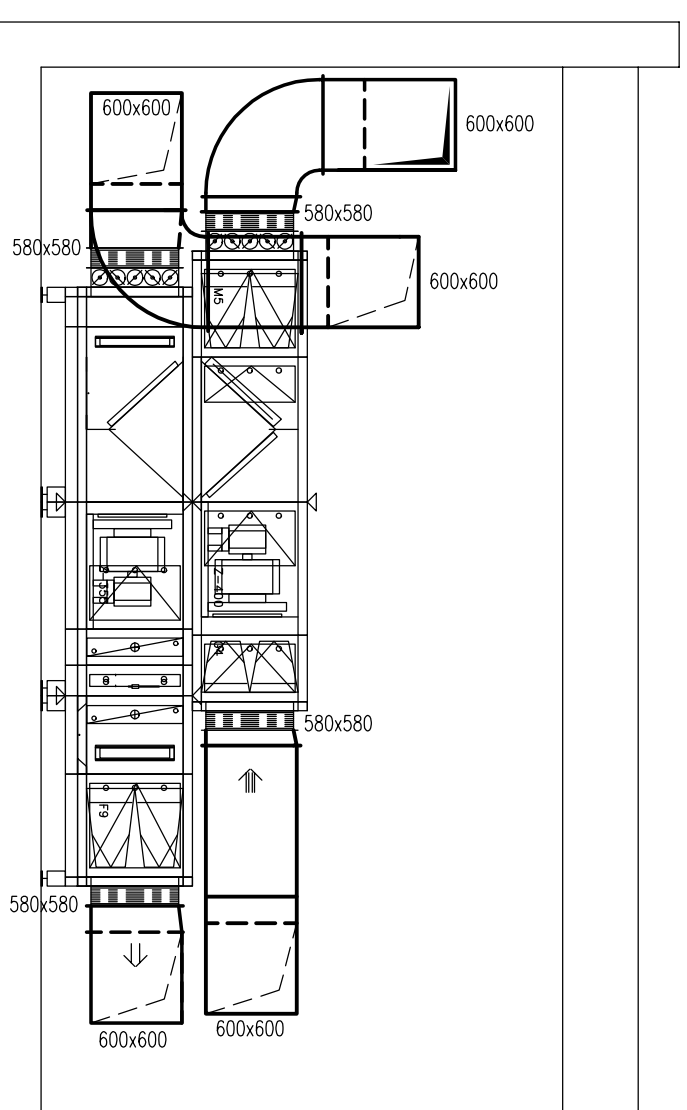

Atelier : Ostrov, Staré nám. 53		Projektant : Ing. T. Ferenc	
AIIP : Ing. Anton Jurica		Kreslil : HP Designa 1 050C	
Ved. proj.: Richard Šeháň		Kontroloval : Ing. Anton Jurica	
Investor : Karlovarský kraj		Místo stavby : Sokolov	
Aice : Revitalizace nemocnice v Sokolově Slovenská 545, Sokolov PAVLON "C" - stavební úpravy 1.NP			
Charakter stavby : Stavební úpravy			
Stupněň PD : PD k žádosti o stavební povolení / DSP			
Objekt : PAVILON "C" - ZARÍZENÍ VZDUCHOTECHNIKY			
Výkres : ŘEZY VZDUCHOTECHNIKY (A-E)			
Datum : 03. 2013		Číslo paré : _____	
Zakázka č. : 01/11-C1		_____	
Formát : 6x A4		_____	
Měřítko : 1:50		_____	
Číslo výkresu : _____		_____	
01/11-C1.- F.-TPS.02-07		_____	