

## LEGENDA PLOCH

	KOMUNIKACE
	ODBORNÝ VÝCVIK (ARANŽÉR)
	PROVOZNÍ ZÁZEMÍ
	ODBORNÝ VÝCVIK (KADEŘNÍK)
	ODBORNÝ VÝCVIK (CUKRÁŘ A PEKAŘ)
	TECHNICKÉ ZÁZEMÍ
	TĚLESNÁ VÝCHOVA
	TEORETICKÁ VÝUKA

## LEGENDA MÍSTNOSTÍ


 
č.	NÁZEV MÍSTNOSTI	plocha (m2)
-1-01	KOMUNIKACE - VEDLEJŠÍ SCHODIŠTĚ	47,12
-1-02	KOMUNIKACE - HLAVNÍ SCHODIŠTĚ	42,60
-1-03	KOMUNIKACE - VÝTAHOVÁ PLOŠINA	5,06
-1-04	KOMUNIKACE - NÁKLADNÍ VÝTAH	6,26
-1-05	PROVOZNÍ ZÁZEMÍ - SKLAD NÁBYTKU	44,12
-1-06	PROVOZNÍ ZÁZEMÍ - SKLAD DROBNÝCH PŘEDMĚTŮ	30,46
-1-07	PROVOZNÍ ZÁZEMÍ - SKLAD MATERIÁLU	3,98
-1-08	PROVOZNÍ ZÁZEMÍ - SKLAD KANCELÁŘSKÝCH POTŘEB	6,51
-1-09	TECHNICKÉ ZÁZEMÍ - STROJOVNA VZDUCHOTECHNIKY A KLIMATIZACE	61,26
-1-10	ODBORNÝ VÝCVIK (CUKRÁŘ A PEKAŘ) - ŠATNA ŽÁKŮ - DÍVKY	81,22
-1-11	ODBORNÝ VÝCVIK (CUKRÁŘ A PEKAŘ) - UMÝVÁRNA ŽÁKŮ - DÍVKY	22,23
-1-12	ODBORNÝ VÝCVIK (CUKRÁŘ A PEKAŘ) - ZÁCHODY ŽÁKŮ - DÍVKY (PŘEDSÍŇ)	10,62
-1-13	ODBORNÝ VÝCVIK (CUKRÁŘ A PEKAŘ) - ZÁCHODY ŽÁKŮ - DÍVKY (WC)	1,17
-1-14	ODBORNÝ VÝCVIK (CUKRÁŘ A PEKAŘ) - ZÁCHODY ŽÁKŮ - DÍVKY (WC)	1,17
-1-15	ODBORNÝ VÝCVIK (CUKRÁŘ A PEKAŘ) - ZÁCHODY ŽÁKŮ - DÍVKY (WC)	1,17
-1-16	ODBORNÝ VÝCVIK (CUKRÁŘ A PEKAŘ) - ZÁCHODY ŽÁKŮ - DÍVKY (HYGIENICKÁ KABINA)	4,91
-1-17	ODBORNÝ VÝCVIK (CUKRÁŘ A PEKAŘ) - ZÁCHOD PRO OSOBY S OMEZENÍM (WC)	4,05
-1-18	ODBORNÝ VÝCVIK (CUKRÁŘ A PEKAŘ) - ŠATNA ŽÁKŮ - CHLAPCI	44,62
-1-19	ODBORNÝ VÝCVIK (CUKRÁŘ A PEKAŘ) - UMÝVÁRNA ŽÁKŮ - CHLAPCI	9,22
-1-20	ODBORNÝ VÝCVIK (CUKRÁŘ A PEKAŘ) - PŘEDSÍŇ	5,96
-1-21	ODBORNÝ VÝCVIK (CUKRÁŘ A PEKAŘ) - ZÁCHODY ŽÁKŮ - CHLAPCI (ÚKLIDOVÁ MÍSTNOST)	1,96
-1-22	ODBORNÝ VÝCVIK (CUKRÁŘ A PEKAŘ) - ZÁCHODY ŽÁKŮ - CHLAPCI (WC)	1,17
-1-23	ODBORNÝ VÝCVIK (CUKRÁŘ A PEKAŘ) - ZÁCHODY ŽÁKŮ - CHLAPCI (WC)	1,17
-1-24	ODBORNÝ VÝCVIK (CUKRÁŘ A PEKAŘ) - ZÁCHODY ŽÁKŮ - CHLAPCI (PISOÁRY)	6,97
-1-25	ODBORNÝ VÝCVIK (CUKRÁŘ A PEKAŘ) - ZÁCHODY ŽÁKŮ - CHLAPCI (PŘEDSÍŇ)	4,65
-1-26	ODBORNÝ VÝCVIK (CUKRÁŘ A PEKAŘ) - ZÁCHODY ŽÁKŮ - CHLAPCI (SKLAD ÚKLIDOVÝCH PROSTŘEDKŮ)	2,12
-2-06	TECHNICKÉ ZÁZEMÍ - ROZVODNA ELEKTROINSTALACE (SILNOPROUD, SLABOPROUD)	13,31

465,05 m<sup>2</sup>

Otisk autorizačního razítka, podpis :

± 0,000 = 404,100 m.n.m. ( 1. NP )

MĚŘÍTKO:

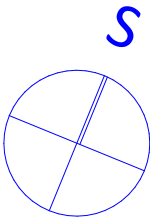

Název zakázky : Sokolov, p.p.č. 386/1 <b>Novostavba budovy školy SŠŽ Sokolov</b> celkové řešení komplexu			Investor a objednatel : Karlovarský kraj Závodní 353/88 360 06 Karlovy Vary IČ: 708 911 68		Autor projektu a zhotovitel : ING. VÁCLAV KOUBA PROJEKTOVÝ ATELIER Krále Jiřího 1151/31, 360 01 Karlovy Vary IČ: 100 455 11	
Kraj : Karlovarský Město : Sokolov Zakázkové číslo : 20 / 02 Druh dokumentace : architektonická studie Datum: září 2020			Projektant : Ing. Václav Kouba projektový atelier Krále Jiřího 1151/31, 360 01 Karlovy Vary IČ: 100 455 11 Zpracovatel části dokumentace : Ing. Václav Kouba		Autorizovaná osoba a odpovědný projektant : Ing. Václav Kouba Hlavní inženýr projektu : Ing. Miloš Trnka Vypracoval : Ing. Václav Kouba	
Stavební objekt : SO 01, SO 02, SO 03, SO 04, SO 05, SO 06, SO 07, SO 08, SO 09, SO 10, SO 11, SO 12, SO 13 Část dokumentace : Celkové řešení stavby Název přílohy : Půdorys 1. PP novostavby			Měřítko : 1 : 200 Označení přílohy : C.2		Číslo paré : 1	