



LEGENDA PLOCH

- KOMUNIKACE
- ODBORNÝ VÝCVIK (ARANŽÉR)
- PROVOZNÍ ZÁZEMÍ
- ODBORNÝ VÝCVIK (KADEŘNÍK)
- ODBORNÝ VÝCVIK (CUKRÁŘ A PEKAŘ)
- TECHNICKÉ ZÁZEMÍ
- TĚLESNÁ VÝCHOVA
- TEORETICKÁ VÝUKA

LEGENDA MÍSTNOSTÍ


 
č.	NÁZEV MÍSTNOSTI	plocha (m2)
2-01	KOMUNIKACE - HLAVNÍ ATRIOVÉ SCHODIŠTĚ	61,14
2-02	KOMUNIKACE - HLAVNÍ SCHODIŠTĚ	61,95
2-03	KOMUNIKACE - OSOBNÍ VÝTAH	7,66
2-04	KOMUNIKACE - NÁKLADNÍ VÝTAH	6,26
2-05	KOMUNIKACE - PŘEDSÍŇ	10,26
2-06	PROVOZNÍ ZÁZEMÍ - SKLAD ÚKLIDOVÝCH PROSTŘEDKŮ	9,46
2-07	PROVOZNÍ ZÁZEMÍ - ÚKLIDOVÁ MÍSTNOST	1,26
2-08	ODBORNÝ VÝCVIK (ARANŽÉR) - ŠATNA ŽÁKŮ - DÍVKY	42,27
2-09	ODBORNÝ VÝCVIK (ARANŽÉR) - ZÁCHODY ŽÁKŮ - DÍVKY (PŘEDSÍŇ)	7,84
2-10	ODBORNÝ VÝCVIK (ARANŽÉR) - ZÁCHODY ŽÁKŮ - DÍVKY (HYGIENICKÁ KABINA)	6,30
2-11	ODBORNÝ VÝCVIK (ARANŽÉR) - ZÁCHODY ŽÁKŮ - DÍVKY (WC)	1,17
2-12	ODBORNÝ VÝCVIK (ARANŽÉR) - ZÁCHODY ŽÁKŮ - DÍVKY (WC)	1,17
2-13	ODBORNÝ VÝCVIK (ARANŽÉR) - ZÁCHODY ŽÁKŮ - DÍVKY (ÚKLIDOVÁ MÍSTNOST)	2,33
2-14	ODBORNÝ VÝCVIK (ARANŽÉR) - UMÝVÁRNA ŽÁKŮ - DÍVKY	7,96
2-15	ODBORNÝ VÝCVIK (ARANŽÉR) - ŠATNA ŽÁKŮ - CHLAPCI	11,48
2-16	ODBORNÝ VÝCVIK (ARANŽÉR) - UMÝVÁRNA ŽÁKŮ - CHLAPCI	5,42
2-17	ODBORNÝ VÝCVIK (ARANŽÉR) - ZÁCHODY ŽÁKŮ - CHLAPCI (PŘEDSÍŇ)	3,70
2-18	ODBORNÝ VÝCVIK (ARANŽÉR) - ZÁCHODY ŽÁKŮ - CHLAPCI (WC)	1,17
2-19	ODBORNÝ VÝCVIK (ARANŽÉR) - ZÁCHODY ŽÁKŮ - CHLAPCI (PISOÁŘ)	1,52
2-20	ODBORNÝ VÝCVIK (ARANŽÉR) - SKLAD DROGERIE	13,18
2-21	ODBORNÝ VÝCVIK (ARANŽÉR) - SKLAD MATERIÁLU	9,46
2-22	ODBORNÝ VÝCVIK (ARANŽÉR) - SKLAD PŘÍRODNIN	10,70
2-23	ODBORNÝ VÝCVIK (ARANŽÉR) - SKLAD ATRAP OBALŮ POTRAVIN	20,85
2-24	ODBORNÝ VÝCVIK (ARANŽÉR) - SKLADY (PŘEDSÍŇ)	6,43
2-25	ODBORNÝ VÝCVIK (ARANŽÉR) - UČEBNA (VÝUKOVÝ PROSTOR)	50,29
2-26	ODBORNÝ VÝCVIK (ARANŽÉR) - DÍLNA (VÝUKOVÝ PROSTOR)	90,08
2-27	ODBORNÝ VÝCVIK (ARANŽÉR) - DENNÍ MÍSTNOST ŽÁKŮ	37,93
2-28	ODBORNÝ VÝCVIK (ARANŽÉR) - KABINET VYUČUJÍCÍCH	18,45
2-29	ODBORNÝ VÝCVIK (ARANŽÉR) - ÚKLIDOVÁ MÍSTNOST	6,49
2-30	ODBORNÝ VÝCVIK (ARANŽÉR) - UČEBNA (VÝUKOVÝ PROSTOR)	51,48
2-31	ODBORNÝ VÝCVIK (ARANŽÉR) - HLAVNÍ KORIDOR	63,64
2-32	ODBORNÝ VÝCVIK (KADEŘNÍK, ARANŽÉR) - ŠATNA UČITELŮ (ŽENY)	9,29
2-33	ODBORNÝ VÝCVIK (KADEŘNÍK, ARANŽÉR) - UMÝVÁRNA UČITELŮ (ŽENY)	5,48
2-34	ODBORNÝ VÝCVIK (KADEŘNÍK, ARANŽÉR) - ZÁCHOD UČITELŮ - ŽENY (WC)	1,35
2-35	ODBORNÝ VÝCVIK (KADEŘNÍK, ARANŽÉR) - ZÁCHOD UČITELŮ - ŽENY (PŘEDSÍŇ)	2,02
2-36	ODBORNÝ VÝCVIK (KADEŘNÍK) - ŠATNA ŽÁKŮ - DÍVKY	42,70
2-37	ODBORNÝ VÝCVIK (KADEŘNÍK) - UMÝVÁRNA ŽÁKŮ - DÍVKY	10,96
2-38	ODBORNÝ VÝCVIK (KADEŘNÍK) - ZÁCHODY ŽÁKŮ - DÍVKY (PŘEDSÍŇ)	5,32
2-39	ODBORNÝ VÝCVIK (KADEŘNÍK) - ZÁCHODY ŽÁKŮ - DÍVKY (WC)	1,17
2-40	ODBORNÝ VÝCVIK (KADEŘNÍK) - ZÁCHODY ŽÁKŮ - DÍVKY (WC)	1,17
2-41	ODBORNÝ VÝCVIK (KADEŘNÍK) - ZÁCHODY ŽÁKŮ - DÍVKY (HYGIENICKÁ KABINA)	2,85
2-42	ODBORNÝ VÝCVIK (KADEŘNÍK) - ŠATNA ŽÁKŮ - CHLAPCI	10,29
2-43	ODBORNÝ VÝCVIK (KADEŘNÍK) - UMÝVÁRNA ŽÁKŮ - CHLAPCI	6,88
2-44	ODBORNÝ VÝCVIK (KADEŘNÍK) - ZÁCHODY ŽÁKŮ - CHLAPCI (PŘEDSÍŇ)	3,88
2-45	ODBORNÝ VÝCVIK (KADEŘNÍK) - ZÁCHODY ŽÁKŮ - CHLAPCI (WC)	1,17
2-46	ODBORNÝ VÝCVIK (KADEŘNÍK) - ZÁCHODY ŽÁKŮ - CHLAPCI (PISOÁŘ)	1,41
2-47	ODBORNÝ VÝCVIK (KADEŘNÍK) - SALÓN (VÝUKOVÝ PROSTOR)	69,28
2-48	ODBORNÝ VÝCVIK (KADEŘNÍK) - SKLAD	14,67
2-49	ODBORNÝ VÝCVIK (KADEŘNÍK) - ZÁCHOD PRO OSOBY S OMEZENÍM (WC)	4,05
2-50	ODBORNÝ VÝCVIK (KADEŘNÍK) - KABINET VYUČUJÍCÍCH	11,60
2-51	ODBORNÝ VÝCVIK (KADEŘNÍK) - ÚKLIDOVÁ MÍSTNOST	4,57
2-52	ODBORNÝ VÝCVIK (KADEŘNÍK) - DENNÍ MÍSTNOST ŽÁKŮ	39,86
2-53	ODBORNÝ VÝCVIK (KADEŘNÍK) - HLAVNÍ KORIDOR	23,15

Otisk autorizačního razítka, podpis :

902,43 m²

± 0,000 = 404,100 m.n.m. (1. NP)

MĚŘÍTKO:

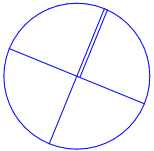

Název zakázky : Sokolov, p.p.č. 386/1 Novostavba budovy školy SŠZ Sokolov celkové řešení komplexu			Investor a objednatel : Karlovarský kraj Závodní 353/88 360 06 Karlovy Vary IČ: 708 911 68		Autor projektu a zhotovitel : ING. VÁCLAV KOUBA PROJEKTOVÝ ATÉLIER Krále Jiřího 1151/31, 360 01 Karlovy Vary IČ: 100 455 11	
Kraj : Karlovarský Město : Sokolov Zakázkové číslo : 20 / 02 Druh dokumentace : architektonická studie Datum: září 2020			Projektant : Ing. Václav Kouba - projektový atelier Krále Jiřího 1151/31, 360 01 Karlovy Vary IČ: 100 455 11 Zpracovatel části dokumentace : Ing. Václav Kouba		Autorizovaná osoba a odpovědný projektant : Ing. Václav Kouba Hlavní inženýr projektu : Ing. Miloš Trnka Vypracoval : Ing. Václav Kouba	
Stavební objekt : SO 01, SO 02, SO 03, SO 04, SO 05, SO 06, SO 07, SO 08, SO 09, SO 10, SO 11, SO 12, SO 13 Část dokumentace : Celkové řešení stavby Název přílohy : Půdorys 2. NP novostavby a fragmentu 1.PP historické budovy			Měřítko : 1 : 200 Označení přílohy : C.5		Číslo paré : 1	