


Tabulka místností 3.NP

Číslo	Název	Plocha [m²]	Strop	Výška [m]
3.01	WC A KOUPELNA PERSONÁL	11,98	SDK v=2600 mm	2,78
3.02	ÚKLIDOVÁ KOMORA	2,64	SDK v=2600 mm	2,78

Celková plocha [m²]: 14,62

 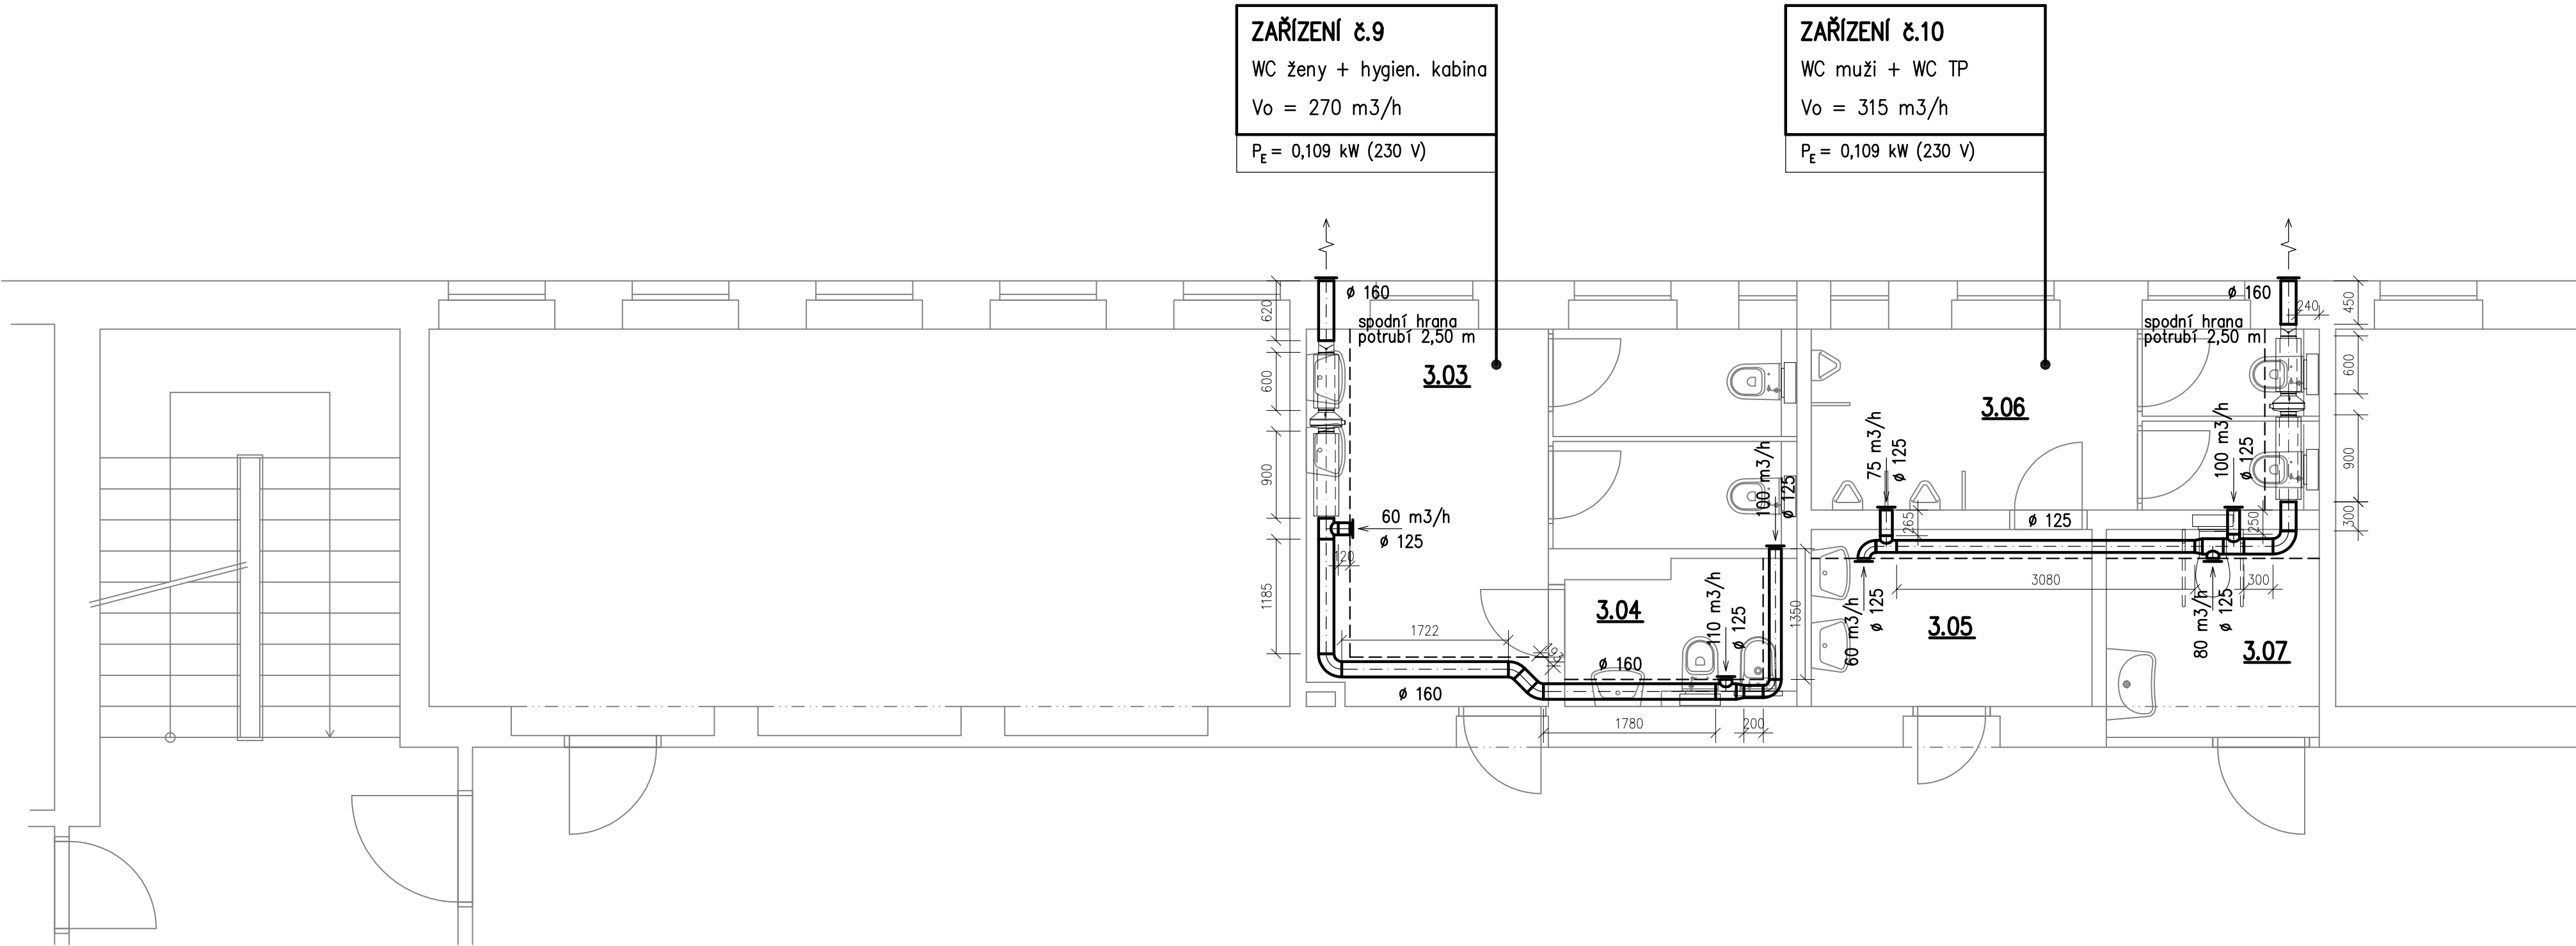


Tabulka místností 3.NP

Číslo	Název	Plocha [m²]	Strop	Výška [m]
3.03	WC ŽENY	15,48	SDK v=2600 mm	2,78
3.04	HYGIENICKÁ KABINA	3,43	SDK v=2600 mm	2,78
3.05	PŘEDSÍŇ WC MUŽI	5,31	SDK v=2600 mm	2,78
3.06	WC MUŽI	10,08	SDK v=2600 mm	2,78
3.07	WC TP	4,73	SDK v=2600 mm	2,78

Celková plocha [m²]: 39,03

LEGENDA :

 potrubí z pozink. plechu sk. I – Spiro

 tlumič hluku do potrubí

 talířový ventil

 zpětná klapka

 radiální ventilátor do kruhového potrubí

navrh: Ing. M. Pelikánová		HIP : Ing. Karel DRAHOKOUPIL projektová kancelář Botanická 256, Dolovice u Karlových Varů		Ing. Michaela PELIKÁNOVÁ projektová kancelář Botanická 256, Dolovice u Karlových Varů tel 604 207 652
Kraj:	KARLOVARSKÝ			Autorizace:
Obec:	Karlovy Vary			
Investor:	ZŠ a SŠ Vančurova 83/2, Karlovy Vary			
Datum:	10/2021	Stupeň: DPS	Zakázkové číslo: 40—P—21	
Stavební úpravy části objektu školy ZŠ Závodu míru 339, Karlovy Vary – Stará Role				
D1.4 VZDUCHOTECHNIKA				
Příloha: Pádorys 3.NP				Měřítko: 1:50
				Formát: 6x A4
				Číslo přílohy: D1.4.4