



naše značka
5002706428
vyřizuje
Jana Duchková
datum
01.11.2022

KV engineering spol. s r.o.
Závodu míru 584/7
36017 Karlovy Vary

Věc:

Dětské centrum Karlovy Vary, p.o. - Snížení vlivu srážkových vod na obvodové zdivo, výměna kanalizace a terénní úpravy

K.ú. - p.č.: Karlovy Vary

Stavebník: Dětské centrum Karlovy Vary, příspěvková organizace, Zítkova 1267/4, 36001 Karlovy Vary

Účel stanoviska: Povolení stavby - stavební režim (ÚR+SP)

GasNet, s.r.o., jako provozovatel distribuční soustavy (PDS) a technické infrastruktury, zastoupený GasNet Služby, s.r.o., vydává toto stanovisko:

VE VÁMI VYZNAČENÉM ZÁJMOVÉM ÚZEMÍ STAVBY SE NACHÁZÍ TATO PLYNÁRENSKÁ ZAŘÍZENÍ A PLYNOVODNÍ PŘÍPOJKY :

STL plynovodní přípojka PE d 63

Dle předložené situace NEBUDE výše uvedené plynárenské zařízení stavbou "Dětské centrum Karlovy Vary, p.o. - Snížení vlivu srážkových vod na obvodové zdivo, výměna kanalizace a terénní úpravy" DOTČENO.

V rozsahu této stavby souhlasíme s povolením stavby dle zákona 183/2006 Sb. ve znění pozdějších předpisů. Tento souhlas platí pro územní řízení, řízení o územním souhlasu, veřejnoprávní smlouvy pro umístění stavby, zjednodušené územní řízení, ohlášení, stavební řízení, společné územní a stavební řízení, vodoprávní řízení, veřejnoprávní smlouvu o provedení stavby nebo oznámení stavebního záměru s certifikátem autorizovaného inspektora.

Pokud se stane stanovisko v době své platnosti součástí rozhodnutí stavebního úřadu (bude citována naše značka stanoviska), prodlužuje se jeho platnost o dobu platnosti rozhodnutí stavebního úřadu.

V zájmovém území se mohou nacházet plynárenská zařízení jiných vlastníků či správců, případně i dlouhodobě nefunkční/neprovozovaná plynárenská zařízení bez dostupných informací o jejich poloze a vlastnictví.

Platí pouze pro území vyznačené v příloze tohoto stanoviska a to 24 měsíců ode dne jeho vydání.

V případě dotčení pozemku v majetku společnosti GasNet, s.r.o. je třeba dále projednat smluvní vztah k tomuto pozemku. Kontakt na projednání naleznete na adrese www.gasnet.cz/cs/kontaktni-system/, činnost "Smluvní vztahy - pozemky a budovy plynárenských zařízení".

GasNet Služby, s.r.o.

Plynárenská 499/1 · Zábřovice · 602 00 Brno · T 555 90 10 10 · www.gasnet.cz

IČ: 27935311 · DIČ: CZ27935311

Zápis do obchodního rejstříku: Krajský soud v Brně, sp. zn. C 57165, dne 26. 7. 2007

Certificate of incorporation: Regional Court in Brno, ref. number C 57165, on 26th July 2007

Zákaznická linka GasNet 555 90 10 10, info@gasnet.cz, www.gasnet.cz

Za správnost a úplnost dokumentace předložené s žádostí včetně jejího souladu s platnými předpisy plně zodpovídá její zpracovatel. Stanovisko nenahrazuje případná další stanoviska k jiným částem stavby.

V případě další korespondence nebo jednání (např. změna stavby) uvádějte naši značku - 5002706428 a datum tohoto stanoviska. Kontakty jsou k dispozici na <https://www.gasnet.cz/cs/kontaktni-system/>.


A handwritten signature in blue ink, appearing to read 'Jana Duchková'.

GasNet, s.r.o.
zastoupená společností GasNet Služby, s.r.o., IČ 27935311
Jana Duchková
Technik externích požadavků-Čechy
Oddělení zpracování ext. požadavků-Čechy
JANA.DUCHKOVA@GASNET.CZ

Přílohy: Orientační zakres plynárenského zařízení, Detailní zakres plynárenského zařízení, Ověřená příloha žadatele, Ověřená příloha žadatele

Příloha: Orientační zakres plynárenského zařízení. Tato příloha je nedílnou součástí stanoviska č. 5002706428 ze dne 01.11.2022.

Provozovatel DS: GasNet, s.r.o.; Stavebník: Dětské centrum Karlovy Vary, příspěvková organizace, Zitkova 1267/4, 36001 Karlovy Vary. K.ú.: Karlovy Vary.

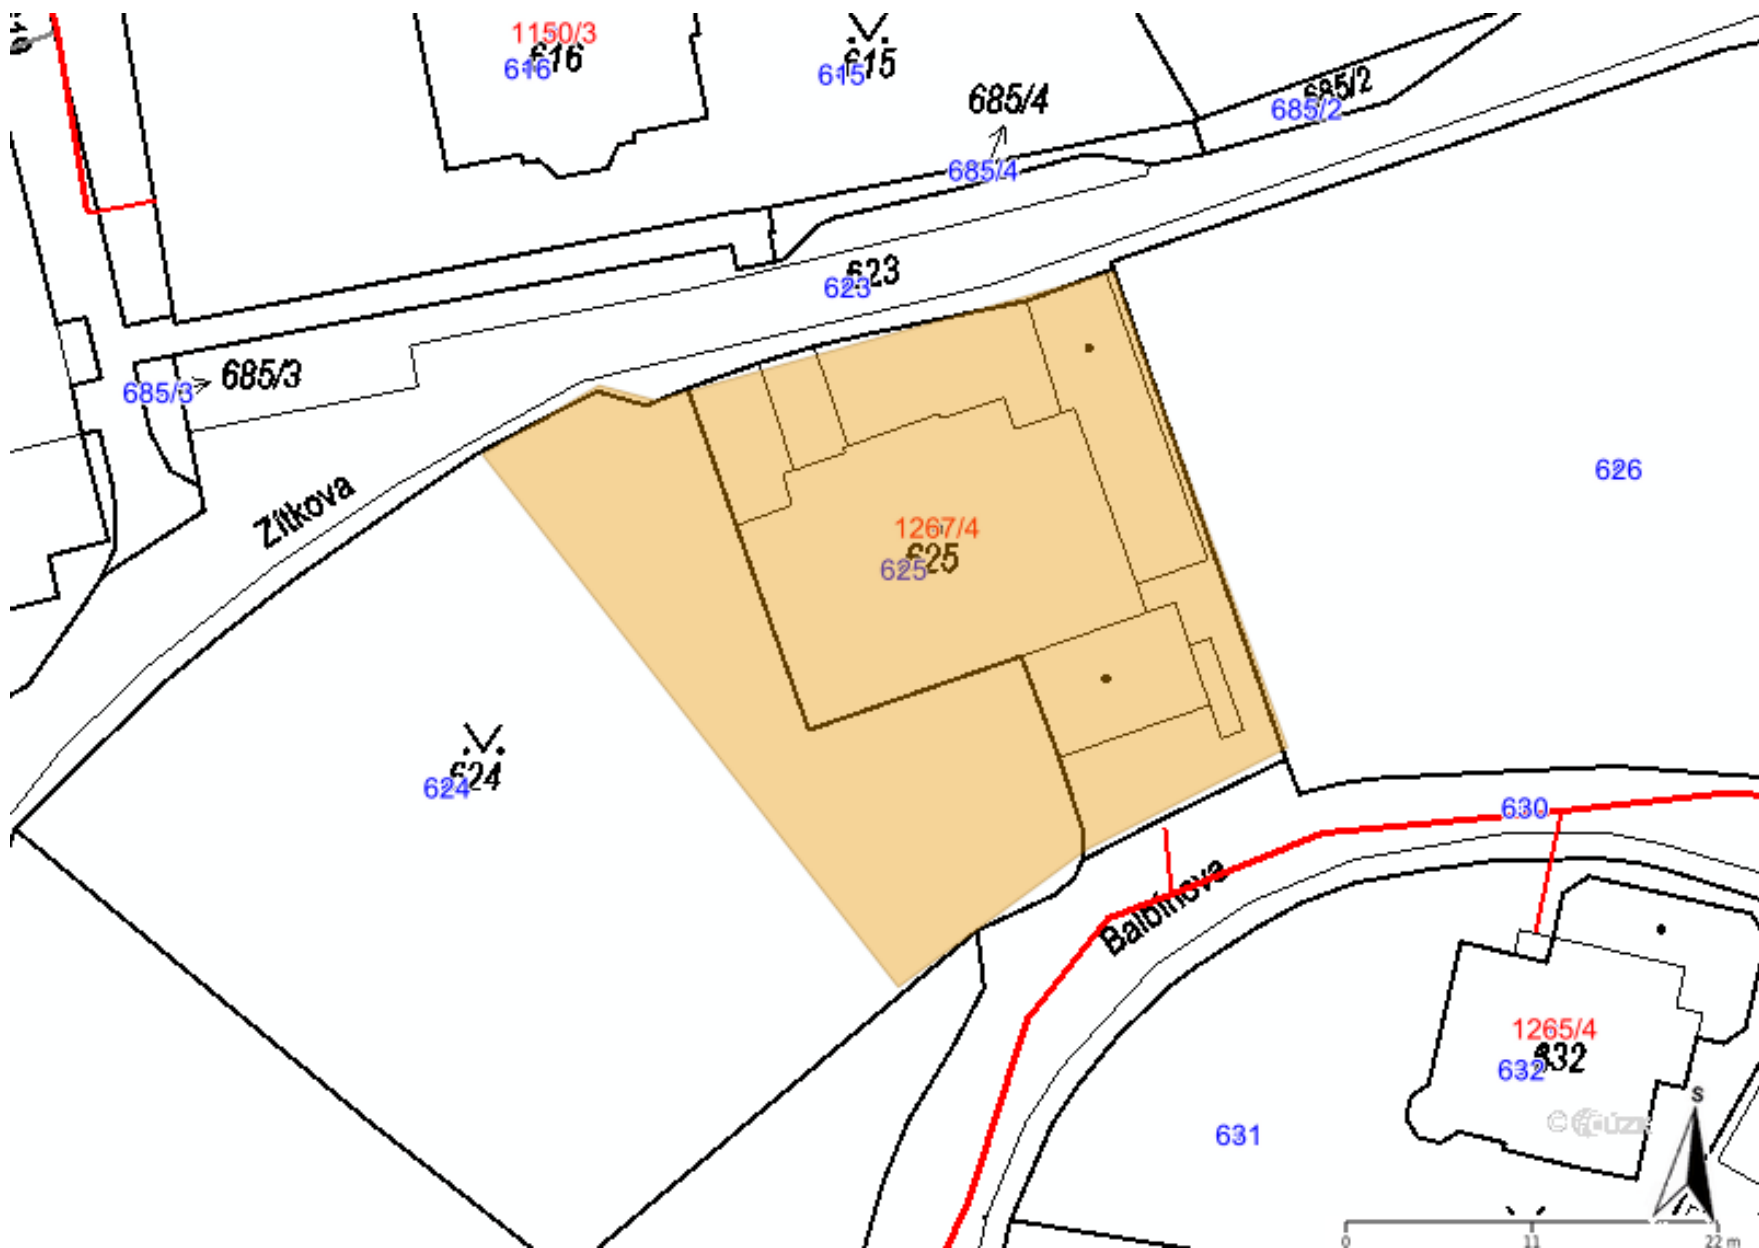

Legenda:

	linie plynovodu
	NTL
	STL
	VTL
	VWL
	nefunkční
	plánovaná stavba před realizací
	ve výstavbě, neuvedeno do provozu
	regulační stanice
	ochranné zařízení
	kabel
	elektropřípojka
	kabel protikorozní ochrany
	anodové uzemnění
	stanice katodové ochrany
	pásmo vlivu anodového uzemnění SKAO
	neplynovodní zařízení/technologie (linie/bod/plocha)


Příloha: Detailní zakres plynárenského zařízení. Tato příloha je nedílnou součástí stanoviska č. 5002706428 ze dne 01.11.2022.

Provozovatel DS: GasNet, s.r.o.; Stavebník: Dětské centrum Karlovy Vary, příspěvková organizace , Žitkova 1267/4 , 36001 Karlovy Vary. K.ú.: Karlovy Vary.



Legenda:

linie plynovodu	
	NTL
	STL
	VTL
	WTL
	nefunkční
	plánovaná stavba před realizací
	ve výstavbě, neuvedeno do provozu
	regulační stanice
	ochranné zařízení
	kabel
	elektropřípojka
	kabel protikorozní ochrany
	anodové uzemnění
	stanice katodové ochrany
	pásmo vlivu anodového uzemnění SKAO
	neplynovodní zařízení/
	technologie (linie/ bod/plocha)

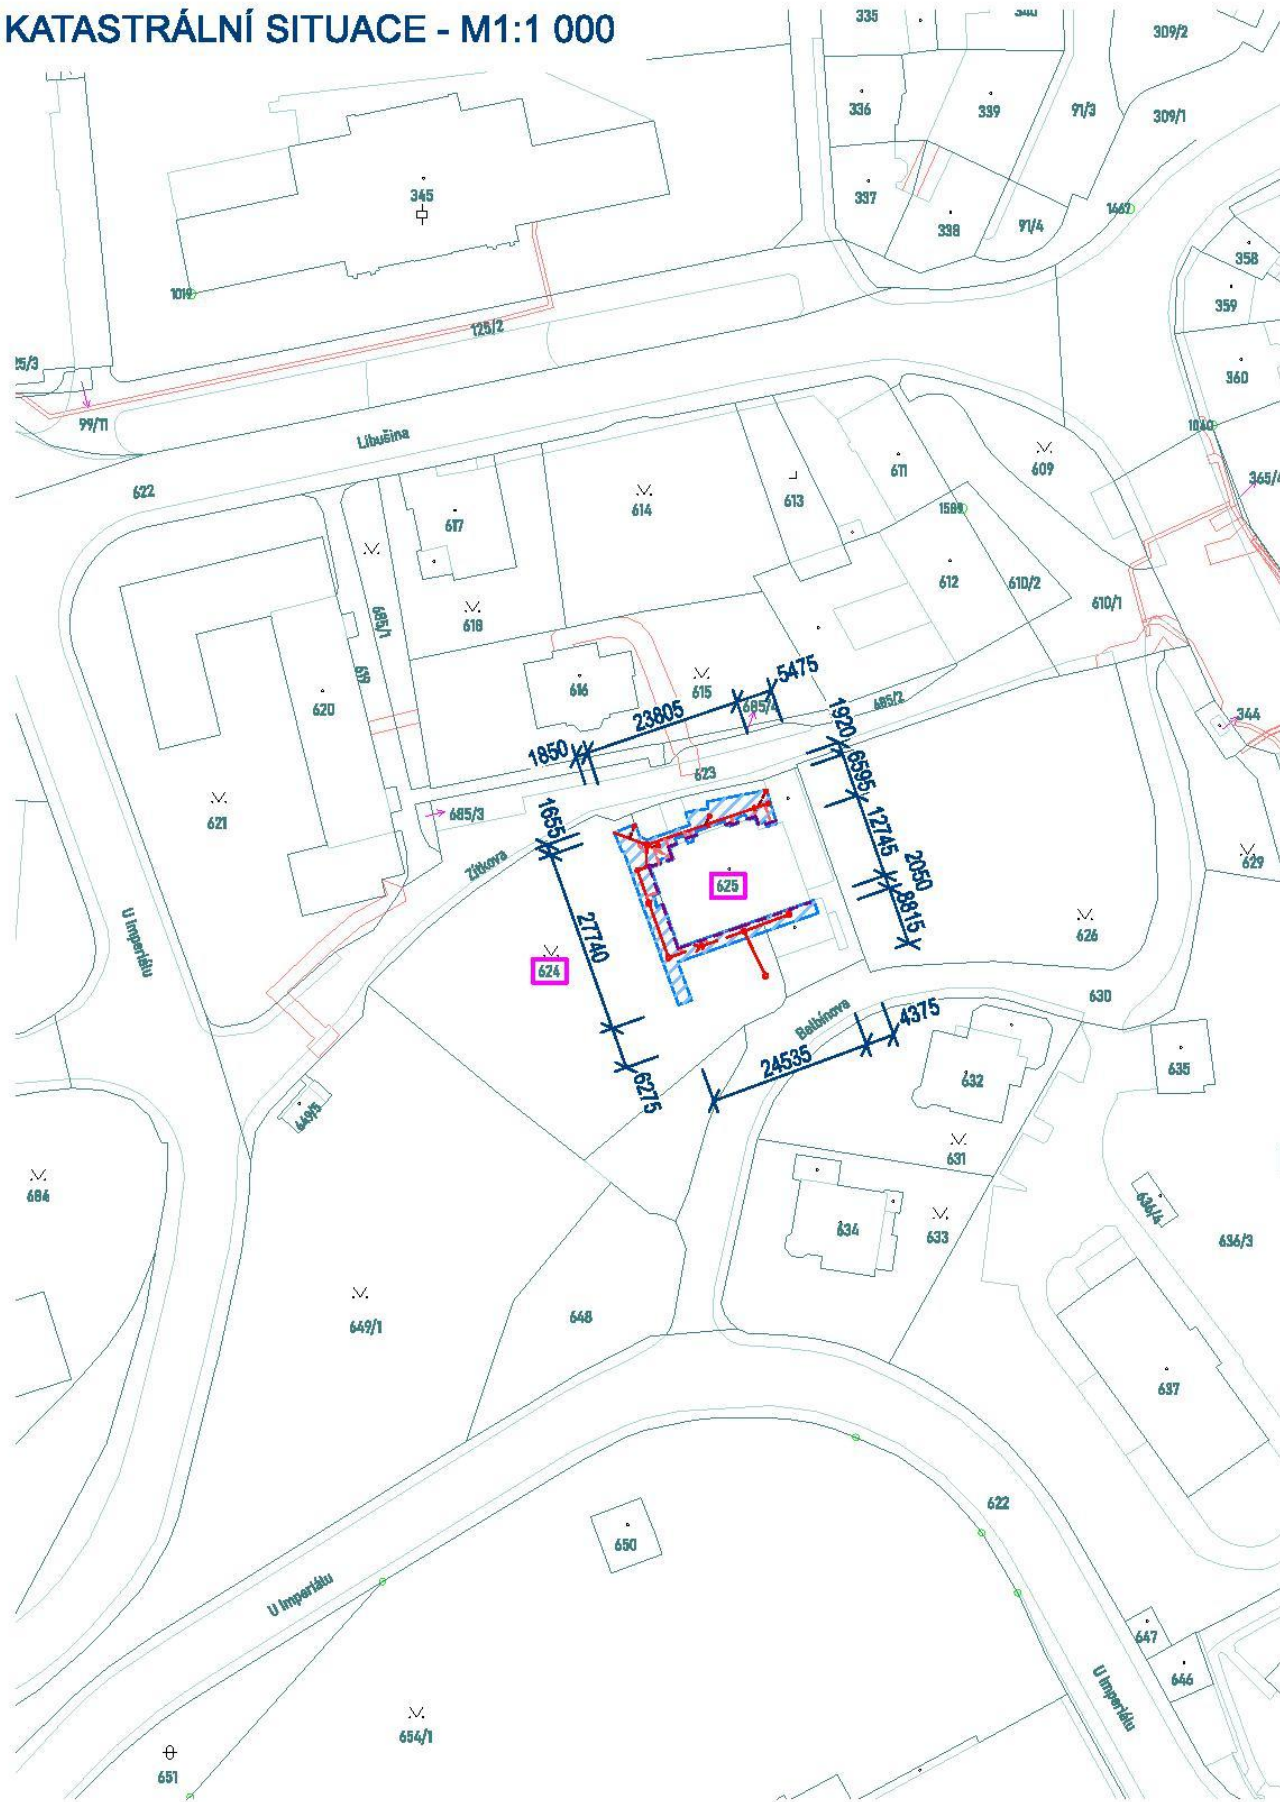

Pozemek			Ochrana	Vlastník
p.č.	druh	k.ú.		
624	Ostatní plocha zeleň	Karlovy Vary	Památková zóna	Kartovarský kraj, Závodní 353/88, Dvory, 36006 Karlovy Vary
625	Zastavěná plocha a nádvoří	Karlovy Vary	Památková zóna	Kartovarský kraj, Závodní 353/88, Dvory, 36006 Karlovy Vary

	HRANICE POZEMKU
	VNITŘNÍ KRESBA POZEMKU
	VĚCNÉ BŘEMENO
625	DOTČENÉ POZEMKY



navrh:	ING. MARTIN ONDŘÁČEK	odp.proj.:	ING. PETR ROKÚSEK
kraj:	KARLOVARSKÝ	stavební úřad:	KARLOVY VARY
obec:	KARLOVY VARY	stupeň:	DUR+DSP
datum:	03/2022	zakázka číslo:	210927
investor:	DĚTSKÉ CENTRUM KARLOVY VARY, P.O., ŽITKOVA 1267/4, 360 01 KARLOVY VARY		
místo stavby:	DĚTSKÉ CENTRUM KARLOVY VARY, P.O., ŽITKOVA 1267/4, 360 01 KARLOVY VARY		




KV
ENGINEERING s.r.o.
Křivodušská 584/7, 380 17 Karlovy Vary
Tel.: 353 447 911, info@kveng.cz
www.kveng.cz

Název projektu:

**DĚTSKÉ CENTRUM KARLOVY VARY, P.O.
SNÍŽENÍ VLIVU SRÁŽKOVÝCH VOD NA OBVODOVÉ
ZDIVO, VÝMĚNA KANALIZACE A TERÉNNÍ ÚPRAVY**

část:	C SITUAČNÍ VÝKRESY	
příloha:	KATASTRÁLNÍ SITUAČNÍ VÝKRES	číslo přílohy: C.2
Výkres je duševním majetkem firmy KV engineering spol. s r.o., nesmí být použit a kopírován třetí osobou, jí předán či jinak s ním nakládáno bez písemného souhlasu firmy KV engineering spol. s r.o.		formát: 2 A4 měřítko: 1:1 000

DĚTSKÉ CENTRUM KARLOVY VARY, P.O.
SNÍŽENÍ VLIVU SRÁŽKOVÝCH VOD NA OBVODOVÉ ZDIVO, VÝMĚNA KANALIZACE A TERÉNNÍ ÚPRAVY
KOORDINAČNÍ SITUAČNÍ VÝKRES, M 1:100

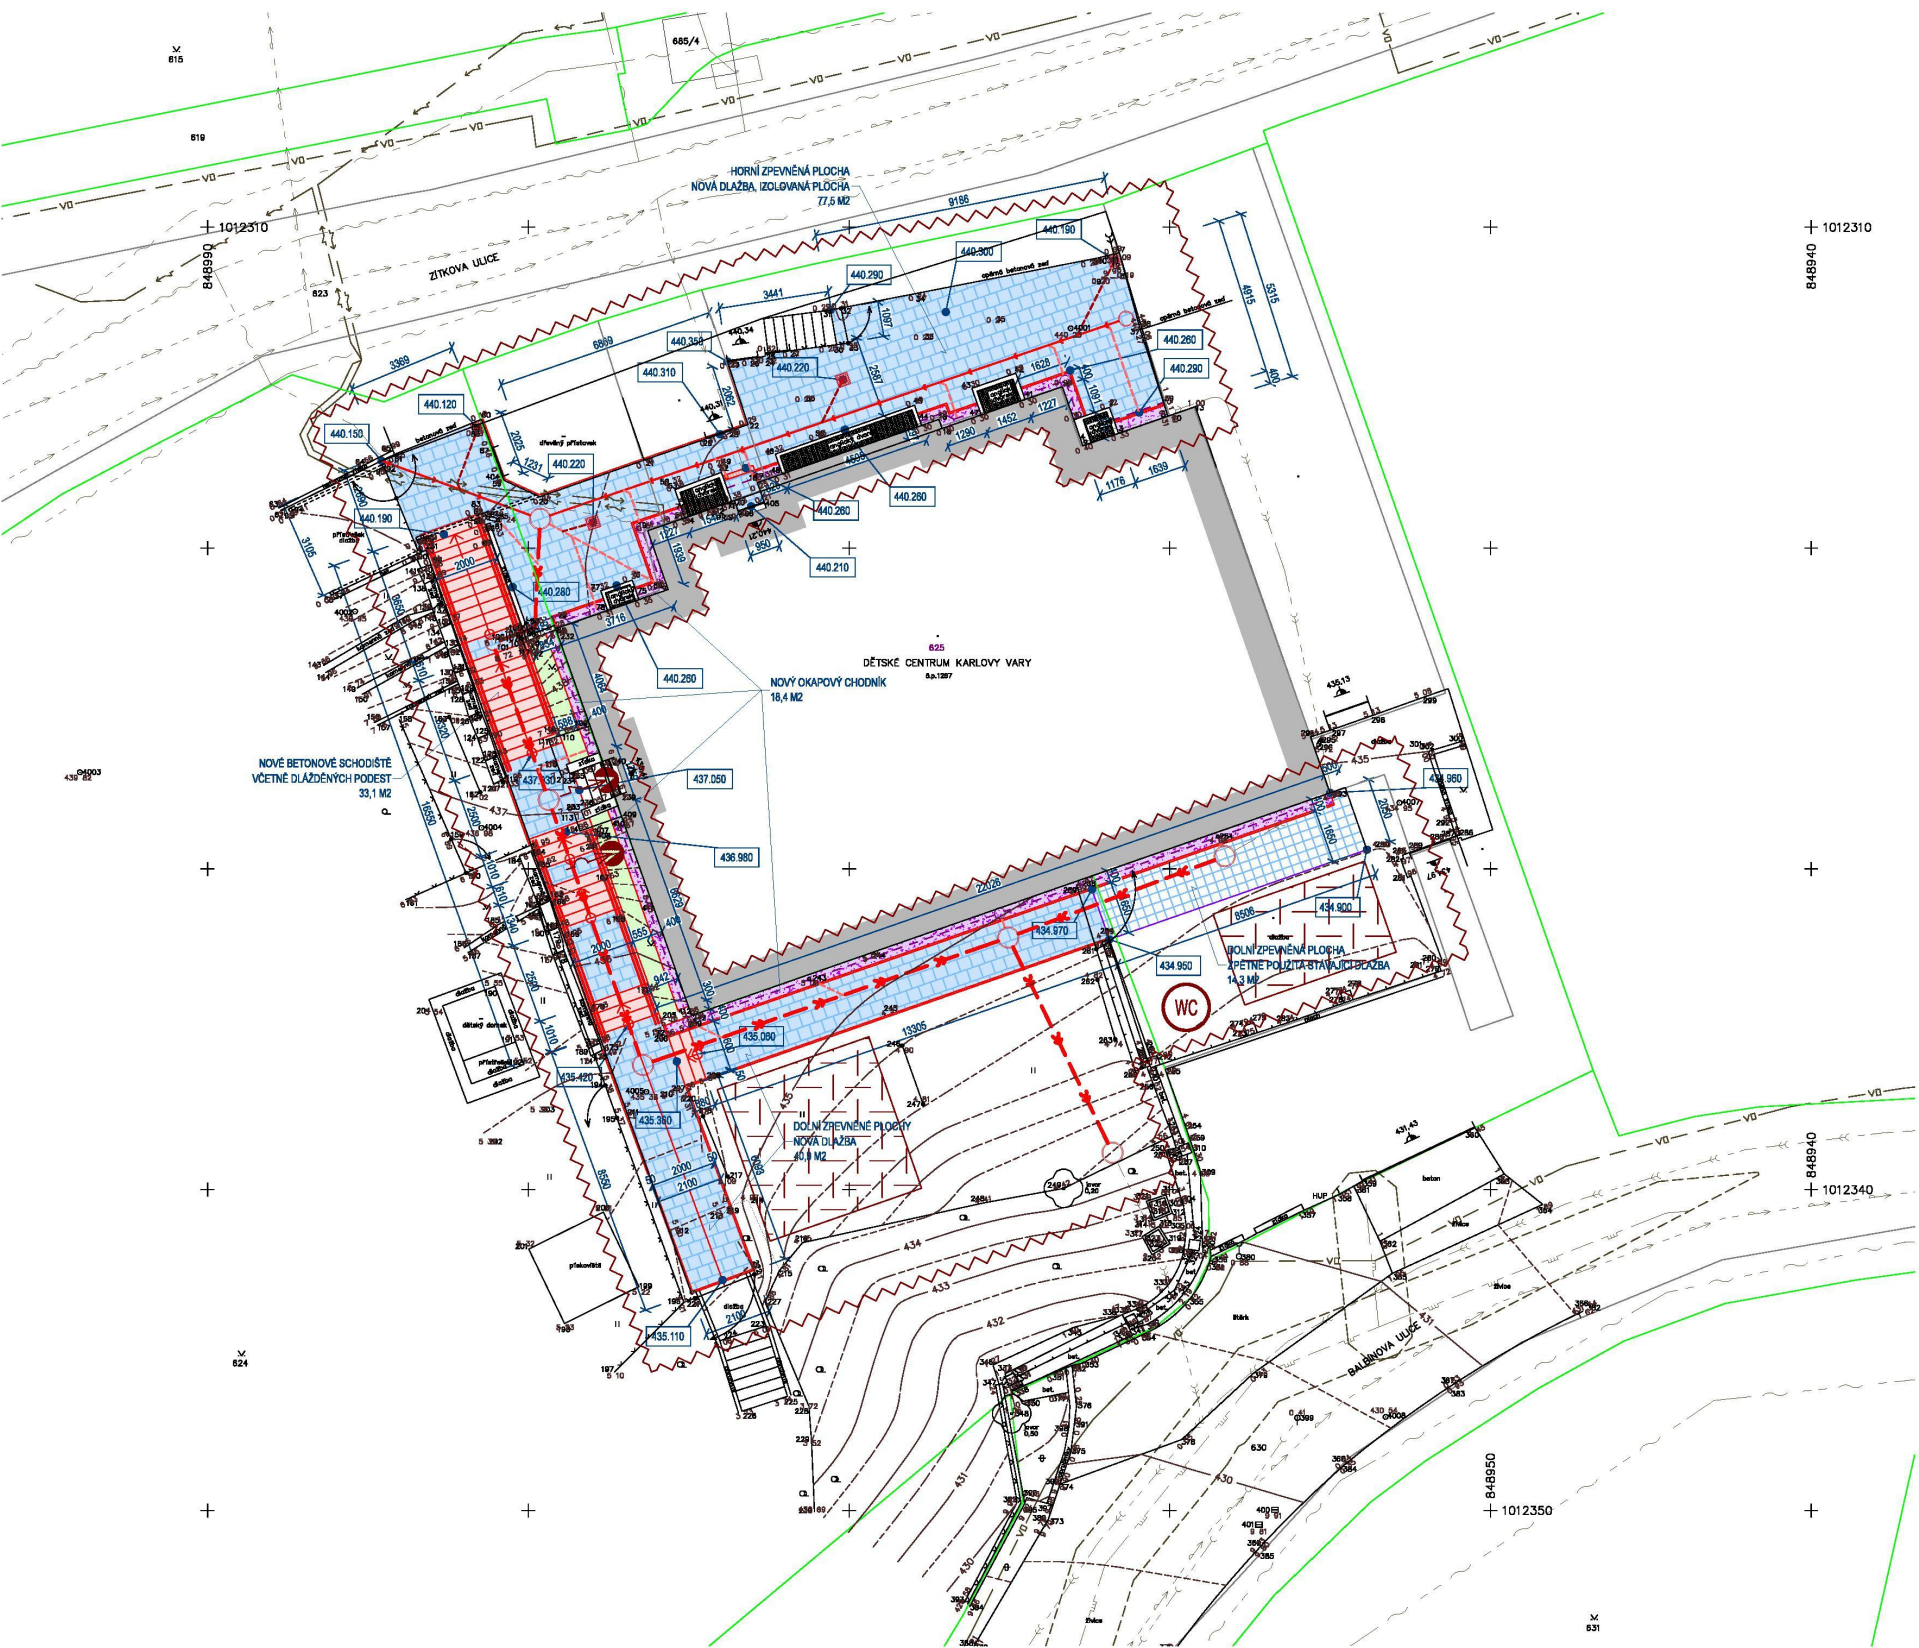

LEGENDA:

NOVÉ PRVKY

- OPRAVOVANÉ ZPEVNĚNÉ PLOCHY
NOVÁ BETONOVÁ DLAŽBA - CELKEM 128,9 M2
- NOVÁ BETONOVÁ SCHODIŠTĚ
BETONOVÉ STUPNĚ - CELKEM 21,1 M2
- OPRAVA ZPEVNĚNÉ PLOCHY
STÁVAJÍCÍ BETONOVÁ DLAŽBA - CELKEM 13,4 M2
- UPRAVOVANÉ VEGETAČNÍ PLOCHY
CELKEM 5,6 M2
- NOVÝ OKAPOVÝ CHODNÍK Š. 0,4 M
BETONOVÝ OBRUBNÍK, KAMENIVO - CELKEM 46,0 M
- REVIZNÍ ŠACHTA
- DRENÁŽNÍ ŠACHTA
- ULIČNÍ VPUST
- DEŠŤOVÁ KANALIZACE
- DEŠŤOVÁ PŘÍPOJKA
- HLAVNÍ DRENÁŽNÍ POTRUBÍ
- OBVODOVÁ DRENÁŽ

STÁVAJÍCÍ PRVKY

- STÁVAJÍCÍ OBJEKT
DĚTSKÉ CENTRUM KARLOVY VARY, P.O.
- GEODETICKÉ ZAMĚŘENÍ
- GEODETICKÉ ZAMĚŘENÍ - OPLOCENÍ
- VRSTEVNICE
- HRANICE KATASTRU NEMOVITOSTÍ
- HRANICE VNITŘNÍ KRESBY KN
- ELEKTRICKÉ VEDENÍ NN
- VODOVOD
- KANALIZACE DEŠŤOVÁ
- KANALIZACE SPLAŠKOVÁ
- STŘEDOTLAKÝ PLYNOVOD
- SĐELOVACÍ KABEL
- VEŘEJNÉ OSVĚTLENÍ

LEGENDA ZS:

- HRANICE STAVBY
- POLOHA SKLADOVÉHO ZÁZEMÍ ZS
- ODBĚROVÉ MÍSTO STAVENIŠTNÍ VODY
- ODBĚROVÉ MÍSTO STAVENIŠTNÍ EL. ENERGIE
- POLOHA SUCHÝCH WC



VÝŠKOVÝ SYSTÉM BPV, SOUŘADNICOVÝ SYSTÉM S-JTSK

REVIZE	opraveno:	posouzeno:
navrhl:	ING. ARCH. MARTIN TESAŘ	odpovídal:
proj:	KARLOVSKÝ	ING. PETR ROKOŠEK
obec:	KARLOVY VARY	stavební úřad:
datum:	03/2022	DÚH-DSP
investor:	DĚTSKÉ CENTRUM KARLOVY VARY, P.O., ŽITKOVA 1267/4, 360 01 KARLOVY VARY	projekční číslo:
mládo stavby:	DĚTSKÉ CENTRUM KARLOVY VARY, P.O., ŽITKOVA 1267/4, 360 01 KARLOVY VARY	210827

Název projektu:
**DĚTSKÉ CENTRUM KARLOVY VARY, P.O.
SNÍŽENÍ VLIVU SRÁŽKOVÝCH VOD NA OBVODOVÉ
ZDIVO, VÝMĚNA KANALIZACE A TERÉNNÍ ÚPRAVY**

číslo:
C.3
příloha:
KOORDINAČNÍ SITUAČNÍ VÝKRES
Výkres je důvěrným majetkem firmy KV engineering spol. s r.o., nesmí být použit a kopírován třetí osobou,
a pokud je jinak s ním nakládáno bez písemného souhlasu firmy KV engineering spol. s r.o.



formát: B A4 měřítko: 1:100