


PŮDORYS 3.NP - ZTI

měřítko 1:50

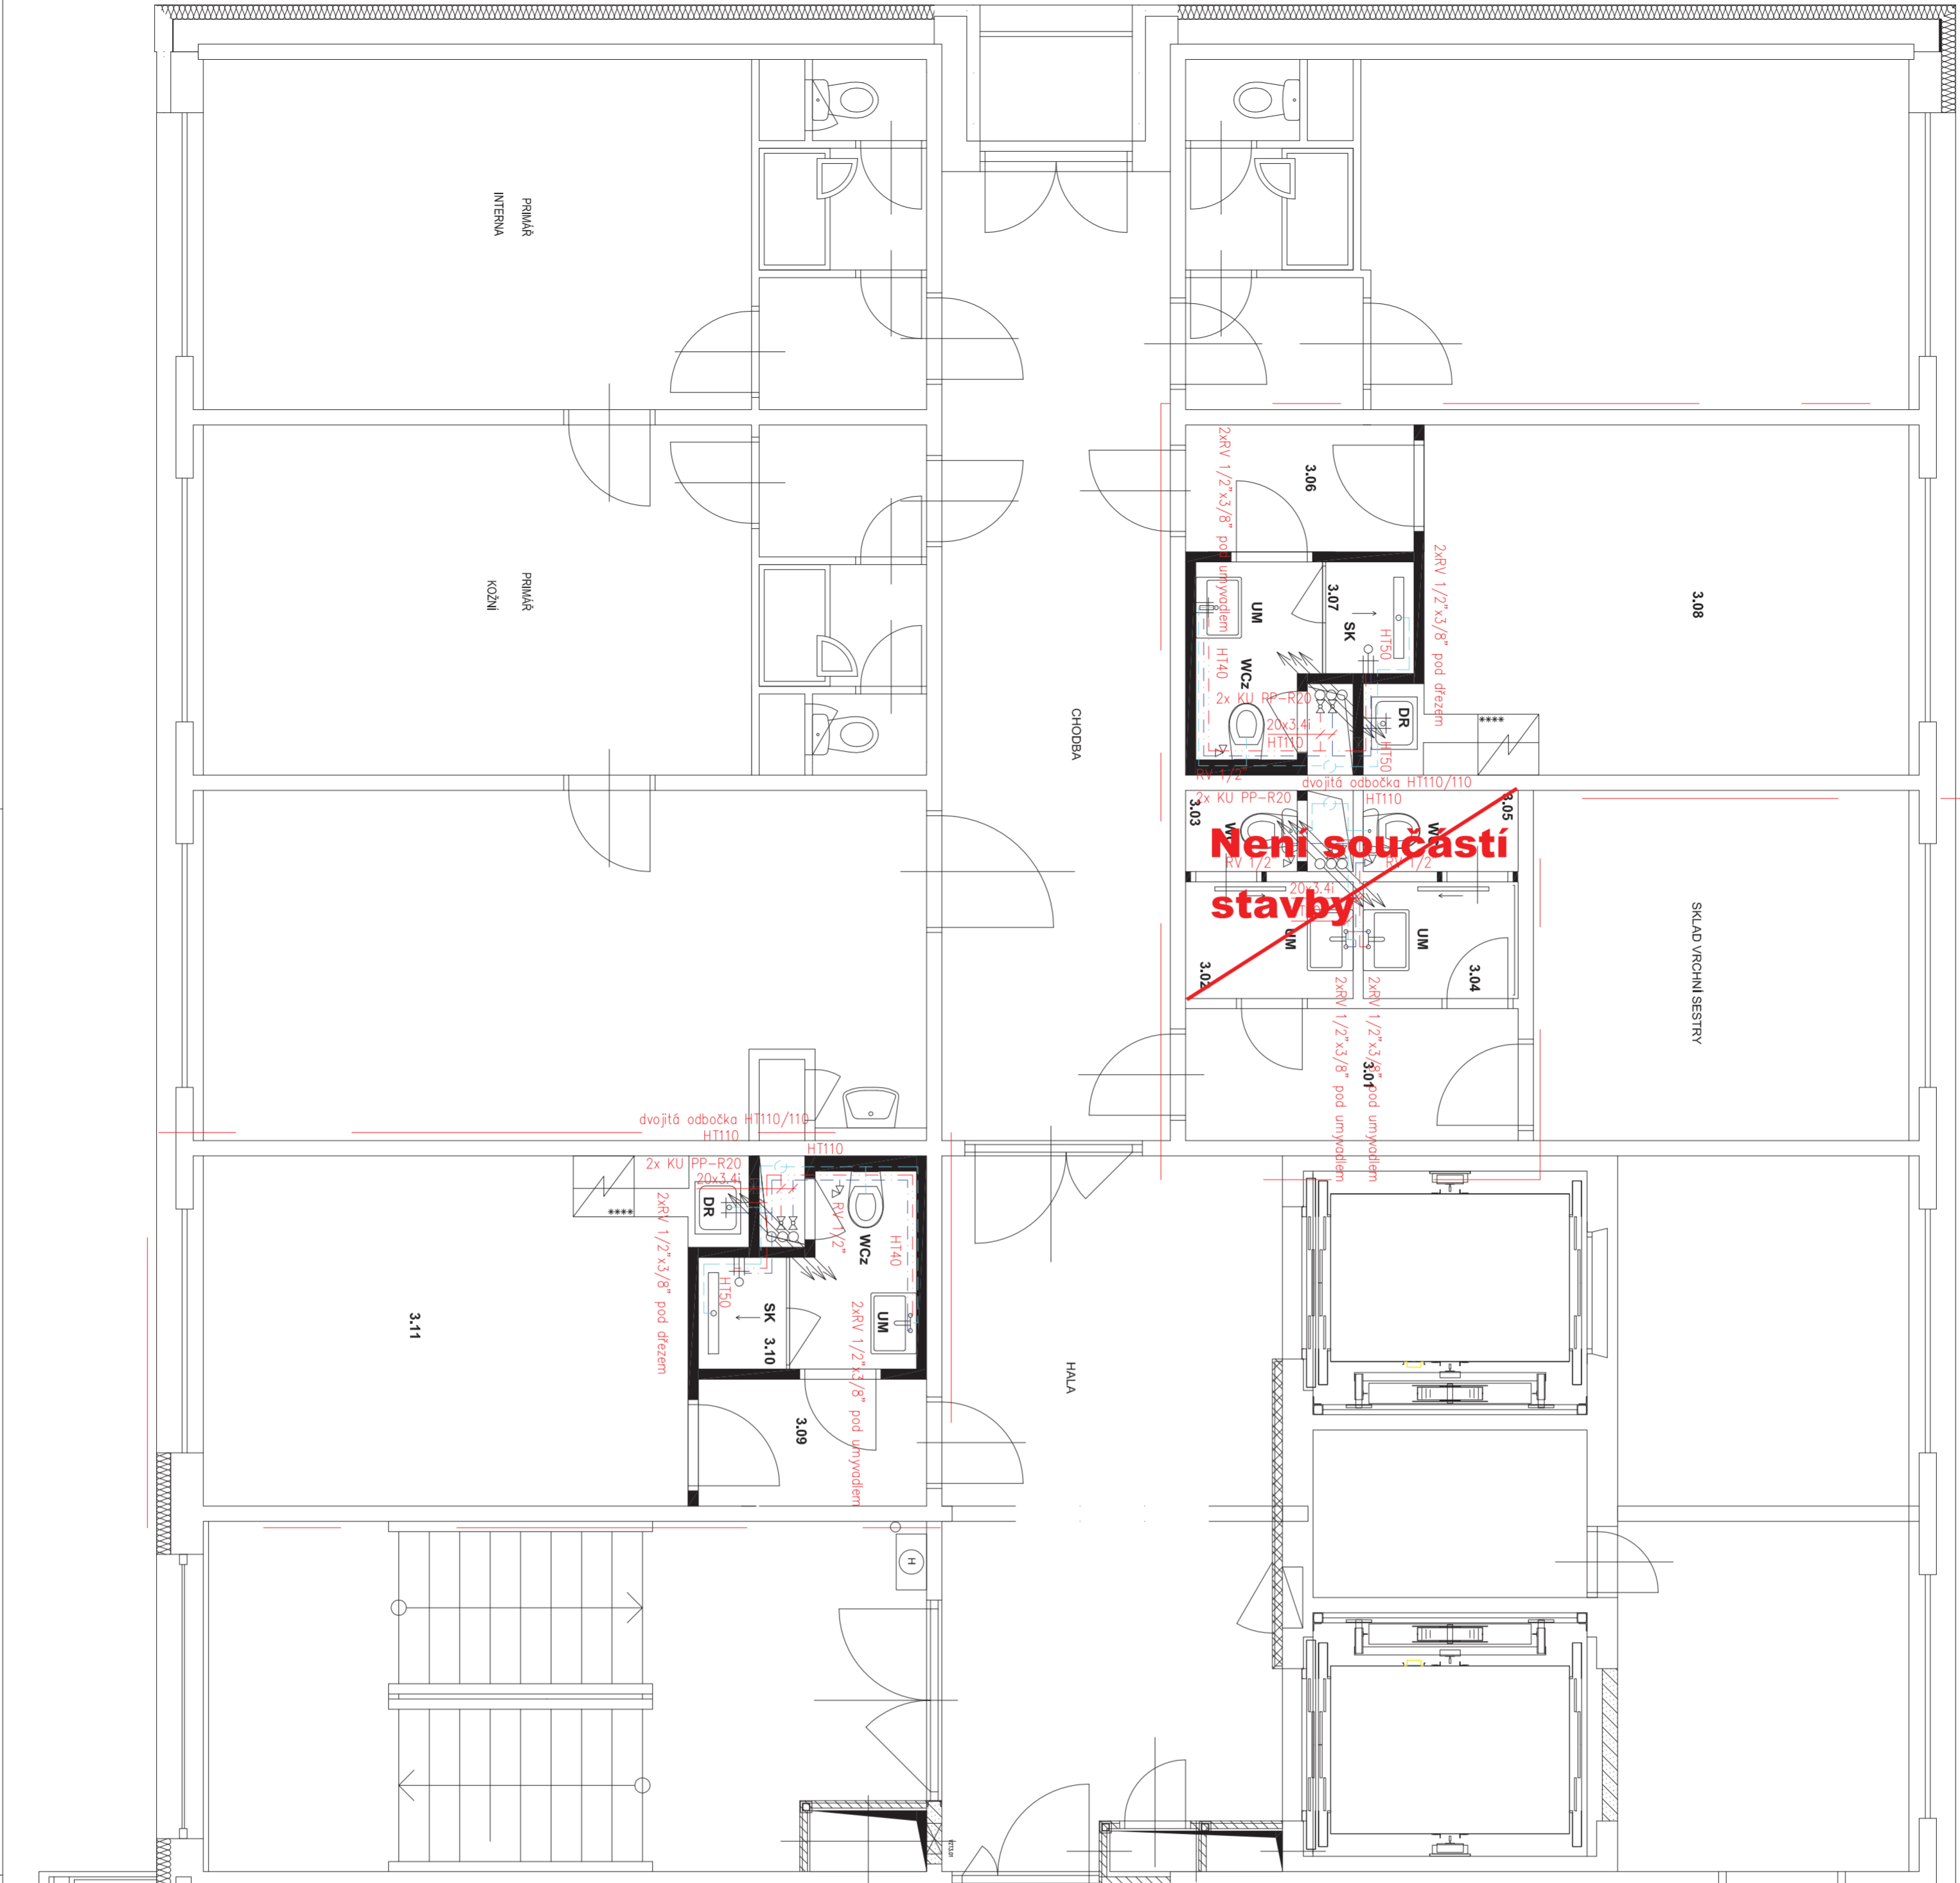

Zařizovací předměty			
Pozice	Název	Typ	Pozn.
UM	Umývadlo	JIKA LYRA PLUS H810382 600x450mm vč. montážní sady, umývadlový sifon M10 3/4"-32mm chrom, umývadlová baterie stojátková PURE s výpustí Click_clock, rohový ventil 1/2"x3/8"	
WC	WC kombi	JIKA Deep by Jika H826616 vodorovný odpad, dopojovací WC flexibilní kus 100mm, rohový ventil G1/2"	
WCz	WC zvěšené	WC zvěšené JIKA Deep by Jika HH820614, modul WC systém compact pro zvěšené klozely H894652, H893610 sedátko s poklopem Deep by Jika	
DR	Dřez nerez	Dřez nerez bez odkapávadla 500x500mm Franke, baterie stojátková dřezová písková M10 s oločným výtokovým ramínkem, RV 1/2"x3/8", dřezový sifon 1/2"-32mm	
SK	Sprchový kout	Sprchové dveře uvedené ve stavební části PD ve výpisu prvků, sprchová nástěnná baterie se sprchovým příslušenstvím Deep by Jika H5311U70041311, nerezový odtokový žlab 800mm vč. sifonu	

Potrubí			
Pozice	Název	Typ	Pozn.
	Vodovod	PP-R/20PN – tepelně izolační pouzdro 20mm	
	Kanalizace	PVC odpadní potrubí typ HT s gumovým O-kroužkem	

Vyrobeno : Pavel Stejskal AT		Vedoucí projektu : Ing. Jana Handšuhová Šmurná		Autorizace : Přechod : Přechod : Přechod :	
Kreslil : Pavel Stejskal AT		Odpovědný projektant části ÚT : Pavel Stejskal AT		Formát : A2	
Investor : KKK a.s., nem. Karlovy Vary, Bezručova 19, 360 66 Karlovy Vary		Stavba : Nemocnice Karlovy Vary - Objekt "C" stavební úpravy WC v 1.np, 3.np a 5.np a inspekčních pokojů ve 3.np objektu		Datum : 06/2022	
Část : Zařízení zdravotně technických instalací		Číslo zadávký : 0352022		Stupeň:PD–tech.pomoc	
Období : ZTI půdorys 3NP		Měřítko : 1:50		Číslo přilohy : D.1.40-03	