


1.127
pūdorys

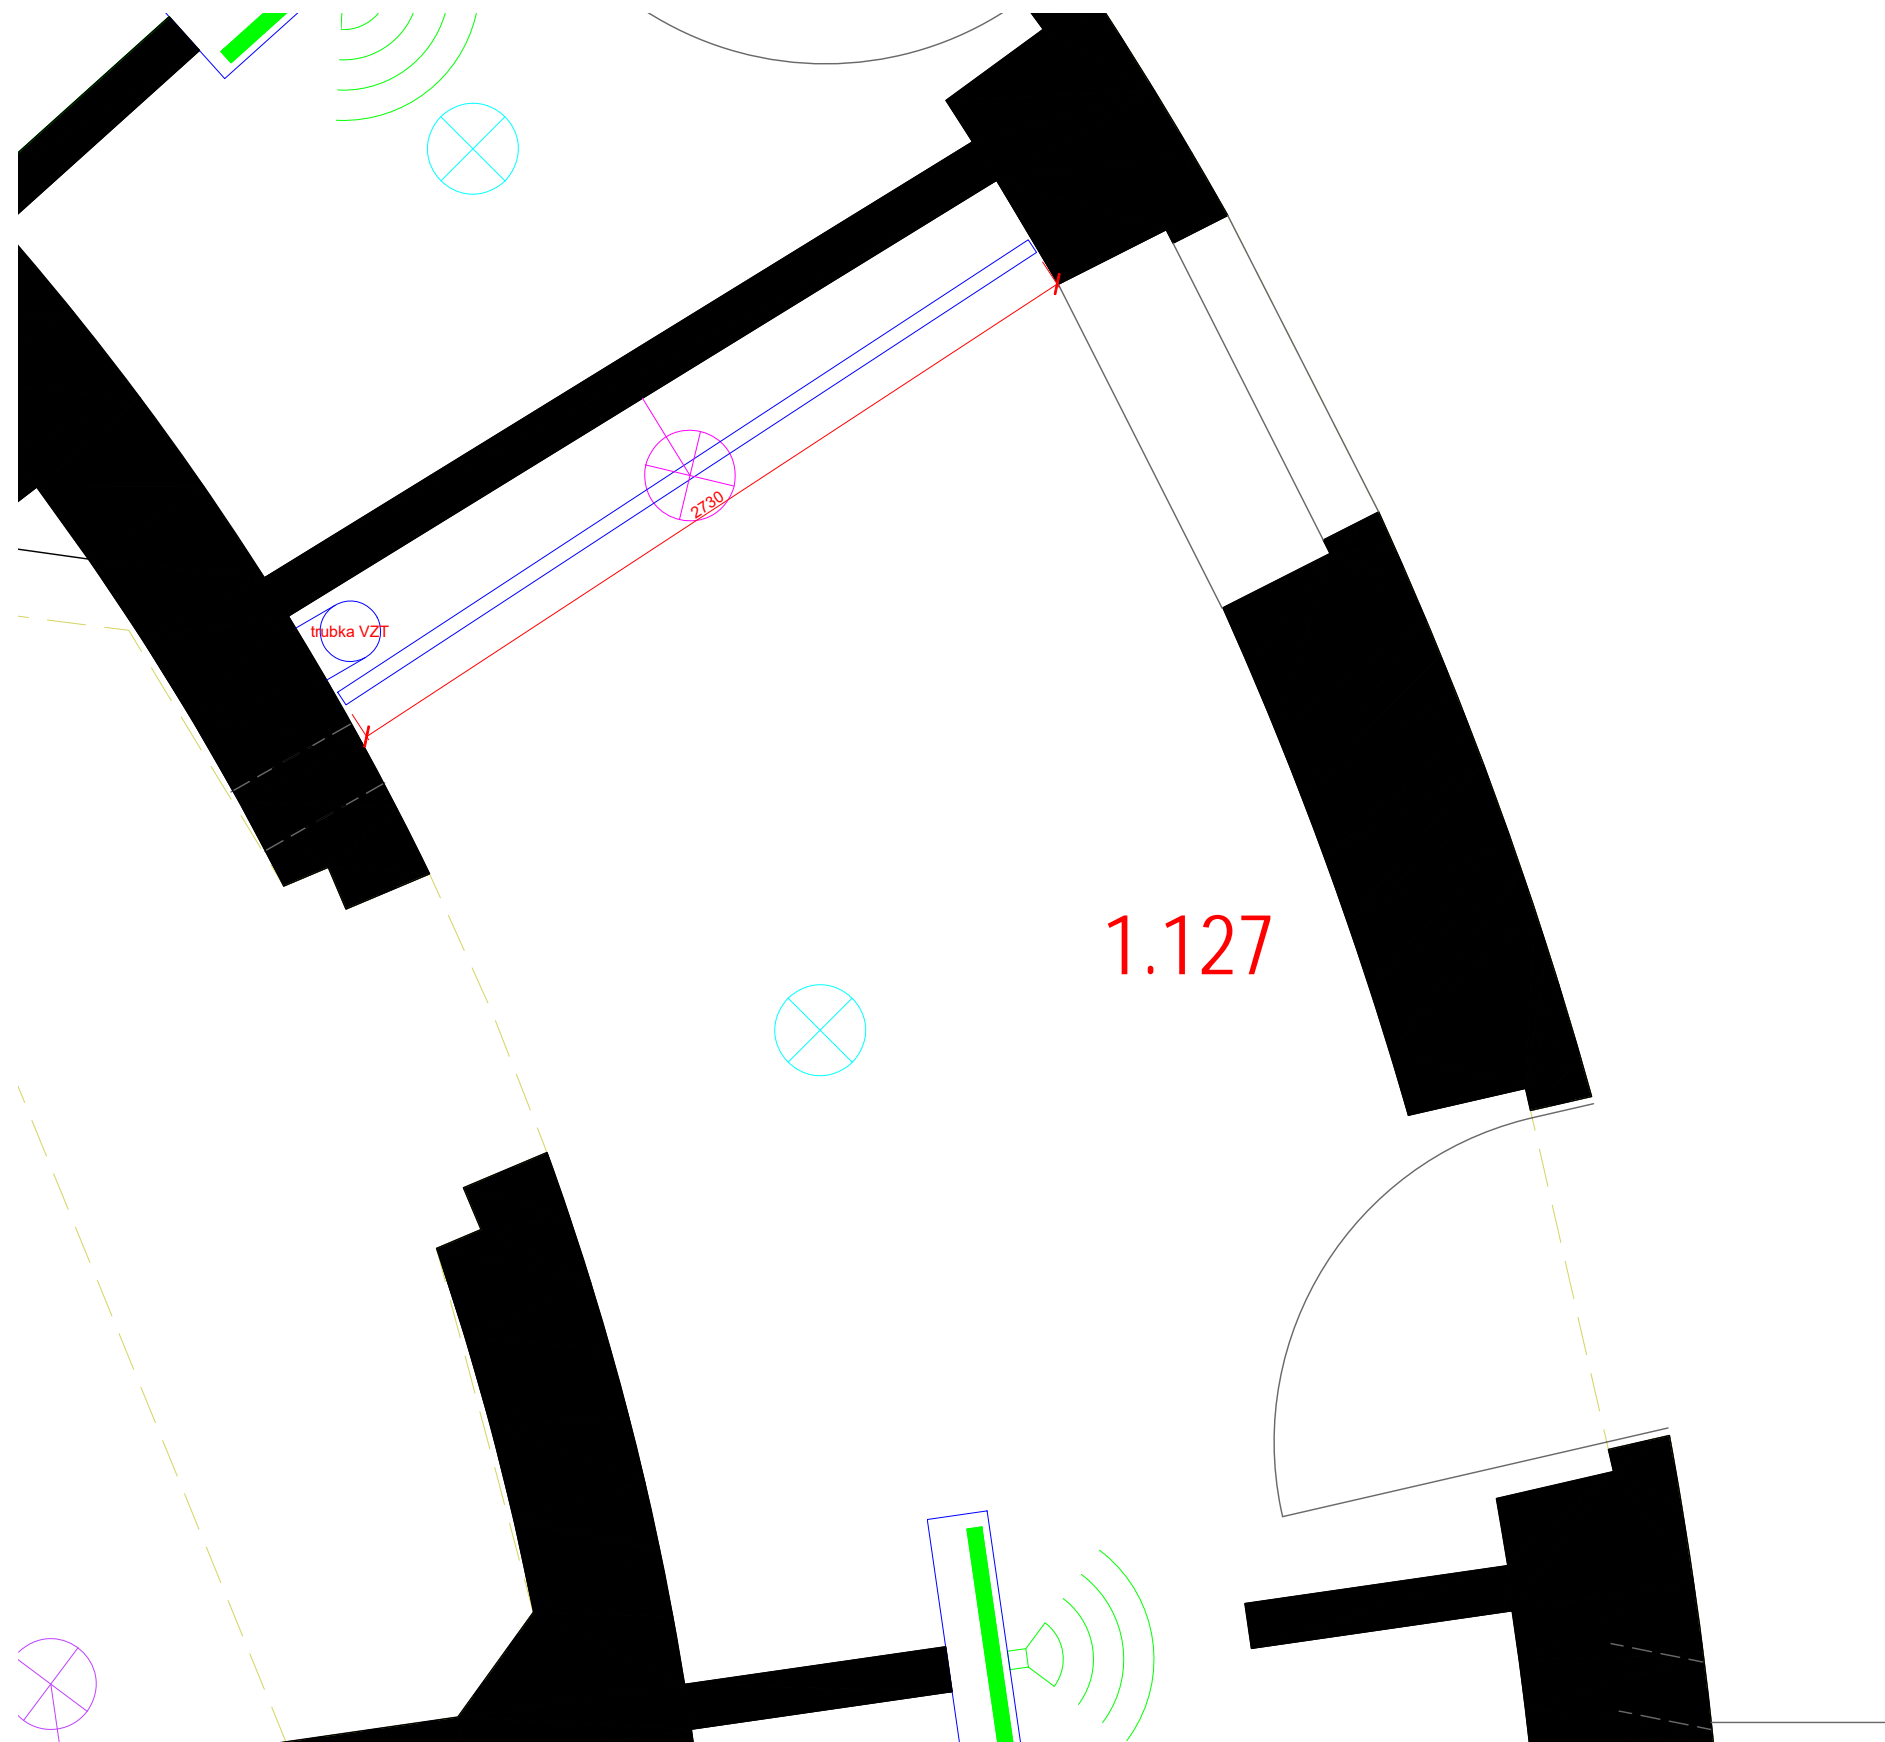

<h1>KOLMO.eu</h1> <p>Heřmanova 829/14, 170 00 Praha, Czech Republic</p>		
<p>Vypracovala: Ing.arch. Lenka Hejlová, lenka.hejllova@kolmo.eu, 605 129 734</p>		
<p>Projekt: Expozice Čiřařské lázně Lokace: Karlovy Vary</p>		
<p>Kryt vzduchotechniky 1.127 Výkres: Půdorys</p>		
<p>Měřítko: 1:25 Formát: A3</p>	<p>Číslo výkresu:</p>	<p>Číslo paré:</p>
<p>Stavební stupeň:</p>	<p>Datum: 28.02.2023</p>	<p>© All Rights Reserved</p>