


PŮDORYS 2.NP - elektroinstalace
měřítko 1:50

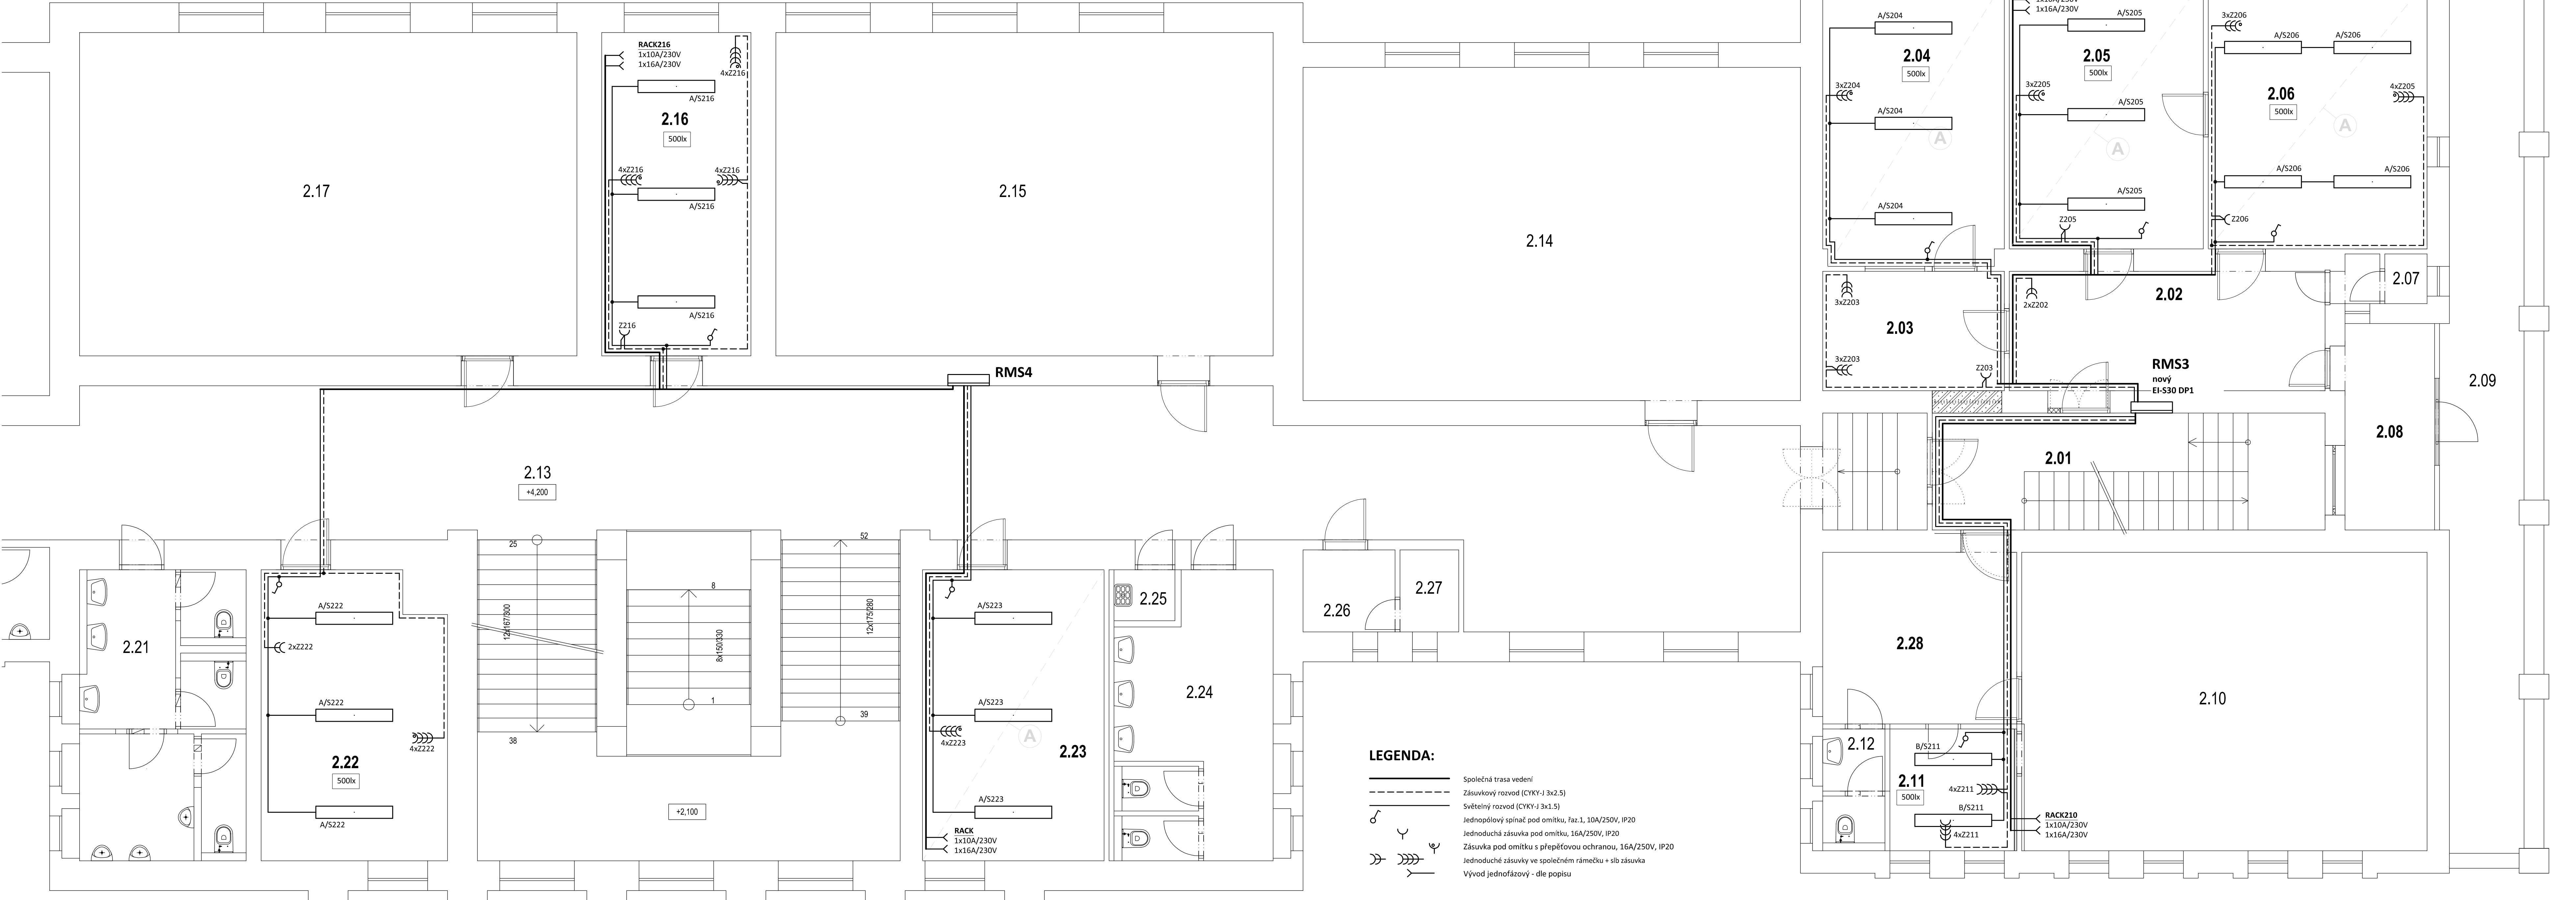

LEGENDA:

Společná trasa vedení
Zásuvkový rozvod (CYKY-J 3x2.5)
Světelný rozvod (CYKY-J 3x1.5)
Jednoplášťový spínač pod omítku, faz.1, 10A/250V, IP20
Jednoduchá zásuvka pod omítku, 16A/250V, IP20
Zásuvka pod omítku s přepětovou ochranou, 16A/250V, IP20
Jednoduché zásuvky ve společném rámečku + slb zásuvka
Vývod jednofázový - dle popisu

Označení svítidla	Název	Světelné zdroje
A	Závěsné/přisazené, LED svítidlo, matná AL mřížka, UGR<19	1 x LED, 58W, 6850lm, Ra80, 4000K
B	Závěsné/přisazené, LED svítidlo, matná AL mřížka, UGR<19	1 x LED, 41W, 5050lm, Ra80, 4000K
C	Závěsné/přisazené, LED svítidlo, matná AL mřížka, UGR<19	1 x LED, 37W, 4250lm, Ra80, 4000K

POZNÁMKA:

Napěťová soustava:
3+NPE stř. 50Hz, 230/400V, TN-C-S

Ochrana před nebezpečným dotykem neživých částí
dle ČSN 33 20000-4-41 ed. 3:
při poruše - automatickým odpojením
doplňková ochrana - doplňujícím ochranným pospojováním
- proudovými chrániči

Zodpovědný projektant:	HIP	PROJEKTANT AKCE:
Klímešová Miroslava	Ing. Martin Volný	
Kraj: Karlovarský	SU: Sokolov	M. Klímešová - 3D PROJEKT Úvalská 604/2, 360 09 K. Vary IČO: 722 70 179, Tel. 731 409 028
Investor: Karlovarský kraj, Závodní 356/88, 360 06 Karlovy Vary		
Akce: STAVEBNÍ ÚPRAVY V OBJEKTU KOMENSKÉHO Č.P. 759, SOKOLOV - R.2023 parc. č. 3404, k.ú. Sokolov	Formát: 10A4 Stupeň: DSP Č. zak.: E-2343 Datum: 05/2023	Číslo parčí:
Objekt: D1.4 Zařízení silnoproudé elektrotechniky	Měřítko: 1:50	
Název: Púdorys 2.NP - elektroinstalace	Číslo výkresu:	D.1.4 / 05