


PŮDORYS 2.NP - nouzové osvětlení

měřítko 1:100

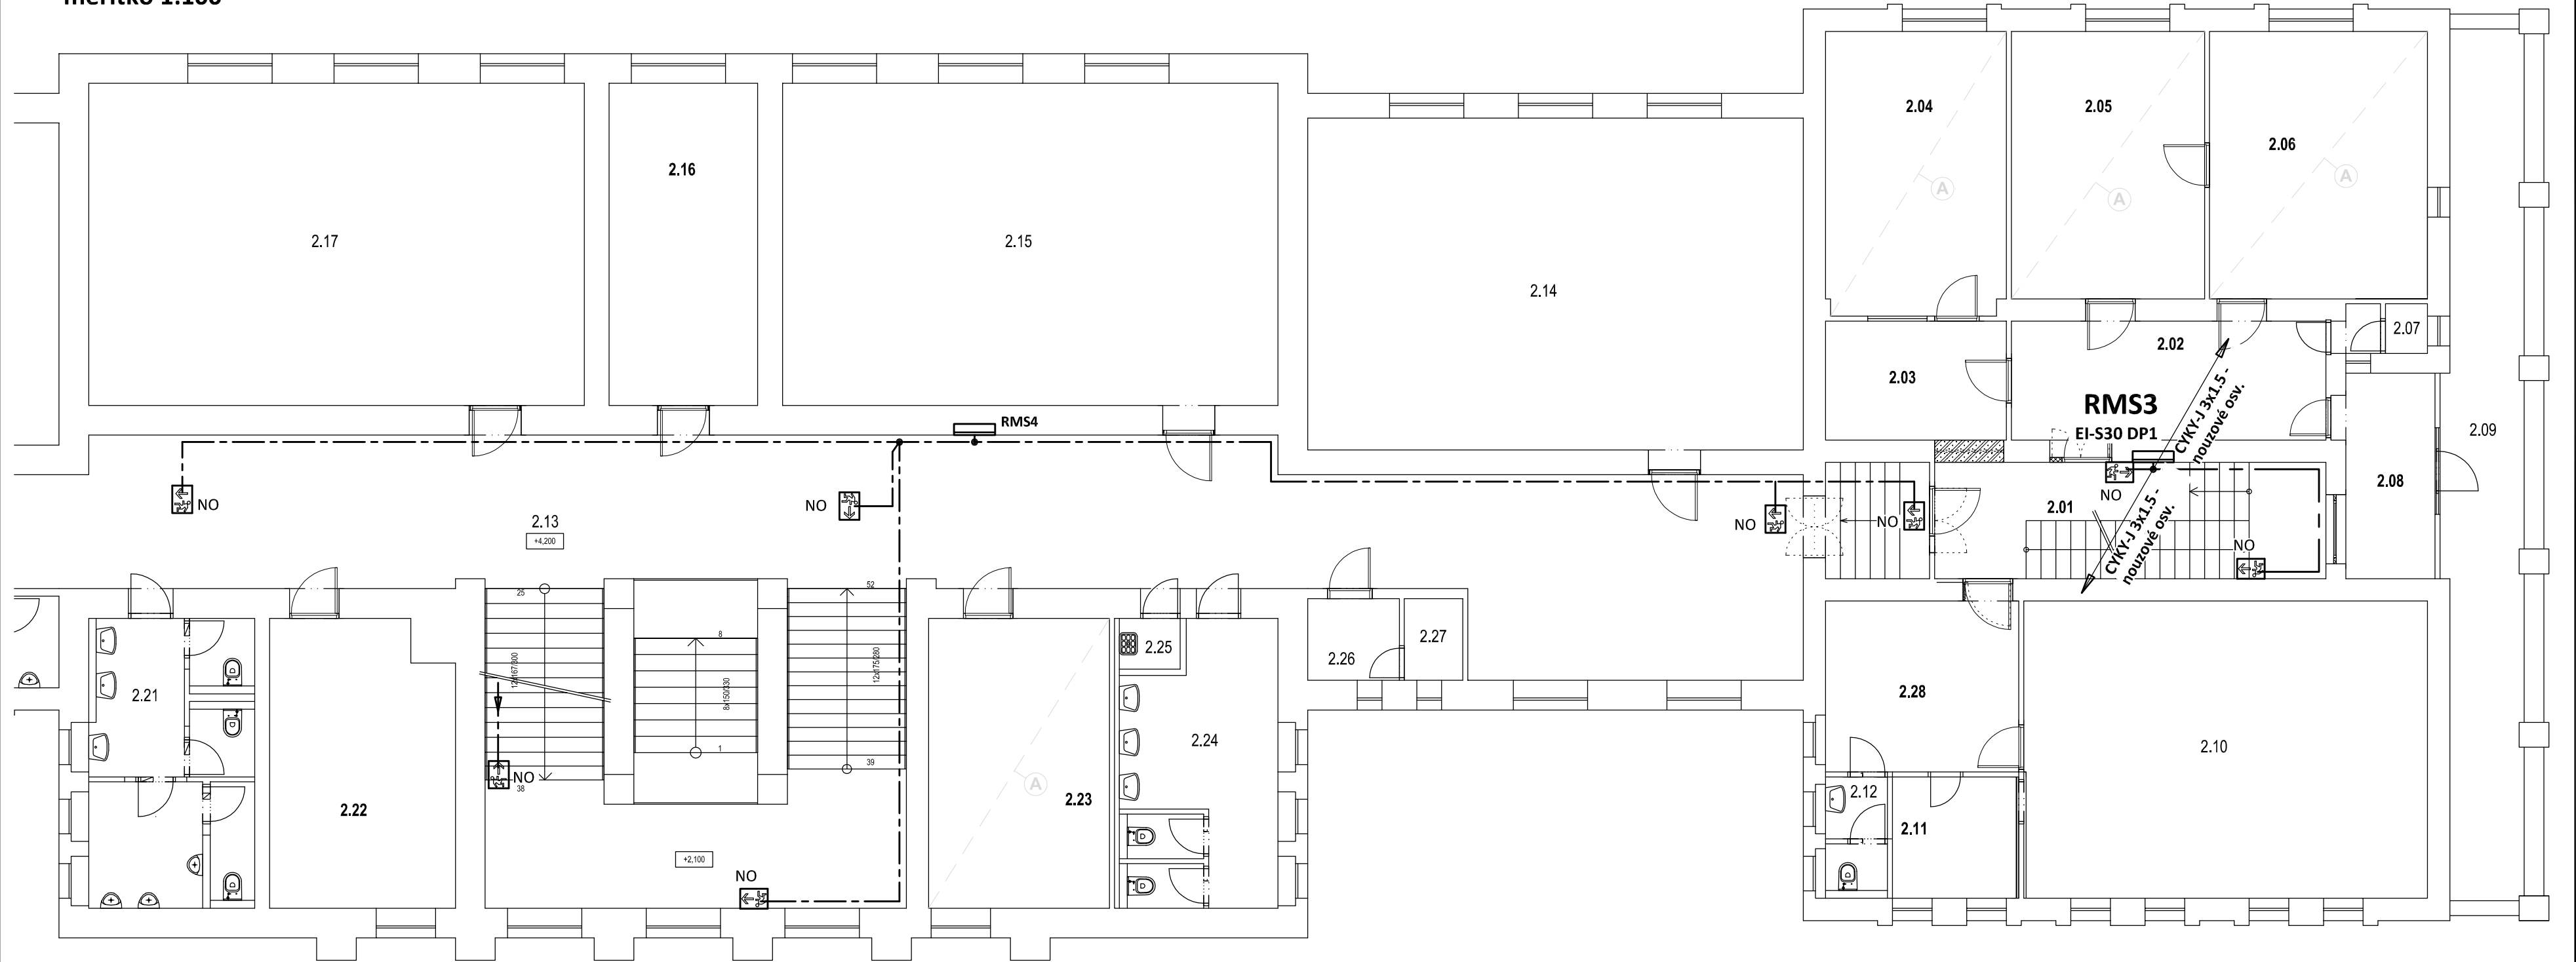

LEGENDA:

----- Rozvod nouzového osvětlení
CYKY-J 3x1.5 - pod omítkou

Označení svítidla	Název	Světelné zdroje
NO	Nouzové LED svítidlo, nástěnné s piktogramem, při výpadku	1 x LED, 1W, 115lm, 1 hodina,
	příslušenství pro závěsnou montáž	

POZNÁMKA:

Napěťová soustava:
3+NPE stř. 50Hz, 230/400V, TN-S

Ochrana před nebezpečným dotykem neživých částí
dle ČSN 33 20000-4-41 ed. 3:
při poruše - automatickým odpojením

Zodpovědný projektant:		HIP			PROJEKTANT AKCE:	
Klímešová Miroslava		Ing. Martin Volný				
Kraj:	Karlovarský	SÚ:	Sokolov	M. Klímešová - 3D PROJEKT		
Investor:	Karlovarský kraj, Závodní 356/88, 360 06 Karlovy Vary			Úvalská 604/2, 360 09 K. Vary IČO: 722 70 179, Tel. 731 409 028		
Akce:	STAVEBNÍ ÚPRAVY V OBJEKTU KOMENSKÉHO Č.P. 759, SOKOLOV - R.2023 parc. č. 3404, k.ú. Sokolov			Formát:	3A4	Číslo paré:
				Stupeň:	DSP	
				Č. zak.:	E-2343	
				Datum:	05/2023	
Objekt:	D1.4 Zařízení silnoproudé elektrotechniky			Měřítko:	1:100	
Název:	Půdorys 2.NP - nouzové osvětlení			Číslo výkresu:		
				D.1.4 / 08		