


PŮDORYS 1.NP - elektroinstalace

měřítko 1:50

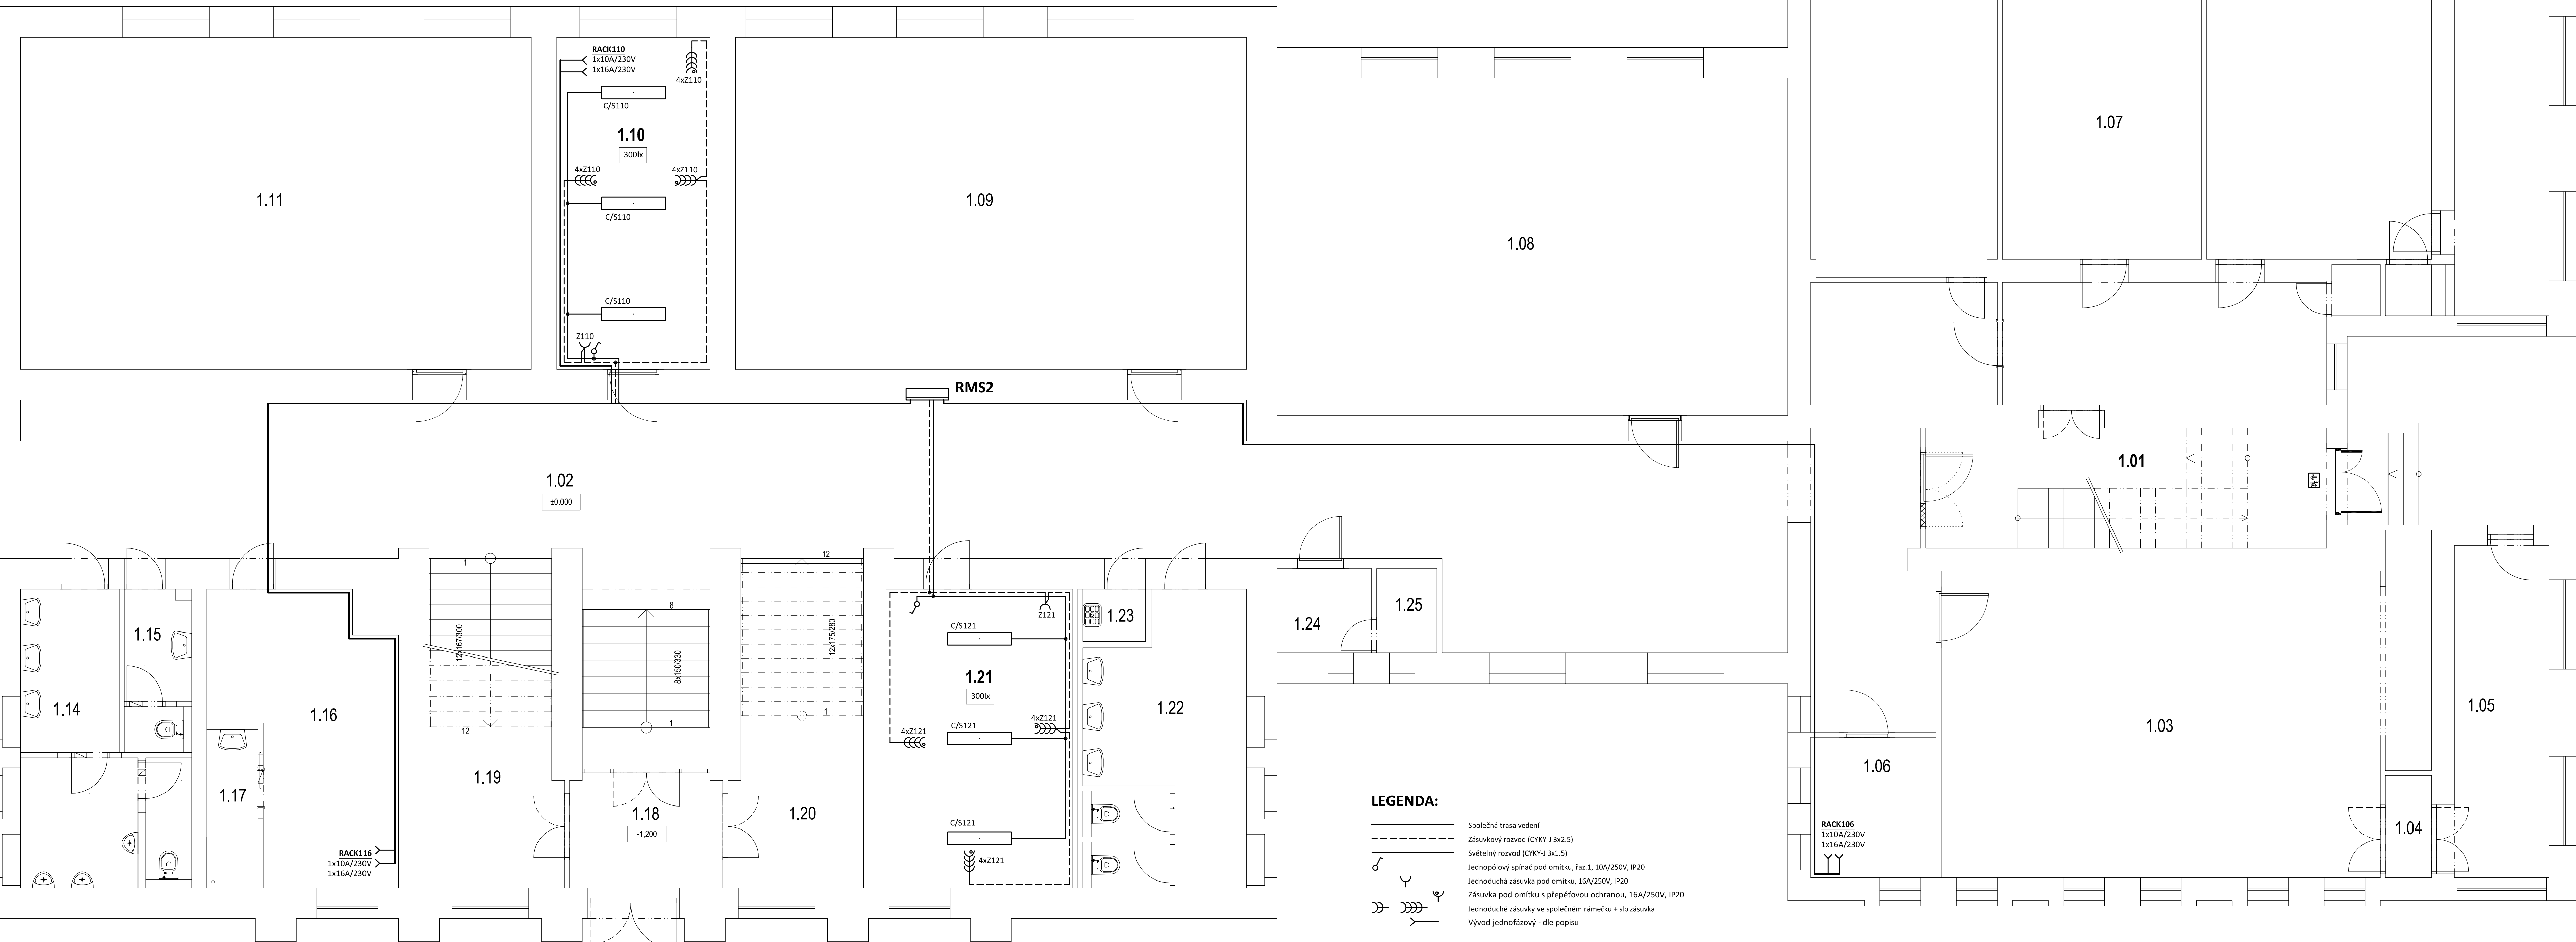

Označení svítidla	Název	Světelné zdroje
A	Závěsné/prísazené, LED svítidlo, matná AL mřížka, UGR<19	1 x LED, 58W, 6850lm, Ra80, 4000K
B	Závěsné/prísazené, LED svítidlo, matná AL mřížka, UGR<19	1 x LED, 41W, 5050lm, Ra80, 4000K
C	Závěsné/prísazené, LED svítidlo, matná AL mřížka, UGR<19	1 x LED, 37W, 4250lm, Ra80, 4000K

POZNÁMKA:

Napěťová soustava:
3+NPE stř. 50Hz, 230/400V, TN-C-S

Ochrana před nebezpečným dotykem neživých částí
dle ČSN 33 20000-4-41 ed. 3:

- při poruše - automatickým odpojením
- doplňková ochrana - doplňujícím ochranným pospojováním
- proudovými chrániči

Základní údaje projektant:		HIP	 PROJEKTANT AKCE:
Křídlovská Miroslava Ing. Karlovyváry Křídlovská Miroslava Ing. Karlovyváry		Ing. Martin Volný SOKOLOV Ing. Martin Volný SOKOLOV	
Projekt: Karlovyváry kraj, Závodní 356/8, 360 06 Karlovy Vary			
Akce:	STAVEBNÍ ÚPRAVY V OBJEKTU KOMENSKÉHO Č.P. 759, SOKOLOV - R. 2023 dle č. 3404, k.ú. Sokolov		Formát: 10A4 Stupeň: DSP Č. zak.: E-2343 Datum: 05/2023
Objekt:	D.1.4 Zařízení elektroinstalace		Číslo par.: Číslo výkresu:
Název:	Půdorys 1.NP - elektroinstalace		D.1.4 / 04