


PŮDORYS 1.NP - nouzové osvětlení
měřítko 1:100

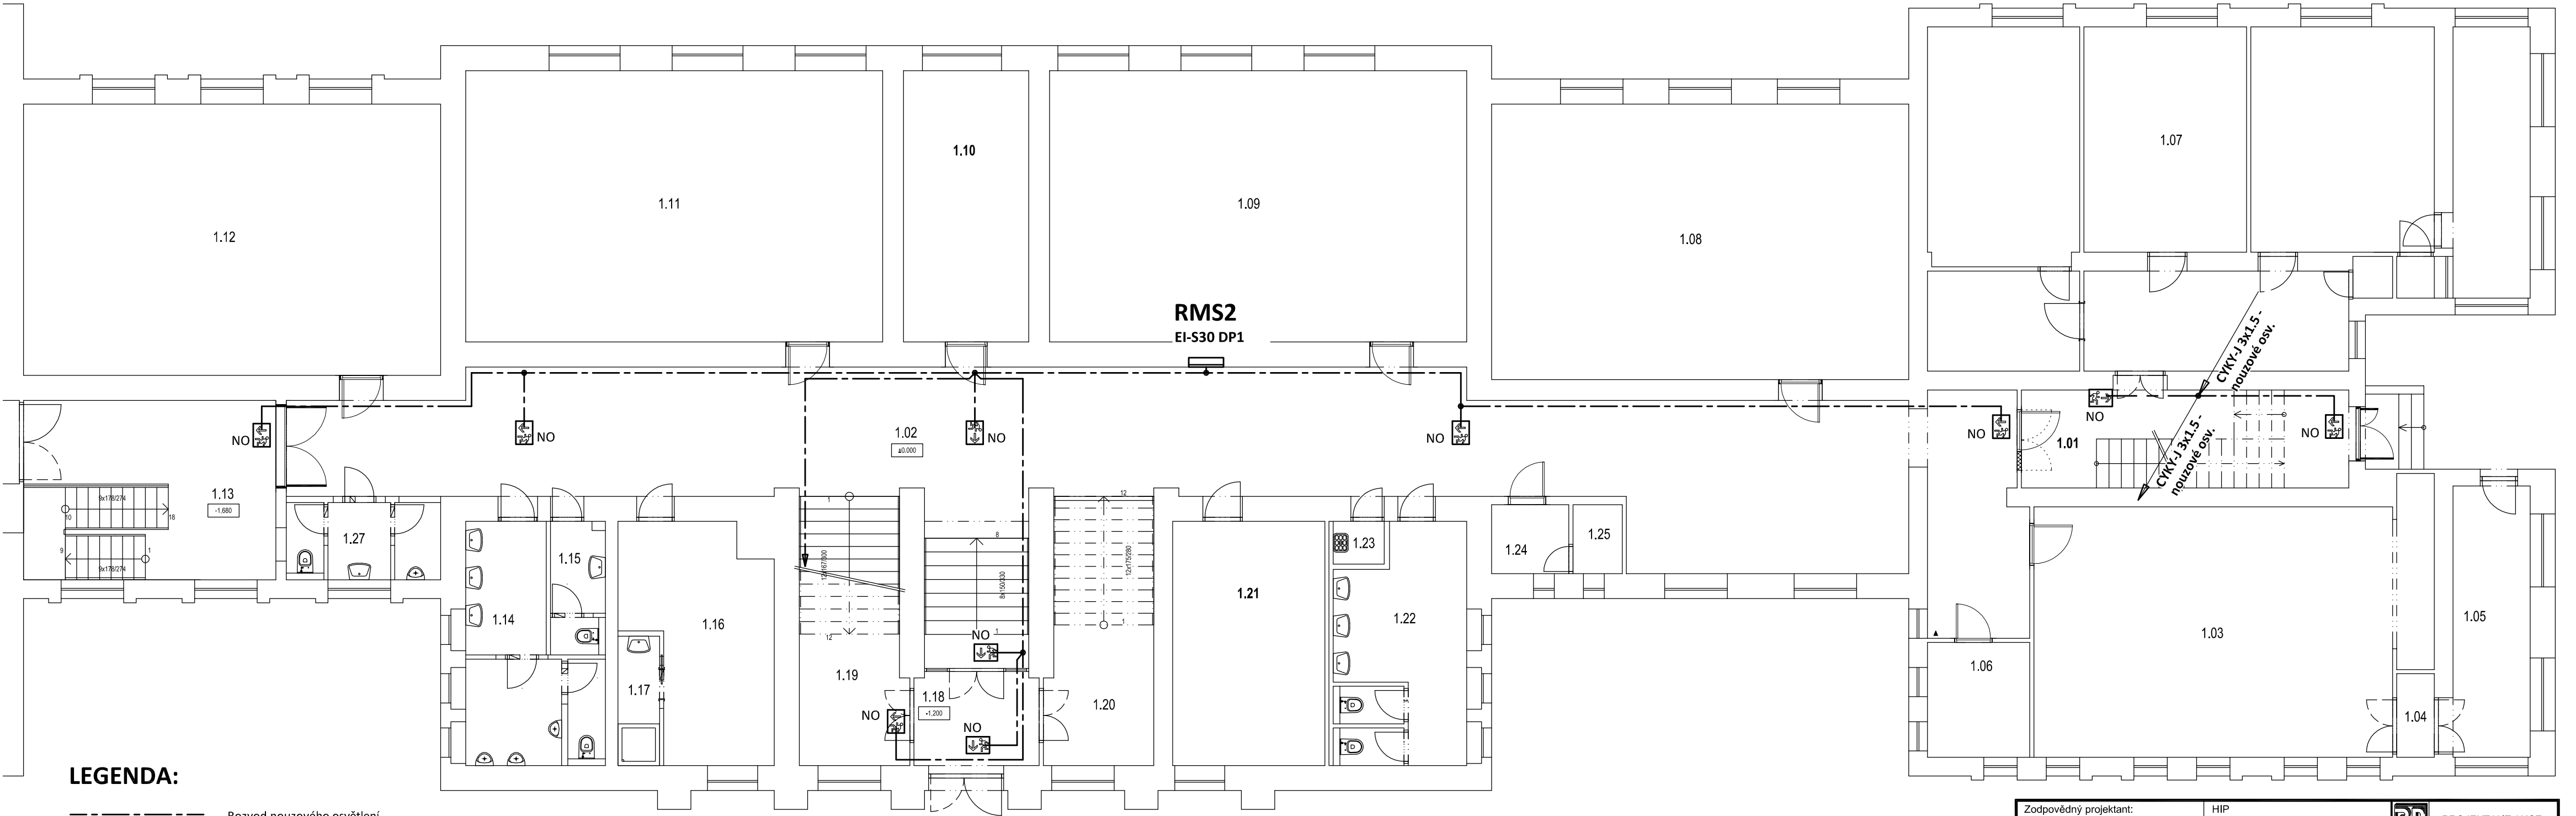

LEGENDA:


----- Rozvod nouzového osvětlení
CYKY-J 3x1.5 - pod omítkou

Označení svítidla	Název	Světelné zdroje
NO	Nouzové LED svítidlo, nástěnné s piktogramem, při výpadku	1 x LED, 1W, 115lm, 1 hodina,
	příslušenství pro závěsnou montáž	

POZNÁMKA:

Napěťová soustava:
3+NPE stř. 50Hz, 230/400V, TN-S

Ochrana před nebezpečným dotykem neživých částí
dle ČSN 33 20000-4-41 ed. 3:
při poruše - automatickým odpojením

Zodpovědný projektant:		HIP			PROJEKTANT AKCE:
Klímešová Miroslava		Ing. Martin Volný			
Kraj:	Karlovarský	SÚ:	Sokolov	M. Klímešová - 3D PROJEKT Úvalská 604/2, 360 09 K. Vary IČO: 722 70 179, Tel. 731 409 028	
Investor:	Karlovarský kraj, Závodní 356/88, 360 06 Karlovy Vary				
Akce:	STAVEBNÍ ÚPRAVY V OBJEKTU KOMENSKÉHO Č.P. 759, SOKOLOV - R.2023 parc. č. 3404, k.ú. Sokolov			Formát: 3A4	Číslo paré:
				Stupeň: DSP	
				Č. zak.: E-2343	
				Datum: 05/2023	
Objekt:	D1.4 Zařízení silnoproudé elektrotechniky			Měřítko: 1:100	
Název:	Půdorys 1.NP - nouzové osvětlení			Číslo výkresu:	D.1.4 / 07