


SO 702 / PŮDORYS 2.NP

měřítko 1:100

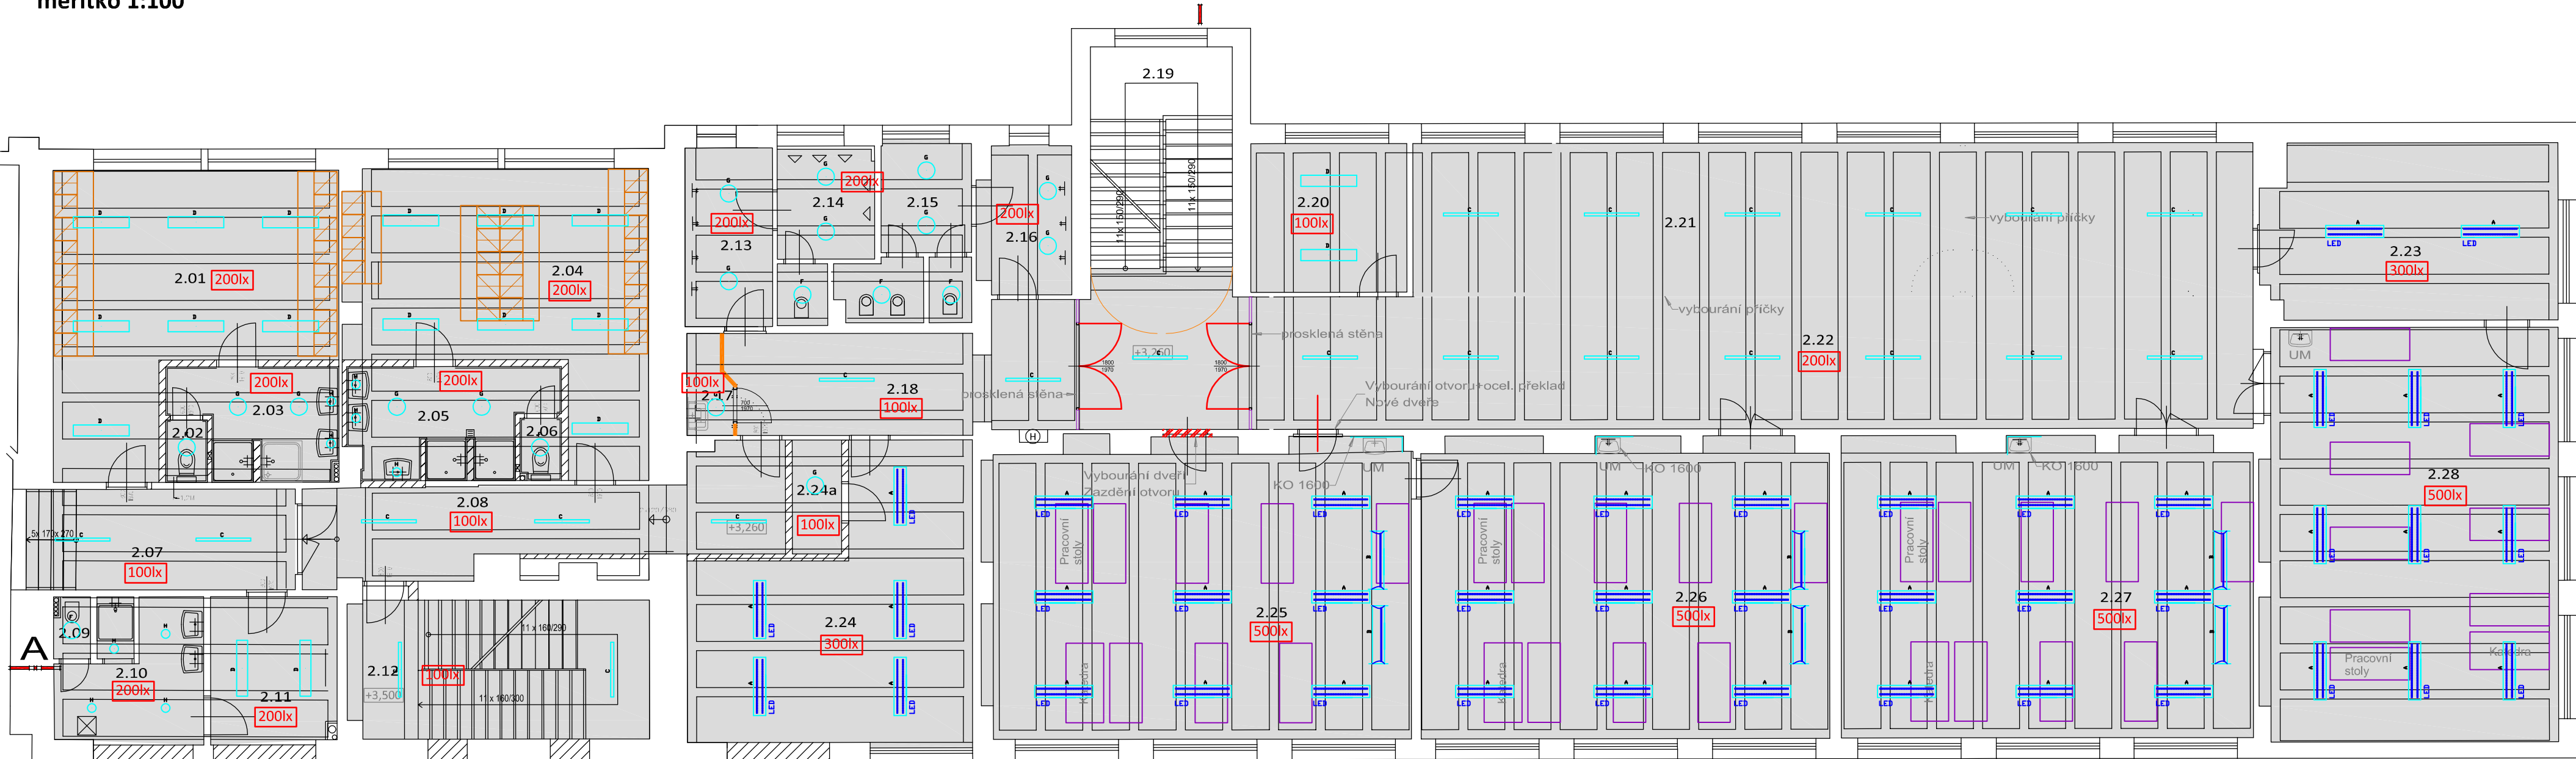

MÍSTNOST Č. 2.07, 2.08
- VÝMĚNA OSVĚTLENÍ: 5x svítidlo "C"
- OVLÁDÁNÍ POHYBOVÝMI ČIDLÝ

MÍSTNOST Č. 2.09, 2.10
- VÝMĚNA OSVĚTLENÍ: 1x svítidlo "F", 4x"H"
- VÝMĚNA SPÍNAČŮ

MÍSTNOST Č. 2.11
- VÝMĚNA OSVĚTLENÍ: 2x svítidlo "D"
- VÝMĚNA SPÍNAČŮ

MÍSTNOST Č. 2.12
- VÝMĚNA OSVĚTLENÍ: 2x svítidlo "C"
- OVLÁDÁNÍ POHYBOVÝMI ČIDLÝ

MÍSTNOST Č. 2.13, 2.14, 2.15, 2.16, 2.17
- VÝMĚNA OSVĚTLENÍ: 3x svítidlo "F", 9x"G"
- VÝMĚNA SPÍNAČŮ

MÍSTNOST Č. 2.18
- VÝMĚNA OSVĚTLENÍ: 3x svítidlo "C"
- VÝMĚNA SPÍNAČŮ

MÍSTNOST Č. 2.20
- VÝMĚNA OSVĚTLENÍ: 2x svítidlo "D"
- VÝMĚNA SPÍNAČŮ

MÍSTNOST Č. 2.22
- NOVÉ OSVĚTLENÍ: 13x svítidlo "C"
- NOVÉ SPÍNAČE
- ÚPRAVA ELEKTROINSTALACE

MÍSTNOST Č. 2.23, 2.24
- VÝMĚNA OSVĚTLENÍ: 7x svítidlo "A"
- VÝMĚNA SPÍNAČŮ

MÍSTNOST Č. 2.25
- VÝMĚNA OSVĚTLENÍ: 9x svítidlo "A", 2x"B"
- VÝMĚNA SPÍNAČŮ
- ZÁSUVKY 230V, 400V KE STOLŮM - ovl. z katedry
- PŘIPOJENÍ ZAŘÍZENÍ SLB: instalace audiovizuálních a projekčních prostředků, ozvučení, PC


MÍSTNOST Č. 2.26
- VÝMĚNA OSVĚTLENÍ: 9x svítidlo "A", 2x"B"
- VÝMĚNA SPÍNAČŮ
- ZÁSUVKY 230V, 400V KE STOLŮM - ovl. z katedry
- PŘIPOJENÍ ZAŘÍZENÍ SLB: instalace audiovizuálních a projekčních prostředků, ozvučení, PC

MÍSTNOST Č. 2.27
- VÝMĚNA OSVĚTLENÍ: 9x svítidlo "A", 2x"B"
- VÝMĚNA SPÍNAČŮ
- ZÁSUVKY 230V, 400V KE STOLŮM - ovl. z katedry
- PŘIPOJENÍ ZAŘÍZENÍ SLB: instalace audiovizuálních a projekčních prostředků, ozvučení, PC

MÍSTNOST Č. 2.28
- VÝMĚNA OSVĚTLENÍ: 9x svítidlo "A", 2x"B"
- VÝMĚNA SPÍNAČŮ
- ZÁSUVKY 230V, 400V KE STOLŮM - ovl. z katedry
- PŘIPOJENÍ ZAŘÍZENÍ SLB: instalace audiovizuálních a projekčních prostředků, ozvučení, PC

LEGENDA MÍSTNOSTÍ 2.NP																
Č.M.	NÁZEV(1)	PLOCHA	VÝŠKA	PODLAHA	Revitalizace	SOKL	Revitalizace	STĚNY	Revitalizace	OBKLAD	Revitalizace	PODHLIED	Revitalizace	POZNÁMKA	Revitalizace	Poznámka
2.01	Šatna zam. muži (16 osob)	31,51	3,48	PVC - P5	PVC nové	PVC lišta	PVC lišta nová	Stáv. omítka/tenkovrst. om.	Výmalba			Stáv. omítka	Výmalba	Omyvatelný nátěr v=1,8m	Om.nátěr 1,8m	Satní skříňky 16ks
2.02	WC	1,08	2,70	Ker. dlažba - P1	Původní			Stáv. omítka/tenkovrst. om.	Výmalba	Keramický v=2,0m	Původní	Podhled SDK	Výmalba			
2.03	Umývárna zam. muži	7,93	2,70	Ker. dlažba - P1	Původní			Stáv. omítka/tenkovrst. om.	Výmalba	Keramický v=2,0m	Původní	Podhled SDK	Výmalba			Nová sprcha
2.04	Šatna chlapci (22 osob)	31,62	3,52	PVC - P5	PVC nové	PVC lišta	PVC lišta nová	Stáv. omítka/tenkovrst. om.	Výmalba			Stáv. omítka	Výmalba	Omyvatelný nátěr v=1,8m	Om.nátěr 1,8m	Satní skříňky 22ks
2.05	Umývárna chlapci	9,80	2,70	Ker. dlažba - P1	Původní			Stáv. omítka/tenkovrst. om.	Výmalba	Keramický v=2,0m	Původní	Podhled SDK	Výmalba			
2.06	WC	1,08	2,70	Ker. dlažba - P1	Původní			Stáv. omítka/tenkovrst. om.	Výmalba	Keramický v=2,0m	Původní	Podhled SDK	Výmalba			
2.07	Chodba	13,55	3,45	Stáv. ker. dlažba	Původní	Stáv. keramický	Původní	Stáv. omítka	Výmalba			Stáv. omítka	Výmalba	Stáv. akrylát. nátěr v=1,6m	Akrylát.nátěr 1,8m	
2.08	Chodba	19,63	3,46	Ker. dlažba - P3	Původní	keramický	Původní	Stáv. omítka/tenkovrst. om.	Výmalba			Stáv. omítka	Výmalba	Akrylátový nátěr v=1,8m	Akrylát.nátěr 1,8m	
2.09	WC	1,06	2,70	Stáv. ker. dlažba	Původní			Stáv. omítka	Výmalba	Stáv. keramický	Původní	Podhled SDK	Výmalba			
2.10	Umývárna zam. ženy	8,95	2,70	Stáv. ker. dlažba	Původní			Stáv. omítka/tenkovrst. om.	Výmalba	Stáv. keramický v=2,0m	Původní	Podhled SDK	Výmalba			
2.11	Šatna zam. ženy (5 osob)	8,74	2,70	Stáv. ker. dlažba	Původní			Stáv. omítka/tenkovrst. om.	Výmalba	Stáv. keramický v=2,0m	Původní	Podhled SDK	Výmalba			
2.12	Schodiště	19,55		Stáv. ker. dlažba	Původní	Stáv. keramický	Původní	Stáv. omítka/tenkovrst. om.	Výmalba			Stáv. omítka	Výmalba	Stáv.stupně žulové, stáv.akrylát.nát. v=1,6m		Požární dveře
2.13	Předsíň WC chlapci	7,35	3,42	Stáv. ker. dlažba	Původní			Stáv. omítka	Výmalba	Stáv. keramický	Původní	Stáv. omítka	Výmalba			Tmelení parapetů, svody kontrola
2.14	WC chlapci	6,63	3,42	Stáv. ker. dlažba	Původní			Stáv. omítka	Výmalba	Stáv. keramický	Původní	Stáv. omítka	Výmalba			Tmelení parapetů, svody kontrola
2.15	WC dívky	8,56	3,42	Stáv. ker. dlažba	Původní			Stáv. omítka	Výmalba	Stáv. keramický	Původní	Stáv. omítka	Výmalba			
2.16	Předsíň WC dívky	6,34	3,44	Stáv. ker. dlažba	Původní			Stáv. omítka	Výmalba	Stáv. keramický	Původní	Stáv. omítka	Výmalba			
2.17	Úklid	0,98	3,41	Stáv. ker. dlažba	KD nová			Stáv. omítka	ŠO,výmalba	Stáv. keramický	KO nový 2,0m	Stáv. omítka	Výmalba	Akrylát.nátěr 1,8m	Akrylát.nátěr 1,8m	Vybourání původní příčky, výlevka
2.18	Chodba	13,14	3,41	Stáv. ker. dlažba	KD nová	Stáv. keramický	Ker. sokl nový	Stáv. omítka	Výmalba			Stáv. omítka	Výmalba	Stáv. akrylát. nátěr v=1,6m	Akrylát.nátěr 1,8m	
2.19	Schodiště	16,72		Stáv. ker. dlažba		Stáv. keramický		Stáv. omítka		Stáv. dřevěný-palubky		Stáv. omítka		Stupně stáv. žulové		
2.20	Sklad pomůcek pro dílny	11,15	3,43	Stáv. PVC	PVC nové	Stáv. PVC lišta	PVC lišta nová	Stáv. omítka	Výmalba			Stáv. omítka	Výmalba			
2.21	Učebna	38,15	3,43	Stáv. ker. dlažba	Epoxid stěrka	Stáv. keramický	Epoxid 100mm	Stáv. omítka	Výmalba			Stáv. omítka	Výmalba		Akrylát.nátěr 1,8m	Vybourání příček, keram. dlažby
2.21a	Kabinet	17,66	3,43	Stáv. ker. dlažba	Epoxid stěrka	Stáv. keramický	Epoxid 100mm	Stáv. omítka	Výmalba			Stáv. omítka	Výmalba		Akrylát.nátěr 1,8m	Vybourání příček, keram. dlažby
2.22	Chodba	76,50	3,43	Stáv. ker. dlažba	Epoxid stěrka	Stáv. keramický	Epoxid 100mm	Stáv. omítka	Výmalba			Stáv. omítka	Výmalba	Stáv. akrylátový nátěr v=1,6m	Akrylát.nátěr 1,8m	Vybourání příček, keram. dlažby
2.23	Kabinet	24,24	3,46	Stáv. PVC	PVC nové	Stáv. PVC lišta	PVC lišta nová	Stáv. omítka	Výmalba			Stáv. omítka	Výmalba			
2.24	Kabinet	31,70	3,46	Stáv. plovoucí podl.	PVC nové	Stáv. a nová dřev. lišta	PVC lišta nová	Stáv. omítka/tenkovrst. om.	Výmalba			Stáv. omítka	Výmalba			Odstranit laminát.podlahu
2.24a	Sklad	2,65	3,46	Stáv. plovoucí podl.	PVC nové	Stáv. a nová dřev. lišta	PVC lišta nová	Stáv. omítka	Výmalba			Stáv. omítka	Výmalba			Odstranit laminát.podlahu
2.25	Odborná učebna / dílna	60,16	3,39	Stáv. plovoucí podl.	PVC dlaždice	Stáv. dřev. lišta	PVC lišta nová	Stáv. omítka	Výmalba			Stáv. omítka	Výmalba	Akrylát.nátěr 1,8m	Akrylát.nátěr 1,8m	Odstranit laminát.podlahu, nátěr topení
2.26	Odborná učebna / dílna	57,72	3,42	Stáv. plovoucí podl.	PVC dlaždice	Stáv. dřev. lišta	PVC lišta nová	Stáv. omítka	Výmalba			Stáv. omítka	Výmalba	Akrylát.nátěr 1,8m	Akrylát.nátěr 1,8m	Odstranit laminát.podlahu, nátěr topení
2.27	Odborná učebna / dílna	58,33	3,45	Stáv. plovoucí podl.	PVC dlaždice	Stáv. dřev. lišta	PVC lišta nová	Stáv. omítka	Výmalba			Stáv. omítka	Výmalba	Akrylát.nátěr 1,8m	Akrylát.nátěr 1,8m	Odstranit laminát.podlahu, nátěr topení
2.28	Odborná učebna / dílna	58,01	3,45	Stáv. plovoucí podl.	PVC dlaždice	Stáv. dřev. lišta	PVC lišta nová	Stáv. omítka	Výmalba			Stáv. omítka	Výmalba	Akrylát.nátěr 1,8m	Akrylát.nátěr 1,8m	Odstranit laminát.podlahu, nátěr topení

Označení svítidla	Název	Světelné zdroje
A	Závěsné LED svítidlo, leštěná AL mřížka, direkt/indirekt	1 x LED, 54W, 5800lm, Ra80, 4000K
B	Závěsné/přisazené, LED asymetrické svítidlo	1 x LED, 35W, 4500lm, Ra80, 4000K
C	Závěsné LED svítidlo z hliníkového profilu, opalový kryt, 1200mm	1 x LED, 23W, 3100lm, Ra80, 4000K
D	Přisazené/závěsné, LED svítidlo, opalový kryt	1 x LED, 26W, 3300lm, Ra80, 4000K
E	LED downlight, plechové tělo, mikroprizmatický kryt, IP54	1 x LED, 26W, 3000lm, Ra80, 4000K
F	Kruhové přisazené LED svítidlo, mikroprizmatický kryt, Ø 370mm	1 x LED, 34W, 3800lm, Ra80, 4000K
G	Kruhové přisazené LED svítidlo, mikroprizmatický kryt, Ø 370mm	1 x LED, 26W, 3000lm, Ra80, 4000K
H	Kruhové přisazené LED svítidlo, mikroprizmatický kryt, Ø 190mm	1 x LED, 19W, 1950lm, Ra80, 4000K

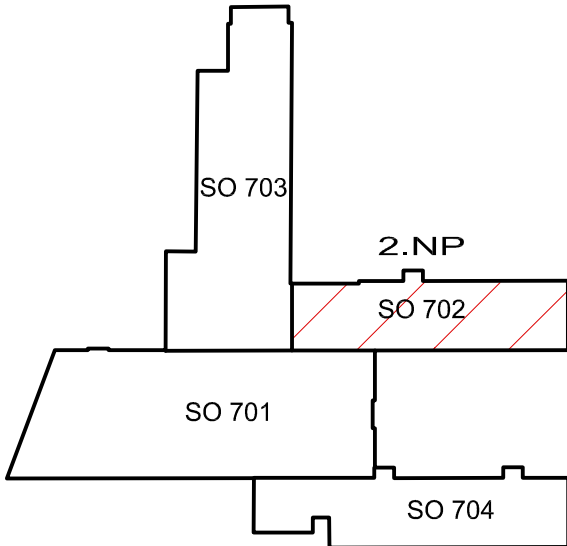

Projektant:	Klimešová Miroslava		Vedoucí zakázky:	Ing. Martin Pluhař		
DPT projekty	Objednatel:	ISŠTE Sokolov, p.s.			Zakázka č.:	2023/34
	Zakázka:	Modernizace střediska praktického vyučování ISŠTE Sokolov			Stupeň:	TP/studie
					Datum:	30.6.2023
	Dokumentace/část:	S0702 - Silnoproudé instalace			Měřítko:	1:100
Formát:					8A4	
	PŮDORYS 2.NP				2	