


Půdorys 3.NP STÁVAJÍCÍ STAV

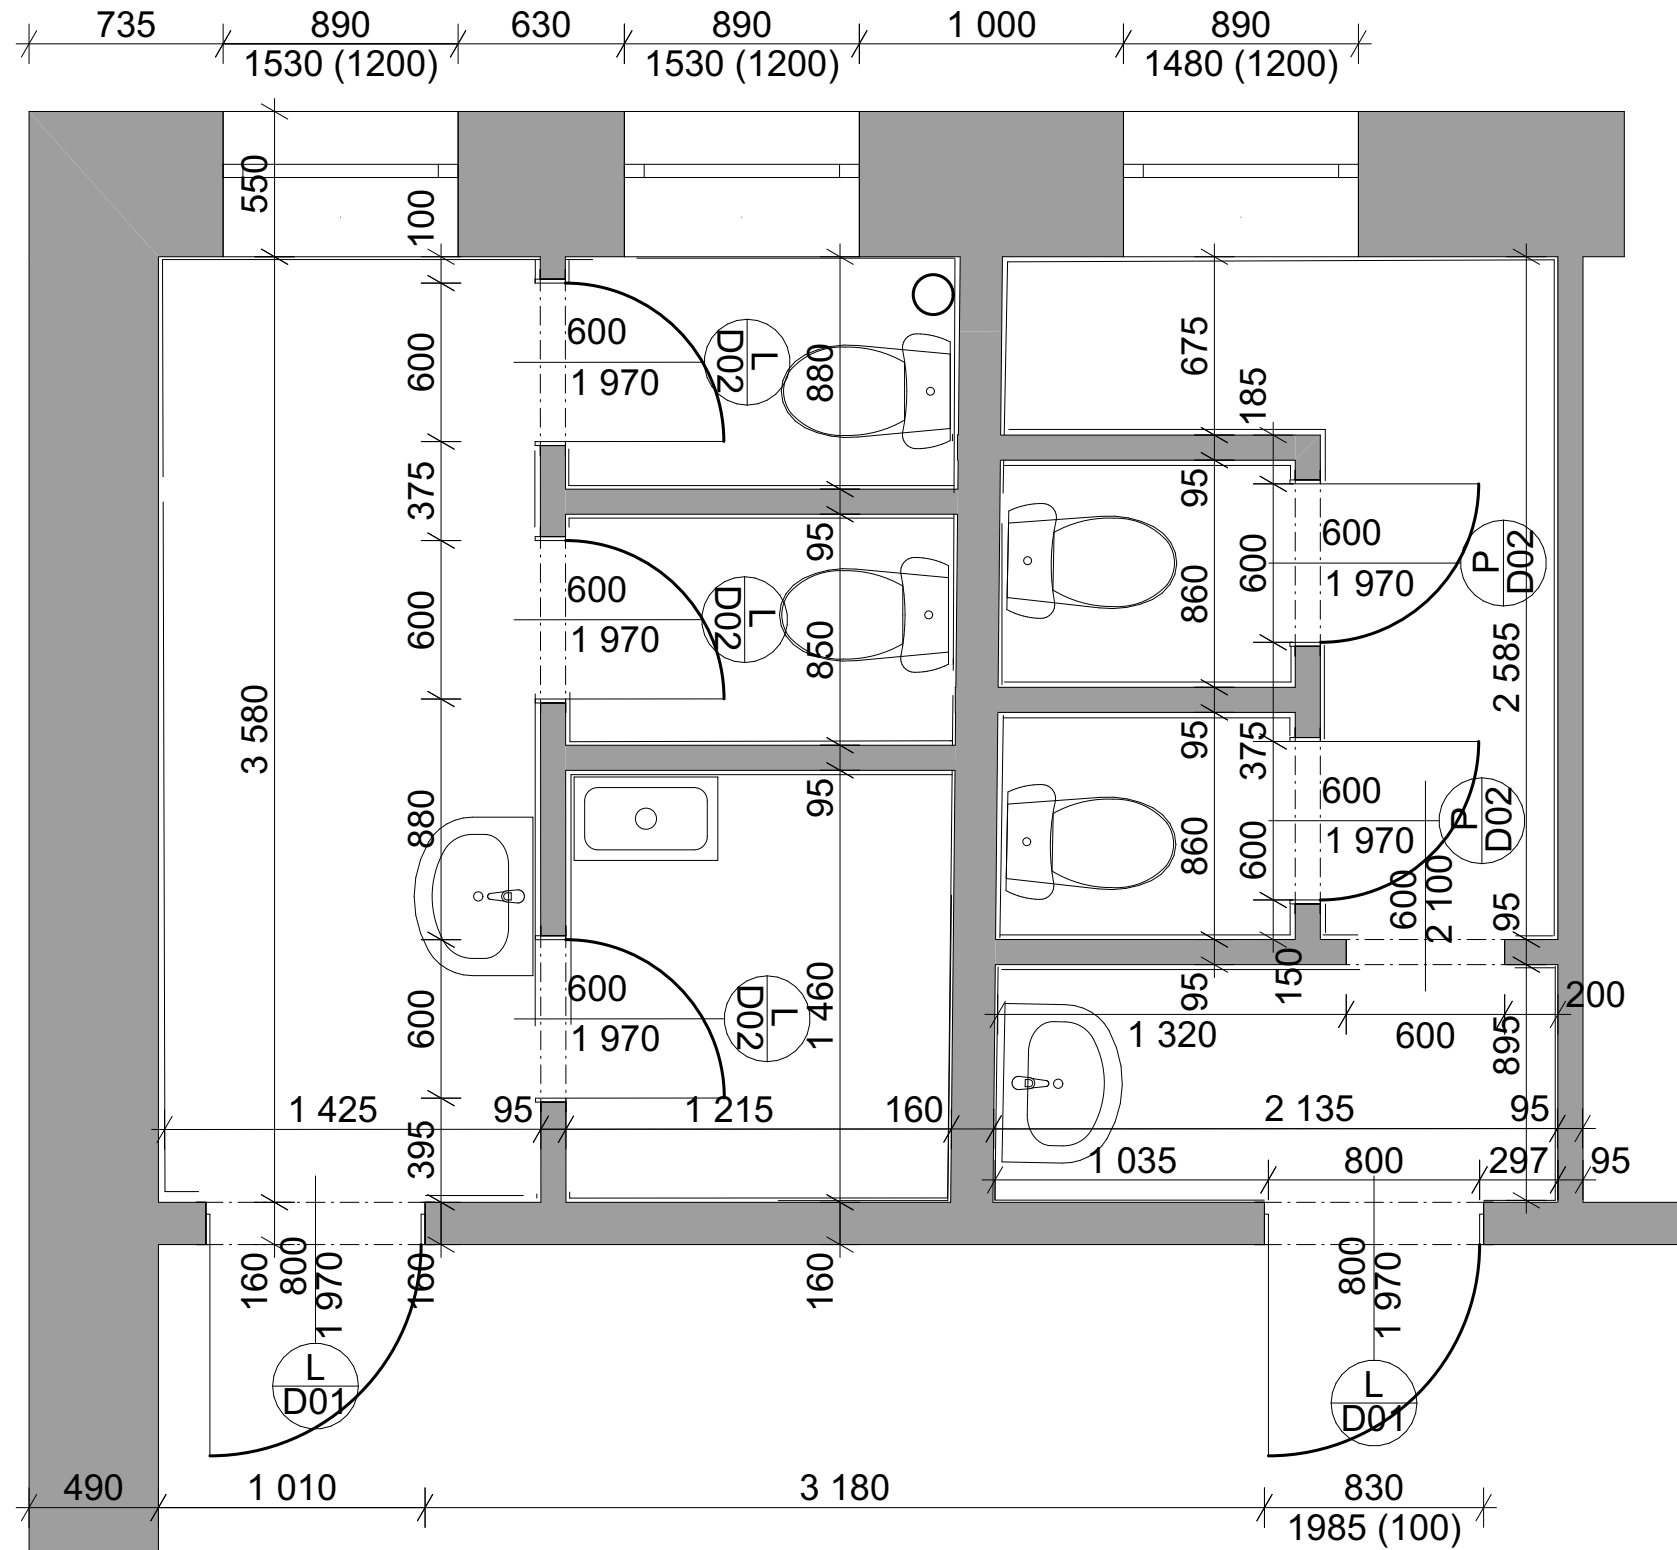

<div>ARTENDR®</div> <div>ARTENDR s.r.o. Nádražní 67 281 51 Velký Osek</div>	Kraj: K.ú.:	Karlovarský kraj Karlovy Vary		Číslo paré:
	Objednatel:	Střední škola stravování a služeb Karlovy Vary		Formát: A3
	Akce:	SOCIÁLNÍ ZÁZEMÍ PRO ŽÁKY 6.NP, 5.NP, 4.NP A 3.NP		Stupeň: DSP
				Datum: 10/2023
Vypracoval: Dita Lorencová			Měřítko: 1:100	
Zodpovídá: Ing. František Mandovec	Výkres:	Púdorys 3.NP STÁVAJÍCÍ STAV		Kód: Č.V.: 5