


PŮDORYS 1.NP
měřítko 1:100

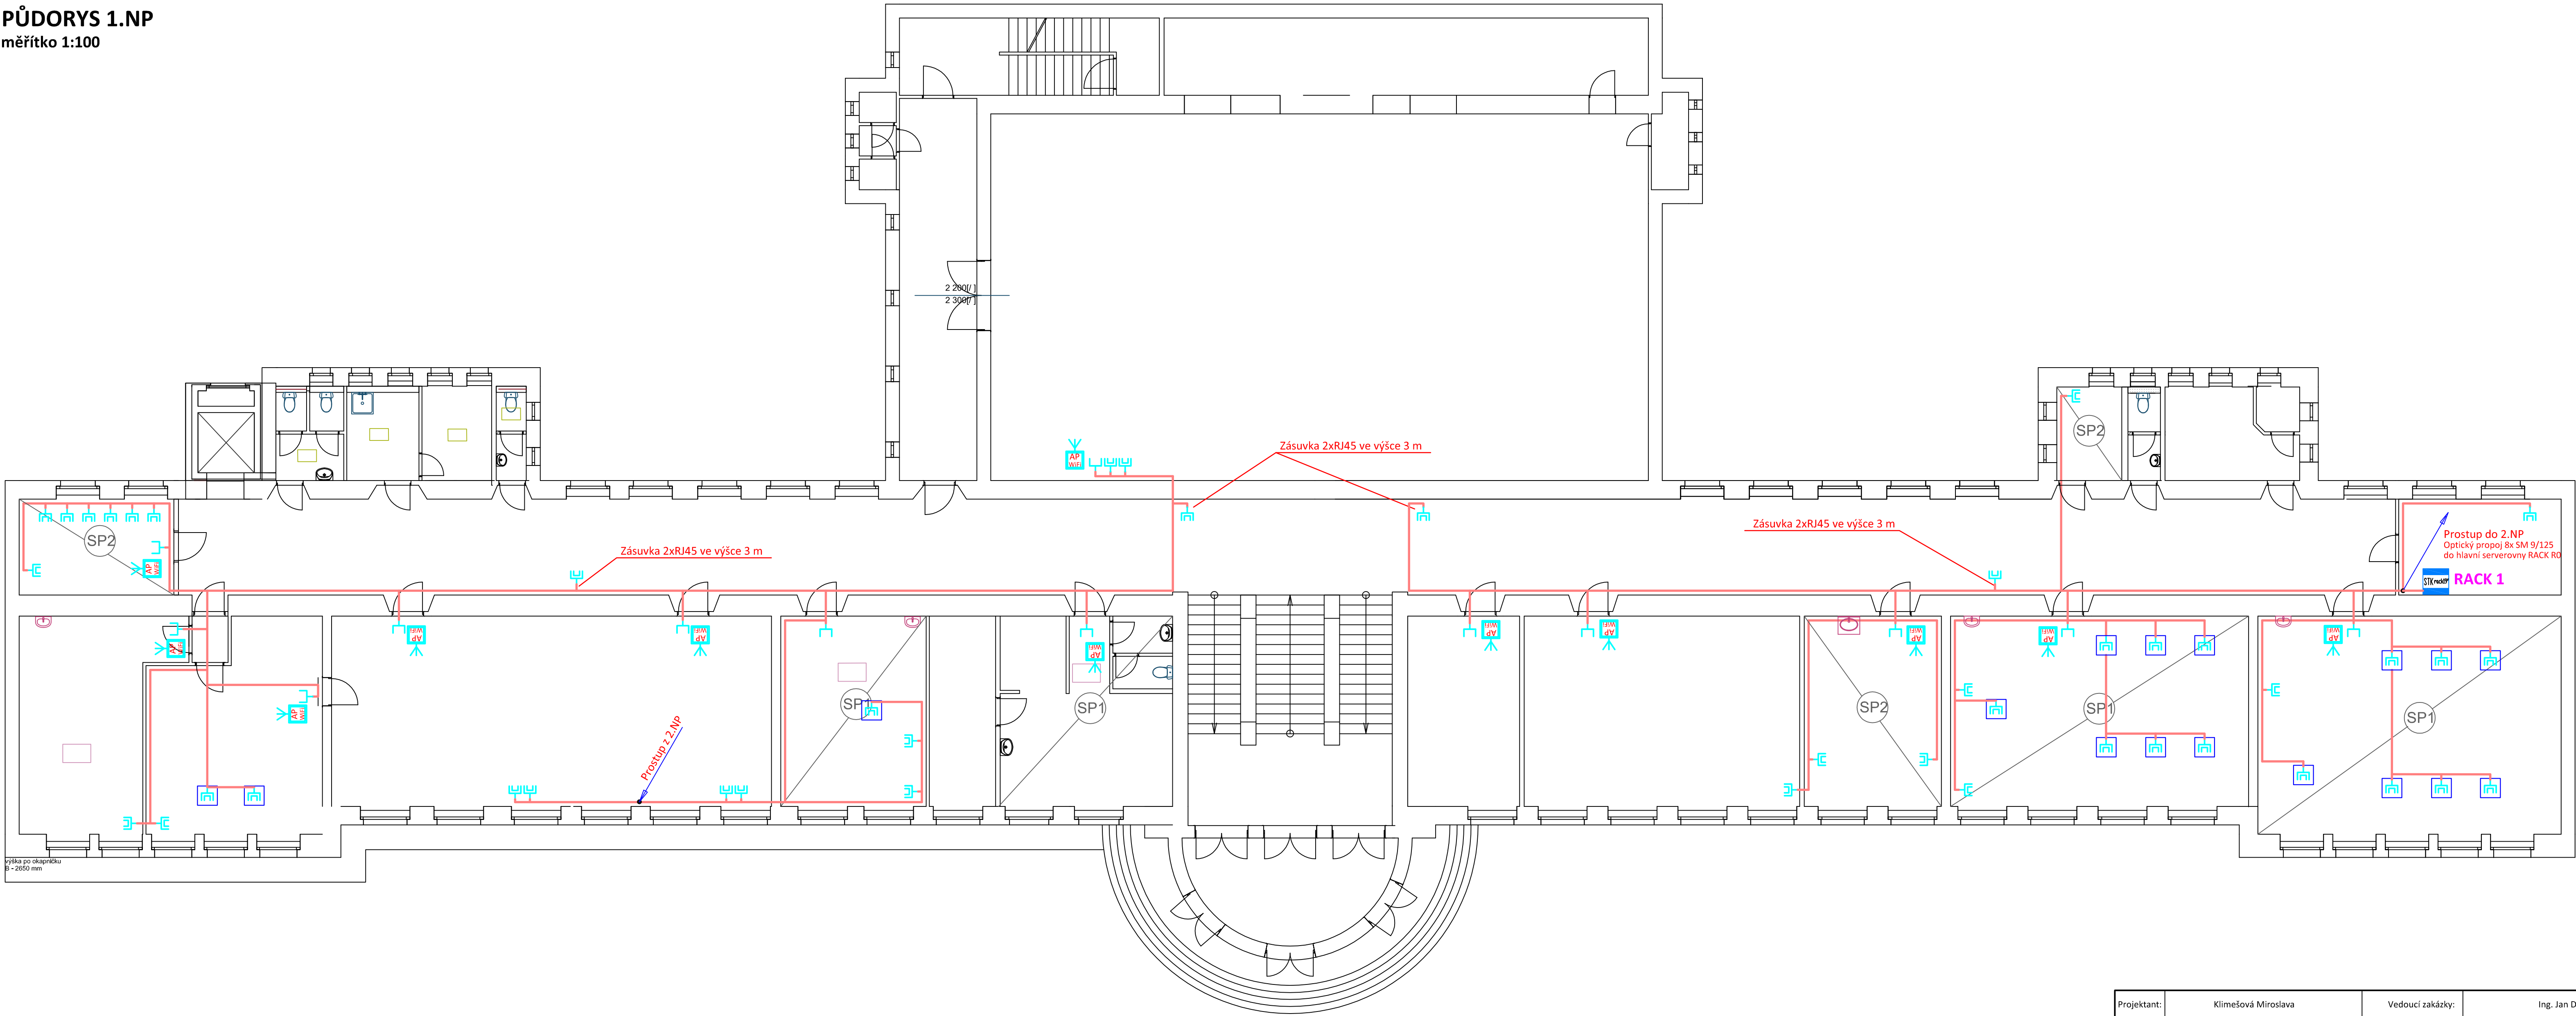

Projektant:	Klímešová Miroslava		Vedoucí zakázky:	Ing. Jan Dušek		
DPT projekty	Objednatel:	Obchodní akademie Karlovy Vary Karlovy Vary			Zakázka č.:	2024/12
	Zakázka:	Slaboproudé rozvody datového kabelážního systému LAN			Stupeň:	DSP
	Dokumentace/část:	D1.4.4 Slaboproudá elektrotechnika			Datum:	30.4.2024
					Měřítko:	1:100
	PŮDORYS 1.NP				Formát:	10A4
					3	