


PŮDORYS 2.NP
měřítko 1:100

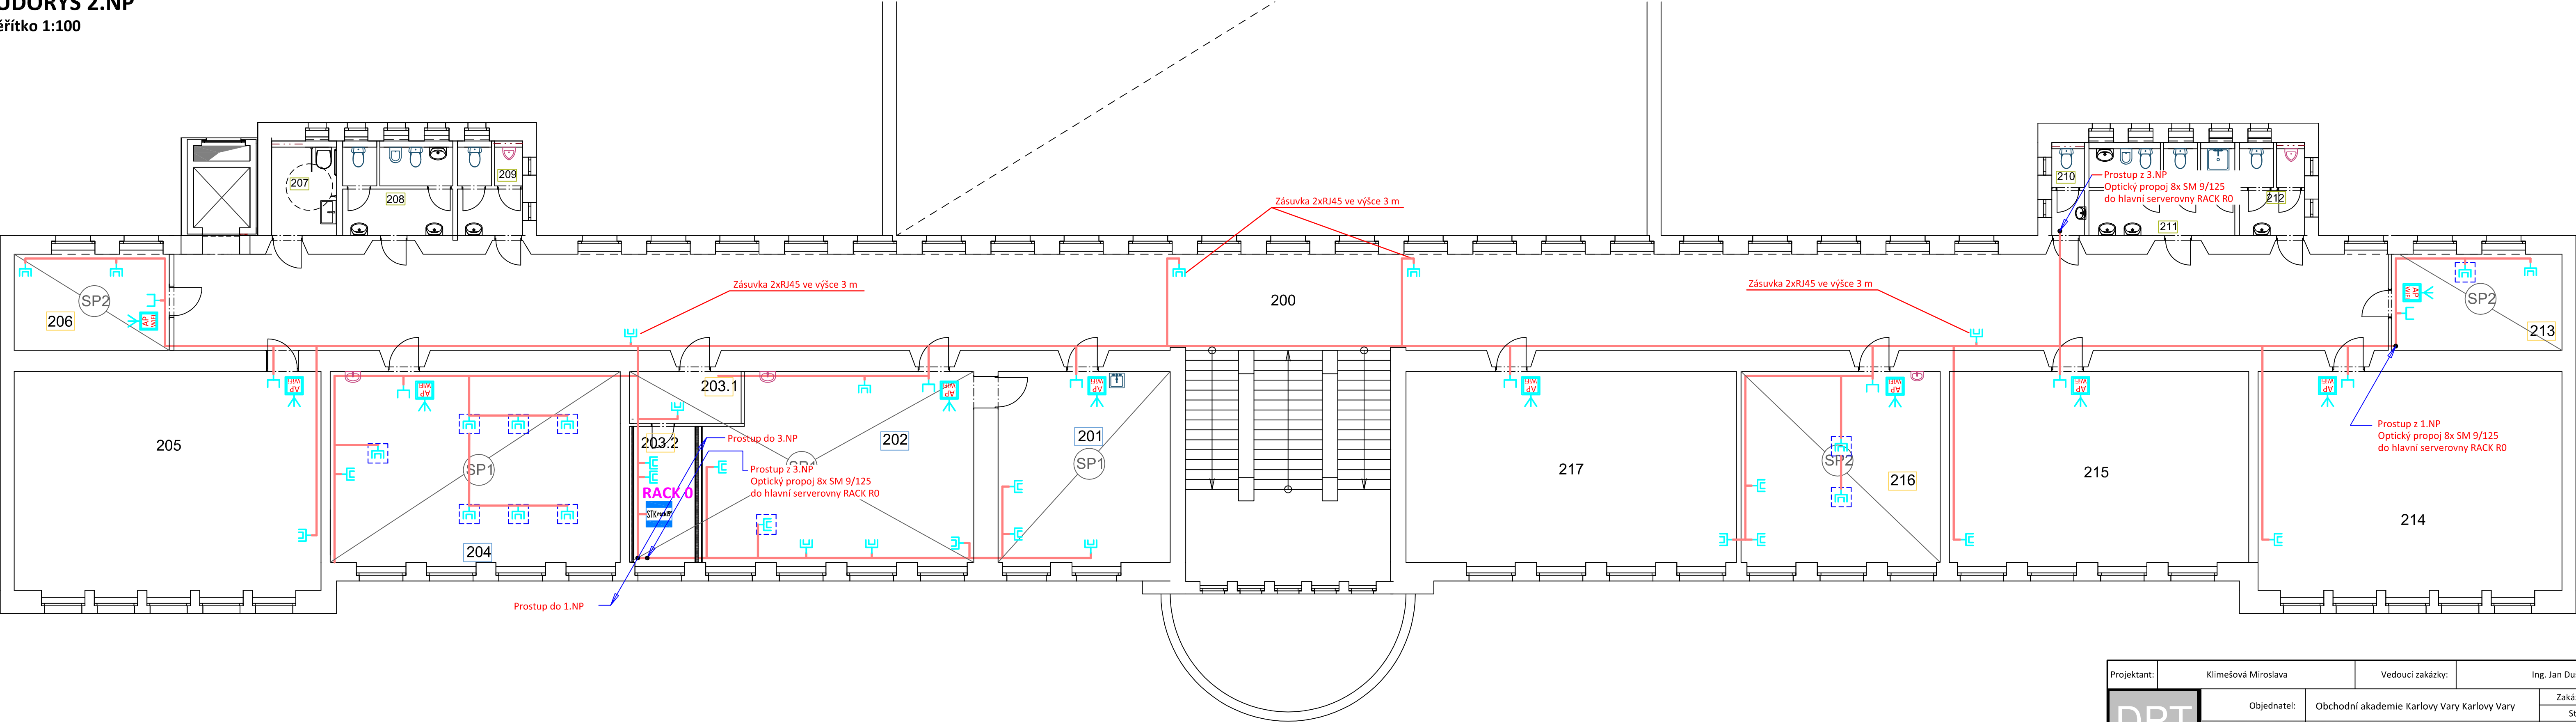

Projektant:	Klimešová Miroslava		Vedoucí zakázky:	Ing. Jan Dušek			
<div>DPT</div> <div>projekty</div>	Objednatel:	Obchodní akademie Karlovy Vary Karlovy Vary			Zakázka č.:	2024/12	
					Stupeň:	DSP	
	Zakázka:	Slaboproudé rozvody datového kabelážního systému LAN			Datum:	30.4.2024	
					Měřítko:	1:100	
	Dokumentace/část:	D1.4.4 Slaboproudá elektrotechnika			Formát:	5A4	
	PŮDORYS 2.NP					4	