


PŮDORYS 4.NP
měřítko 1:100

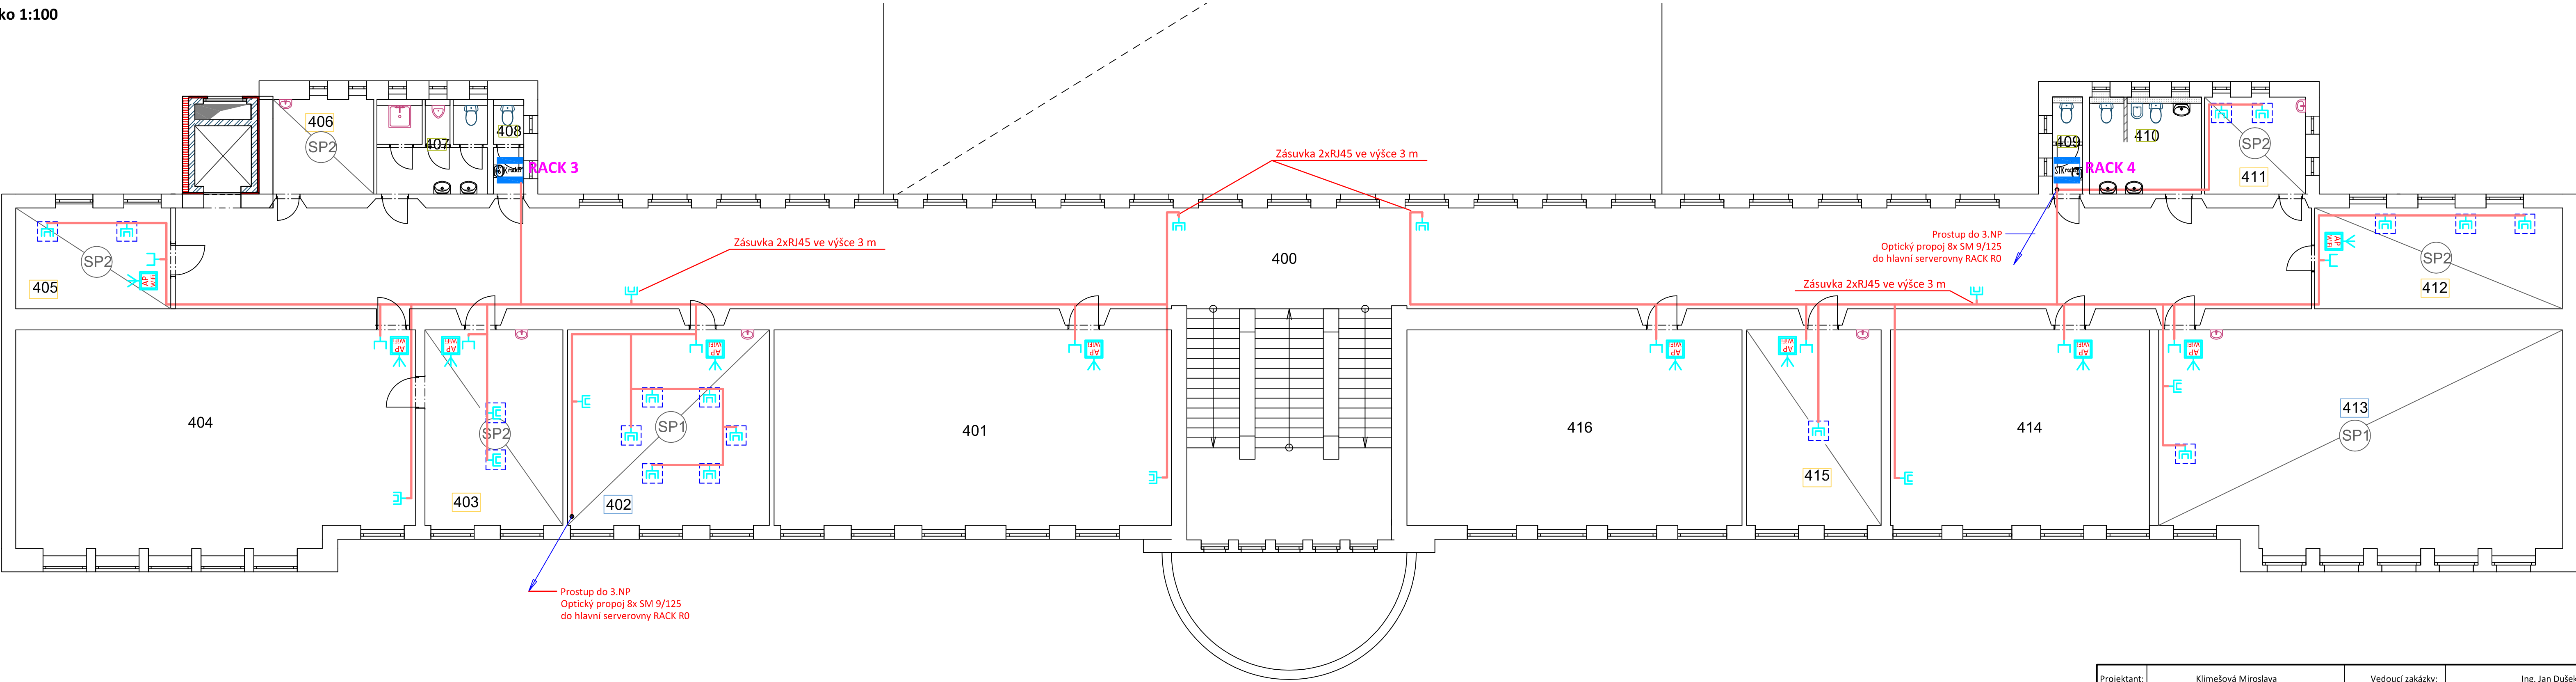

Projektant:	Klimešová Miroslava		Vedoucí zakázky:	Ing. Jan Dušek		
<div>DPT</div> <div>projekty</div>	Objednatel:	Obchodní akademie Karlovy Vary Karlovy Vary			Zakázka č.:	2024/12
	Zakázka:	Slaboproudé rozvody datového kabelážního systému LAN			Stupeň:	DSP
	Dokumentace/část:	D1.4.4 Slaboproudá elektrotechnika			Datum:	30.4.2024
					Měřítka:	1:100
					Formát:	5A4
PŮDORYS 4.NP						6