


PŮDORYS 3.NP  
měřítko 1:100

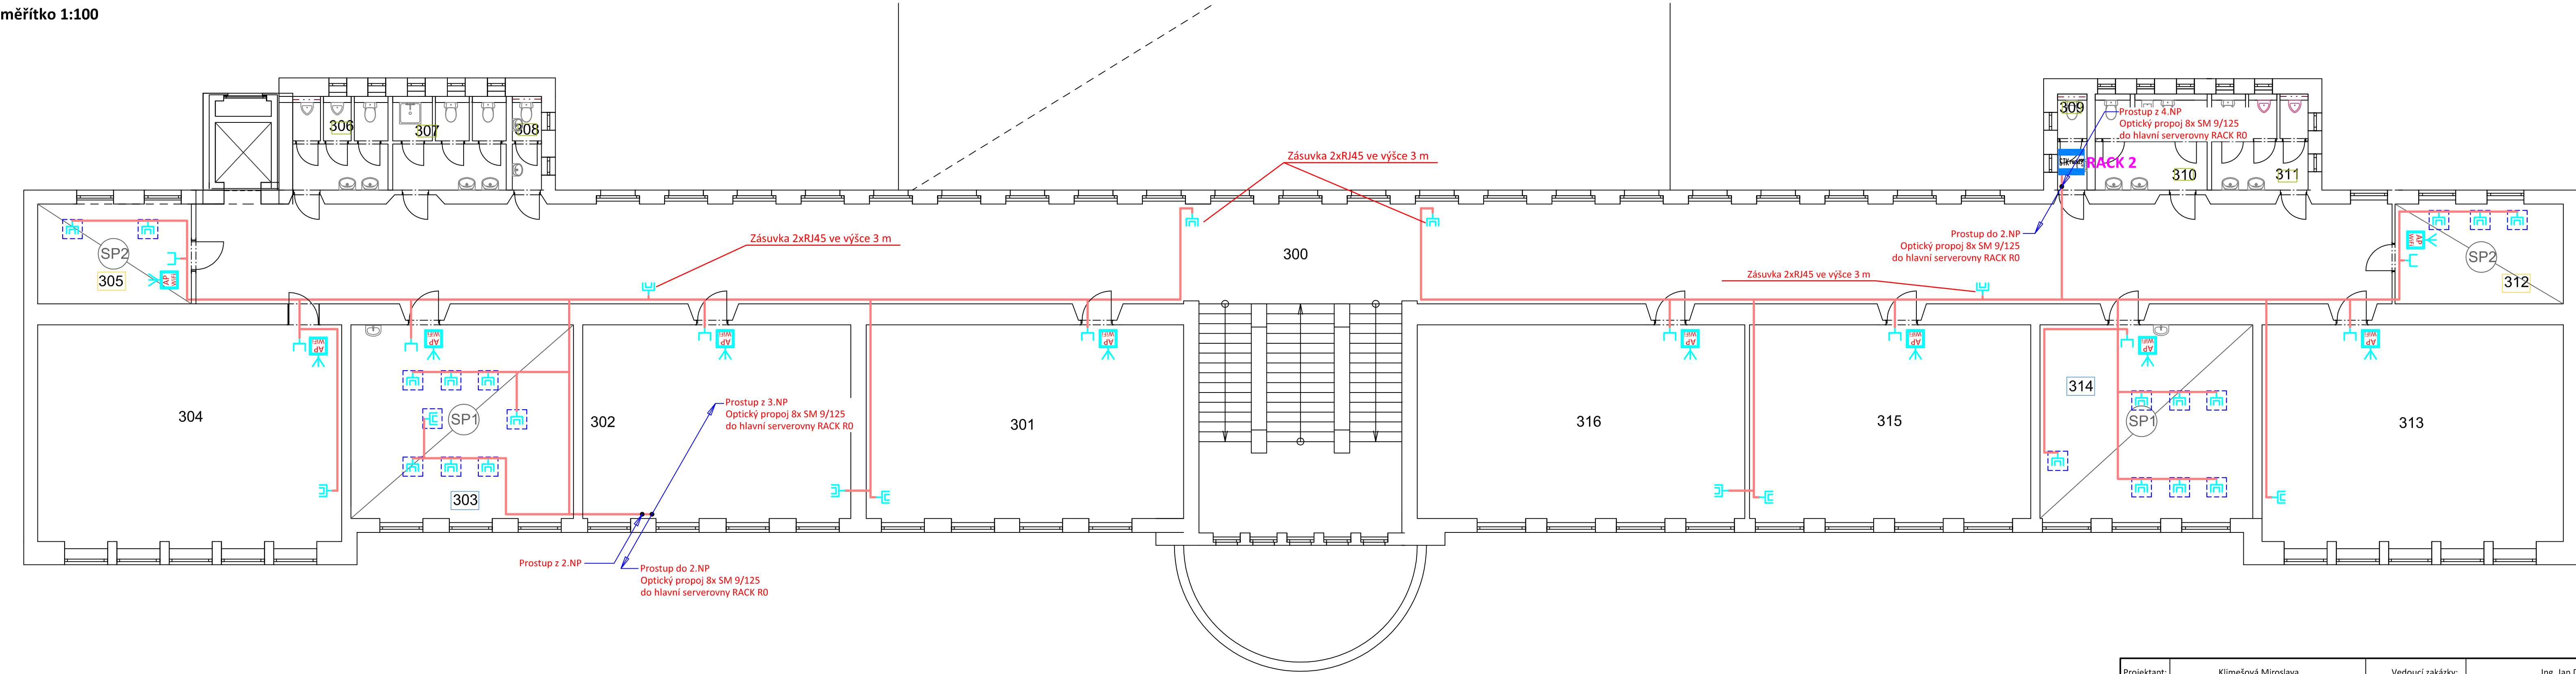

Projektant:	Klimešová Miroslava	Vedoucí zakázky:	Ing. Jan Dušek
DPT projekty	Objednatel:	Obchodní akademie Karlovy Vary Karlovy Vary	Zakázka č.: 2024/12
	Zakázka:	Slaboproudé rozvody datového kabelážního systému LAN	Stupeň: DSP
	Dokumentace/část:	D1.4.4 Slaboproudá elektrotechnika	Datum: 30.4.2024
			Měřítko: 1:100
	PŮDORYS 3.NP		
			Formát: 5A4
			5