



ACO Oleopator–C FST NS30 SF3000


Řez

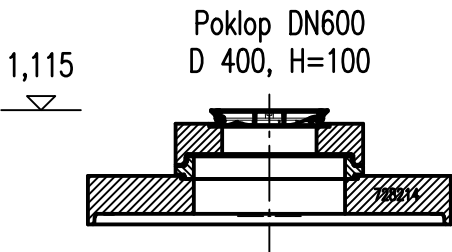


Nastavitelné provedení

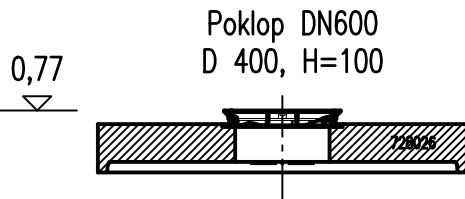

Základní provedení

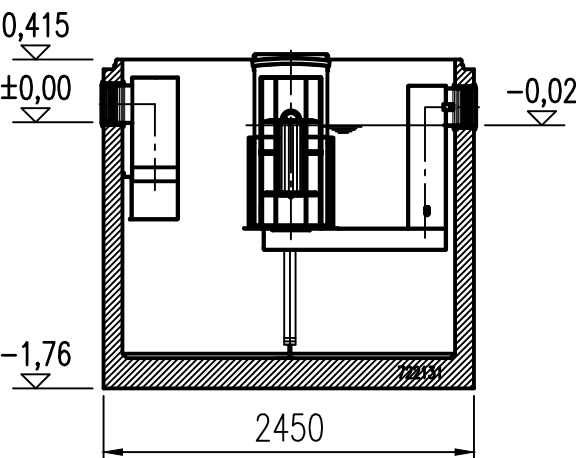

Půdorys

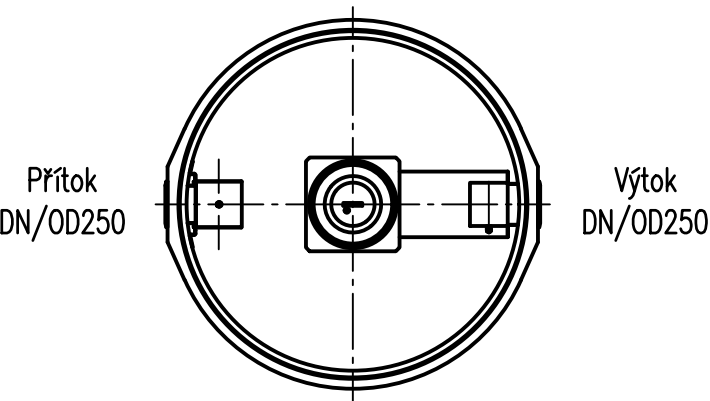

ACO Stavební prvky s.r.o.

Pávov 141, 586 01 Jihlava | TEL. 567 121 711 | FAX: 567 121 712 | e-mail: aco@aco.cz | http: www.aco.cz

Specifikace produktu

Obj. číslo	RL	Celk. objem	Provedení	Hmotnost
746 521	1513 l	5 815 l	Základní	9 500 kg
746 921	1513 l	5 815 l	Nastavitelné	9 780 kg

ORL NS30 SF3000

FORMÁT: A4  
MĚŘÍTKO: M 1:50



CELKEM 2 KS

HLAVNÍ PROJEKTANT:



Energy Benefit Centre a.s.  
Křenova 438/3, 162 00 Praha 6  
tel.: +420 270 003 300  
e-mail: kontakt@energy-benefit.cz  
internet: www.energy-benefit.cz

Hlavní projektant:  
Ing. Libor Truhelka  
Zástupce hlavního projektanta:  
Ing. Ivan Komínek  
Hlavní architekt:  
—

ZPRACOVATEL ČÁSTI:



VODOPLAN s.r.o.  
Sokolovská 748/41, 323 00 Plzeň  
tel.: +420 602 737 165  
e-mail: vodoplan@email.cz

Vypracoval:  
Ing. Roman Štolc  
Zodpovědný projektant:  
Ing. Roman Štolc

STAVEBNÍK:

Karlovarský kraj  
Závodní 353/88, 360 06 Karlovy Vary

PROJEKT:

Karlovarské inovační centrum – zhotovení projektové dokumentace  
pro provádění stavby, využití dešťových vod

MÍSTO STAVBY: Areál karlovarského kraje na pozemku parc. č. 522/3 v k.ú. Dvory

OBJEKT:

SO144 ODLUČOVAČ ROPNÝCH LÁTEK

ČÁST, PROFESE:

D.1.4 VODOHOSPODÁŘSKÉ STAVBY

VÝKRES:

SO144 ODLUČOVAČ ROPNÝCH LÁTEK NS30 SF3000

ID PROJEKTU\_STUPEŇ\_OBJEKT\_ID PROFESE\_PROFESE-ČÍSLO\_OBSAH\_ZMĚNA:

KIC\_DUSP\_SO144\_D.1.4\_VS-1.21\_ORL

razítko a podpis

Zakázkové číslo:  
220052

Paré:

Datum:  
11/2022

Stupeň:  
DUSP

Měřítko:  
1:50