



PŮDORYS 1:200

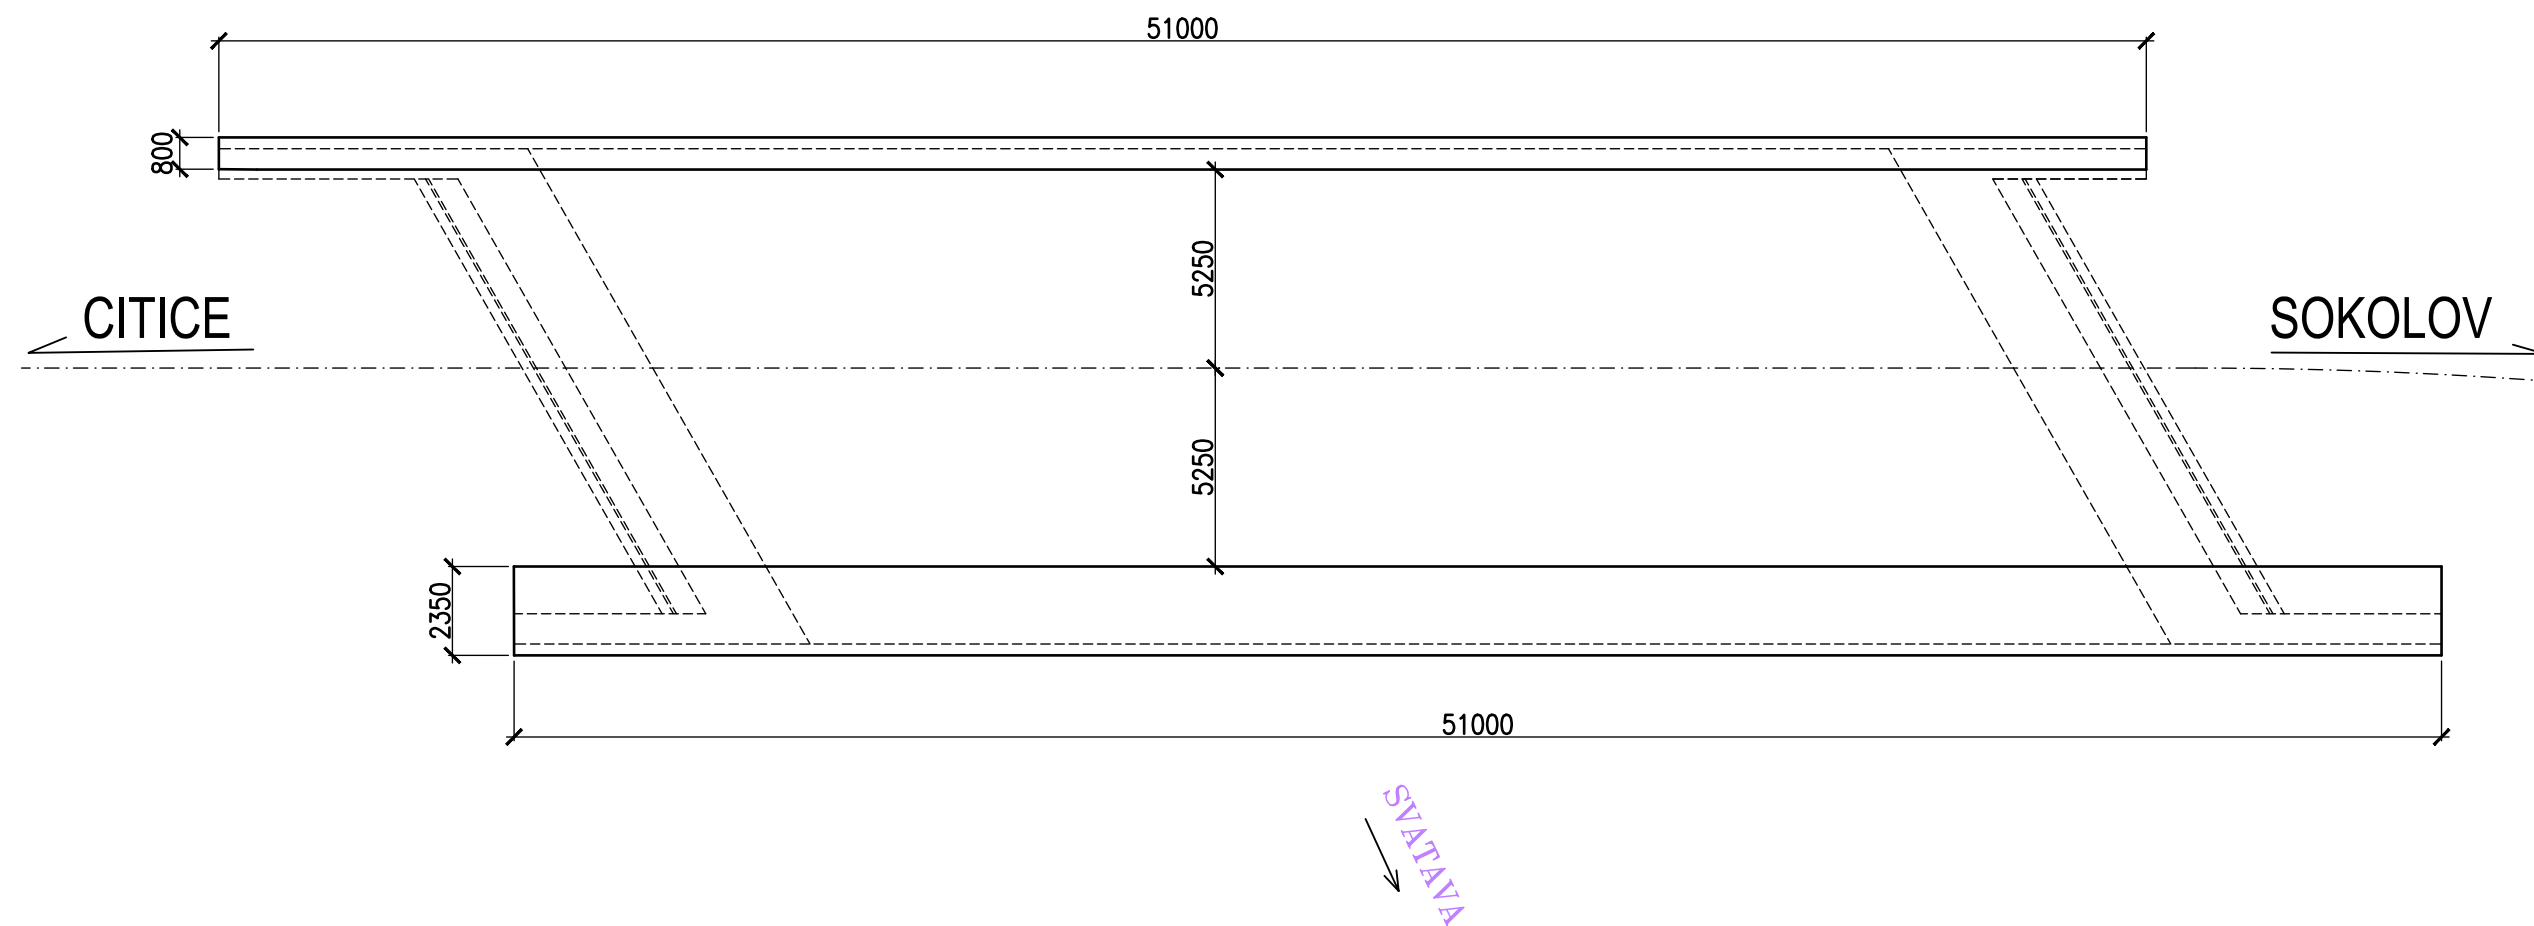

BETON C30/37–XF4  
OCEL B500B (10 505)

NÁVODNÍ ŘÍMSA: 14,7m3  
POVODNÍ ŘÍMSA: 48,9m3

SO 201

Vypracoval: ING.MILENA NAVRÁTILOVÁ		Zodp. projektant: ING.JAN PROCHÁZKA		HIP:		Techn. kontrola: ING.JAN PROCHÁZKA		<div>Zhotovitel:</div> <div></div> <div><b>PONTIKA s.r.o.</b> IČO 26342669 Sportovní 4 360 09 Karlovy Vary tel. 353 228 240 pontika@pontika.cz</div>	
podpis:		podpis:		podpis:		podpis:			
Obec: SOKOLOV				Kraj: KARLOVARSKÝ					
Investor: KSÚS KARLOVARSKÉHO KRAJE									
Objednatel: KSÚS KARLOVARSKÉHO KRAJE								Č. zakázky: 2020–06	
Zakázka:								Datum: 02/2020	
								Formát: 4A4	
								Měřítko: 1:20, 1:200	
								Stupeň PD: DUPS	
Název přílohy:								Číslo přílohy: Souprava:	
TVAR ŘÍMS								10	