


PŮDORYS 2. NP (+3,700)

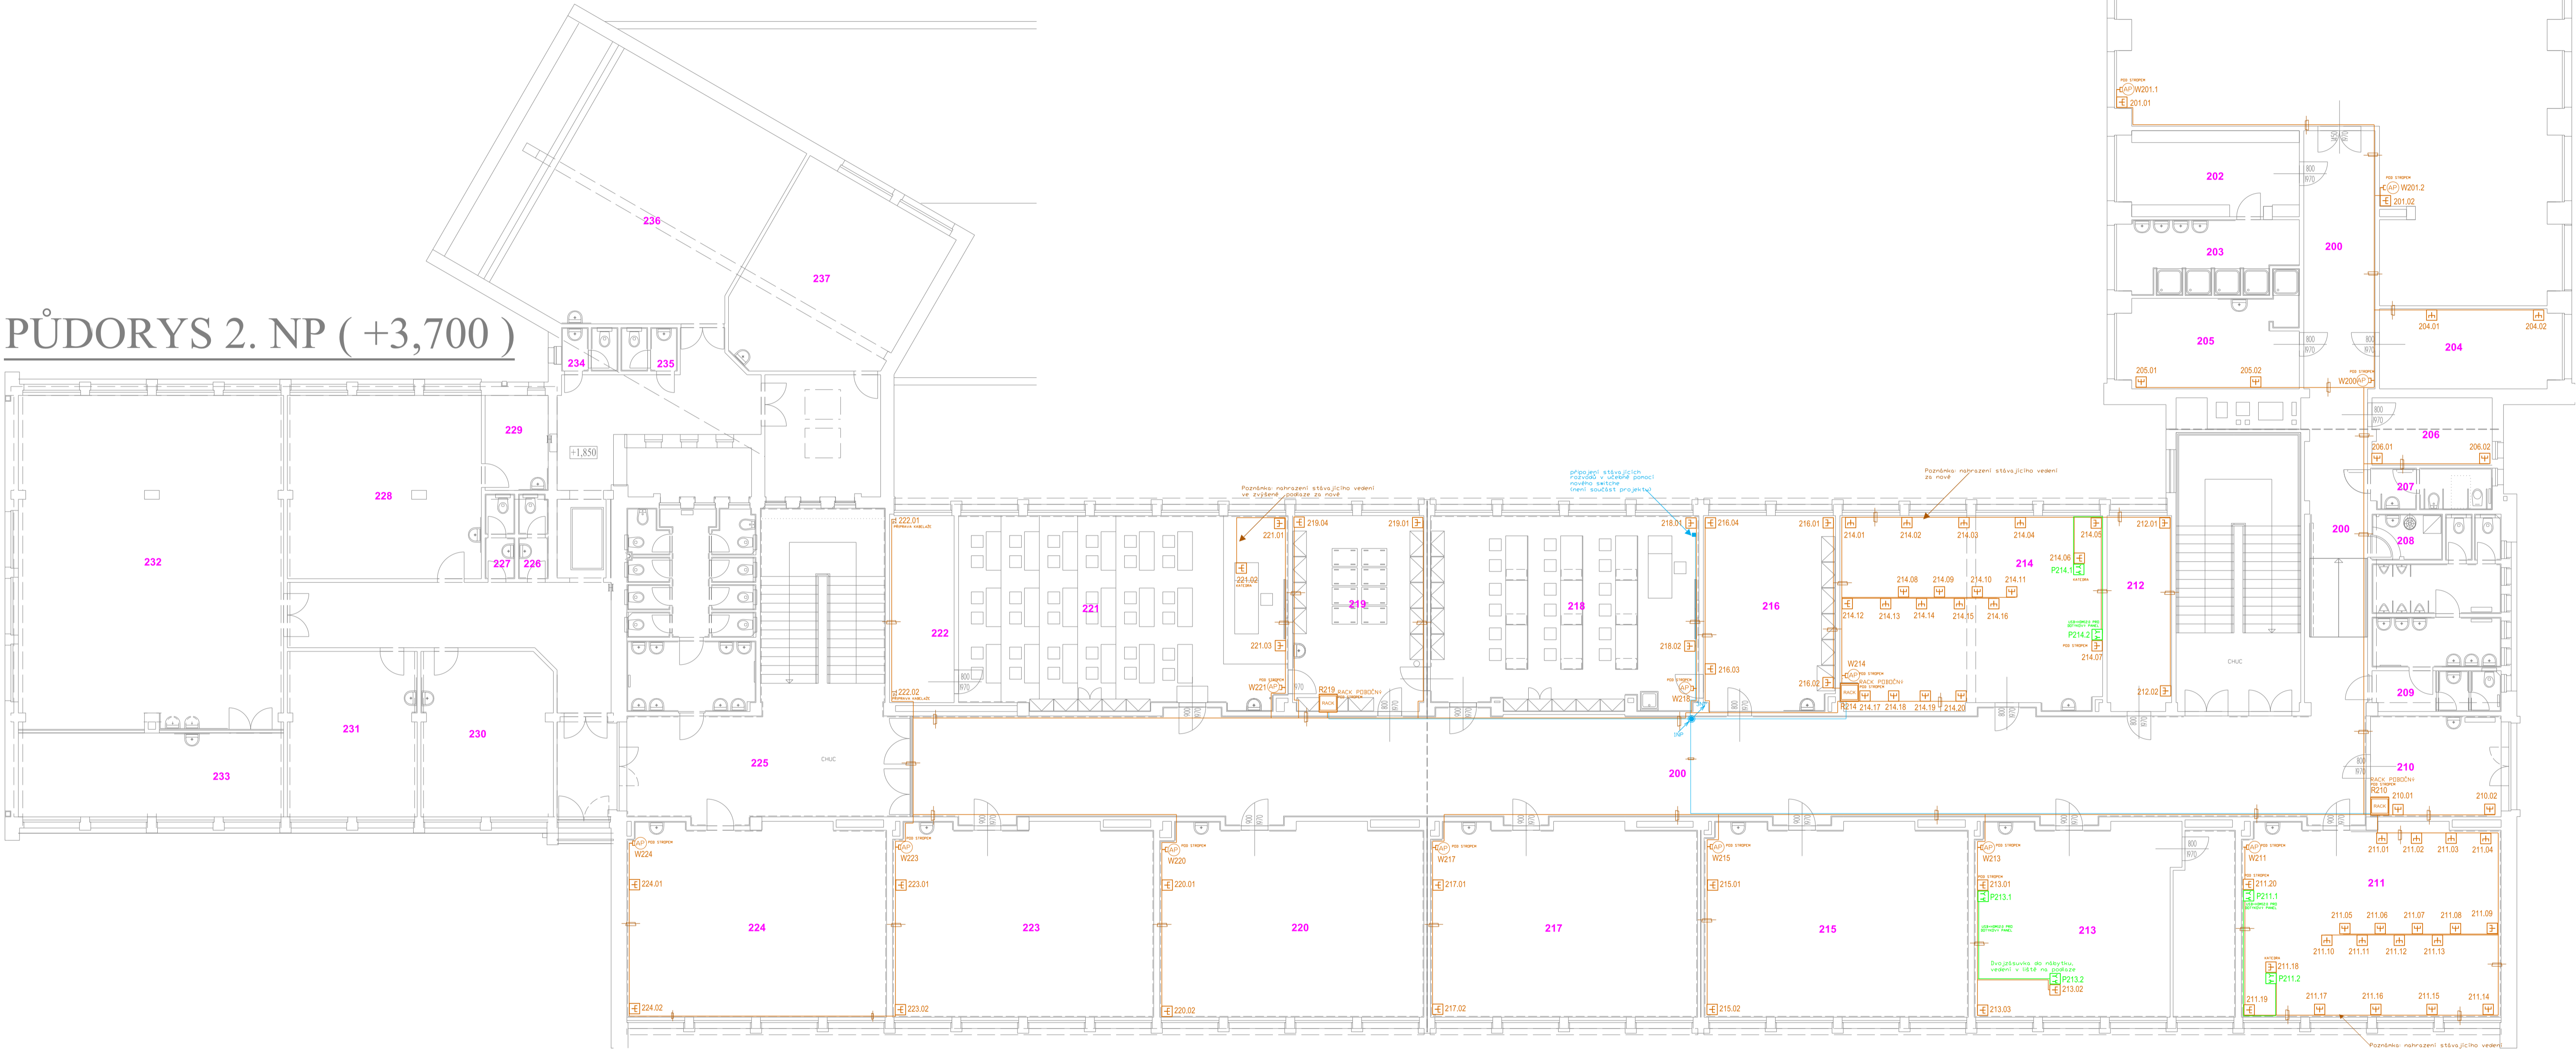

LEGENDA

- Kabel CAT 6 metalický
- Kabel optický 8 vláken
- Kabel optický 12 vláken

- CAT6 dvojjzásuvka 2xRJ45
- CAT6 jednozásuvka 1xRJ45
- WIFI AP

- Rack

- Kabelová lišta
- 2x vývod kabel CAT6

Akce: Standardizace konektivity Prvního českého gymnázia v Karlových Varech, p.o.				HIP:	
Zpracovatel PD:		Investor: První české gymnázium v Karlových Varech, p.o. Národní 445/25, Karlovy Vary, 360 01		Autorizační razítko:	
Místo stavby: Národní 445/25, 360 01 Karlovy Vary 1-Drahovice		Část: D.1.4.5 SLABOPROUDÁ ELEKTROINSTALACE			
Název výkresu: PŮDORYS 2.NP			Stupeň: DPS		
Zodp. projektant: Ing. Roman Gajdoš	Projektant: Ing. Roman Gajdoš	Navrhl: Ing. Roman Gajdoš	Formát: 8x4	Příloha: D.1.4.5.04	Kopie:
Podpis:	Podpis:	Podpis:	Měřítko: 1:100	Datum: 05/2024	