


PŮDORYS 1.PP - hlavní domovní vedení
měřítko 1:50

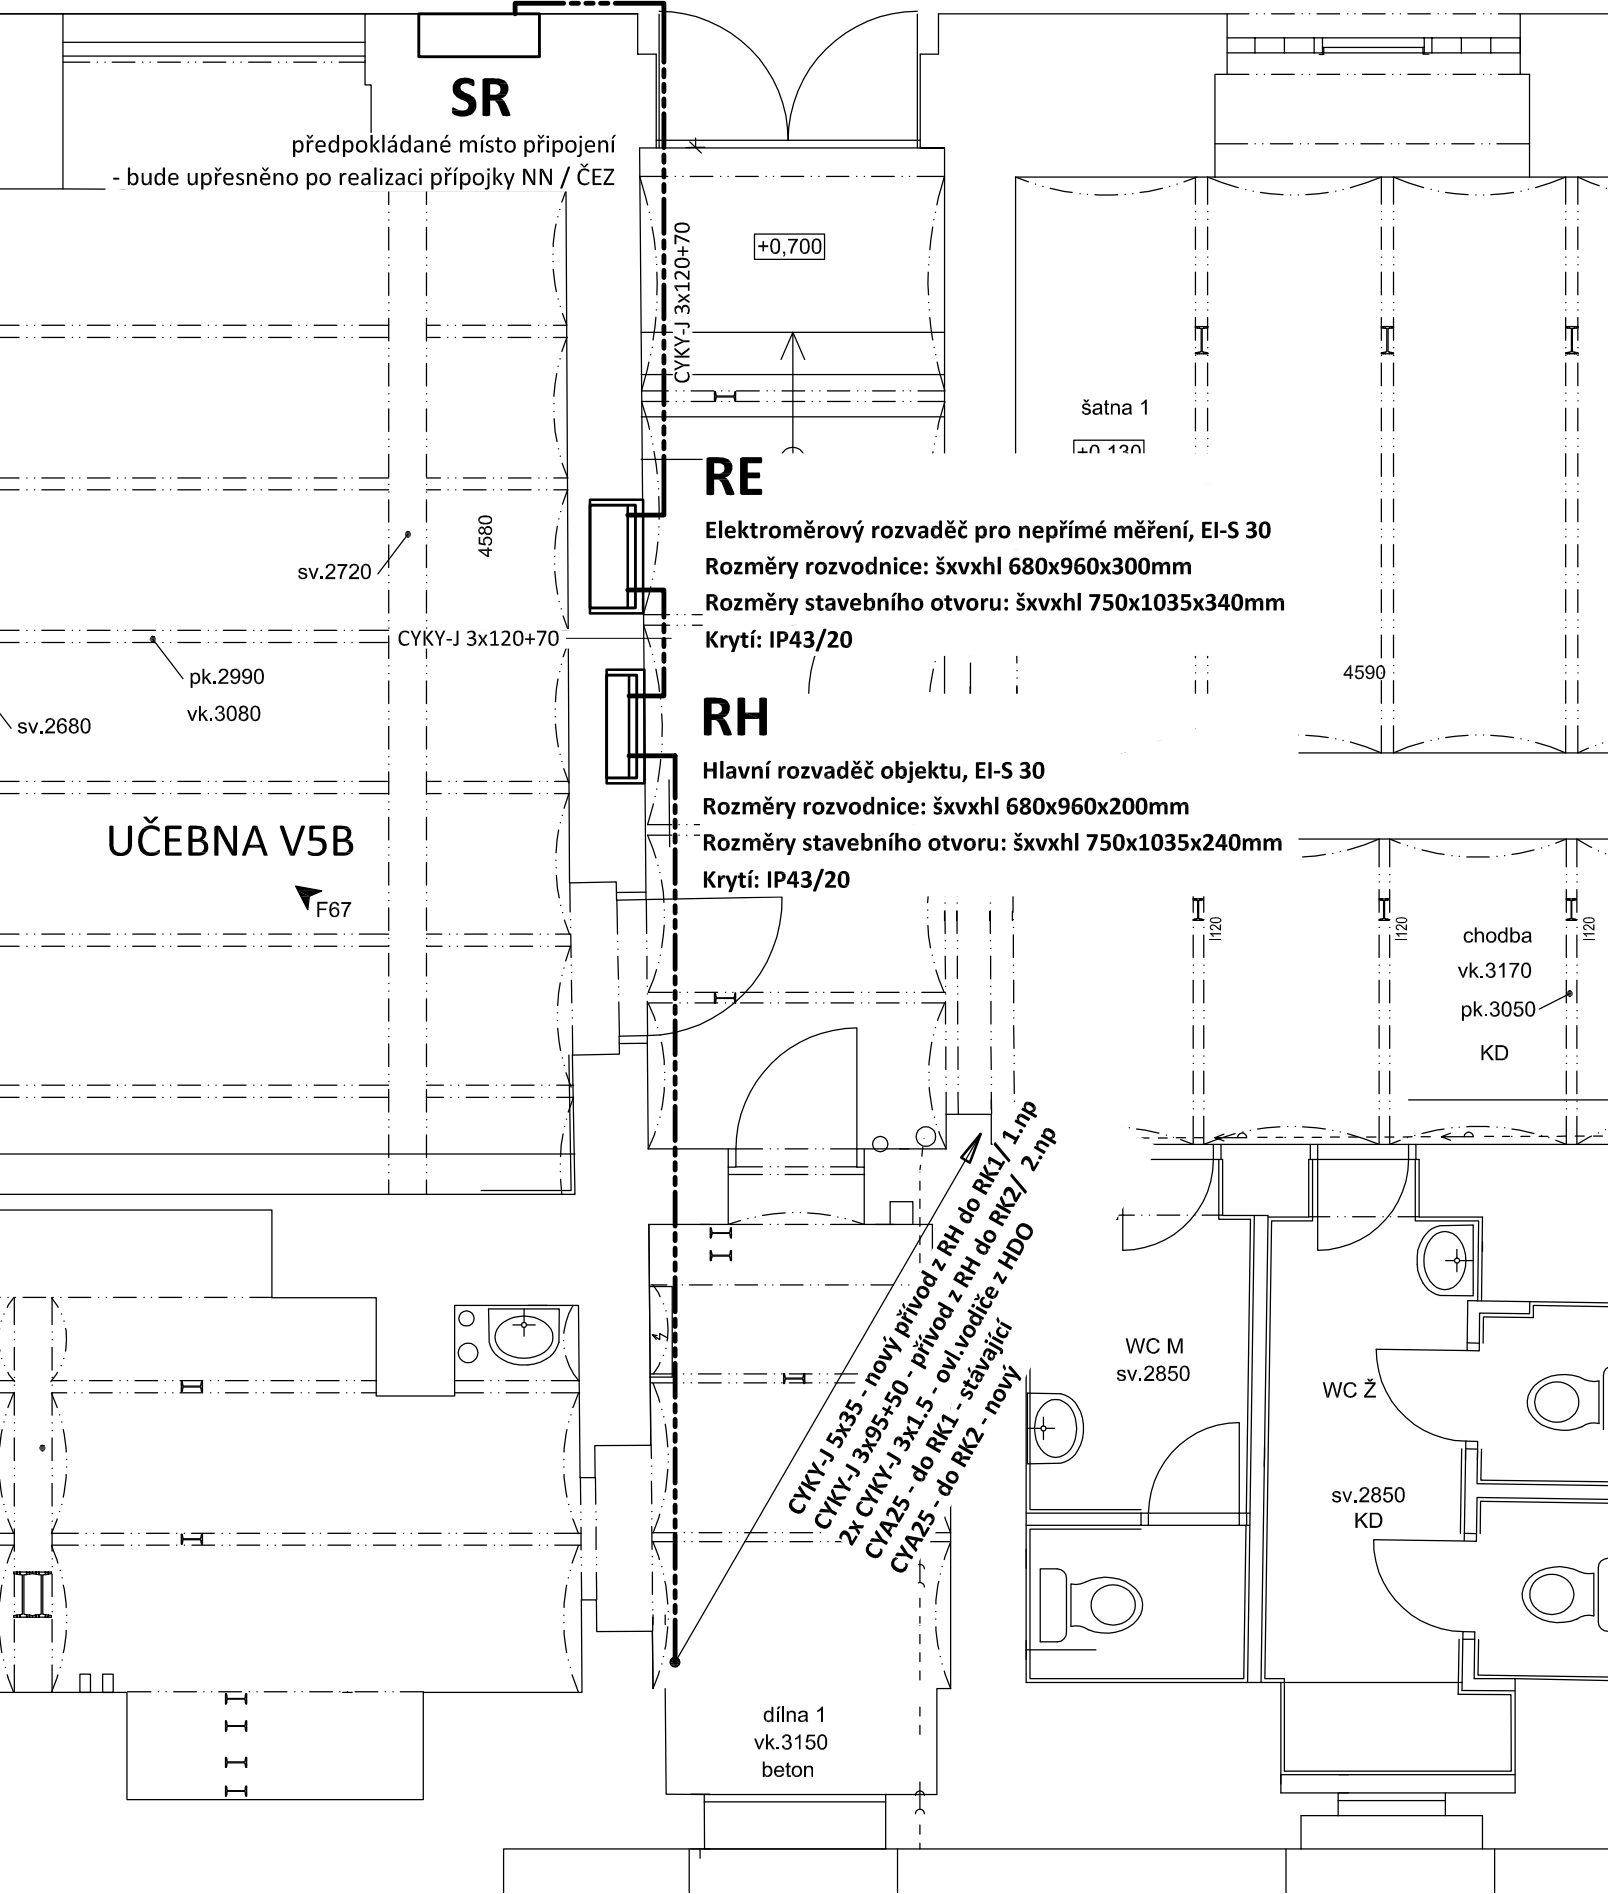

POZNÁMKA:

Napěťová soustava:
3+NPE stř. 50Hz, 230/400V, TN-C-S

Ochrana před nebezpečným dotykem neživých částí
dle ČSN 33 20000-4-41 ed. 3:
při poruše - automatickým odpojením
doplňková ochrana - doplňujícím ochranným pospojováním
- proudovými chrániči

Projektant:	Klimešová Miroslava		Vedoucí zakázky:		Ing. Jan Dušek	
DPT	Objednatel:	Střední škola stravování a služeb Karlovy Vary			Zakázka č.:	2023/55
					Stupeň:	RDS
	Zakázka:	SPRAVEDLIVÁ TRANSFORMACE – projekt Odborné učebny GASTRO			Datum:	15.12.2023
					Měřítko:	-
projekty	Dokumentace/část:	D1.4.4 - Silnoproudá elektrotechnika			Formát:	2A4
					PŮDORYS 1.PP - hlavní domovní vedení	