


PŮDORYS 4.NP  
měřítko 1:50

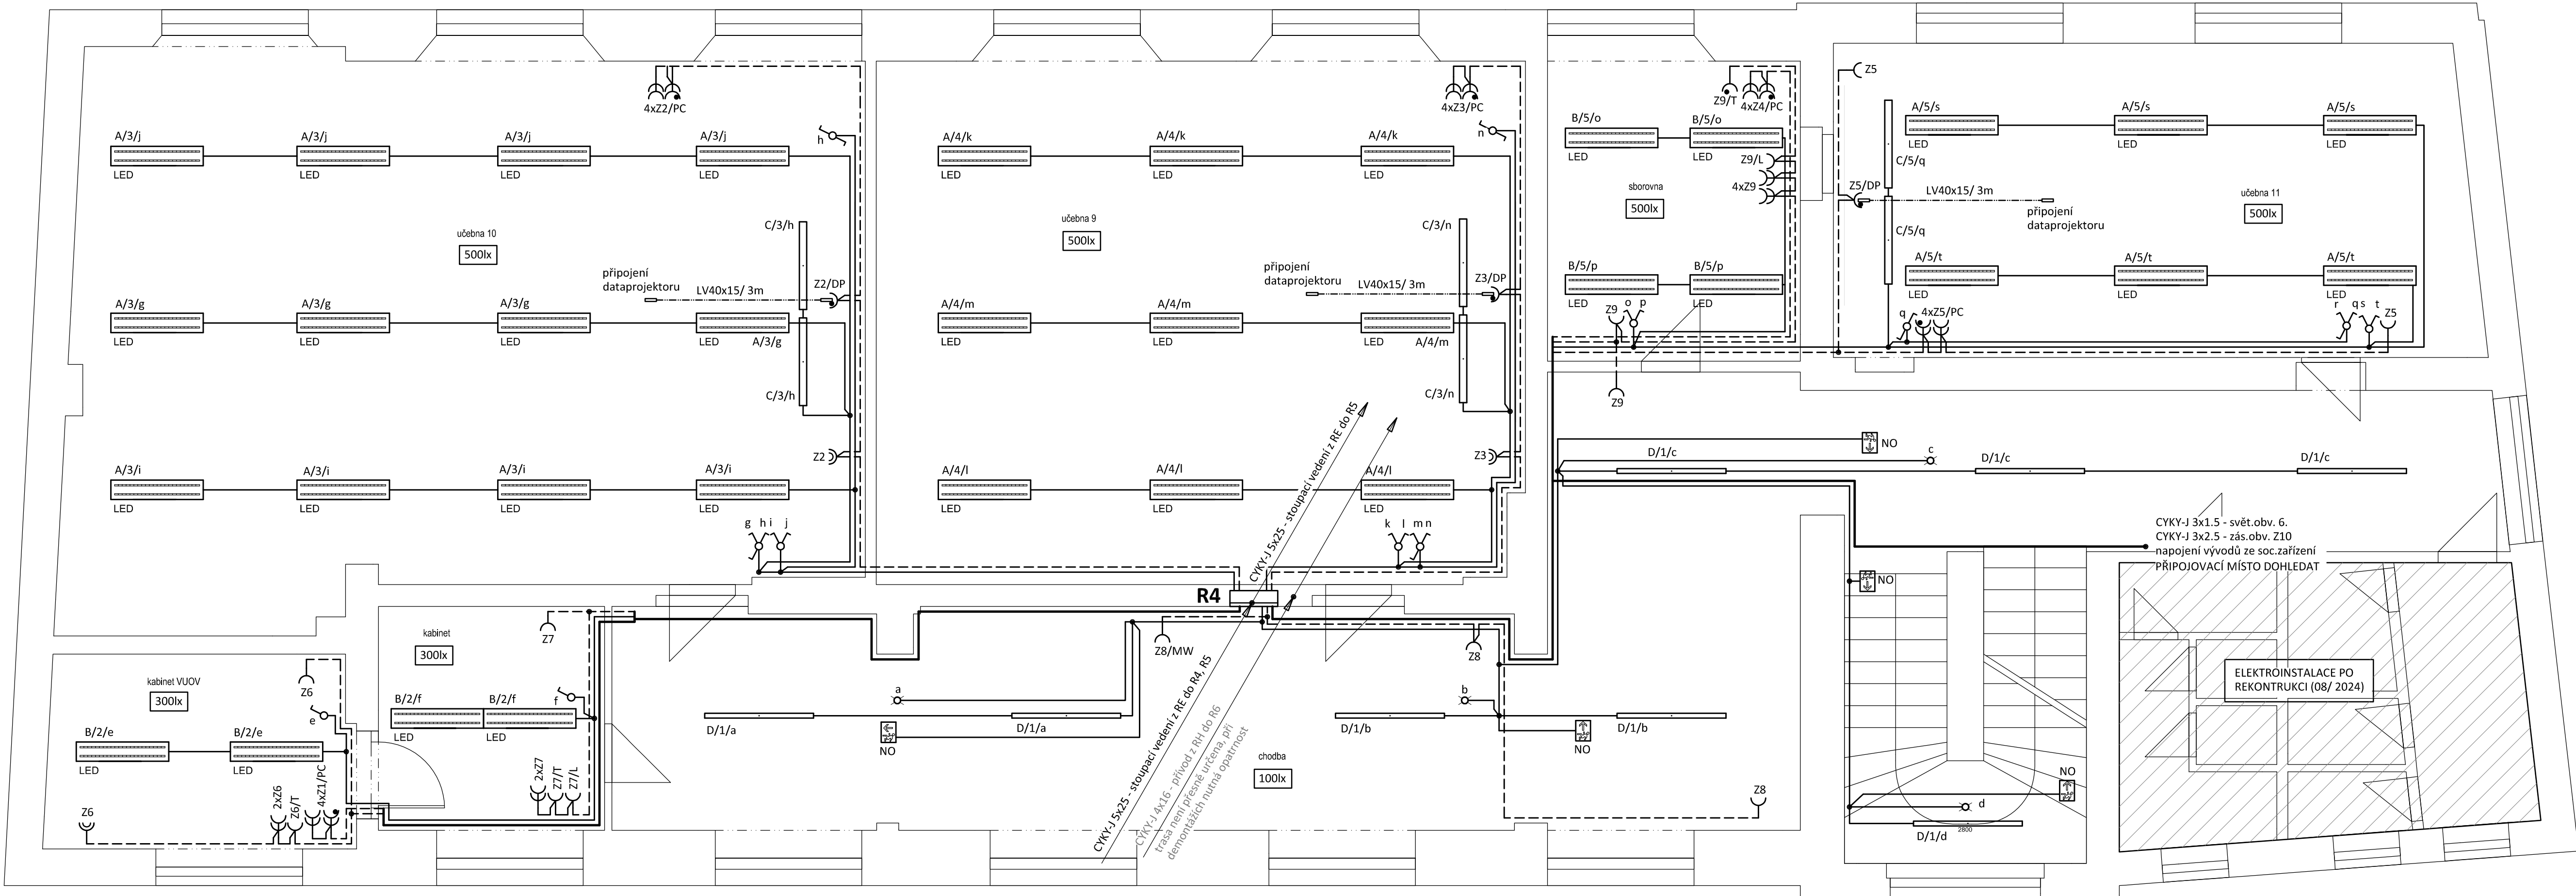

LEGENDA:

- Společná trasa vedení
- Třířázový rozvod - přívodní vedení
- Třířázový rozvod
- Zásuvkový rozvod (CYKY-J 3x2.5)
- Světelný rozvod (CYKY-J 3/5x1.5)
- Jednopolový spínač pod omítku, řaz.1, 10A/250V, IP20
- Střídavý přepínač pod omítku, řaz.6, 10A/250V, IP20
- Sériový přepínač pod omítku, řaz.5, 10A/250V, IP20
- Dvojitý střídavý přepínač pod omítku, řaz.6+6, 10A/250V, IP20
- Infrapasivní pohybový spínač, 360°, IP20
- Vkládací lišta pro připojovací kabely k dataprojektoru
- Parapetní kanál 170x70 pro uložení silových a sdělovacích obvodů
- Jednoduchá zásuvka pod omítku, 16A/250V, IP20
- Jednoduché zásuvky ve společném rámečku, 16A/250V, IP20
- Dvojnásobná zásuvka pod omítku, 16A/250V, IP20
- Jednoduchá zásuvka s přepětovou ochranou - akustickou
- NO - nouzové LED sv. s piktogramem, 1W/170lm, IP65, tř. II. doba chodu 1hod - při výpadku, autotest

POZNÁMKA:

Napěťová soustava:  
3+NPE stř. 50Hz, 230/400V, TN-C-S (RH)  
3+NPE stř. 50Hz, 230/400V, TN-S  
Ochrana před nebezpečným dotykem neživých částí  
dle ČSN 33 20000-4-41 ed. 3:  
při poruše - automatickým odpojením  
doplňková ochrana - doplňujícím ochranným pospojováním  
- proudovými chrániči

Označení svítidla	Název	Světelné zdroje
A	Závěsné, LED svítidlo, matná AL mřížka direkt/indirekt, UGR<19	1 x LED, 54W, 5800lm, Ra80, 4000K
B	Závěsné, LED svítidlo, matná AL mřížka direkt/indirekt, UGR<19	1 x LED, 40W, 4500lm, Ra80, 4000K
C	Závěsné/přisazené, LED asymetrické svítidlo	1 x LED, 25W, 3200lm, Ra80, 4000K
D	Přisazené LED svítidlo z hliníkového profilu, opálový kryt, 1500mm	1 x LED, 23W, 3300lm, Ra80, 4000K

Zodpovědný projektant:	Vypracoval:	ED	PROJEKTANT AKCE:
Klímešová Miroslava	Klímešová Miroslava	ED	
Kraj: Karlovarský	SÚ: Karlovy Vary		
Investor: Střední škola stravování a služeb Karvy Vary p. o. Ondřejská 1122/56, Karlovy Vary 360 01			
Akce: VÝMĚNA ELEKTROINSTALACE V OBJEKTU ONDŘEJSKÁ 56 V KARLOVÝCH VARECH			
		Formát: 8A4	Číslo paré:
		Stupeň: DPS	
		Č. zak.: E-2492	
		Datum: 10/2024	
Objekt: D.1.4 Elektroinstalace - silnoproudá zařízení		Měřítko: 1:50	
Název: PŮDORYS 4.NP		Číslo výkresu:	D.1.4 / 09