


PŮDORYS 3.NP
měřítko 1:50

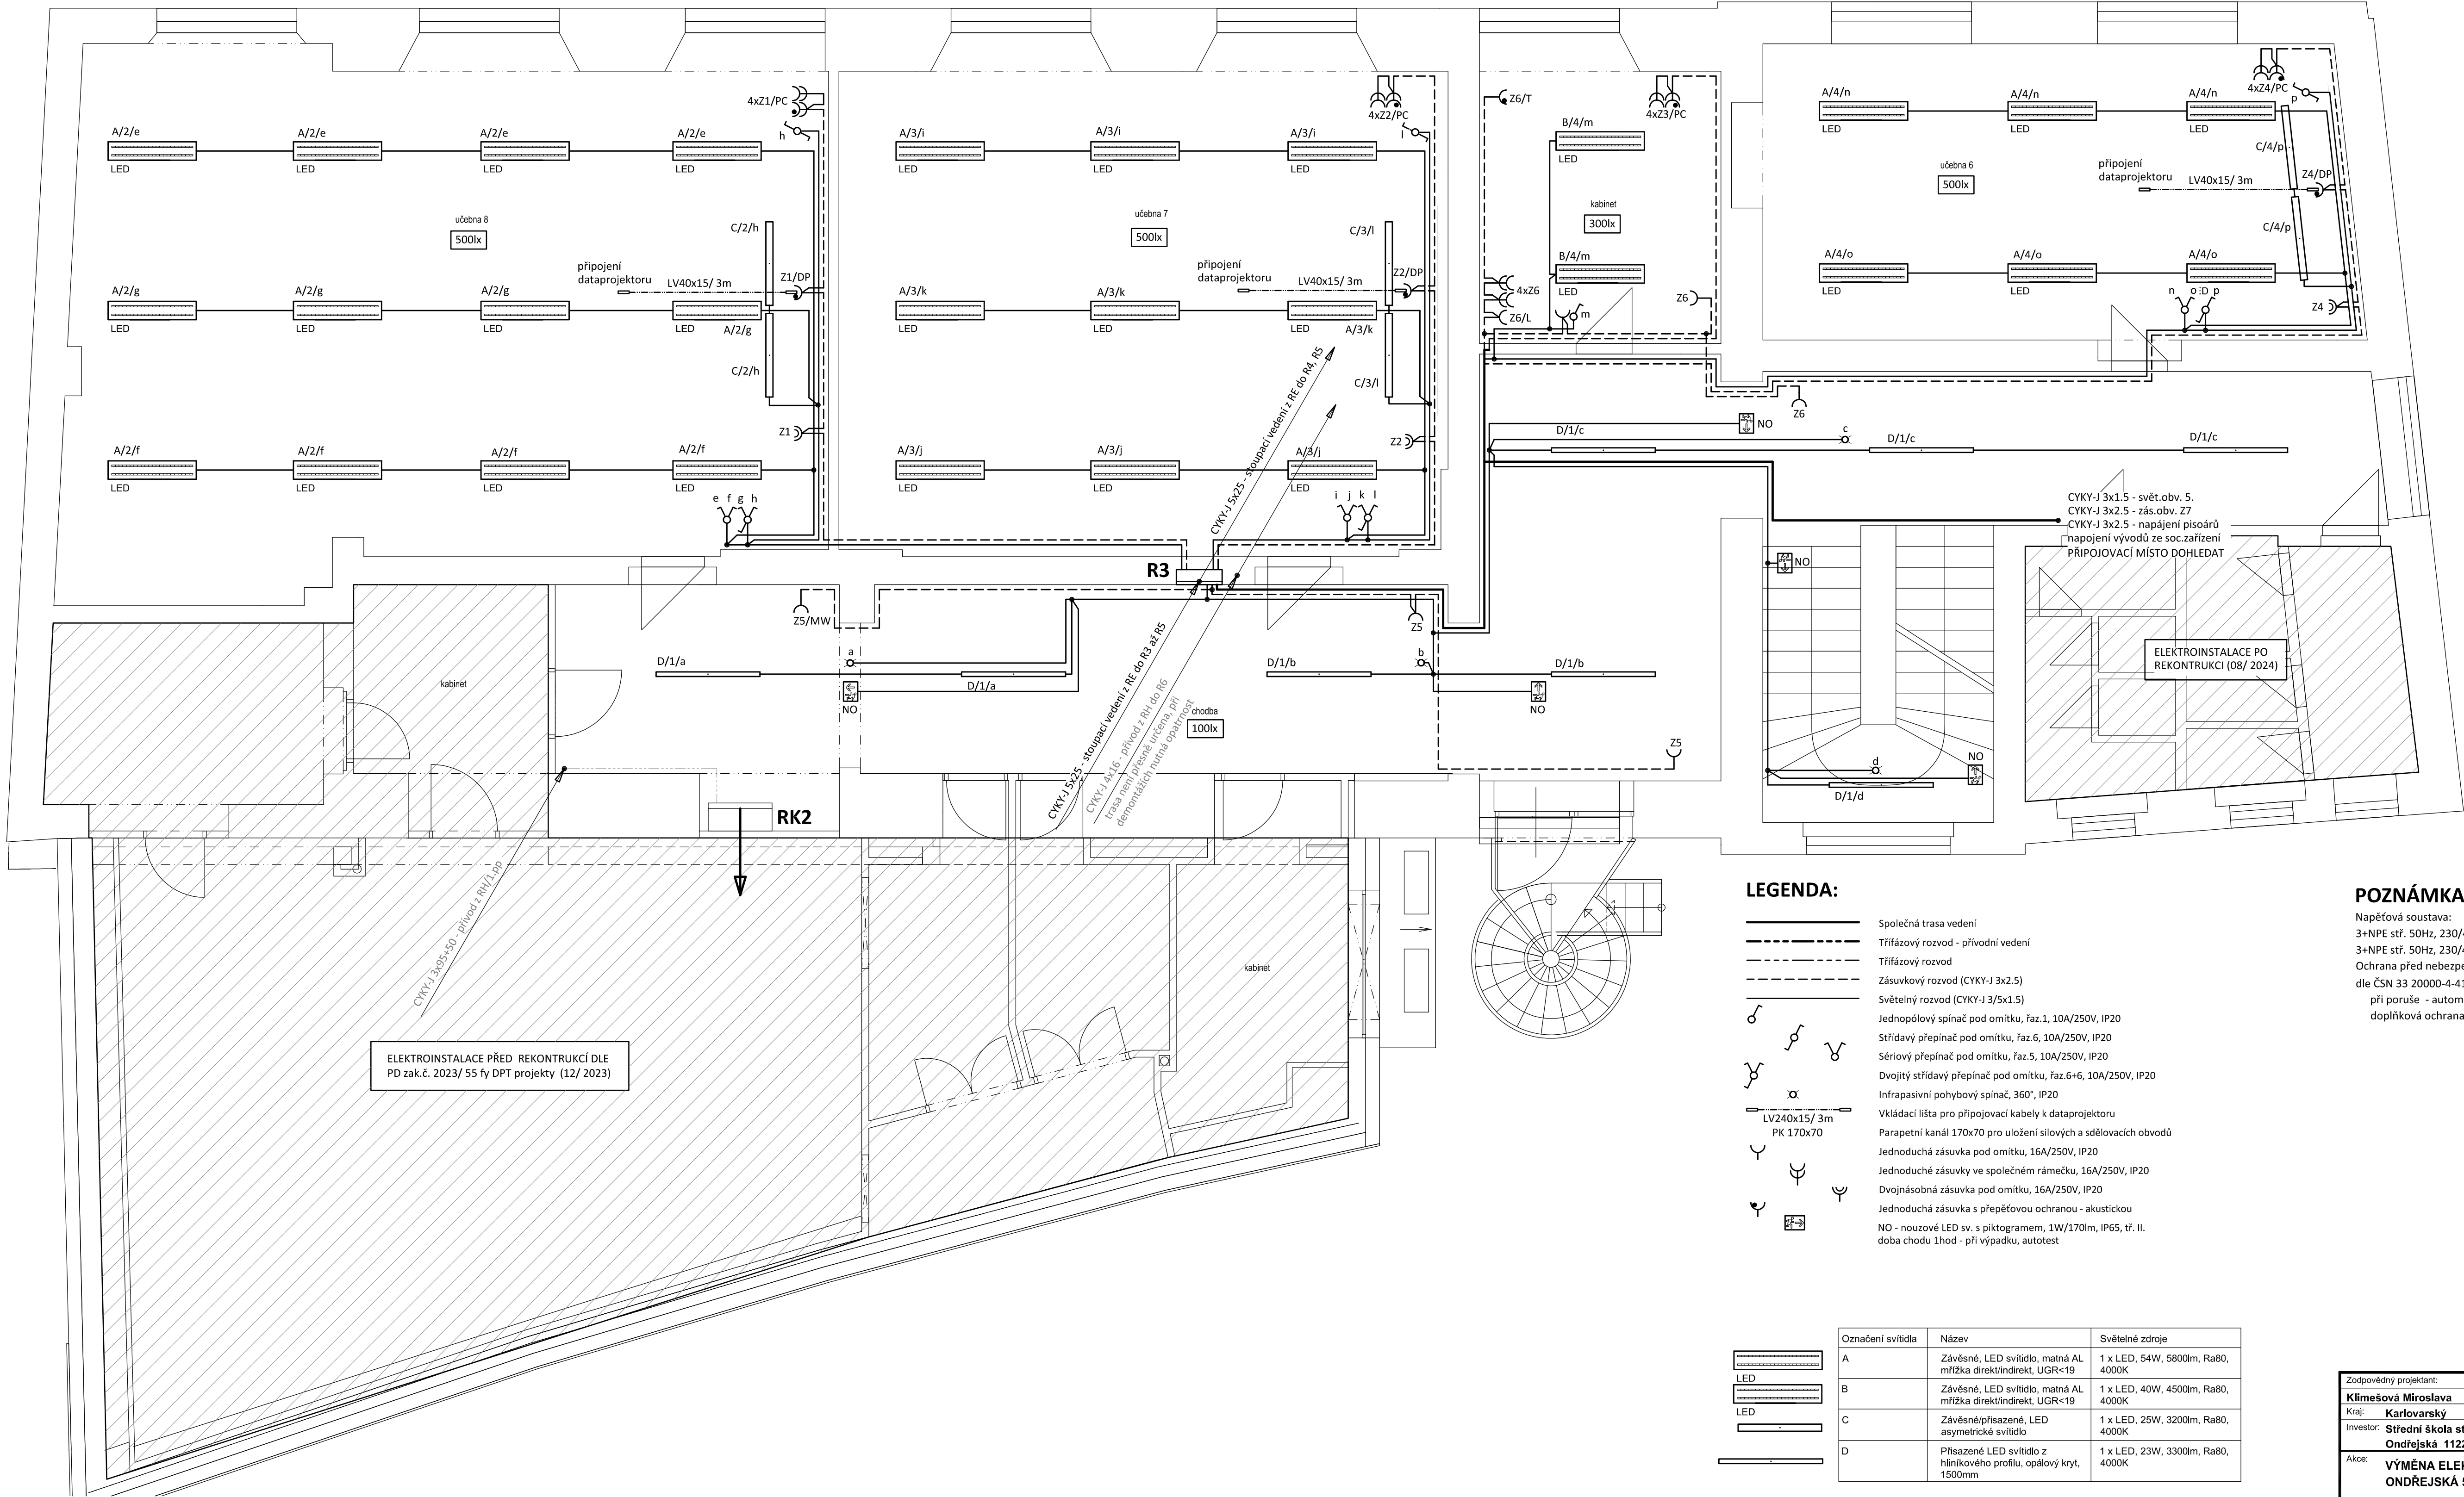

LEGENDA:

- Společná trasa vedení
- Třířázový rozvod - přírodní vedení
- Třířázový rozvod
- Zásuvkový rozvod (CYKY-J 3x2.5)
- Světelný rozvod (CYKY-J 3/5x1.5)
- Jednopolový spínač pod omítkou, řaz.1, 10A/250V, IP20
- Střídavý přepínač pod omítkou, řaz.6, 10A/250V, IP20
- Sériový přepínač pod omítkou, řaz.5, 10A/250V, IP20
- Dvojitý střídavý přepínač pod omítkou, řaz.6+6, 10A/250V, IP20
- Infrapasivní pohybový spínač, 360°, IP20
- Vkládací lišta pro připojovací kabely k dataprojektoru
- Parapetní kanál 170x70 pro uložení silových a sdělovacích obvodů
- Jednoduchá zásuvka pod omítkou, 16A/250V, IP20
- Jednoduché zásuvky ve společném rámečku, 16A/250V, IP20
- Dvojnásobná zásuvka pod omítkou, 16A/250V, IP20
- Jednoduchá zásuvka s přepěťovou ochranou - akustickou
- NO - nouzové LED sv. s piktogramem, 1W/170lm, IP65, tř. II, doba chodu 1hod - při výpadku, autotest

Označení svítidla	Název	Světelné zdroje
A	Závěsné, LED svítidlo, matná AL mřížka direktnídirekt, UGR<19	1 x LED, 54W, 5800lm, Ra80, 4000K
B	Závěsné, LED svítidlo, matná AL mřížka direktnídirekt, UGR<19	1 x LED, 40W, 4500lm, Ra80, 4000K
C	Závěsné/přisazené, LED asymetrické svítidlo	1 x LED, 25W, 3200lm, Ra80, 4000K
D	Přisazené LED svítidlo z hliníkového profilu, opálový kryt, 1500mm	1 x LED, 23W, 3300lm, Ra80, 4000K

POZNÁMKA:

Napěťová soustava:
3+NPE stř. 50Hz, 230/400V, TN-C-S (RH)
3+NPE stř. 50Hz, 230/400V, TN-S
Ochrana před nebezpečným dotykem neživých částí
dle ČSN 33 20000-4-41 ed. 3:
při poruše - automatickým odpojením
doplňková ochrana - doplňujícím ochranným pospojováním
- proudovými chrániči

Zodpovědný projektant:	Vypracoval:	B.D. PROJEKTANT AKCE:
Klímešová Miroslava	Klímešová Miroslava	
Kraj: Karlovarský	SU: Karlovy Vary	M. Klímešová - 3D PROJEKT Úvalská 604/2, 360 09 K. Vary IČO: 722 70 179, Tel. 731 409 028
Investor: Střední škola stravování a služeb Karvy Vary p. o.	Ondřejská 1122/56, Karlovy Vary 360 01	
Akce: VÝMĚNA ELEKTROINSTALACE V OBJEKTU ONDŘEJSKÁ 56 V KARLOVÝCH VARECH	Formát: 8A4	Číslo paré:
Objekt: D.1.4 Elektroinstalace - silnoproudá zařízení	Stupeň: DPS	
Název: PŮDORYS 3.NP	Č. zak.: E-2492	Datum: 10/2024
	Měřítko: 1:50	
	Číslo výkresu:	D.1.4 / 08