



ÚT půdorys 4.NP – 1:75

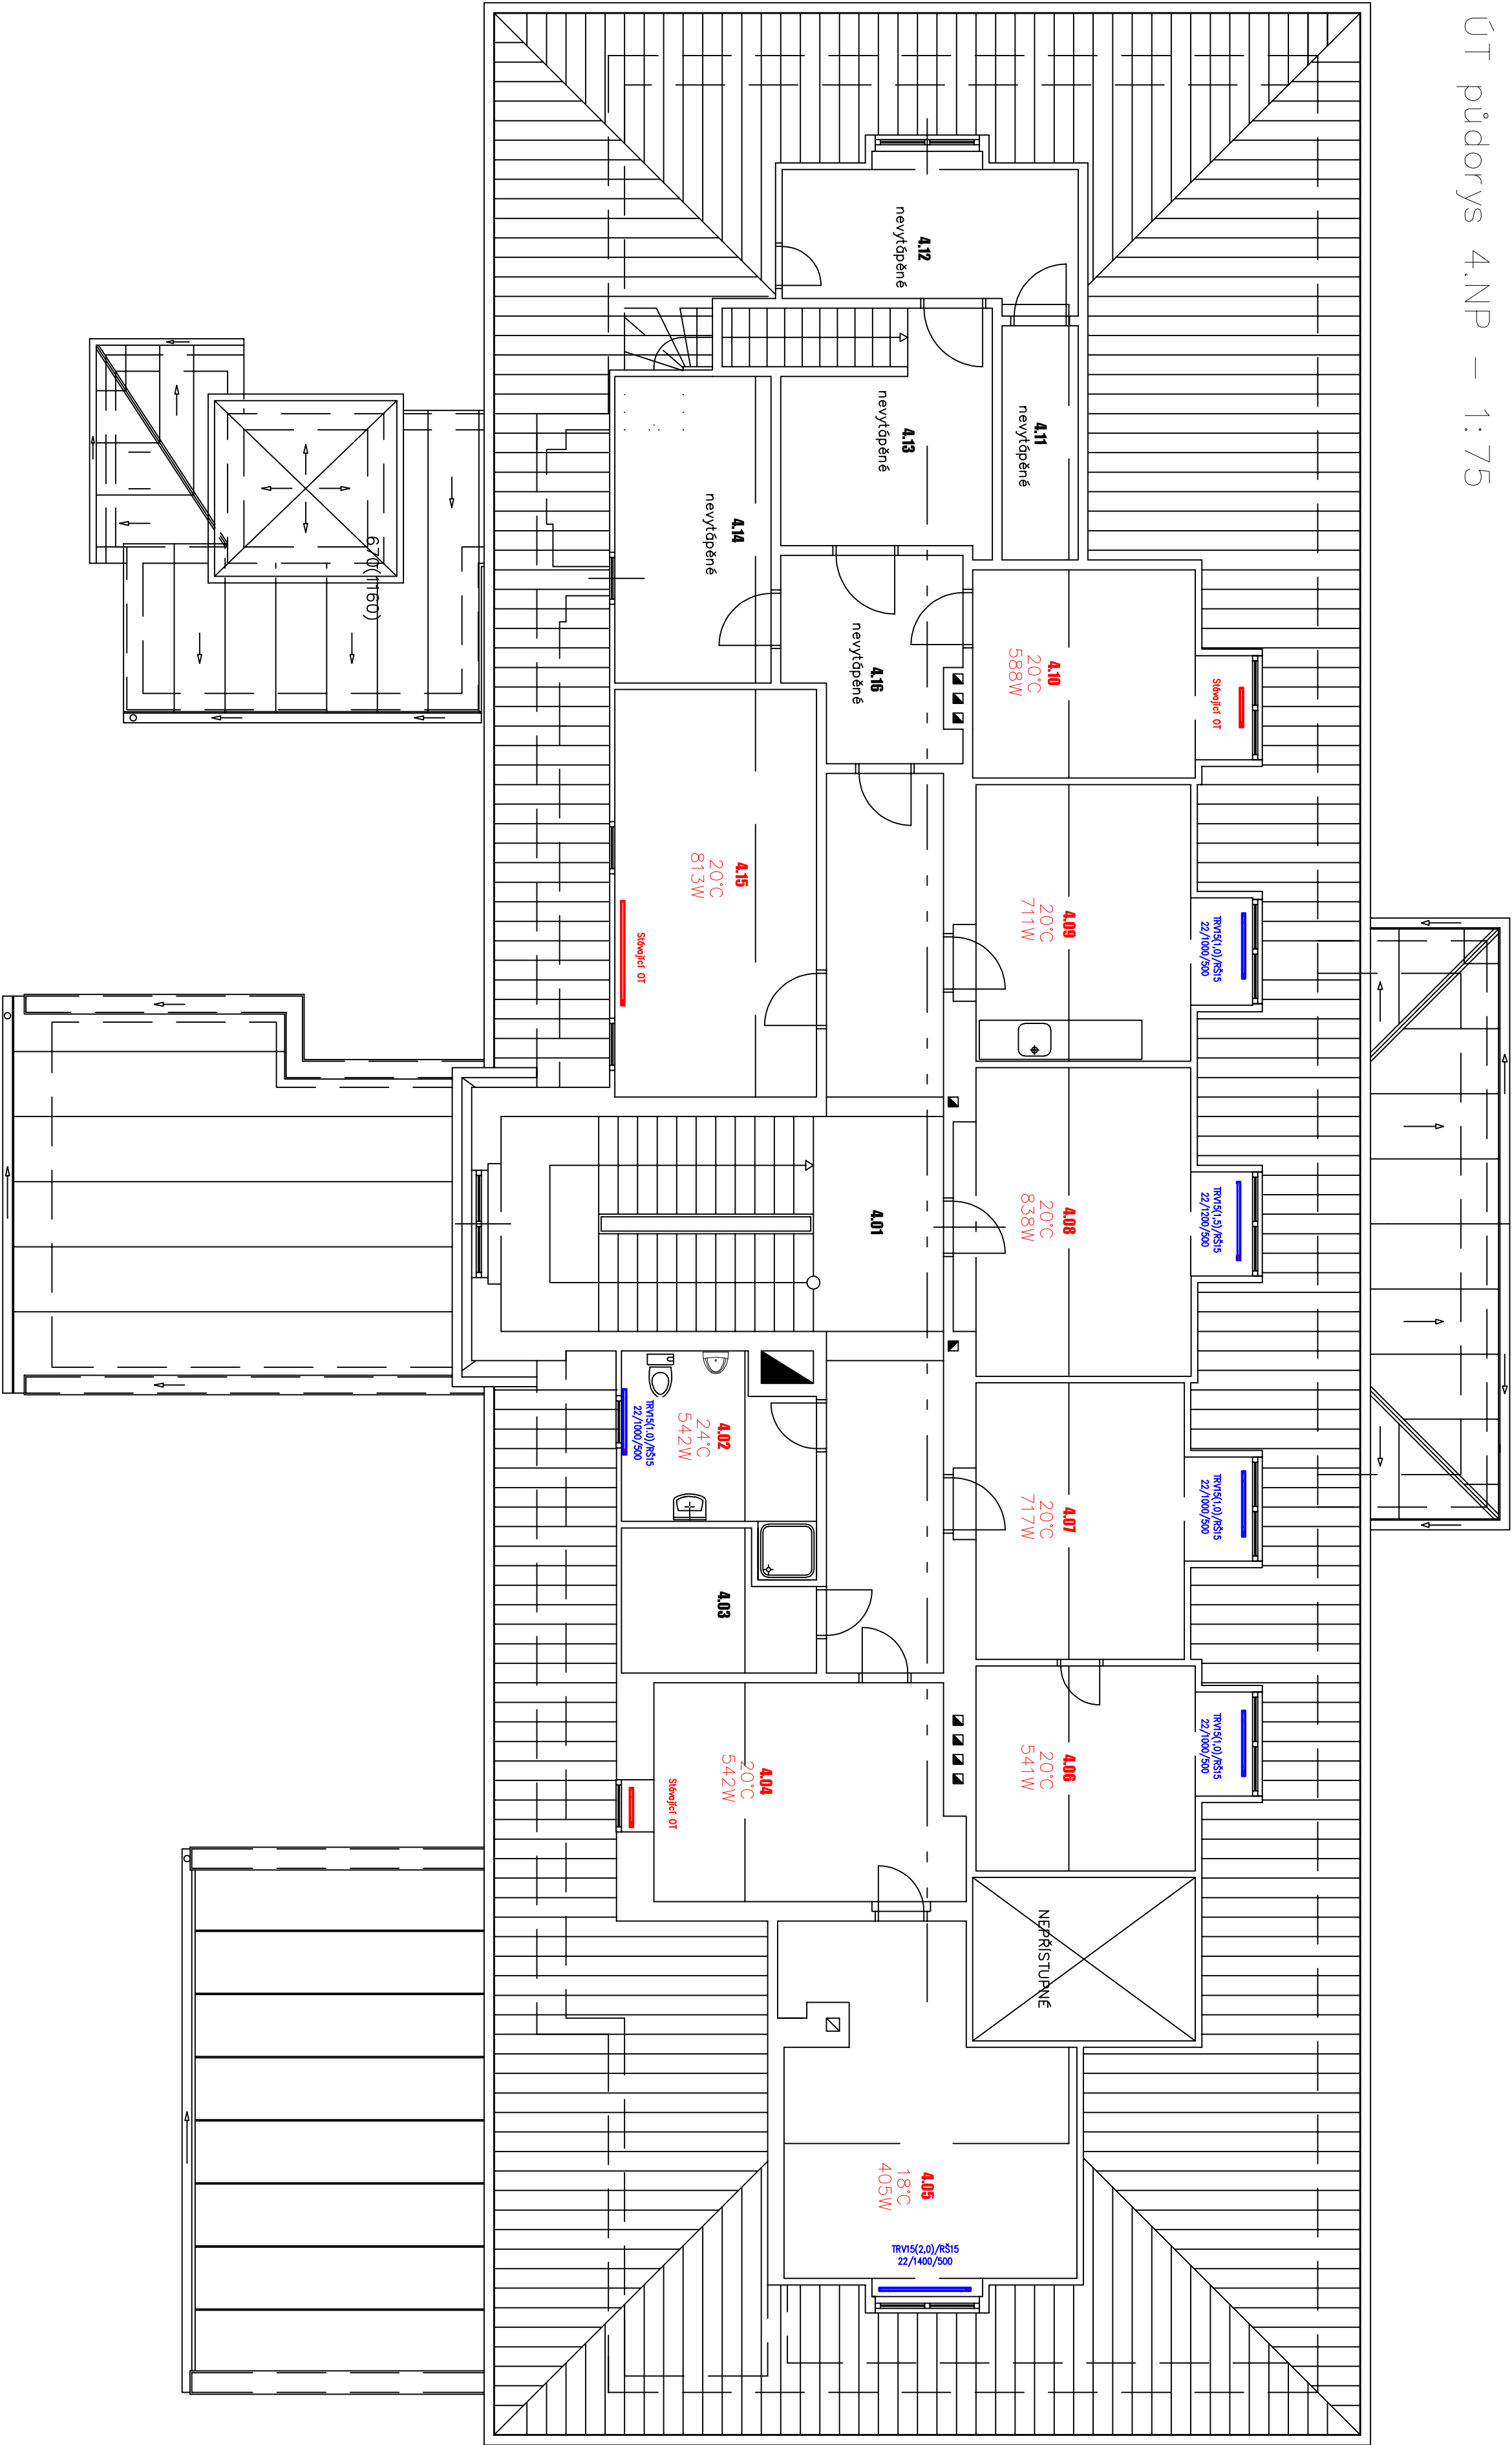

Legenda

stávající vyhovující otopná tělesa
nově osazená otopná tělesa

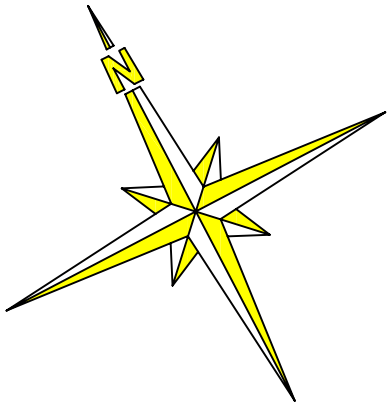

Výpracoval : Pavel Stejskal AT		Vedoucí projektu : Ing. Irena Pichlová		Autorizace : A2		Datum : 06/2024		Podé : 06/2024	
Kreslil : Pavel Stejskal AT		Odpovědný projektant části ÚT : Pavel Stejskal AT		Stupeň : DSP		Číslo zakázky : 0412024		Číslo přílohy : D.1.4.01.7	
Investor : Karlovarský kraj, IČ: 70891168 Závodní 353/88, Dvory, 360 06 Karlovy Vary		Stavba : Snížení energetické náročnosti budovy DOZP Radošov č.p.137		Měřítko : 1:75					
Lokalita : Obec Radošov									
Účel : D.1.4.01 – ÚT ústřední vytápění									
Ověření : ÚT půdorys 4NP									