


SO 703 / PŮDORYS 1.NP - kabelový rozvod MaR

měřítko 1:200

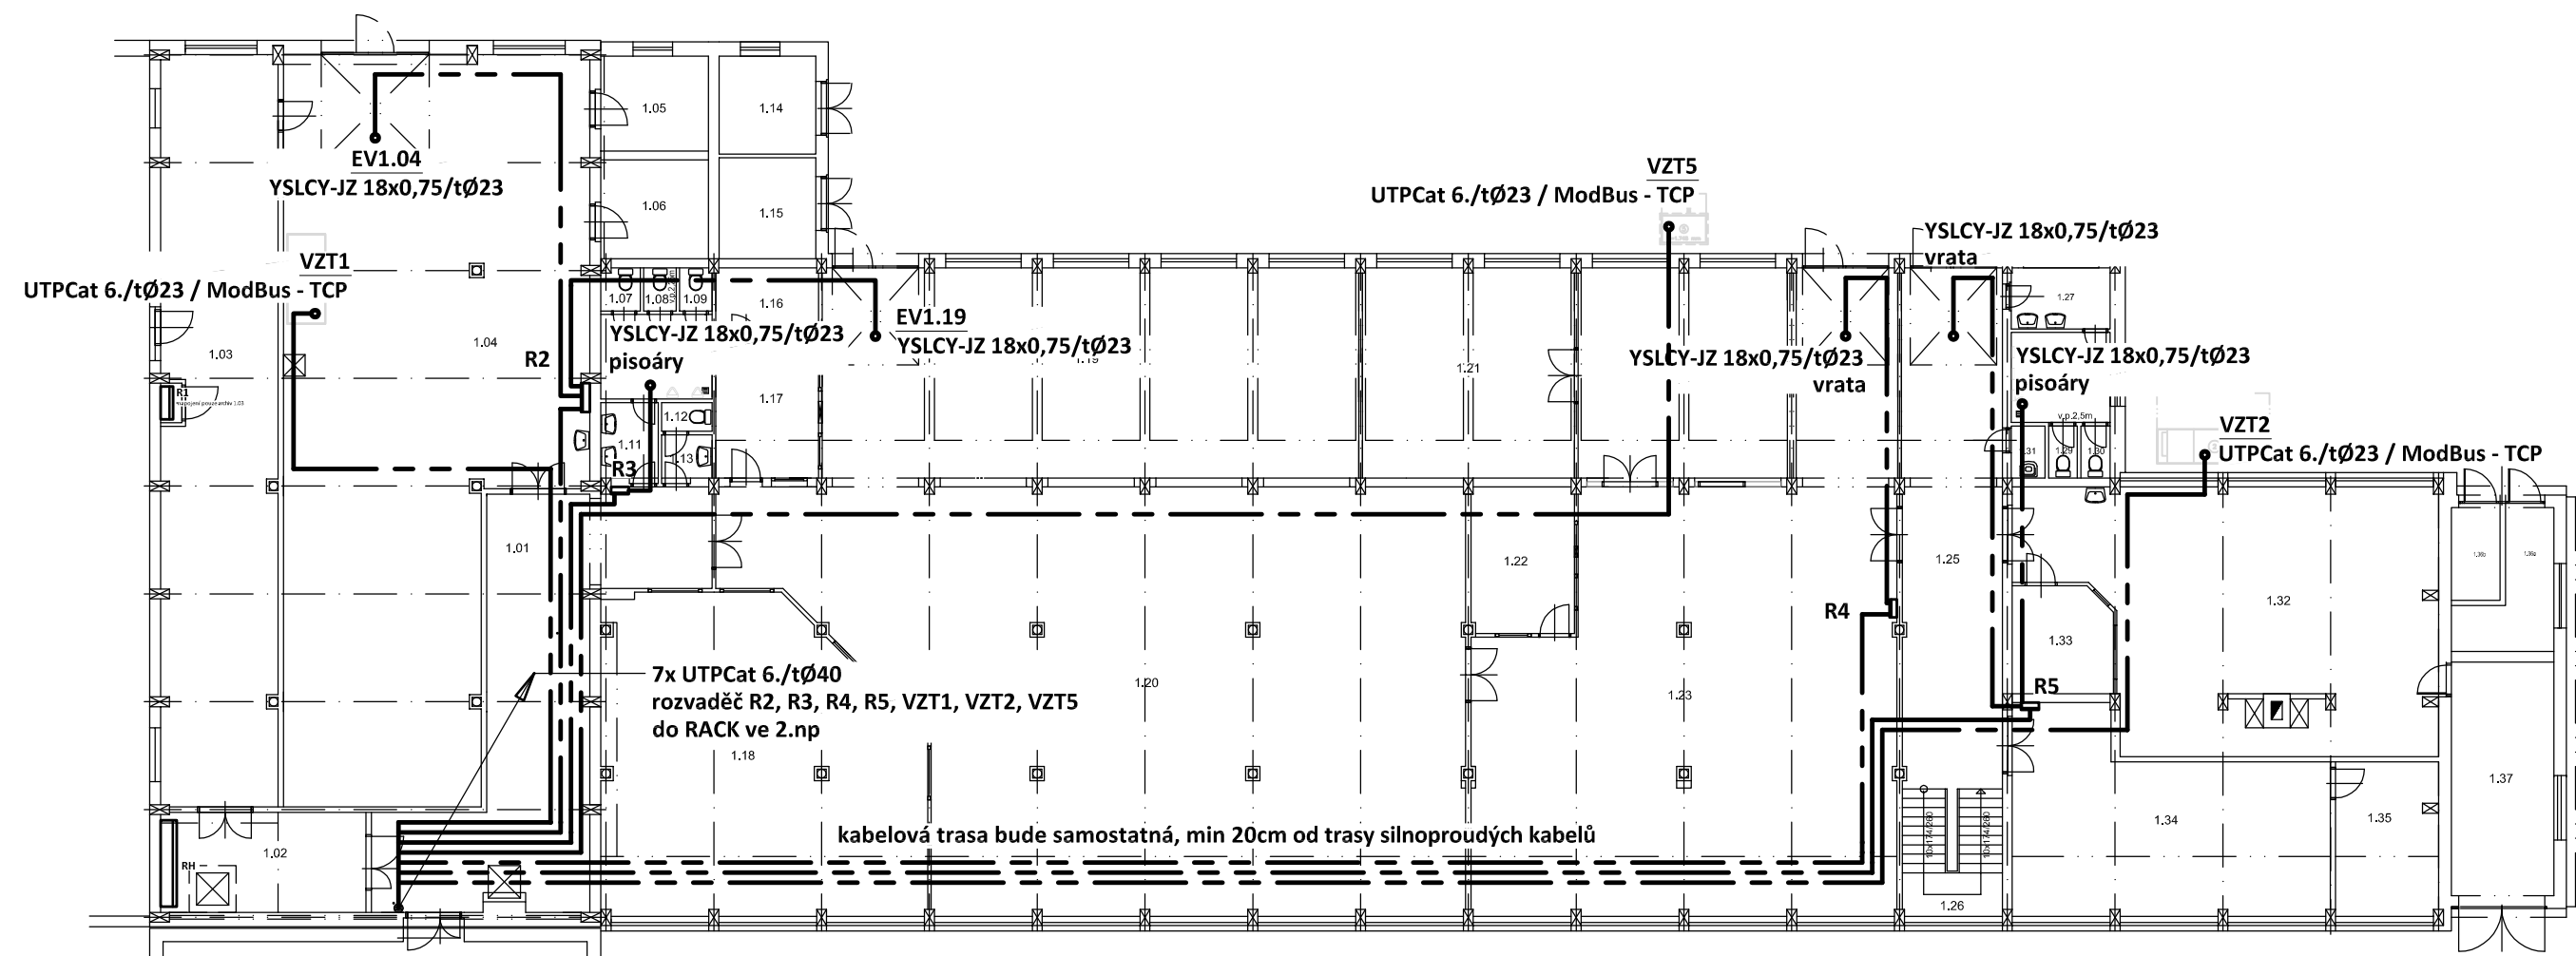

Projektant:	Klimešová Miroslava		Vedoucí zakázky:		Ing. Martin Pluhař	
DPT projekty	Objednatel:	Integrovaná střední škola technická a ekonomická Sokolov, p.o.			Zakázka č.:	2024/15
	Zakázka:	Modernizace střediska praktického vyučování ISŠTE Sokolov - část 1			Stupeň:	DPS
	Dokumentace/část:	D.1.4.e - Silnoproudá elektrotechnika			Datum:	31.8.2024
					Měřítko:	1:200
	PŮDORYS 1.NP - kabelový rozvod MaR				Formát:	A3
						6