


-  - pohybový detektor
-  - klávesnice EZS
-  - EZS magnet
-  - expander se zdrojem
-  - ústředna PZTS
-  - tlačítko PZTS
-  - siréna s blikáčem
-  - detektor tříštění
-  - WC táhlo
-  - zdroj, část WC signalizace
-  - tlačítko reset signalizace
-  - optiko akustická signalizace

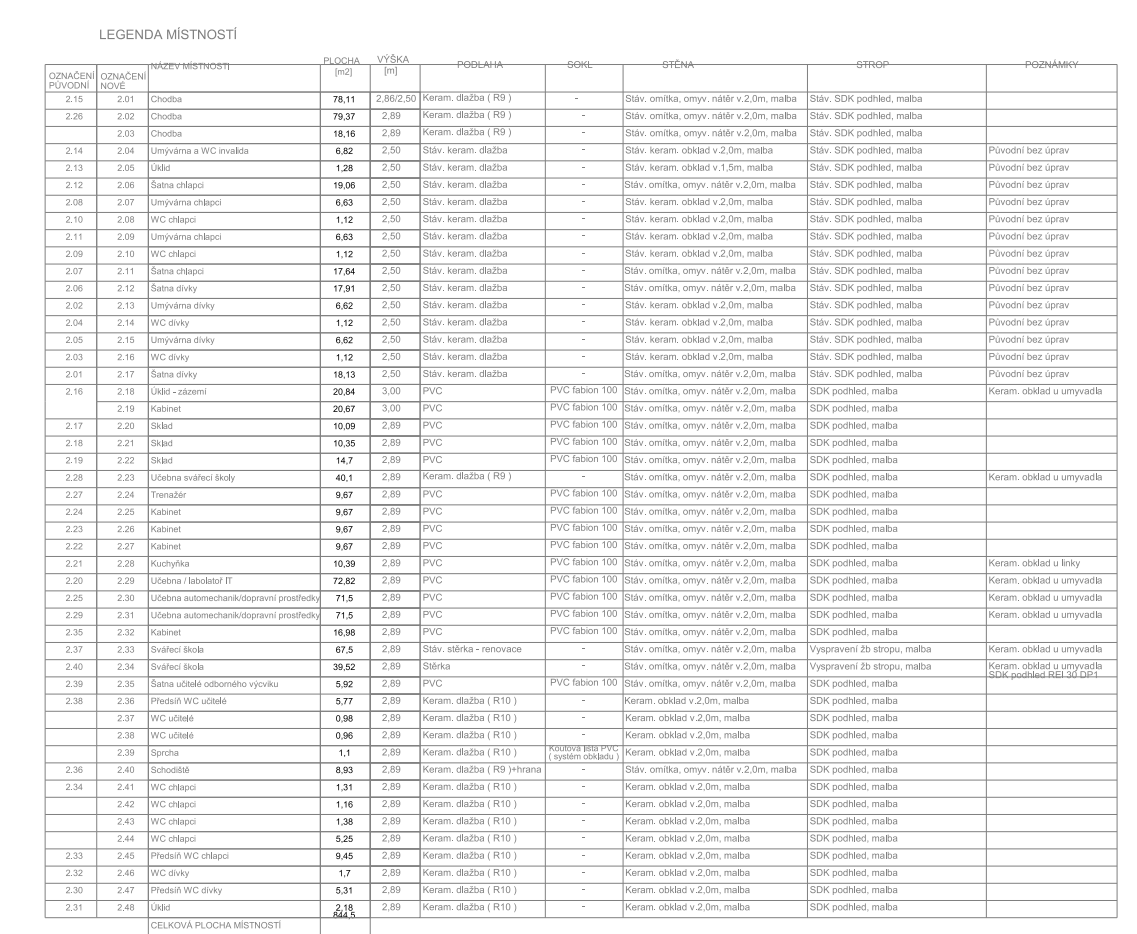

Projektant:	Jan Beran	Vedoucí zakázky:	Ing. Martin Pluhař, CSc.	
DPT	Objednatel:	Integrovaná střední škola technická a ekonomická Sokolov, p.o.		Zakázka č.: 2023/31
	Zakázka:	Modernizace střediska praktického vyučování ISŠTE Sokolov- část 1		Stupeň: DPS
projekty	Dokumentace/část:	D.1.4.f Elektronické komunikace		Datum: 1.9.2024
				Měřítko: 1:100
				Formát: 8x4
Půdorys 1.NP a 2.NP PZTS				3.