


SO 703 / PŮDORYS 2.NP - kabelový rozvod MaR

měřítko 1:200

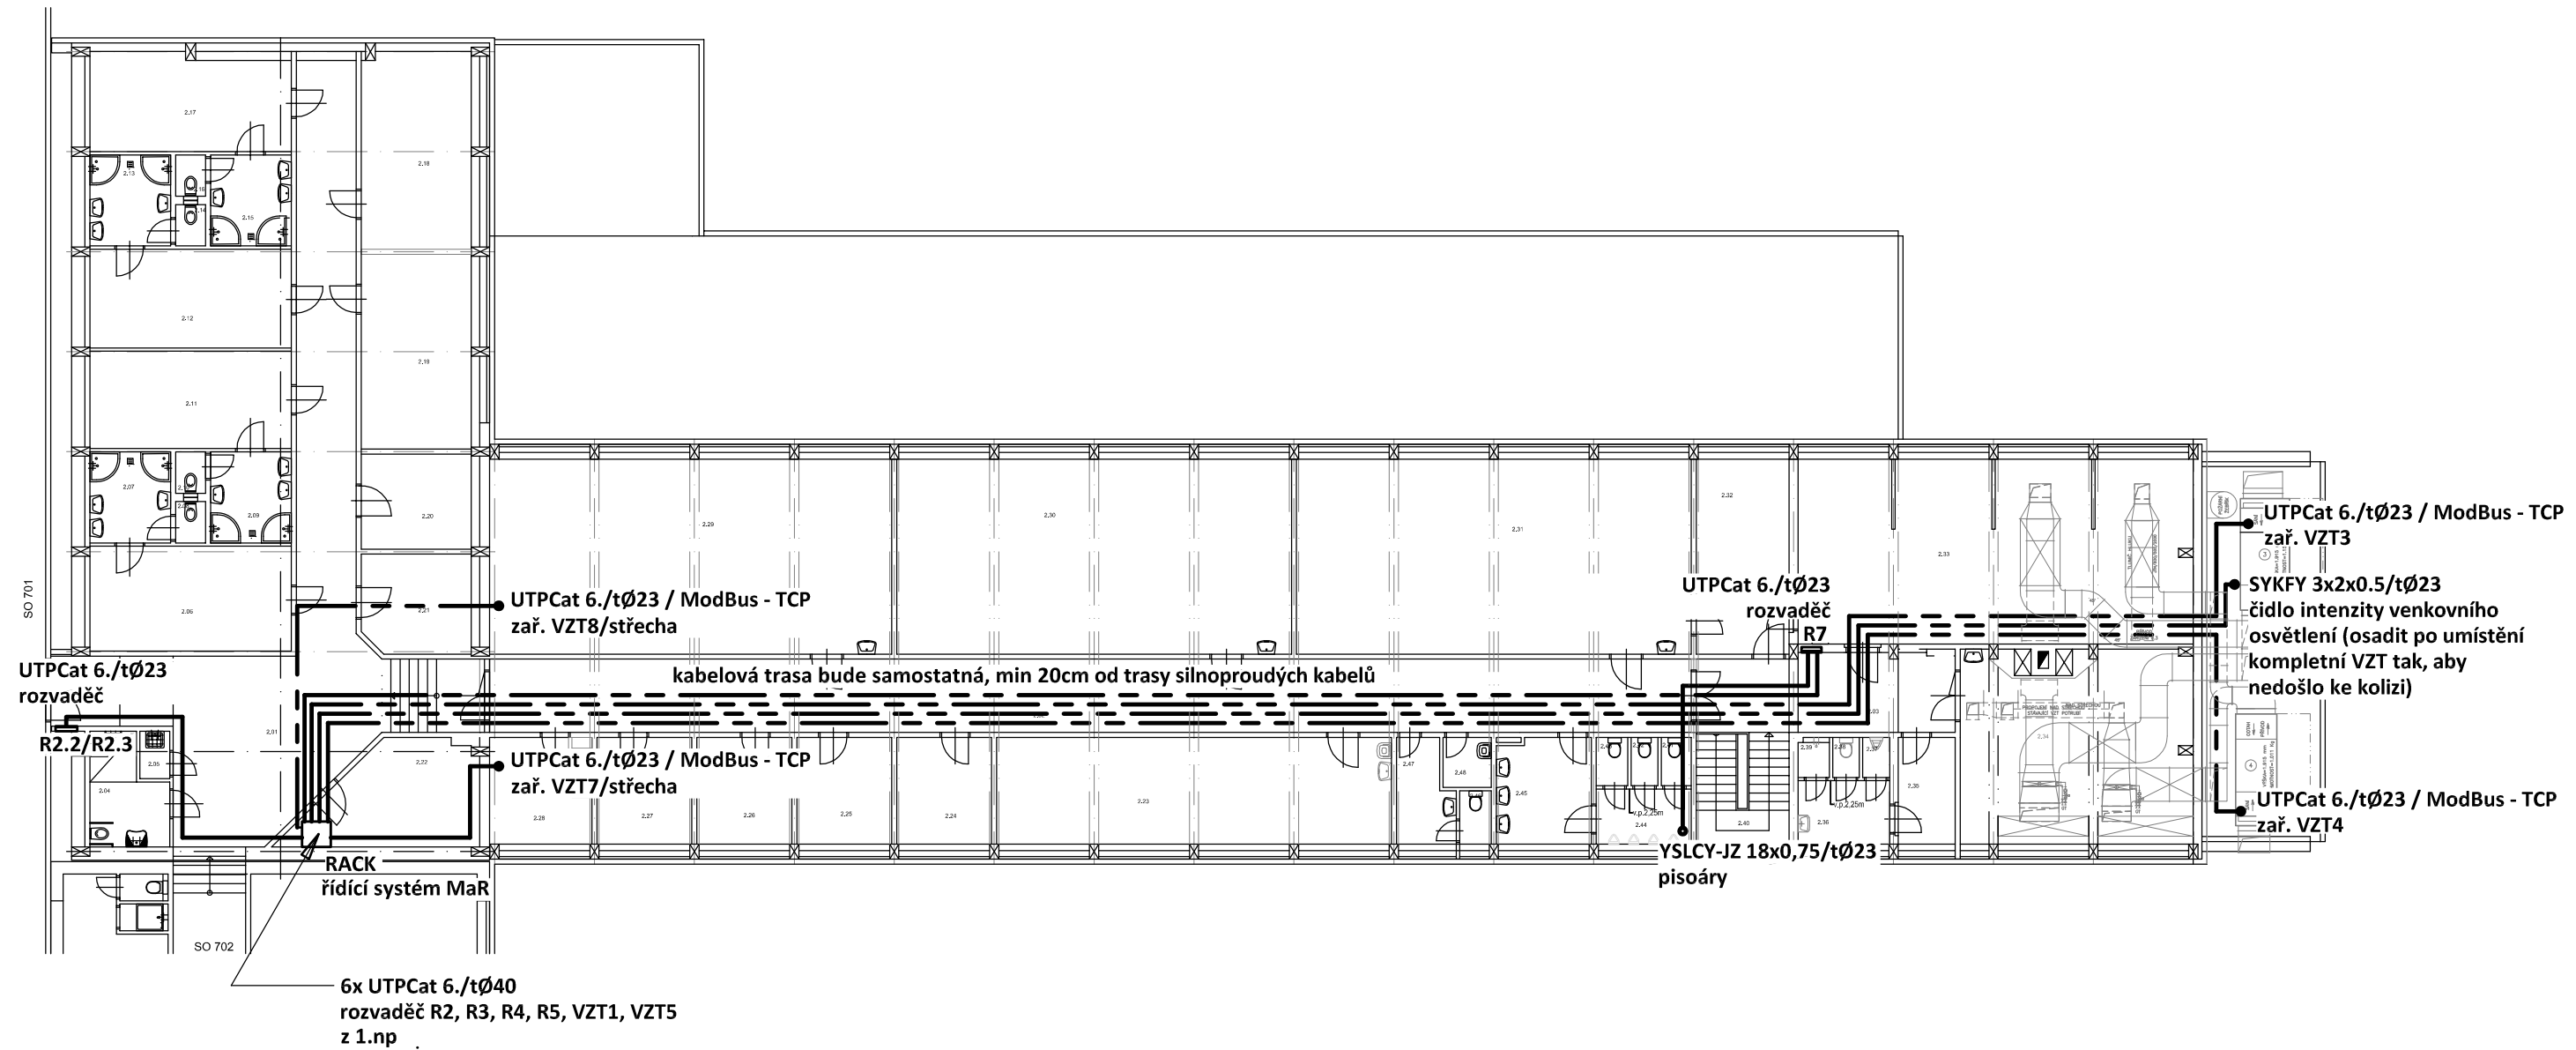

Projektant:	Klimešová Miroslava		Vedoucí zakázky:		Ing. Martin Pluhař		
<div>DPT</div> <div>projekty</div>	Objednatel:	Integrovaná střední škola technická a ekonomická Sokolov, p.o.			Zakázka č.:	2024/15	
	Zakázka:	Modernizace střediska praktického vyučování ISŠTE Sokolov - část 1			Stupeň:	DPS	
	Dokumentace/část:	D.1.4.e - Silnoproudá elektrotechnika			Datum:	31.8.2024	
					Měřítko:	1:100	
	PŮDORYS 2.NP - kabelový rozvod MaR				Formát:	8A4	
						8	