


PŮDORYS 1.NP - elektroinstalace
měřítko 1:50

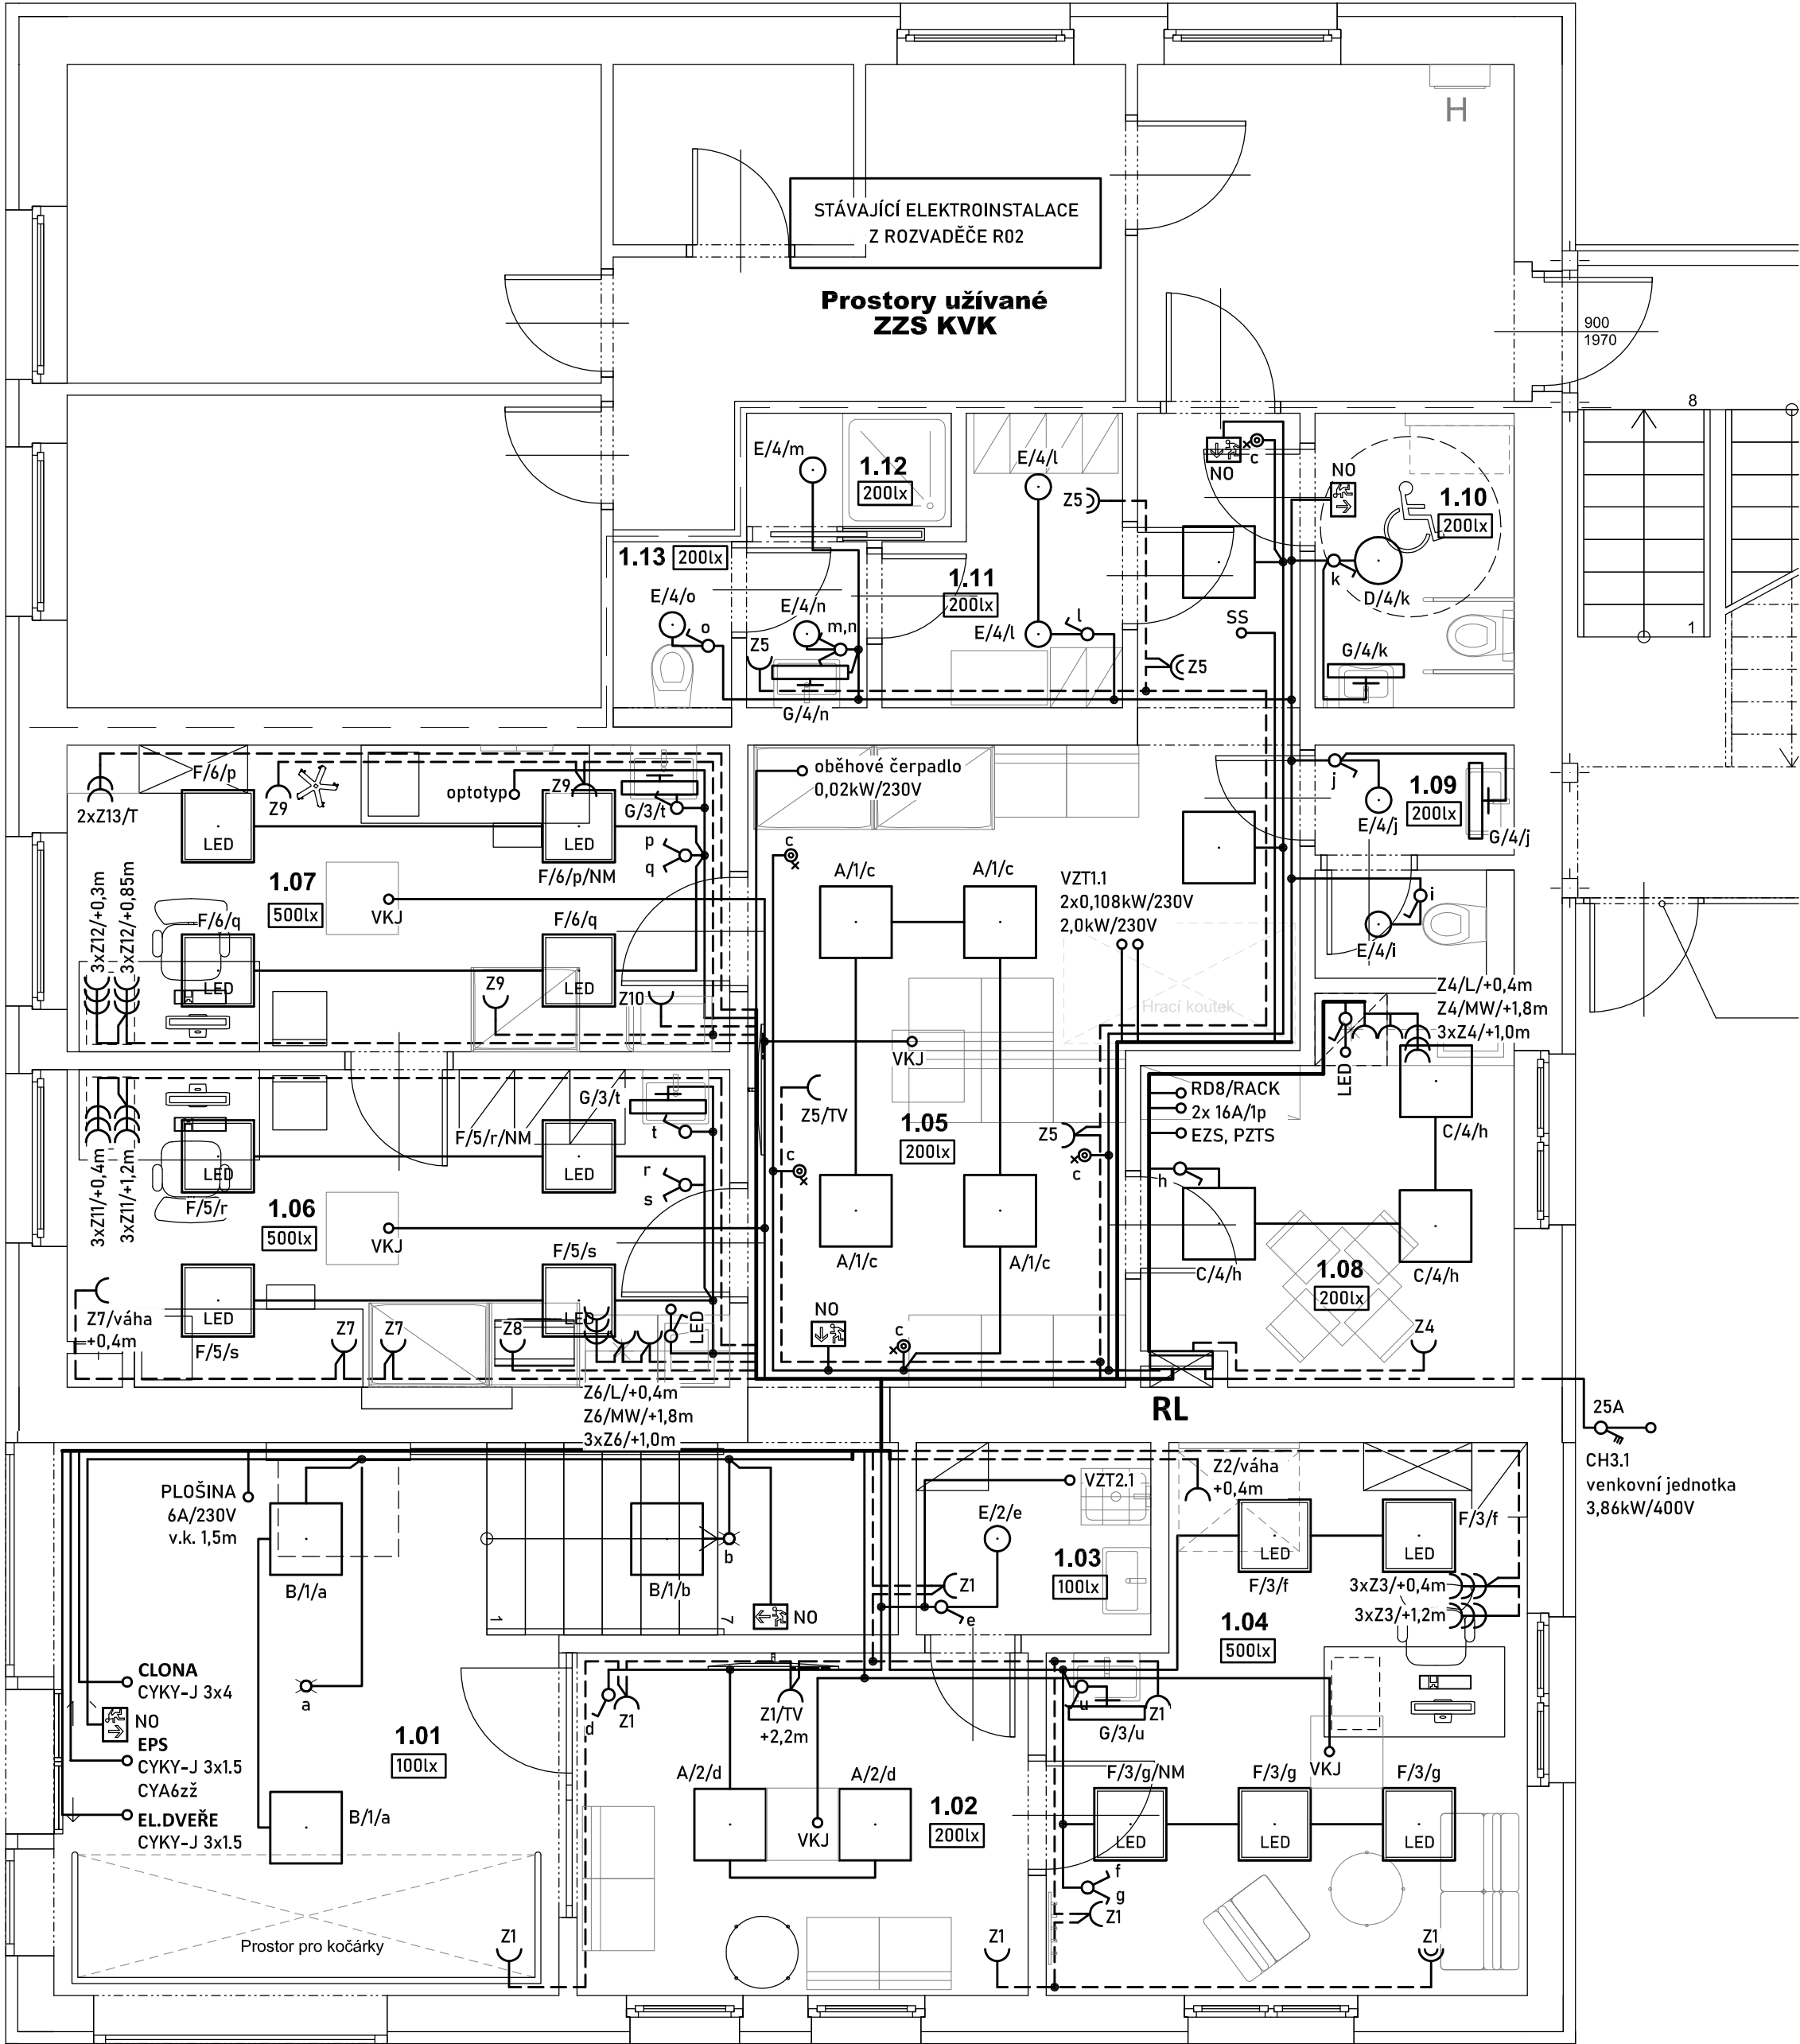

LEGENDA:

- Společná trasa vedení
- Zásuvkový rozvod (CYKY-J 3x2.5)
- Světelný rozvod (CYKY-J 3x5x1.5)
- Jednopolový spínač pod omítku, řaz.1, 10A/250V, IP20
- Sériový přepínač pod omítku, řaz.5, 10A/250V, IP20
- Tlačítkový ovl. s orient.dout. pod omítku, řaz.1/0S, 10A/250V, IP20
- Pohybový spínač, 360°, IP44
- Dvojbíjka pod omítku, 16A/250V, IP20
- Jednoduchá zásuvka pod omítku, 16A/250V, IP20
- L - lednice
- MW - mikrovlnná trouba
- T - tiskárna
- Jednoduché zásuvky ve společném rámečku
- Volný vývod jednofázový
- LED - osvětlení kuch.linky (pásek - dodávka nábytku)
- SS - signalizační systém, CYKY-J 3x1.5/10A
- plošina - CYKY-J 3x1.5, 6A/1p/C, volný konec +1,5m
- RD8/RACK - slaboproudý rozvaděč, CYKY-J 3x2.5, 16A/1p/B
- EPS - ústředna slb, CYKY-J 3x1.5, 10A/1p/B
- EZS, PZTS - ústředny slb, 2x CYKY-J 3x1.5, 16A/1p/B
- VZT1.1 - vzduchotechnická jednotka s rekuperací, 2x 0,208kW/230V, CYKY-J 3x1.5, 10A/1p/B
- 2,0kW/230V, CYKY-J 3x1.5, 10A/1p/B
- VZT2.1 - radiální ventilátor, 0,011kW/230V, CYKY-J 3x1.5, 10A/1p/B
- VKJ - vnitřní kazetové jednotky, 0,04kW/230V, CYKY-J 3x1.5, 10A/1p/B
- CH3.1 - venkovní chladicí klima jednotka, 3,89kW/400V

LEGENDA MÍSTNOSTÍ

Č.m.	Název místnosti	Plocha (m2)	
1.01	Zádvěří a schodiště	25,65	
1.02	Čekárna	10,69	
1.03	Úklid	3,12	
1.04	Nutriční poradna	16,61	
1.05	Chodba + čekárna	24,68	
1.06	Sestra	14,16	
1.07	Lékař	14,05	
1.08	Denní místnost	8,88	
1.09	WC muži	3,09	
1.10	WC invalidé + ženy	4,05	
1.11	Šatna personál	4,15	
1.12	Um. + sprcha personál	3,07	
1.13	WC personál	1,36	
		133,57 m²	

Označení svítidla	Typ	Název	Světelné zdroje
A	MODUS ED3000A_Z90/3/	Vestavné LED svítidlo s optikami - širokozářič 90° - 3 linie LED	1 x LED, 18W, 2900lm, Ra80, 4000K
B	MODUS ED3000A_Z90/2/	Vestavné LED svítidlo s optikami - širokozářič 90° - 2 linie LED	1 x LED, 18W, 2700lm, Ra80, 4000K
C	MODUS ED2000A_Z90/1/	Vestavné LED svítidlo s optikami - širokozářič 90° - 1 linie LED	1 x LED, 14W, 2000lm, Ra80, 4000K
D	MODUS SPMN3000KN_E370/	LED downlight, plechové tělo, mikroprizmatický kryt, IP54	1 x LED, 26W, 3000lm, Ra80, 4000K
E	MODUS SPMN2000KN_E190/	LED downlight, plechové tělo, mikroprizmatický kryt, IP54	1 x LED, 19W, 1950lm, Ra80, 4000K
F	MODUS LAB5000A_KN/90	Vestavné LED svítidlo IP65, mikroprizmatický kryt, Ra 90, UGR<19, 600x600mm	1 x LED, 44W, 4850lm, Ra90, 4000K
G	MODUS KX1000S4K0/ND	600mm, opálový PMMA kryt, přisazené, LED 840, driver 350mA	1 x LED, 118W, 1300lm, Ra80, 4000K
NO	OZN/TW/IW/B/I/SA/AT/SR	TWINS 1W LED PREMIUM IP41 1h, stále svítící / svítící při výpadku, autotest, stříbrné, LIP04	1 x LED, 1W, 1 hodina

POZNÁMKA:

Napěťová soustava:
3+NPE stř. 50Hz, 230/400V, TN-C-S

Ochrana před nebezpečným dotykem neživých částí
dle ČSN 33 20000-4-41 ed. 3:
při poruše - automatickým odpojením
doplňková ochrana - doplňujícím ochranným pospojováním
- proudovými chrániči

Zodpovědný projektant:	HIP	BD projekt	PROJEKTANT AKCE:
Klímešová Miroslava	Ing. J. Handšuhová Smutná		
Kraj:	Karlovarský	SÚ:	Karlovy Vary
Investor:	KKN a.s., nem. Karlovy Vary, Bezručova 19, 360 66 Karlovy Vary		
Akce:	Nemocnice Cheb Přestavba prostor bývalé lékárny na dětskou ambulanci		
Objekt:	D1.2.3 – TPS – sílnoproud		
Název:	PŮDORYS 1.NP - elektroinstalace		
Formát:	6A4	Číslo paré:	
Stupeň:	DPS		
Č. zak.:	E-25072		
Datum:	10/2025		
Měřítko:	1:50		
Číslo výkresu:	D1.2.3.2.1		