




V RÁMCI REALIZACE JE NUTNÁ KOORDINACE VEDENÍ KABELOVÝCH TRAS V NÁVAZNOSTI NA:

- na vzduchotechniku
- na silnoproudé a slaboproudé rozvody
- ostatní technologie vč. stavební části

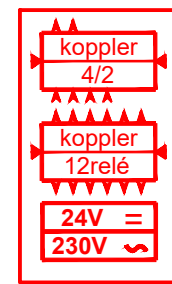

PBZ 1 ovládání APD dveří ... stav požár: signál EPS pro odblokování APD dveří

PBZ 2 silový rozvaděč ... stav požár: signál EPS pro odpojení napájení VZT a CHL

PBZ 3 rekuperační jednotka ... stav požár: signál EPS pro odpojení napájení VZT rekuperační jednotky


SsM1 Kombinované signalizační zařízení siréna s majákem

SsM2 Kombinované signalizační zařízení siréna s majákem

M1 Optické signalizační zařízení maják


M2 Optické signalizační zařízení maják

LEGENDA PRVKŮ: Elektrická požární signalizace (EPS)

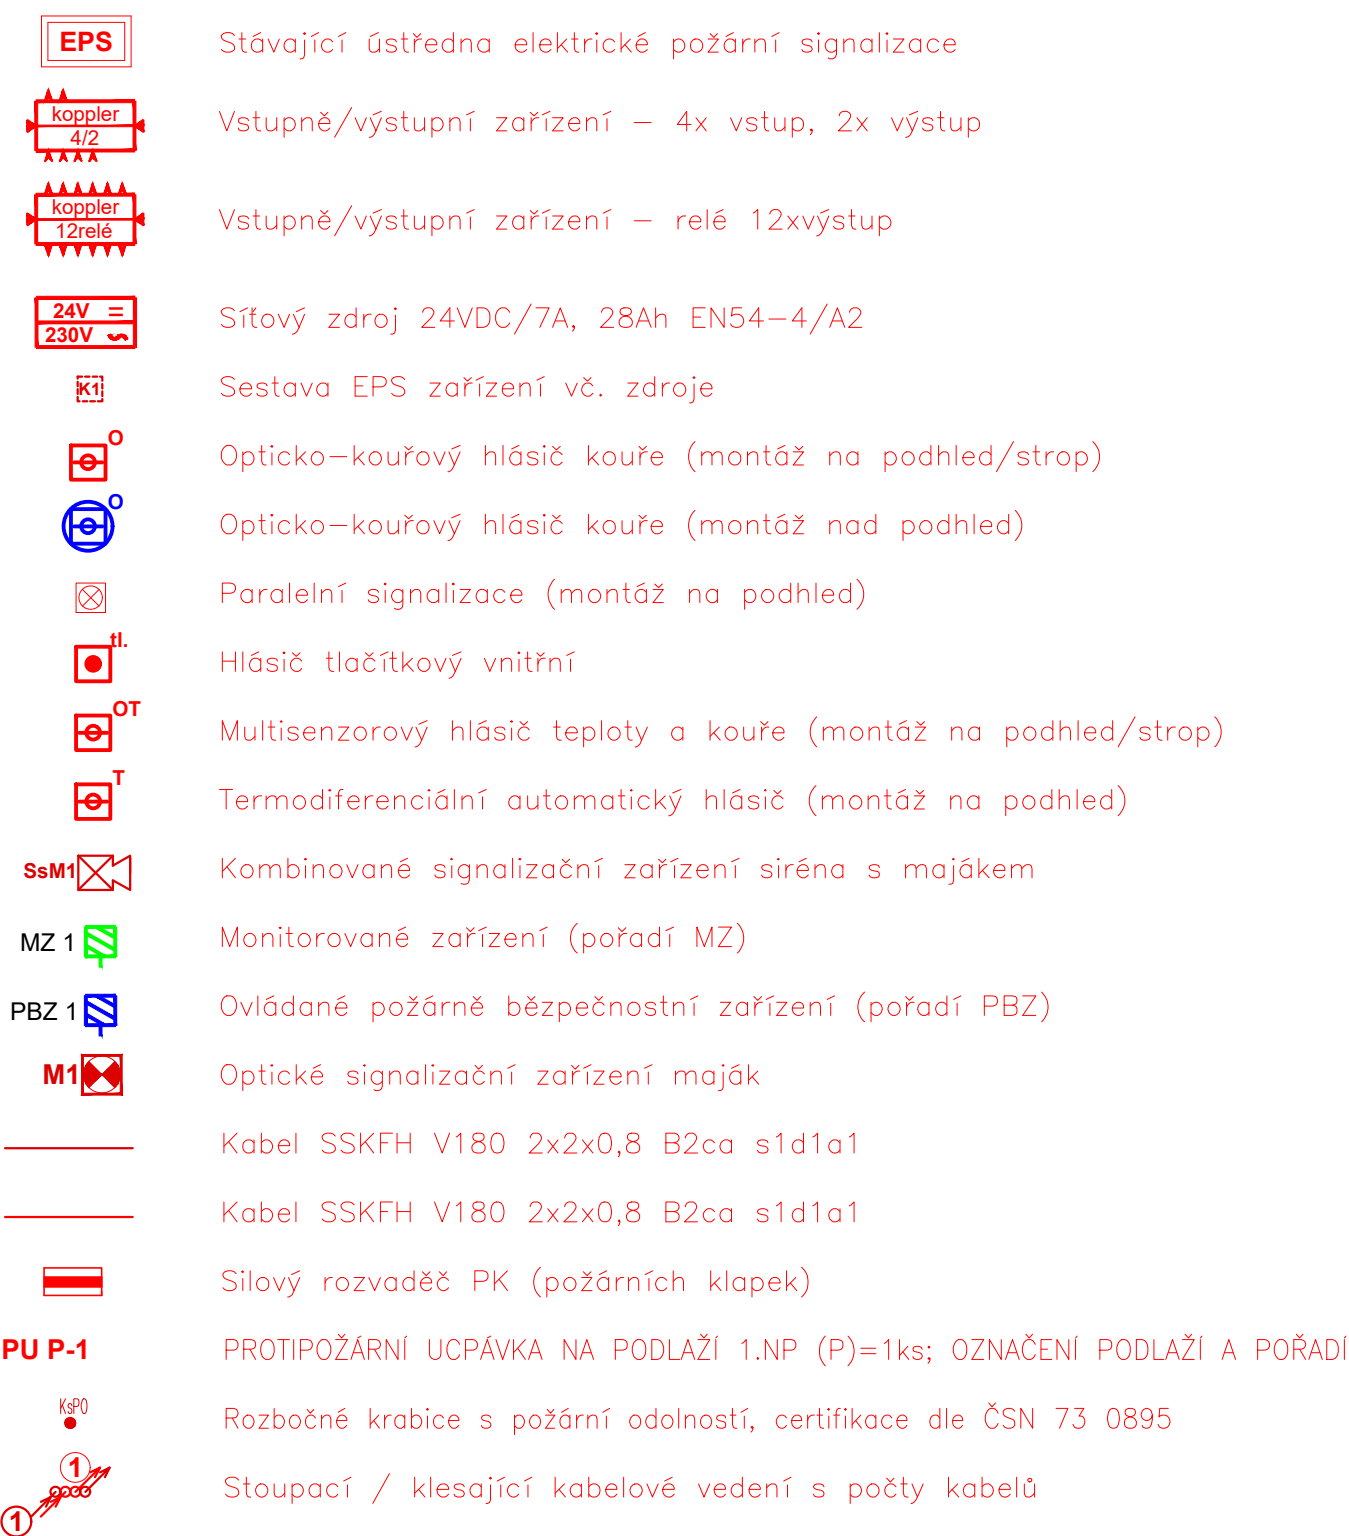

LEGENDA MÍSTNOSTÍ

Č.m.	Název místnosti	Plocha (m ²)
1.01	Zádvěří a schodiště	25,65
1.02	Čekárna	10,69
1.03	Úklid	3,12
1.04	Nutriční poradna	16,61
1.05	Chodba + čekárna	24,68
1.06	Sestra	14,16
1.07	Lékař	14,05
1.08	Denní místnost	8,88
1.09	WC muži	3,09
1.10	WC invalidé + ženy	4,05
1.11	Šatna personál	4,15
1.12	Um. + sprcha personál	3,07
1.13	WC personál	1,36
		133,57 m ²

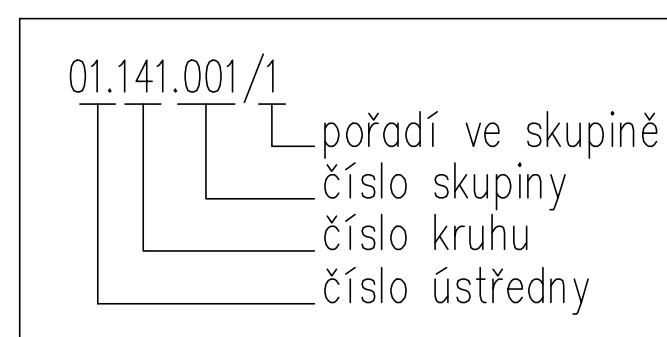

POZNÁMKA / NOTE		autorizoval / authorized by		PAVEL KASTNER	
<p>Tato dokumentace je duševním vlastnictvím autorů a vztahuje se na ni autorské právo.</p> <p>Tento výkres a jeho detaily jsou majetkem zhotovitele a nemí být použity celí ani z části bez jeho písemného souhlasu dle platných zákonů ČR.</p>		číslo výkresu / drawing No.	název souboru / file name		číslo kopie / copy No.
		D.1.2.7.	01 KON Chrb pavlon L vs DA EPS.dwg		