



- U) Umyvadlo š. min. 500 mm, bílé
Stojánková umyvadlová páková baterie s prodlouženým ramínkem
Nerez umyvadlový sifon
- Z) Sprchový podlahový nerez žlab s mřížkou dl. 1200 mm, š. 70 mm
výška žlabu 67 mm, vývod DN 40
- S) Ruční sprcha s pákovým ovládáním, délka hadice min. 1500 mm, ve výšce 950 mm
- A) Zrcadlo 600x1000, osazené ve výšce 900 mm (pozice bude upřesněna na KD)
- B) 3x odkládací police, dřevo alt. plast 200x600 mm (pozice bude upřesněna na KD)
- C) Sklopné sedátko 450x450 mm ve výšce 460 mm, ergonomické, zaoblené hrany
- D) Madla u sprchy ve výšce 800 mm,
u zdi pevné, Tvar L – délka vodorovně 600, svisle 600 mm
u nástupu – sklopné délky 700 mm
- E) Závěs kolem sprchového koutu (bude upřesněno na KD)
- F) Odpadkový koš do koupelny nerez, objem 3 litry
- G) 1x háček na ručník ve výšce 1500 mm
- H) 6x háček na oděvy ve výšce 1500 mm
- I) Zásobník na mýdlo ve výšce 900 mm

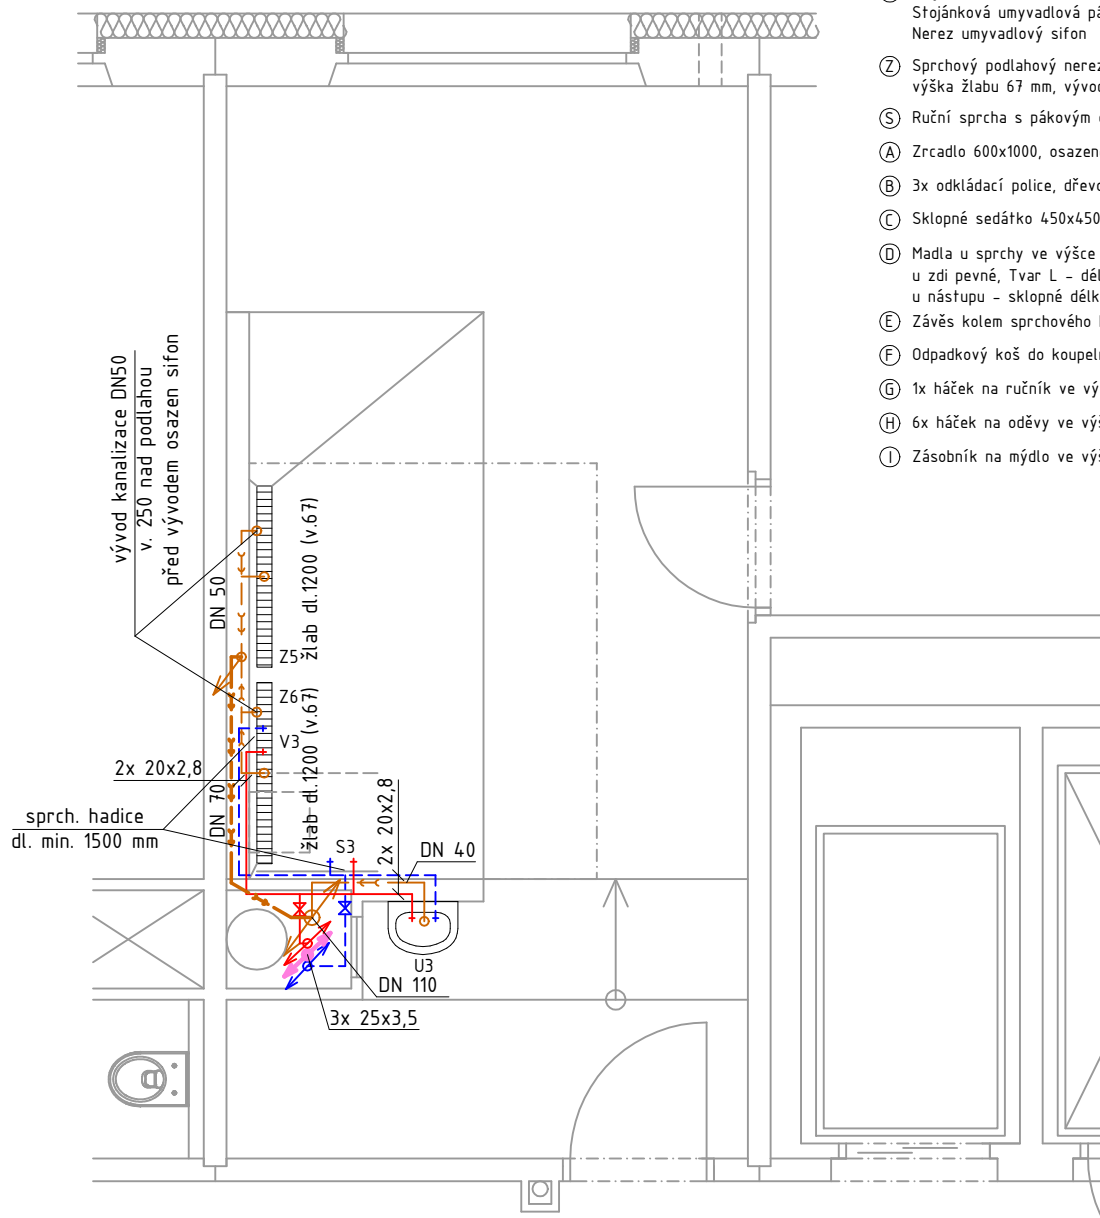

- - - - - Studená voda - PPR potrubí PN 20 + návleková izolace z pěnového PE
 ————— Teplá voda - PPR potrubí PN 20 + návleková izolace z pěnového PE
 ●●●●● Cirkulační potrubí - PPR potrubí PN 20 + návleková izolace z pěnového PE
 —>—>—> Kanalizační potrubí - HT potrubí
 —>>>>> Kanalizační potrubí - HT potrubí - vedeno v podhledu

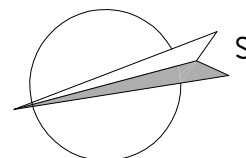

| | | | |
|-----------------------|---|--|---------------------------------|
| Hlavní projektant: | ing. Pavel Kodýtek | | |
| Odpovědný projektant: | ing. Pavel Kodýtek | | |
| Vypracoval: | ing. Jiří Ťupa | | |
| Investor: | Domov pro seniory „SPÁLENÍŠTĚ“ v Chebu, p. o. | | |
| Akce: | | REKONSTRUKCE VŠECH CENTRÁLNÍCH KOUPELEN V BYTOVÉ ČÁSTI DOMOVA | |
| 250807 | parc. č. st. 6564, k. ú. Cheb, Karlovarský kraj | Datum: | 08-2025 |
| | | Stupeň PD: | DPS |
| | | Měřítko: | 1:50 |
| Příloha: | ZTI – PŮDORYS 4.NP | | Označení přílohy: D.1.2.2.05 |