



## Vybavení:

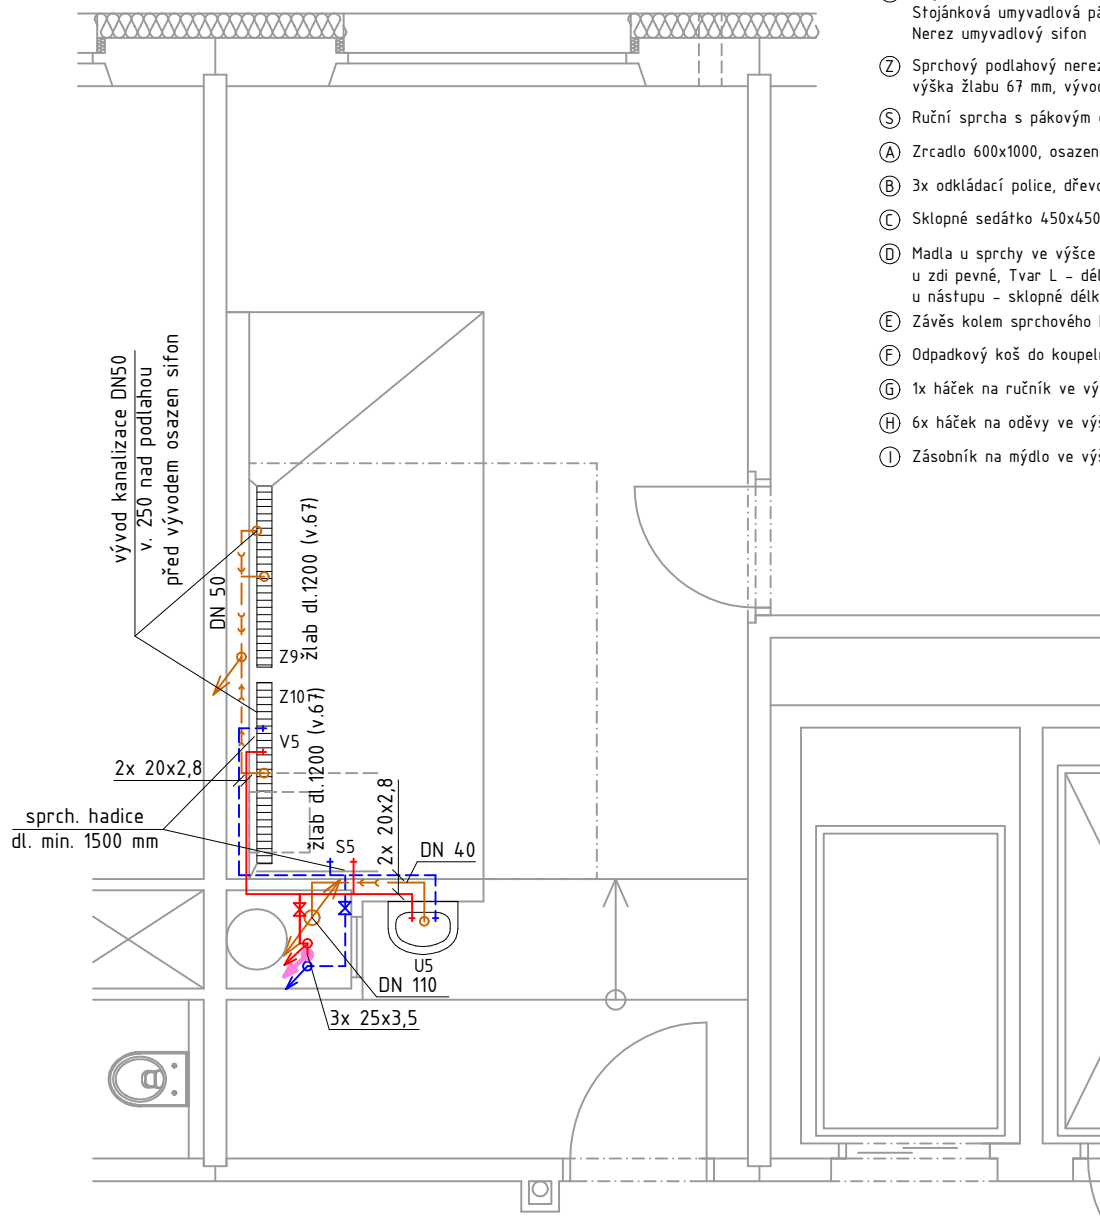

- U Umyvadlo š. min. 500 mm, bílé  
Stojánková umyvadlová páková baterie s prodlouženým ramínkem  
Nerez umyvadlový sifon
- Z Sprchový podlahový nerez žlab s mřížkou dl. 1200 mm, š. 70 mm  
výška žlabu 67 mm, vývod DN 40
- S Ruční sprcha s pákovým ovládáním, délka hadice min. 1500 mm, ve výšce 950 mm
- A Zrcadlo 600x1000, osazené ve výšce 900 mm (pozice bude upřesněna na KD)
- B 3x odkládací police, dřevo alt. plast 200x600 mm (pozice bude upřesněna na KD)
- C Sklopné sedátko 450x450 mm ve výšce 460 mm, ergonomické, zaoblené hrany
- D Madla u sprchy ve výšce 800 mm,  
u zdi pevné, Tvar L – délka vodorovně 600, svisle 600 mm  
u nástupu – sklopné délky 700 mm
- E Závěs kolem sprchového koutu (bude upřesněno na KD)
- F Odpadkový koš do koupelny nerez, objem 3 litry
- G 1x háček na ručník ve výšce 1500 mm
- H 6x háček na oděvy ve výšce 1500 mm
- I Zásobník na mýdlo ve výšce 900 mm

## Legenda:

- Studená voda – PPR potrubí PN 20 + návleková izolace z pěnového PE
- Teplá voda – PPR potrubí PN 20 + návleková izolace z pěnového PE
- Cirkulační potrubí – PPR potrubí PN 20 + návleková izolace z pěnového PE
- Kanalizační potrubí – HT potrubí
- Kanalizační potrubí – HT potrubí – vedeno v podhledu

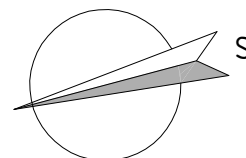

Hlavní projektant:	ing. Pavel Kodýtek		
Odpovědný projektant:	ing. Pavel Kodýtek		
Vypracoval:	ing. Jiří Ťupa		
Investor:	Domov pro seniory „SPÁLENIŠTĚ“ v Chebu, p. o.		
Akce:	REKONSTRUKCE VŠECH CENTRÁLNÍCH KOUPELEN V BYTOVÉ ČÁSTI DOMOVA		Datum: 08-2025
250807			Stupeň PD: DPS
			Měřítko: 1:50
Příloha:	ZTI – PŮDORYS 6.NP		Označení přílohy: D.1.2.2.07