


SITUACE
měřítko 1:200

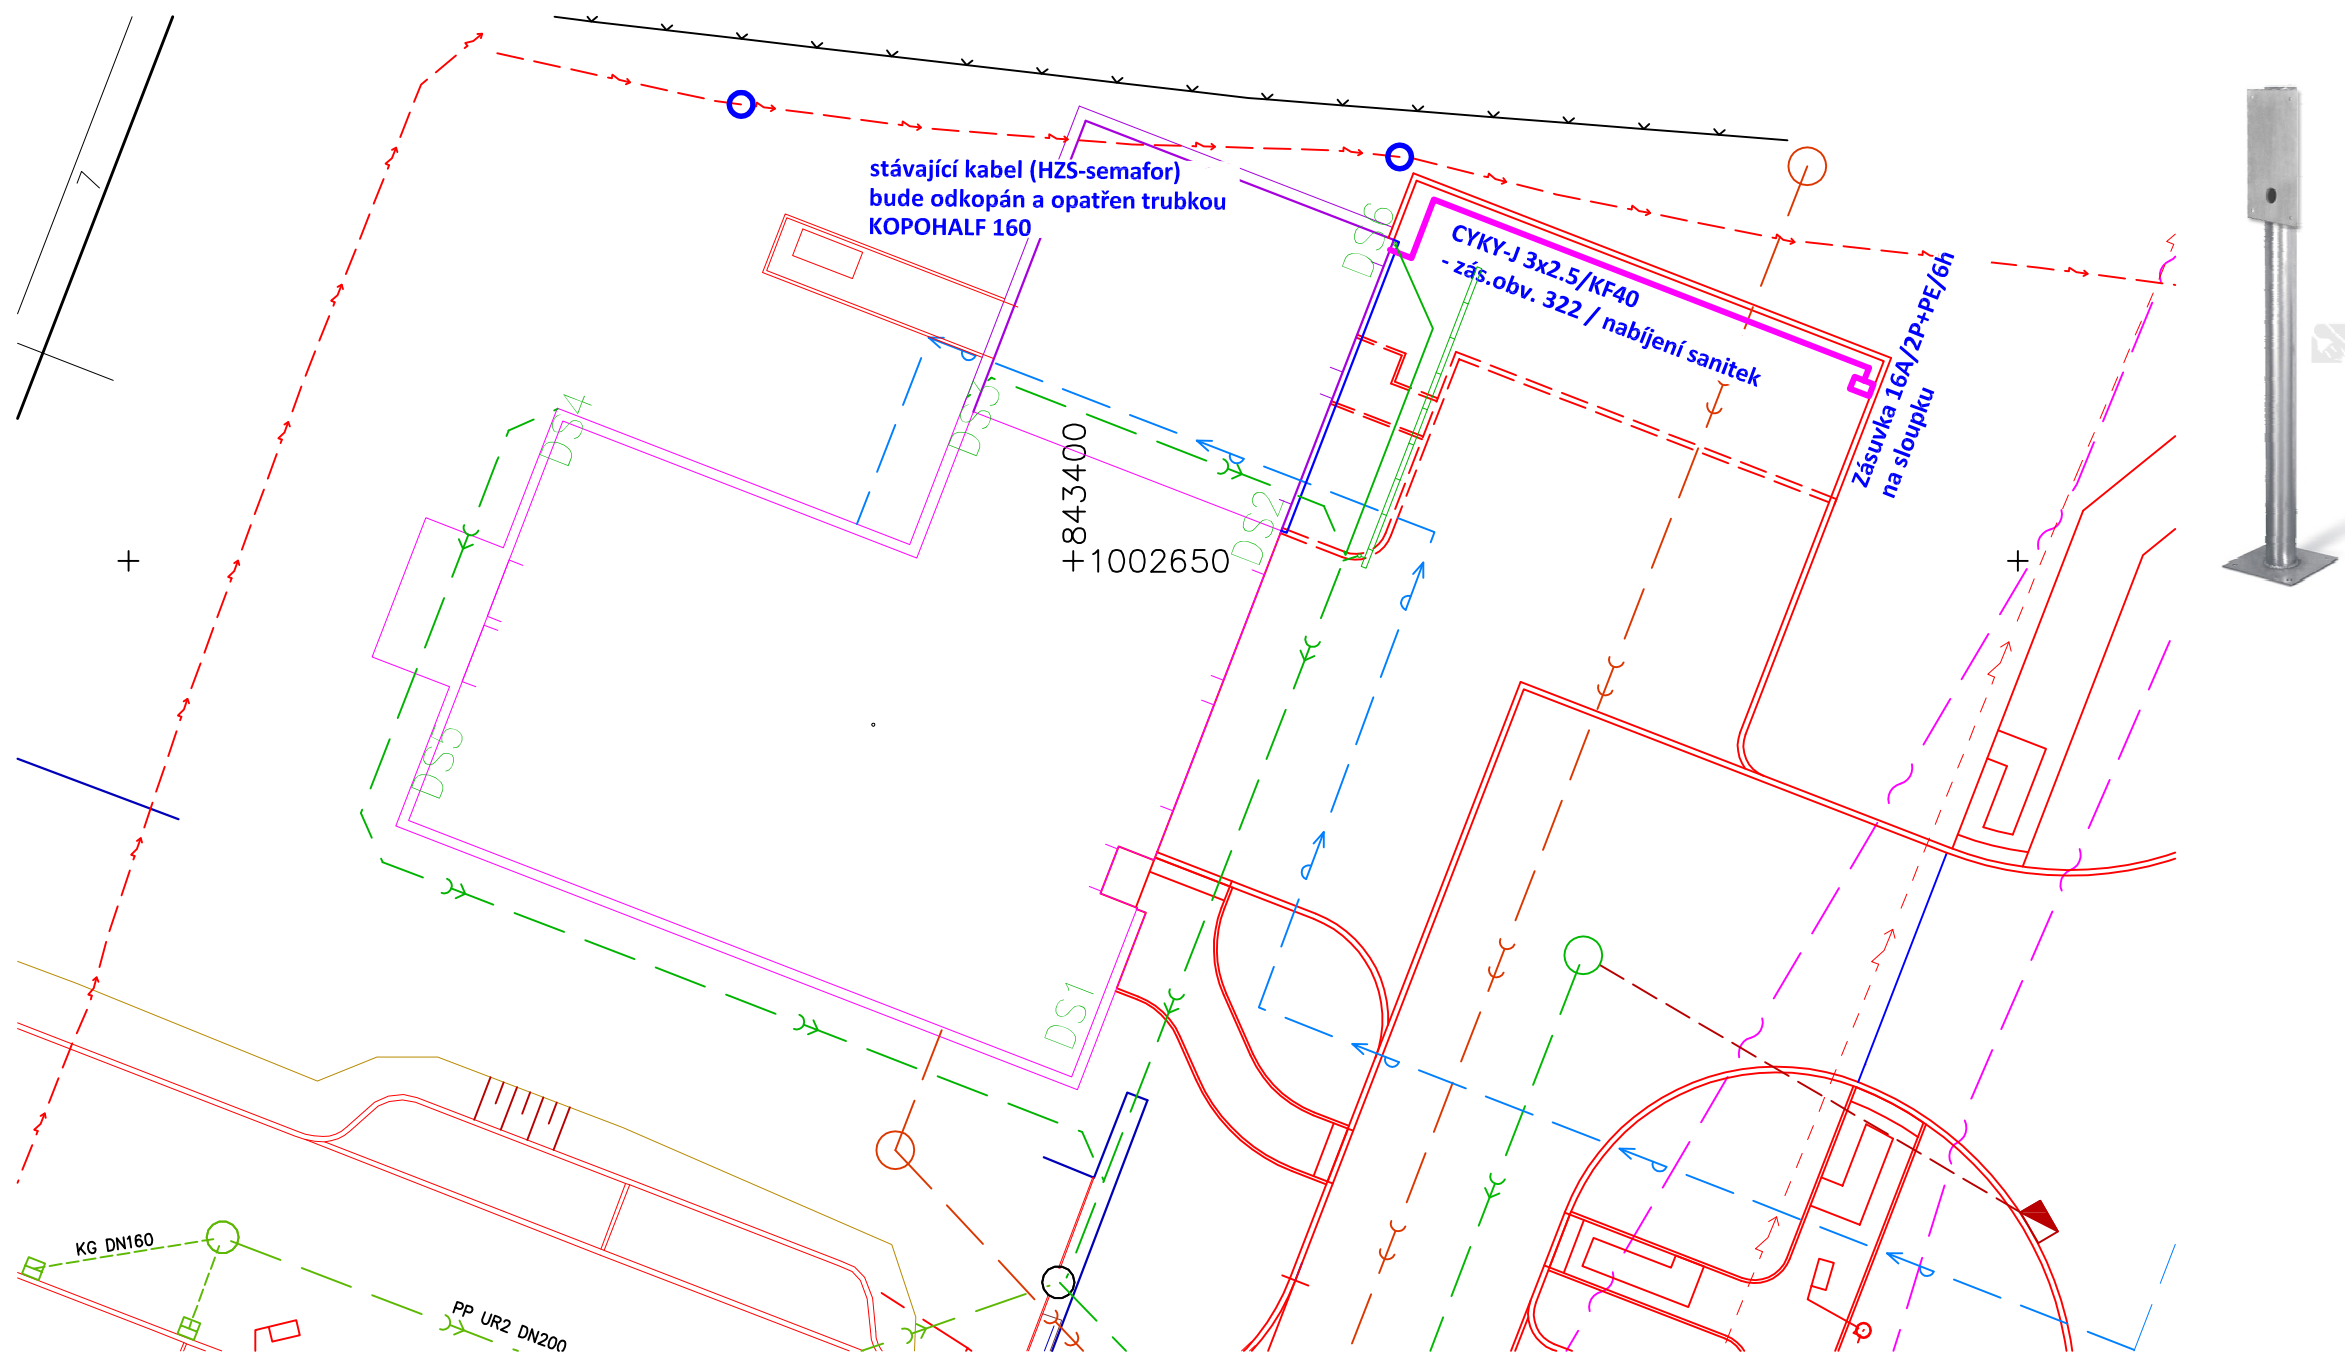

Zásuvka na sloupku:
Průmyslová zásuvka
16A/2P+PE/200V-250V AC, 6h - typ 216RS6
Sloupek 1,2m - typ SCAME 659.ST12

POZNÁMKA:
UPOZORNĚNÍ !!! - V TRASE ZEMNÍHO KABELU DOJDE K SOUBĚHU A KŘÍŽENÍ S PODZEMNÍM ZAŘÍZENÍM.
- PŘED ZAHÁJENÍM ZEMNÍCH A MONTÁŽNÍCH PRACÍ NUTNO VYTÝČIT VEŠKERÉ PODZEMNÍ ZAŘÍZENÍ A DODRŽET POŽADAVKY VE VYJÁDŘENÍ JEJICH SPRÁVCŮ
SOUBĚHY A KŘÍŽENÍ S OSTATNÍMI SÍTĚMI MUSÍ BÝT PROVEDENY DLE ČSN 73 60 05 - PROSTOROVÉ USPOŘÁDÁNÍ SÍTÍ.

Soustava: 3+NPE stř. 50Hz, 230/400V, TN-S

Ochrana před úrazem el. proudem dle ČSN 33 2000-4-41 ed.3:
automatickým odpojením od zdroje

Projektant:	Klimešová Miroslava		Vedoucí zakázky:		Ing. Jan Dušek	
<div>DPT</div> <div>projekty</div>	Objednatel:	Zdravotnická záchranná služba Karlovarského kraje			Zakázka č.:	2025/09
	Zakázka:	Rozšíření parkovací kapacity pro RZP vozidlo v Ostrově			Stupeň:	DPS
					Datum:	31.03.2025
					Měřítko:	1:200
Dokumentace/část:	D1.2.5 - Silnoproud			Formát:	2A4	
	SITUACE				3	