



 






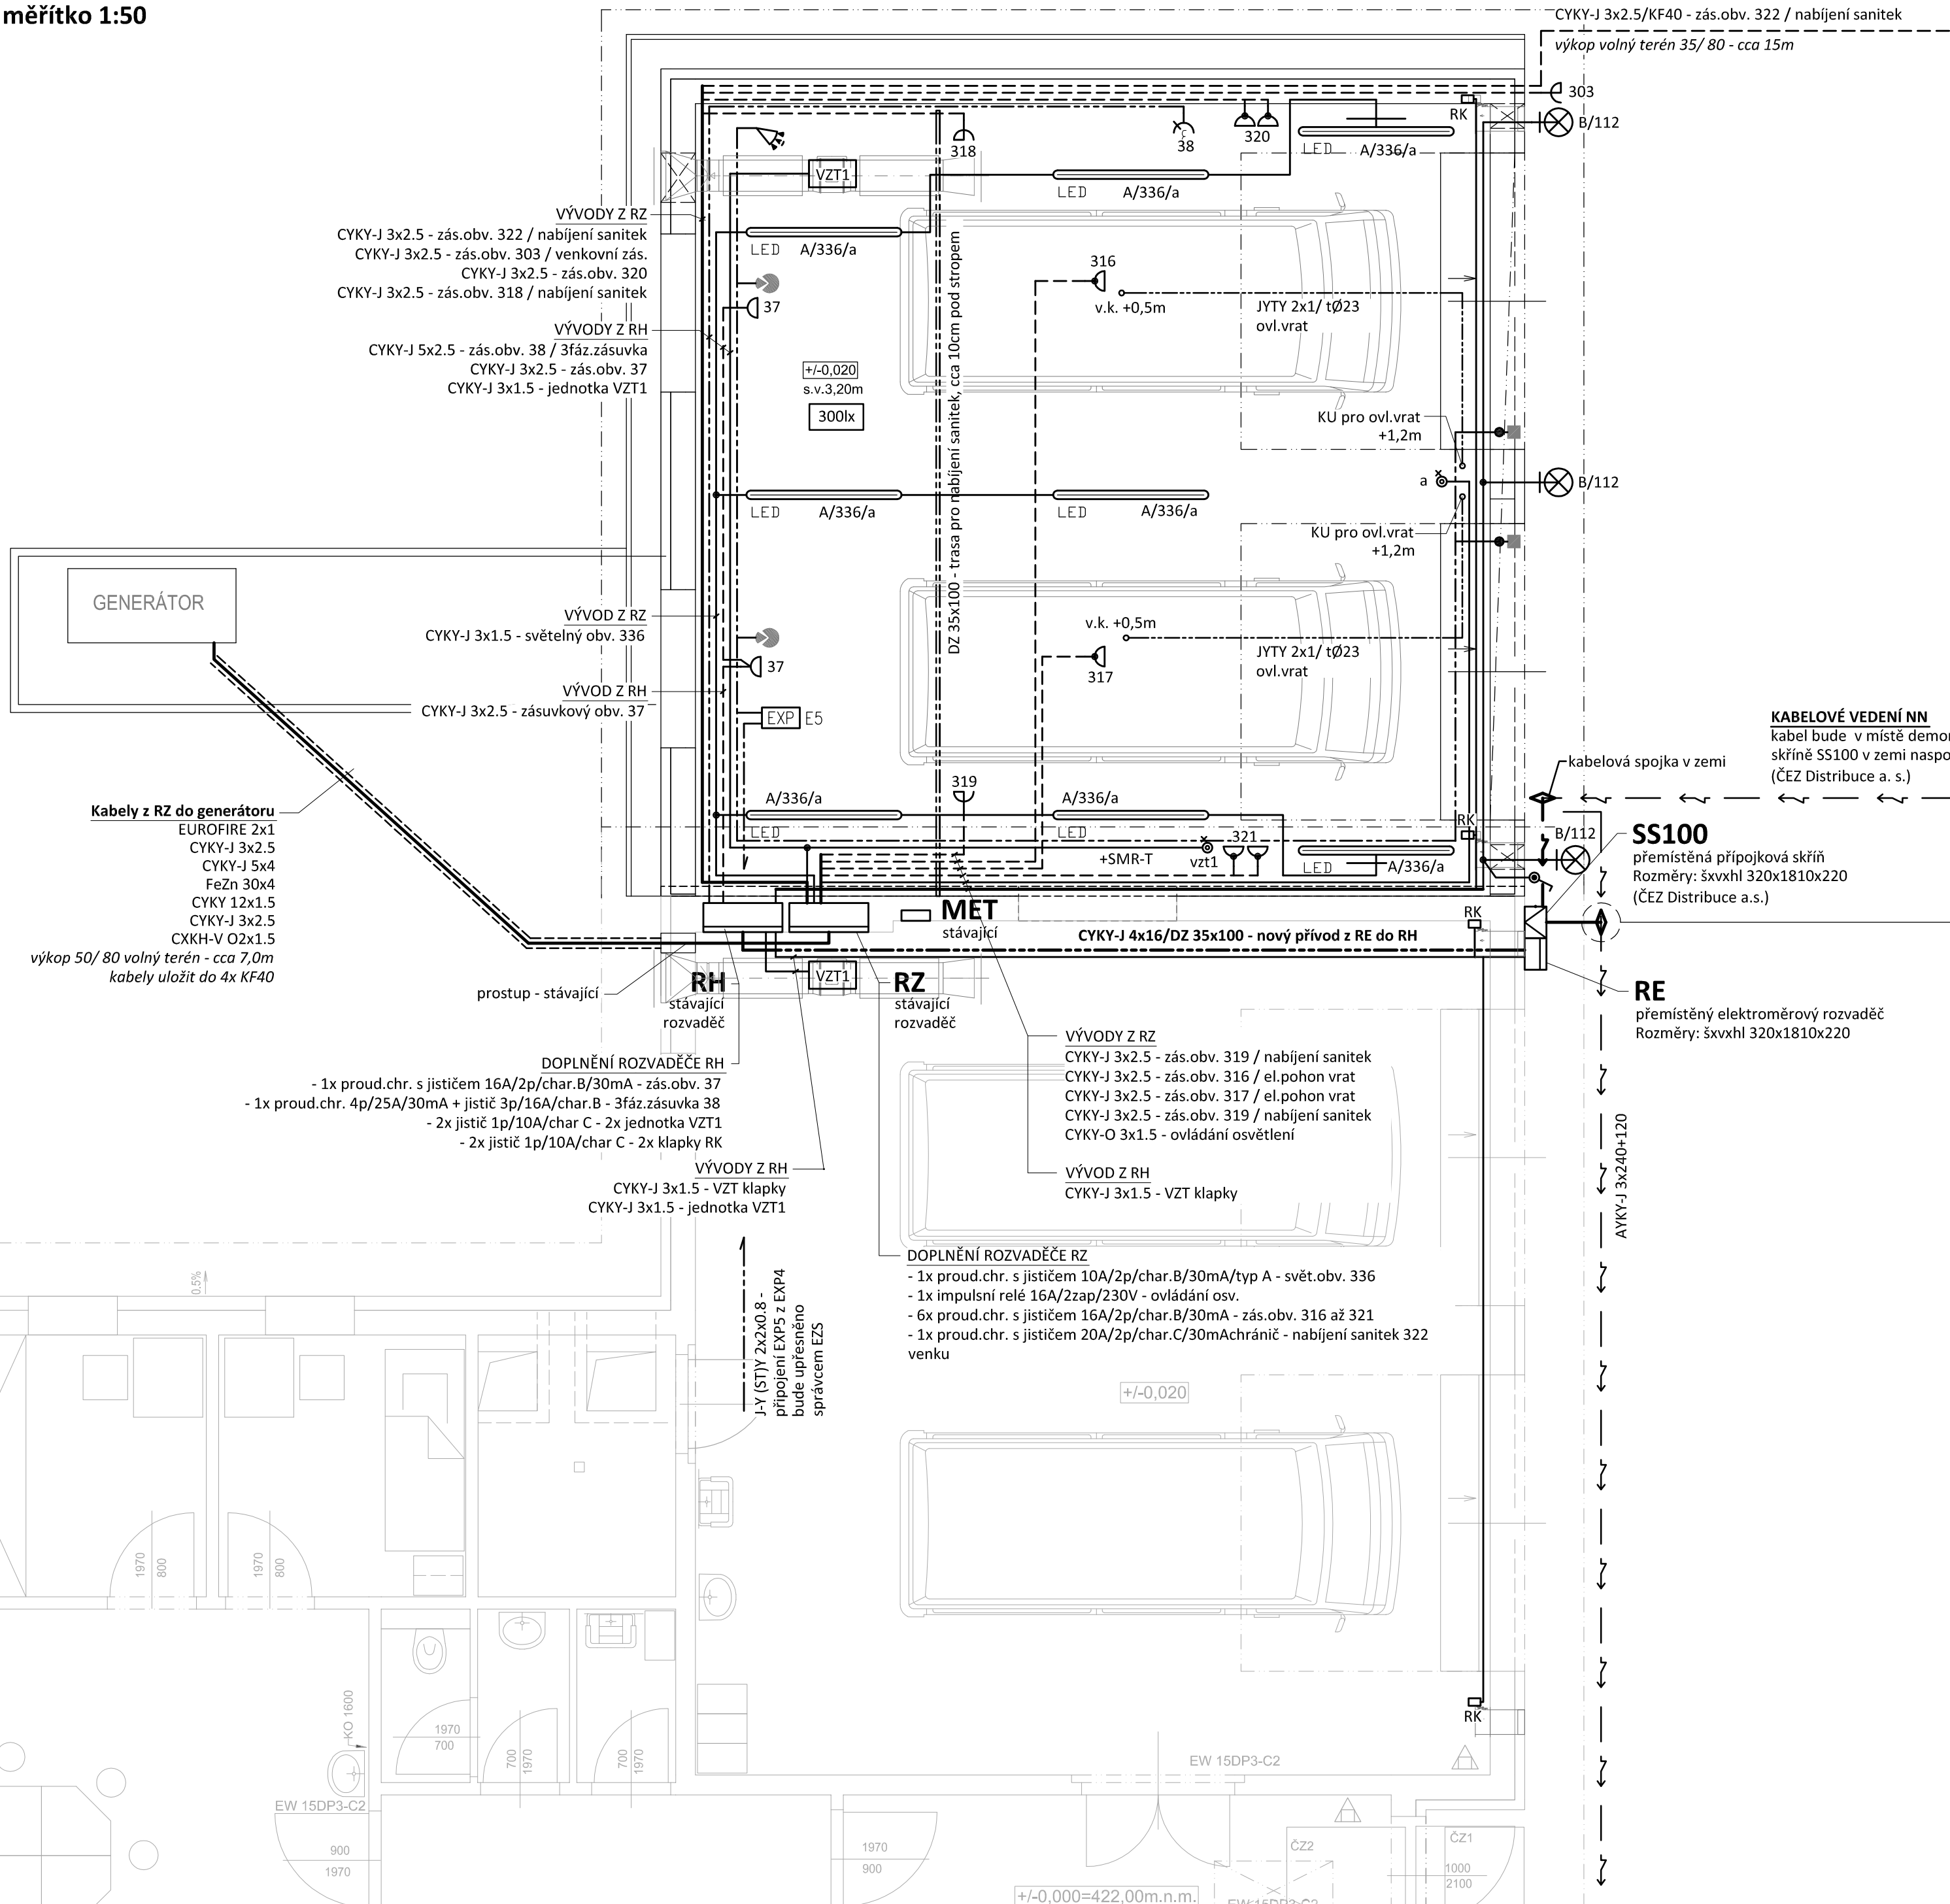

 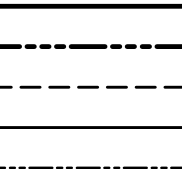


 
 
 


PŮDORYS

měřítko 1:50





LEGENDA:

- | | |
|---|--|
|  | Společná trasa vedení |
|  | Třířázový rozvod - přívodní vedení |
|  | Zásuvkový rozvod (CYKY-J 3x2.5) |
|  | Světelný rozvod (CYKY-J 3/5x1.5) |
|  | Ovládací kabel (SYKFY 2x1) |
|  | Tlačítkový ovl. pod omítkou, řaz.1/0So, 10A/250V, IP20 |
|  | Jednoduchá zásuvka pod omítkou, 16A/250V, IP20 |
|  | Jednoduchá zásuvka pod omítkou, 16A/250V, IP20 / červená |
|  | Průmyslová zásuvka, 16A/250V, IP44 |
|  | Průmyslová zásuvka třířázová, 16A/5p/400V, IP44 |
|  | Vzduchotechnické zařízení, 0,3kW/230V + doběh SMR-T |
|  | Klapky VZT, 230V |
|  | Jednopolový spínač na povrch, řaz.1, 10A/250V, IP44 |
|  | EZS - doplnění stávající |
|  | Magnetický kontakt |
|  | Detektor tříštění skla |
|  | PIR detektor |
|  | Expandér |

KABELOVÉ VEDENÍ NN
kabel bude v místě demontované
skříně SS100 v zemi naspojován
(ČEZ Distribuce a. s.)

SS100
přemístěná přípojková skříň
Rozměry: šxvxhl 320x1810x220
(ČEZ Distribuce a.s.)

KABELOVÉ VEDENÍ NN
kabel bude odkopán v místě nové
osazené skříně SS100 a bude
provedena nová kabelová smyčka
s 1 spojkou (ČEZ Distribuce a. s.)

Označení svítidla	Typ	Název	Světelné zdroje
A  LED	MODUS PL3500L1N	LED prachotěsné svítidlo, polyesterové tělo, opálový PC kryt, IK08	1 x LED, 32W, 4400lm, Ra80, 4000K
B 	BALTI150	LED venkovní nástěnné sv., hliníkové tělo, IK08, IP66	1 x LED, 12W, 1348lm, Ra80, 3000K

POZNÁMKA:

Napěťová soustava:
3+NPE stř. 50Hz, 230/400V, TN-S

Ochrana před nebezpečným dotykem neživých částí
dle ČSN 33 20000-4-41 ed. 3:

- při poruše - automatickým odpojením
- doplňková ochrana - doplňujícím ochranným pospojováním
- proudovými chrániči

Projektant:	Klímešová Miroslava	Vedoucí zakázky:	Ing. Jan Dušek
<div style="background-color: #cccccc; padding: 10px; text-align: center; font-size: 2em; font-weight: bold;">DPT</div> <div style="background-color: #cccccc; padding: 10px; text-align: center; font-size: 1.2em; font-weight: bold;">projekty</div>	Objednatel:	Zdravotnická záchranná služba Karlovarského kraje	Zakázka č.: 2025/09 Stupeň: DPS
	Zakázka:	Rozšíření parkovací kapacity pro RZP vozidlo v Ostrově	Datum: 31.03.2025 Měřítko: 1:100
	Dokumentace/Část:	D1.2.5 - Silnoproud	Formát: 2A4
	PŮDORYS		5