


PŮDORYS SUTERÉNU - ETAPA 1.
měřítko 1:100

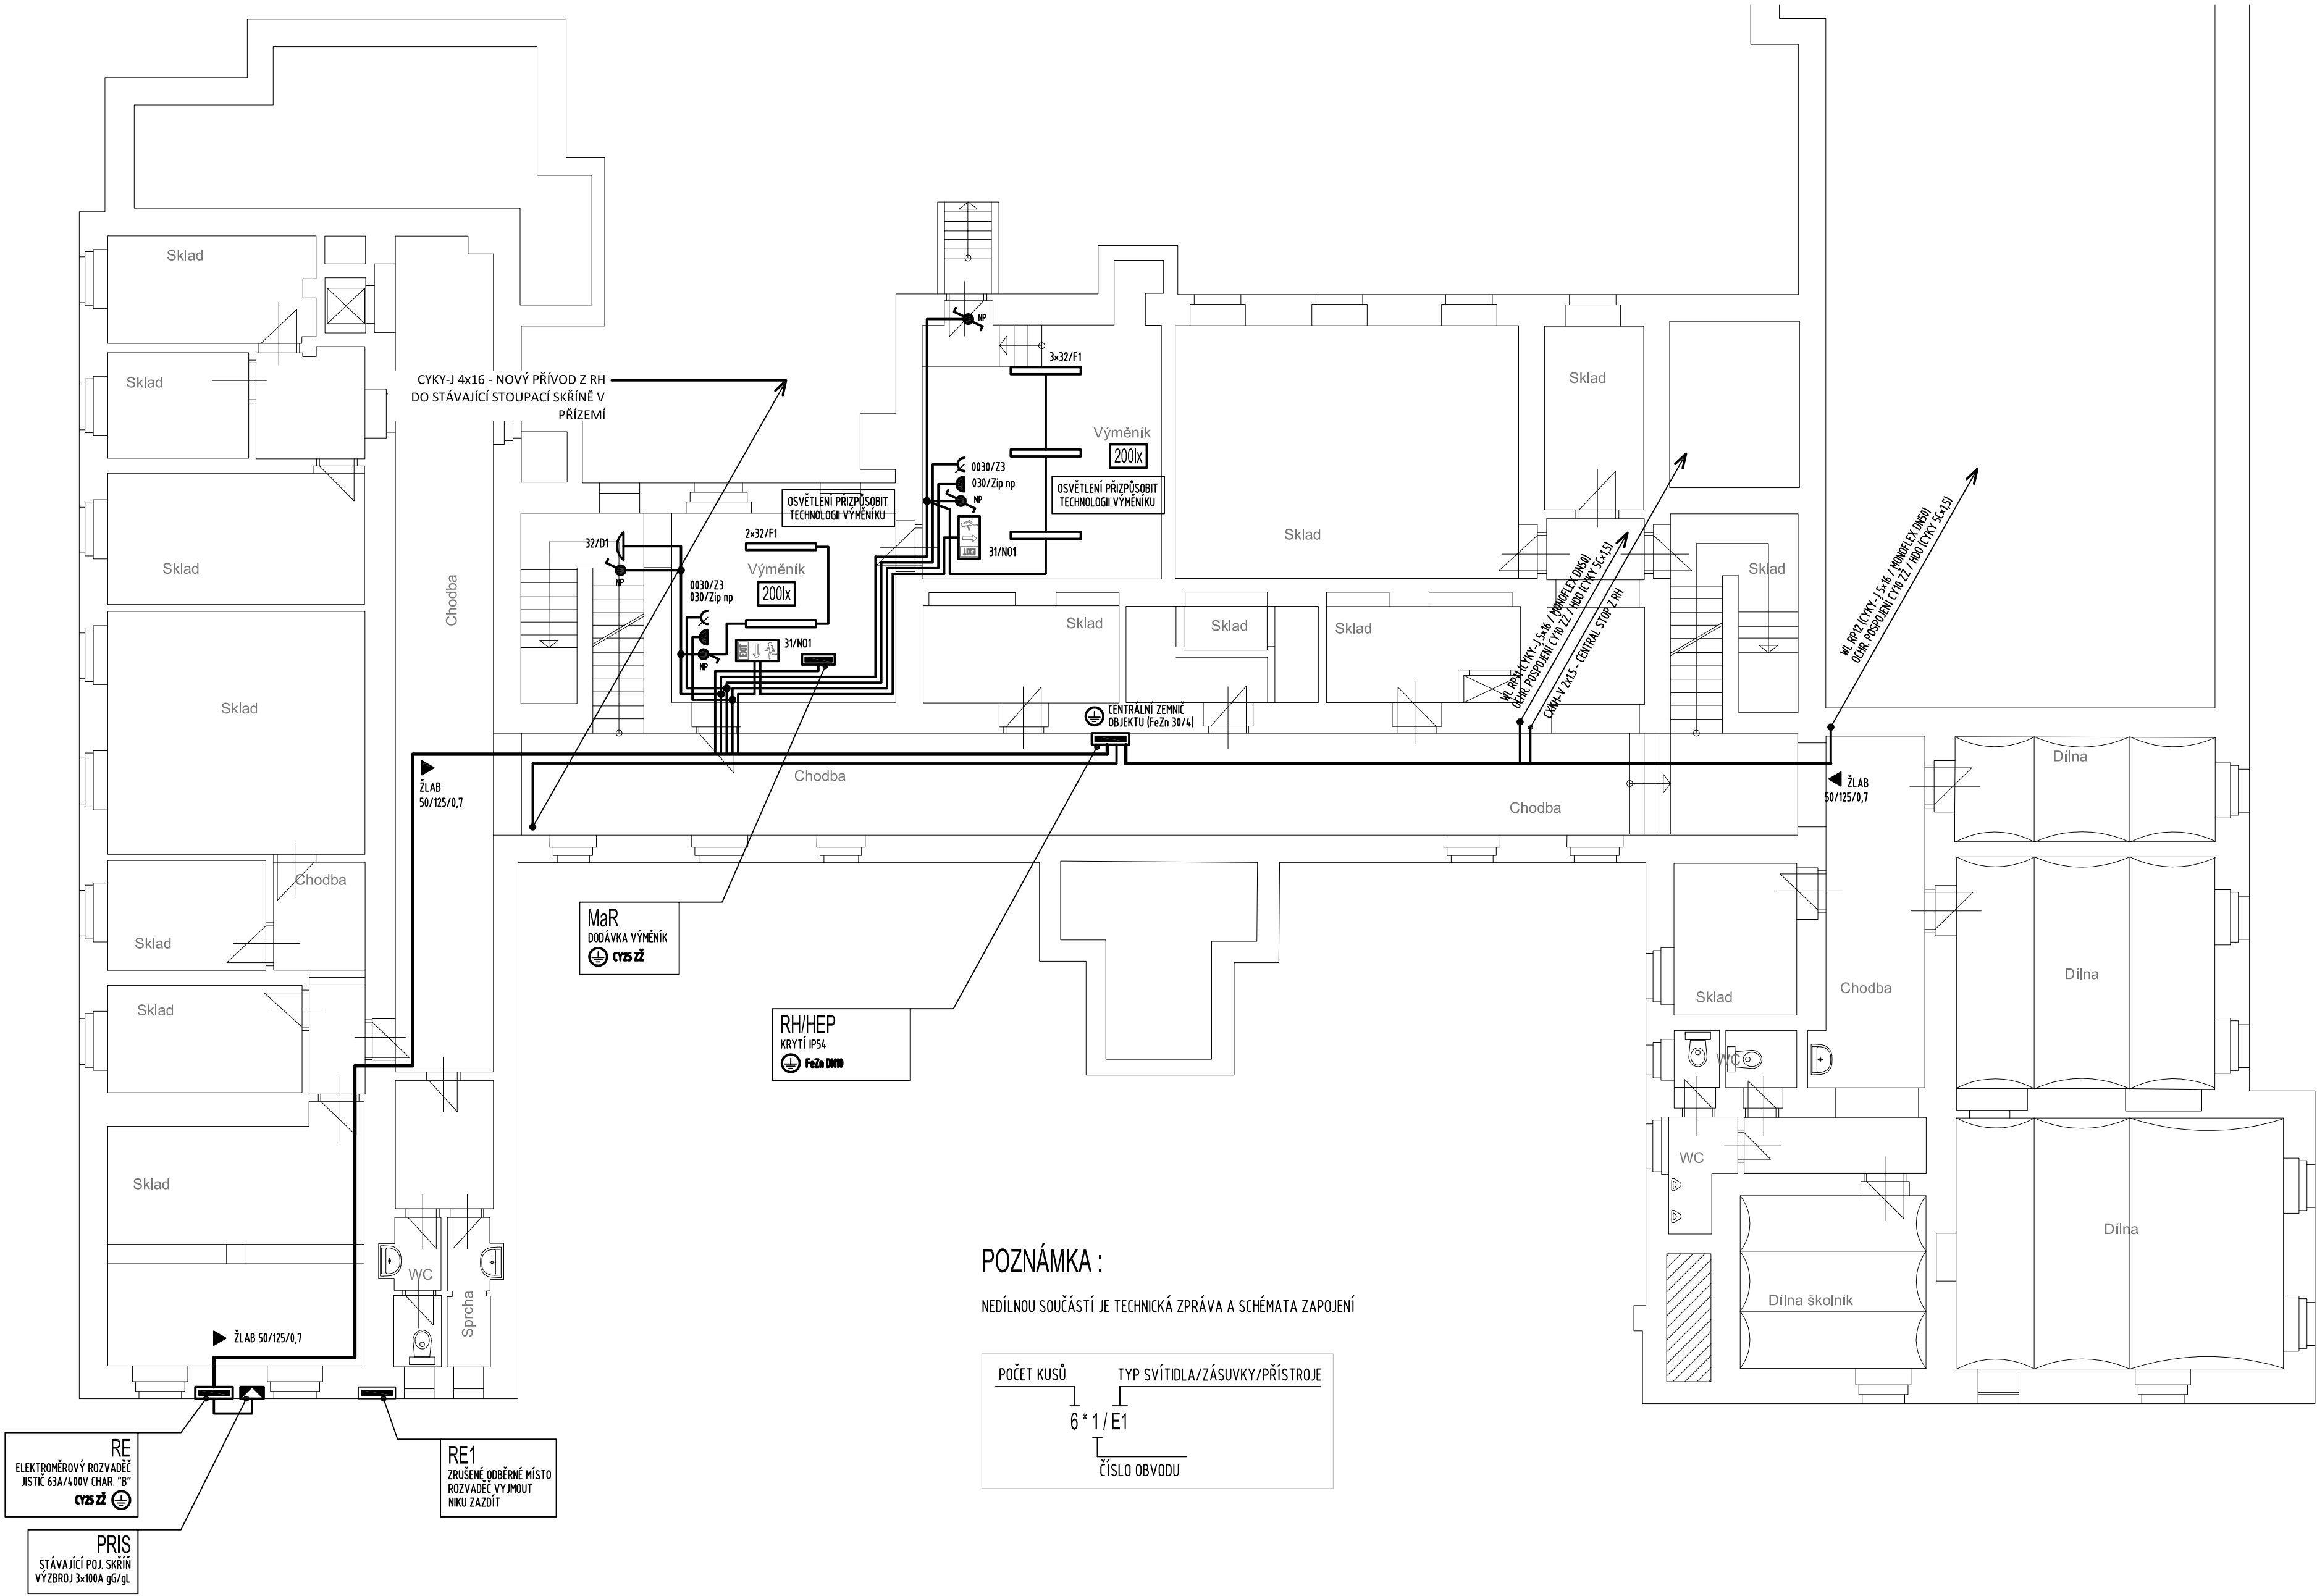

LEGENDA SVÍTIDEL	
OZNÁČENÍ NA VÝKRESE	TECHNICKÝ POPIS, PARAMETRY ZAŘÍZENÍ
A1	SVÍTIDLO NÁSTĚNNÉ PŘÍSAZENÉ, 2x26W, IP20, EP, OPÁLOVÝ KRYT
A2	SVÍTIDLO NÁSTĚNNÉ PŘÍSAZENÉ, 2x18W, IP20, EP, OPÁLOVÝ KRYT
D1	SVÍTIDLO NÁSTĚNNÉ PRŮMYSLOVÉ, E27, IP44 (43), MONTÁŽ NA HOŘLAVÉ PLOCHY
D2	SVÍTIDLO NÁSTĚNNÉ PŘÍSAZENÉ (VENKOVNÍ), 2x26W, IP44, EP, OPÁLOVÝ KRYT
E1	ZÁŘÍVKA PŘÍSAZENÁ, 2x36W, IP20, EP, PRISMATICKÝ KRYT (ILY 236 T8 PK)
E1n	DTTO. SVÍTIDLO E1 S NOUZOVÝM ZDROJEM
E2	ZÁŘÍVKA PŘÍSAZENÁ, 2x58W, IP20, SPORT, BÍLÁ MŘÍŽKA
E2n	DTTO. SVÍTIDLO E2 S NOUZOVÝM ZDROJEM
E3	ZÁŘÍVKA PŘÍSAZENÁ, 2x80W, IP20, EP, TS, OPTICKÝ SYSTÉM (ILY 280 TS ALDP)
E4	ZÁŘÍVKA PŘÍSAZENÁ, 2x35W, IP20, EP, TS, OPTICKÝ SYSTÉM (ILY 235 TS ALDP)
E5	ZÁŘÍVKA PŘÍSAZENÁ, 2x45W, IP20, EP, TS, OPTICKÝ SYSTÉM (ILY 245 TS ALDP)
E6	ZÁŘÍVKA ASYMETRICKÁ PŘÍSAZENÁ, 1x45W, IP20, EP, TS
E61	ZÁŘÍVKA ASYMETRICKÁ ZAVĚŠENÁ, 1x45W, IP20, EP, TS
F1	ZÁŘÍVKA PRŮMYSLOVÁ PŘÍSAZENÁ, 2x58W, IP54 (65), EP, OPTIKA
F1n	DTTO. SVÍTIDLO F1 S NOUZOVÝM ZDROJEM
F11	ZÁŘÍVKA PRŮMYSLOVÁ ZAVĚŠENÁ, 2x58W, IP54 (65), EP, OPTIKA
N0	SVÍTIDLO NOUZOVÉ NÁSTĚNNÉ S PIKTOGRAMY, LED, IP20, SE, 60,0 MINUT
N01	SVÍTIDLO NOUZOVÉ NÁSTĚNNÉ S PIKTOGRAMY, LED, IP65, SE, 60,0 MINUT
N02	SVÍTIDLO NOUZOVÉ STROPNÍ S PIKTOGRAMY, LED, IP20, SE, 60,0 MINUT

LEGENDA PŘÍSTROJŮ	
OZNÁČENÍ NA VÝKRESE	TECHNICKÝ POPIS, PARAMETRY ZAŘÍZENÍ
♂	VYPÍNAČ ŘÁZENÍ 1, IP20, OSADIT +500 MM OD 0,0 SPODNÍM LÍCEM, POD OMÍTKU
♂	VYPÍNAČ ŘÁZENÍ 1, IP44, OSADIT +500 MM OD 0,0 SPODNÍM LÍCEM, POD OMÍTKU
♂ NP	VYPÍNAČ ŘÁZENÍ 1, IP44, OSADIT +500 MM OD 0,0 SPODNÍM LÍCEM, NA POVRCH
♂	VYPÍNAČ ŘÁZENÍ 5, IP20, OSADIT +500 MM OD 0,0 SPODNÍM LÍCEM, POD OMÍTKU
♂	VYPÍNAČ ŘÁZENÍ 5, IP44, OSADIT +500 MM OD 0,0 SPODNÍM LÍCEM, POD OMÍTKU
♂ NP	VYPÍNAČ ŘÁZENÍ 5, IP44, OSADIT +500 MM OD 0,0 SPODNÍM LÍCEM, NA POVRCH
♂	VYPÍNAČ ŘÁZENÍ 6, IP20, OSADIT +500 MM OD 0,0 SPODNÍM LÍCEM, POD OMÍTKU
♂	VYPÍNAČ ŘÁZENÍ 6-6, IP20, OSADIT +500 MM OD 0,0 SPODNÍM LÍCEM, POD OMÍTKU
♂ NP	VYPÍNAČ ŘÁZENÍ 6, IP44, OSADIT +500 MM OD 0,0 SPODNÍM LÍCEM, NA POVRCH
♂	VYPÍNAČ ŘÁZENÍ 6-6, IP44, OSADIT +500 MM OD 0,0 SPODNÍM LÍCEM, POD OMÍTKU
♂	VYPÍNAČ ŘÁZENÍ 7, IP20, OSADIT +500 MM OD 0,0 SPODNÍM LÍCEM, POD OMÍTKU
⊙	TLAČÍTKO ŘÁZENÍ 1/0, IP20, OSADIT +500 MM OD 0,0 SPODNÍM LÍCEM, POD OMÍTKU
⬅	VÝVOD 16A/230V, UKONČIT STOČENÝM VOLNÝM KABELEM 15 METRŮ
⬅	VÝVOD 16A/400V, UKONČIT STOČENÝM VOLNÝM KABELEM 15 METRŮ
⌋ Z1	ZÁSUVKA 16A/230V, IP20, OSADIT +500 MM OD 0,0 SPODNÍM LÍCEM
⌋ Z1p	ZÁSUVKA 16A/230V, PŘEPĚTÍ T3, IP20, OSADIT +500 MM OD 0,0 SPODNÍM LÍCEM
⌋ Z2	ZÁSUVKA 16A/230V, IP20, OSADIT +500 MM OD 0,0 SPODNÍM LÍCEM
⌋ Z2p	ZÁSUVKA 16A/230V, PŘEPĚTÍ T3, IP20, OSADIT +500 MM OD 0,0 SPODNÍM LÍCEM
⌋ Z3	ZÁSUVKA, 16A/400V, IP44, OSADIT +500 MM SPODNÍM LÍCEM, NA POVRCH
⌋ Z4	ZÁSUVKA 16A/230V, IP20, OSADIT +2500 MM OD 0,0 SPODNÍM LÍCEM
⌋ Z4p	ZÁSUVKA 16A/230V, PŘEPĚTÍ T3, IP20, OSADIT +2500 MM OD 0,0 SPODNÍM LÍCEM
⌋ Z5	ZÁSUVKA 16A/230V, IP20, OSADIT +3000 MM OD 0,0 SPODNÍM LÍCEM
⌋ Z5p	ZÁSUVKA 16A/230V, PŘEPĚTÍ T3, IP20, OSADIT +3000 MM OD 0,0 SPODNÍM LÍCEM
⌋ Z6	ZÁSUVKA 16A/230V, IP44, OSADIT +500 MM OD 0,0 SPODNÍM LÍCEM
⌋ Z6p	ZÁSUVKA 16A/230V, IP44, OSADIT +500 MM OD 0,0 SPODNÍM LÍCEM, NA POVRCH
⌋ Z22	DVOUZÁSUVKA 16A/230V, IP20, OSADIT +500 MM OD 0,0 SPODNÍM LÍCEM
⌋ RČ	POHYBOVÉ ČIDLO, ÚHEL POKRYTÍ 180°, VZDÁLENOST 16,0 METRŮ, 10A, IP65

INSTALACE :

VEŠKERÁ INSTALACE V PROVEDENÍ NA POVRCHU V KABELOVÝCH LIŠTÁCH ALT. PEVNOSTNÝCH TRUBKÁCH
HLAVNÍ ROZVODY ULOŽENY KABELOVĚM ŽLABU 50/125/0,7 (ŽÁROVÝ ZINEK)

VEŠKERÁ KABELOVÁ VEDENÍ PRO ZAJIŠTĚNÍ FUNKCE PBZ MUSÍ BÝT V PROVEDENÍ - P60-R A TŘÍDA REAKCE NA OHĚŇ B2ca, s1, d0 !!!
KOMPLETNÍ KABELOVÝ NOSNÝ SYSTÉM VEDENÍ PBZ MUSÍ BÝT S POŽÁRNÍ ODOLNOSTÍ P90-R !!!

VEŠKERÁ KABELOVÁ VEDENÍ V CHŮC VČETNĚ ROZVODŮ POD OMÍTKOU MUSÍ BÝT V PROVEDENÍ - P60-R A TŘÍDA REAKCE NA OHĚŇ B2ca, s1, d0 !!!
PŘÍPADNĚ CHRANĚNÝ POŽÁRNÍ KONSTRUKCI PŘÍSLUŠNÉ TRIDY REAKCE NA OHĚŇ, DLE ČSN 73 0802 ČL. 12.9.2 A 12.9.3 (UNIKOVÁ SCHODIŠTĚ)
PROVEDENÍ KABELÁŽE NA UNIKOVÝCH SCHODIŠTÍCH DLE ČSN 73 0802 ČL. 12.9.2 A 12.9.3 A ČSN IEC 60 331


NEDÍLNOU SOUČÁSTÍ JE TECHNICKÁ ZPRÁVA A SCHÉMATA ZAPOJENÍ
ROZVODY PŘÍZPUSOBYT STÁVAJÍCÍM TRASÁM TUV, ÚT

OCHRANA PŘED ÚRAZEM ELEKTRICKÝM PROUDEM: SAMOČINNÝM ODPOJENÍM
OD ZDROJE DLE ČSN 33-2000-4-41 ed. 2
NAPĚTOVÁ SOUSTAVA 3x230/400V, TN-C-S, 3+PE+N, 50Hz AC
DOPLŇKOVÁ OCHRANA OCHRANNÝM POSPOJENÍ A PROUDOVÝMI CHRÁNIČI

Pavel Rubín - elektroprojekty Keřovská 369/6, 360 07 Karlovy Vary mobil: +420 602 100 577, e-mail: rubinprojekt@seznam.cz			
Zodp. projektant	Klimešová Miroslava	Ved. projektant	Rubín Pavel
Vypracoval	Klimešová Miroslava	HIP	
Investor	Karlovarský kraj, Závodní 353/88, 360 06 Karlovy Vary		
Stavba :		Datum	05/2015
Rekonstrukce elektroinstalace objektu		Stupeň PD	DPS
objektu ZŠ praktické a speciální		Měřítko	1:100
Krušnohorská č.p. 304, 363 01 Ostrov		Zak. číslo	R09/15
D.1.4.a Zařízení silnoproudé elektrotechniky		Č. výkresu	
Název výkresu :		PŮDORYS SUTERÉNU - ETAPA 1.	
		D.1.4.a / 5	

PŮDORYS PŘÍZEMÍ - ETAPA 1.


měřítko 1:100

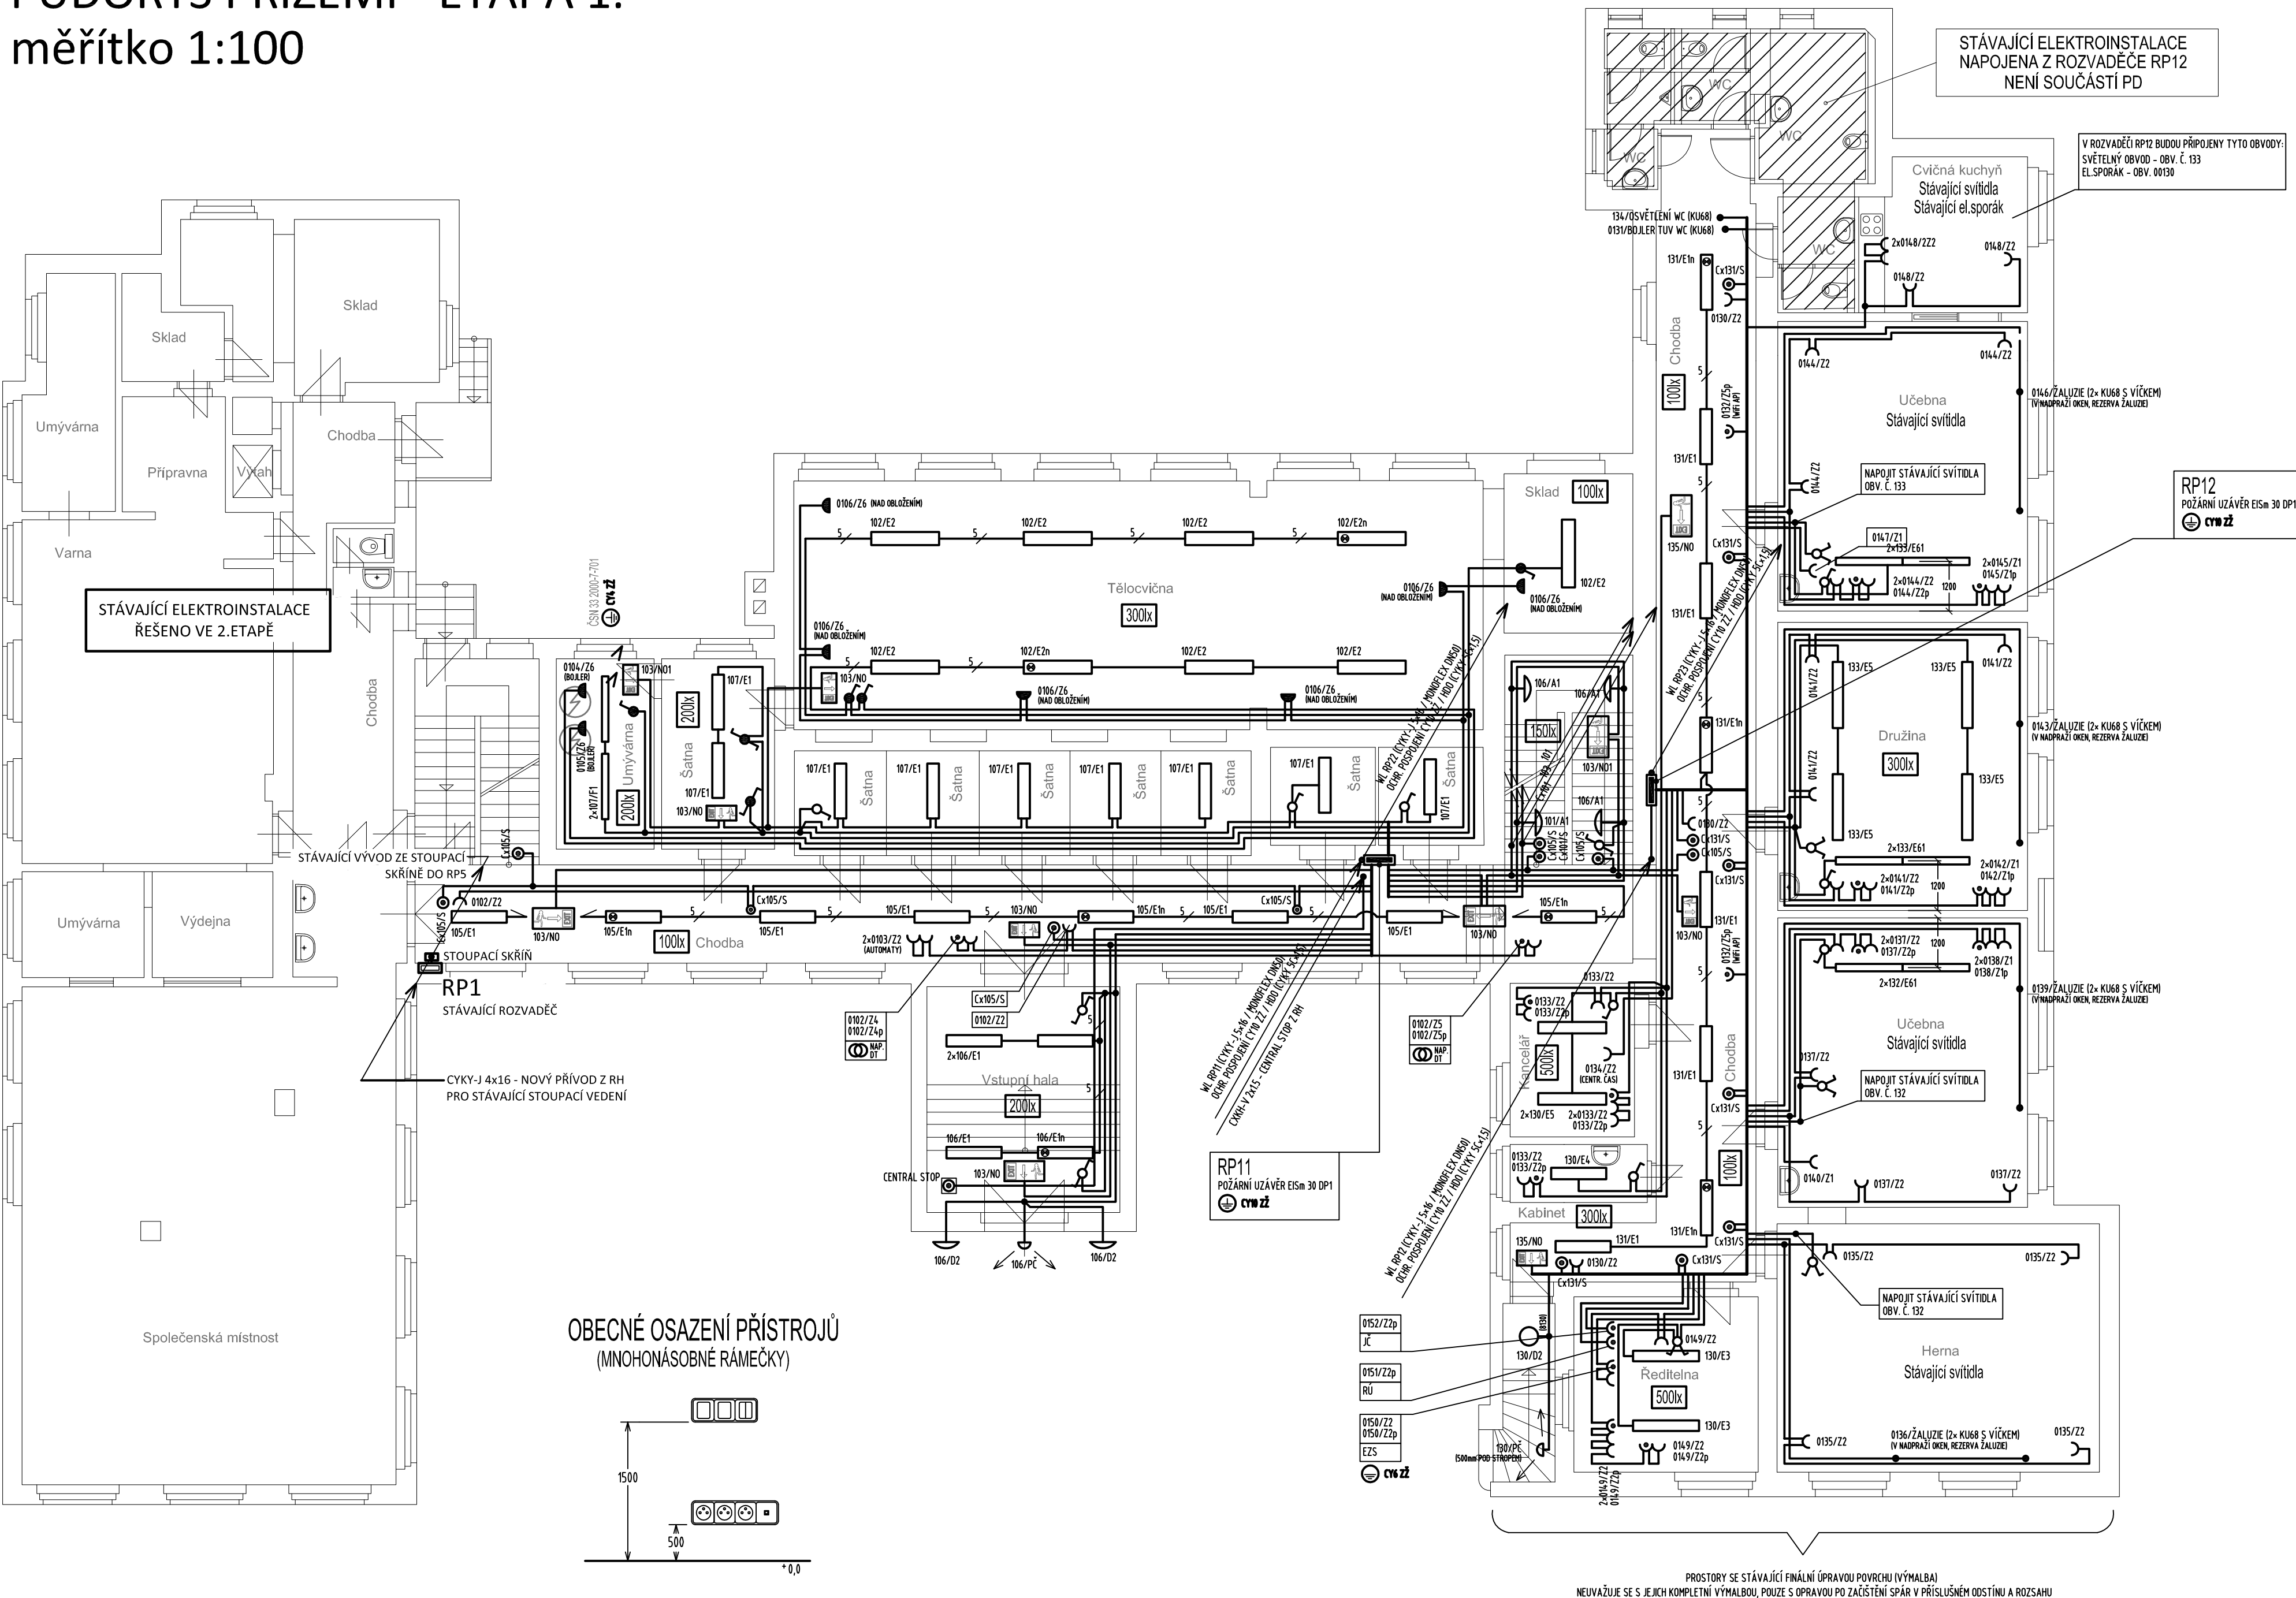

LEGENDA SVÍTIDEL	
ODZNAČENÍ NA VÝKRESU	TECHNICKÝ POPIS, PARAMETRY ZAŘÍZENÍ
A1	SVÍTIDLO NÁSTĚNNÉ PŘÍSAZENÉ, 2x26W, IP20, EP, OPALOVÝ KRYT
A2	SVÍTIDLO NÁSTĚNNÉ PŘÍSAZENÉ, 2x18W, IP20, EP, OPALOVÝ KRYT
D1	SVÍTIDLO NÁSTĚNNÉ PRŮMSYŠLOVÉ, E27, IP44 (L3), MONTÁŽ NA HOŘLAVÉ POKRYVY
D2	SVÍTIDLO NÁSTĚNNÉ PŘÍSAZENÉ (VENKOVNÍ), 2x26W, IP44, EP, OPALOVÝ KRYT
E1	ZÁŘÍVKA PŘÍSAZENÁ, 2x36W, IP20, EP, PRISMATICKÝ KRYT (ILY 236 TK)
E1n	DTTO. SVÍTIDLO E1 S NOUZOVÝM ZDROJEM
E2	ZÁŘÍVKA PŘÍSAZENÁ, 2x58W, IP20, SP20, OPTIKY, BÍLÁ MŘÍŽKA
E2n	DTTO. SVÍTIDLO E2 S NOUZOVÝM ZDROJEM
E3	ZÁŘÍVKA PŘÍSAZENÁ, 2x80W, IP20, EP, 15, OPTICKÝ SYSTÉM (ILY 280 T5 ALDIP)
E4	ZÁŘÍVKA PŘÍSAZENÁ, 2x35W, IP20, EP, 15, OPTICKÝ SYSTÉM (ILY 235 T5 ALDIP)
E5	ZÁŘÍVKA PŘÍSAZENÁ, 2x49W, IP20, EP, 15, OPTICKÝ SYSTÉM (ILY 249 T5 ALDIP)
E6	ZÁŘÍVKA ASYMETRICKÁ PŘÍSAZENÁ, 1x49W, IP20, EP, 15
E61	ZÁŘÍVKA ASYMETRICKÁ ZÁVEŠENÁ, 1x49W, IP20, EP, 15
F1	ZÁŘÍVKA PRŮMSYŠLOVÁ PŘÍSAZENÁ, 2x58W, IP54 (L5), EP, OPTIKA
N0	SVÍTIDLO NOUZOVÉ NÁSTĚNNÉ S PIKTOGRAMY, LED, IP20, SE, 60,0 MINUT
N01	SVÍTIDLO NOUZOVÉ NÁSTĚNNÉ S PIKTOGRAMY, LED, IP45, SE, 60,0 MINUT
N02	SVÍTIDLO NOUZOVÉ STROPNÍ S PIKTOGRAMY, LED, IP20, SE, 60,0 MINUT

POZNÁMKA :

NEDÍLNOU SOUČÁSTÍ JE TECHNICKÁ ZPRÁVA A SCHÉMATA ZAPOJENÍ

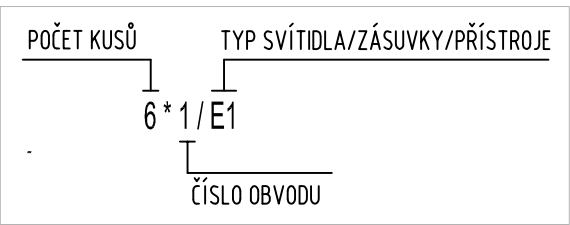

INSTALLACE :

VEŠKERÁ INSTALACE BUDE V PROVEDENÍ POD OMÍTKOU VE STĚNÁCH A NAD SDK PODHLEDEM (TAM, KDE JE INSTALOVÁN).

VEŠKERÁ KABELOVÁ VEDENÍ PRO ZAJIŠTĚNÍ FUNKCE PBZ MUSÍ BÝT V PROVEDENÍ - P60-R A TŘÍDA REAKCE NA OHĚŇ B2ca, s1, d0 !!!
KOMPLETNÍ KABELOVÝ NOSNÝ SYSTÉM VEDENÍ PBZ MUSÍ BÝT S POŽÁRNÍ ODOLNOSTÍ P90-R !!!

NEŠKERA KABELOVA VEDENÍ V CHUC VČETNĚ ROZVODŮ POD OMITKOU MUSÍ BYT V PROVEDENÍ - P60-R A TRIDA REAKCE NA OHNĚ B2ca, s1, d0 !!!
PŘÍPADNĚ CHRÁNĚNÝ POŽÁRNÍ KONSTRUKCÍ PŘÍSLUŠNÉ TRIDY REAKCE NA OHNĚ, DLE ČSN 73 0802 ČL. 12.9.2 A 12.9.3 (ÚNIKOVÁ SCHODIŠTĚ)
PROVEDENÍ KABELAŽE NA ÚNIKOVÝCH SCHODIŠTÍCH DLE ČSN 73 0802 ČL. 12.9.2 A 12.9.3 A ČSN IEC 60 331

NEDÍLNOU SOUČÁSTÍ JE TECHNICKÁ ZPRÁVA A SCHÉMATA ZAPOJENÍ

DOCHRAŇA PŘED ÚRAZEM ELEKTRICKÝM PROUDEM: SAMOČINNÝM ODPOJENÍM


NAPETOVA SOUSTAVA 3x230/400V, TN-C-S, 3+PE+N, 50Hz AC

DOPLŇKOVÁ OCHRANA OCHRANNÝM POSPOJENÍ A PROUDOVÝMI CHRÁNIČI

LEGENDA PŘÍSTROJŮ	
ODMĚNENÁ VÝKRES	TECHNICKÝ POPIS, PARAMETRY ZAŘÍZENÍ
	VYPÍNAČ ŘÁZENÍ 1, IP20, OSADIT +500 MM OD 0,0 SPODNÍM LÍCEM, POD OMIČKOU
	VYPÍNAČ ŘÁZENÍ 1, IP44, OSADIT +500 MM OD 0,0 SPODNÍM LÍCEM, POD OMIČKOU
	VYPÍNAČ ŘÁZENÍ 1, IP44, OSADIT +500 MM OD 0,0 SPODNÍM LÍCEM, NA POVRCHU
	VYPÍNAČ ŘÁZENÍ 5, IP20, OSADIT +500 MM OD 0,0 SPODNÍM LÍCEM, POD OMIČKOU
	VYPÍNAČ ŘÁZENÍ 5, IP44, OSADIT +500 MM OD 0,0 SPODNÍM LÍCEM, POD OMIČKOU
	VYPÍNAČ ŘÁZENÍ 10, IP20, OSADIT +500 MM OD 0,0 SPODNÍM LÍCEM, POD OMIČKOU
	VYPÍNAČ ŘÁZENÍ 6+6, IP20, OSADIT +500 MM OD 0,0 SPODNÍM LÍCEM, POD OMIČKOU
	VYPÍNAČ ŘÁZENÍ 5, IP44, OSADIT +500 MM OD 0,0 SPODNÍM LÍCEM, POD OMIČKOU
	VYPÍNAČ ŘÁZENÍ 6+6, IP44, OSADIT +500 MM OD 0,0 SPODNÍM LÍCEM, POD OMIČKOU
	VYPÍNAČ ŘÁZENÍ 7, IP20, OSADIT +500 MM OD 0,0 SPODNÍM LÍCEM, POD OMIČKOU
	VÝVOD 16A/400V, UKONČIT STOČENÝM VOLNÝM KABELEM 15 METRŮ
	VÝVOD 16A/400V, UKONČIT STOČENÝM VOLNÝM KABELEM 15 METRŮ
	ŽÁSUVKA 16A/230V, IP20, OSADIT +500 MM OD 0,0 SPODNÍM LÍCEM
	ŽÁSUVKA 16A/230V, PŘEPĚTÍ T3, IP20, OSADIT +500 MM OD 0,0 SPODNÍM LÍCEM
	ŽÁSUVKA 16A/230V, IP20, OSADIT +500 MM OD 0,0 SPODNÍM LÍCEM
	ŽÁSUVKA 16A/230V, PŘEPĚTÍ T3, IP20, OSADIT +500 MM OD 0,0 SPODNÍM LÍCEM
	ŽÁSUVKA 16A/400V, IP44, OSADIT +500 MM SPODNÍM LÍCEM, NA POVRCHU
	ŽÁSUVKA 16A/230V, IP20, OSADIT +2500 MM OD 0,0 SPODNÍM LÍCEM
	ŽÁSUVKA 16A/230V, PŘEPĚTÍ T3, IP20, OSADIT +2500 MM OD 0,0 SPODNÍM LÍCEM
	ŽÁSUVKA 16A/230V, IP20, OSADIT +3000 MM OD 0,0 SPODNÍM LÍCEM
	ŽÁSUVKA 16A/230V, PŘEPĚTÍ T3, IP20, OSADIT +3000 MM OD 0,0 SPODNÍM LÍCEM
	ŽÁSUVKA 16A/230V, IP44, OSADIT +500 MM OD 0,0 SPODNÍM LÍCEM
	ŽÁSUVKA 16A/230V, IP44, OSADIT +500 MM OD 0,0 SPODNÍM LÍCEM, NA POVRCHU
	DVOZÁSUVKA 16A/230V, IP20, OSADIT +500 MM OD 0,0 SPODNÍM LÍCEM
	POHYBOVÝ ČIDLO, ÚHEL, POKRYTÍ 180°, VÝDÁLENOST 16,0 METRŮ, 10A, IP65

Pavel Rubín – elektroprojekty Keřova 369/6, 360 07 Karlovy Vary mobil: +420 602 100 577, e-mail: rubinprojekt@seznam.cz			
Zodp. projektant	Klímešová Miroslava	Ver. projektant	Rubin Pavel
Vypracoval	Klímešová Miroslava	HIP	
Investor:	Karlovarský kraj, Závodní 353/88, 360 06 Karlovy Vary		
Stavba:	Rekonstrukce elektroinstalace objektu objektu ZŠ praktické a speciální Krušnohorská č.p. 304, 363 01 Ostrov D.1.4.a Zařízení silnoproudé elektrotechniky		Datum 05/2015 Stupeň PD DPS Měřítko 1:100 Zak. číslo R09/15
Název výkresu:	PŮDORYS PŘÍZEMÍ - ETAPA 1.		Č. výkresu D.1.4.a / 7

PŮDORYS 1.PATRA - ETAPA 1.
měřítko 1:100

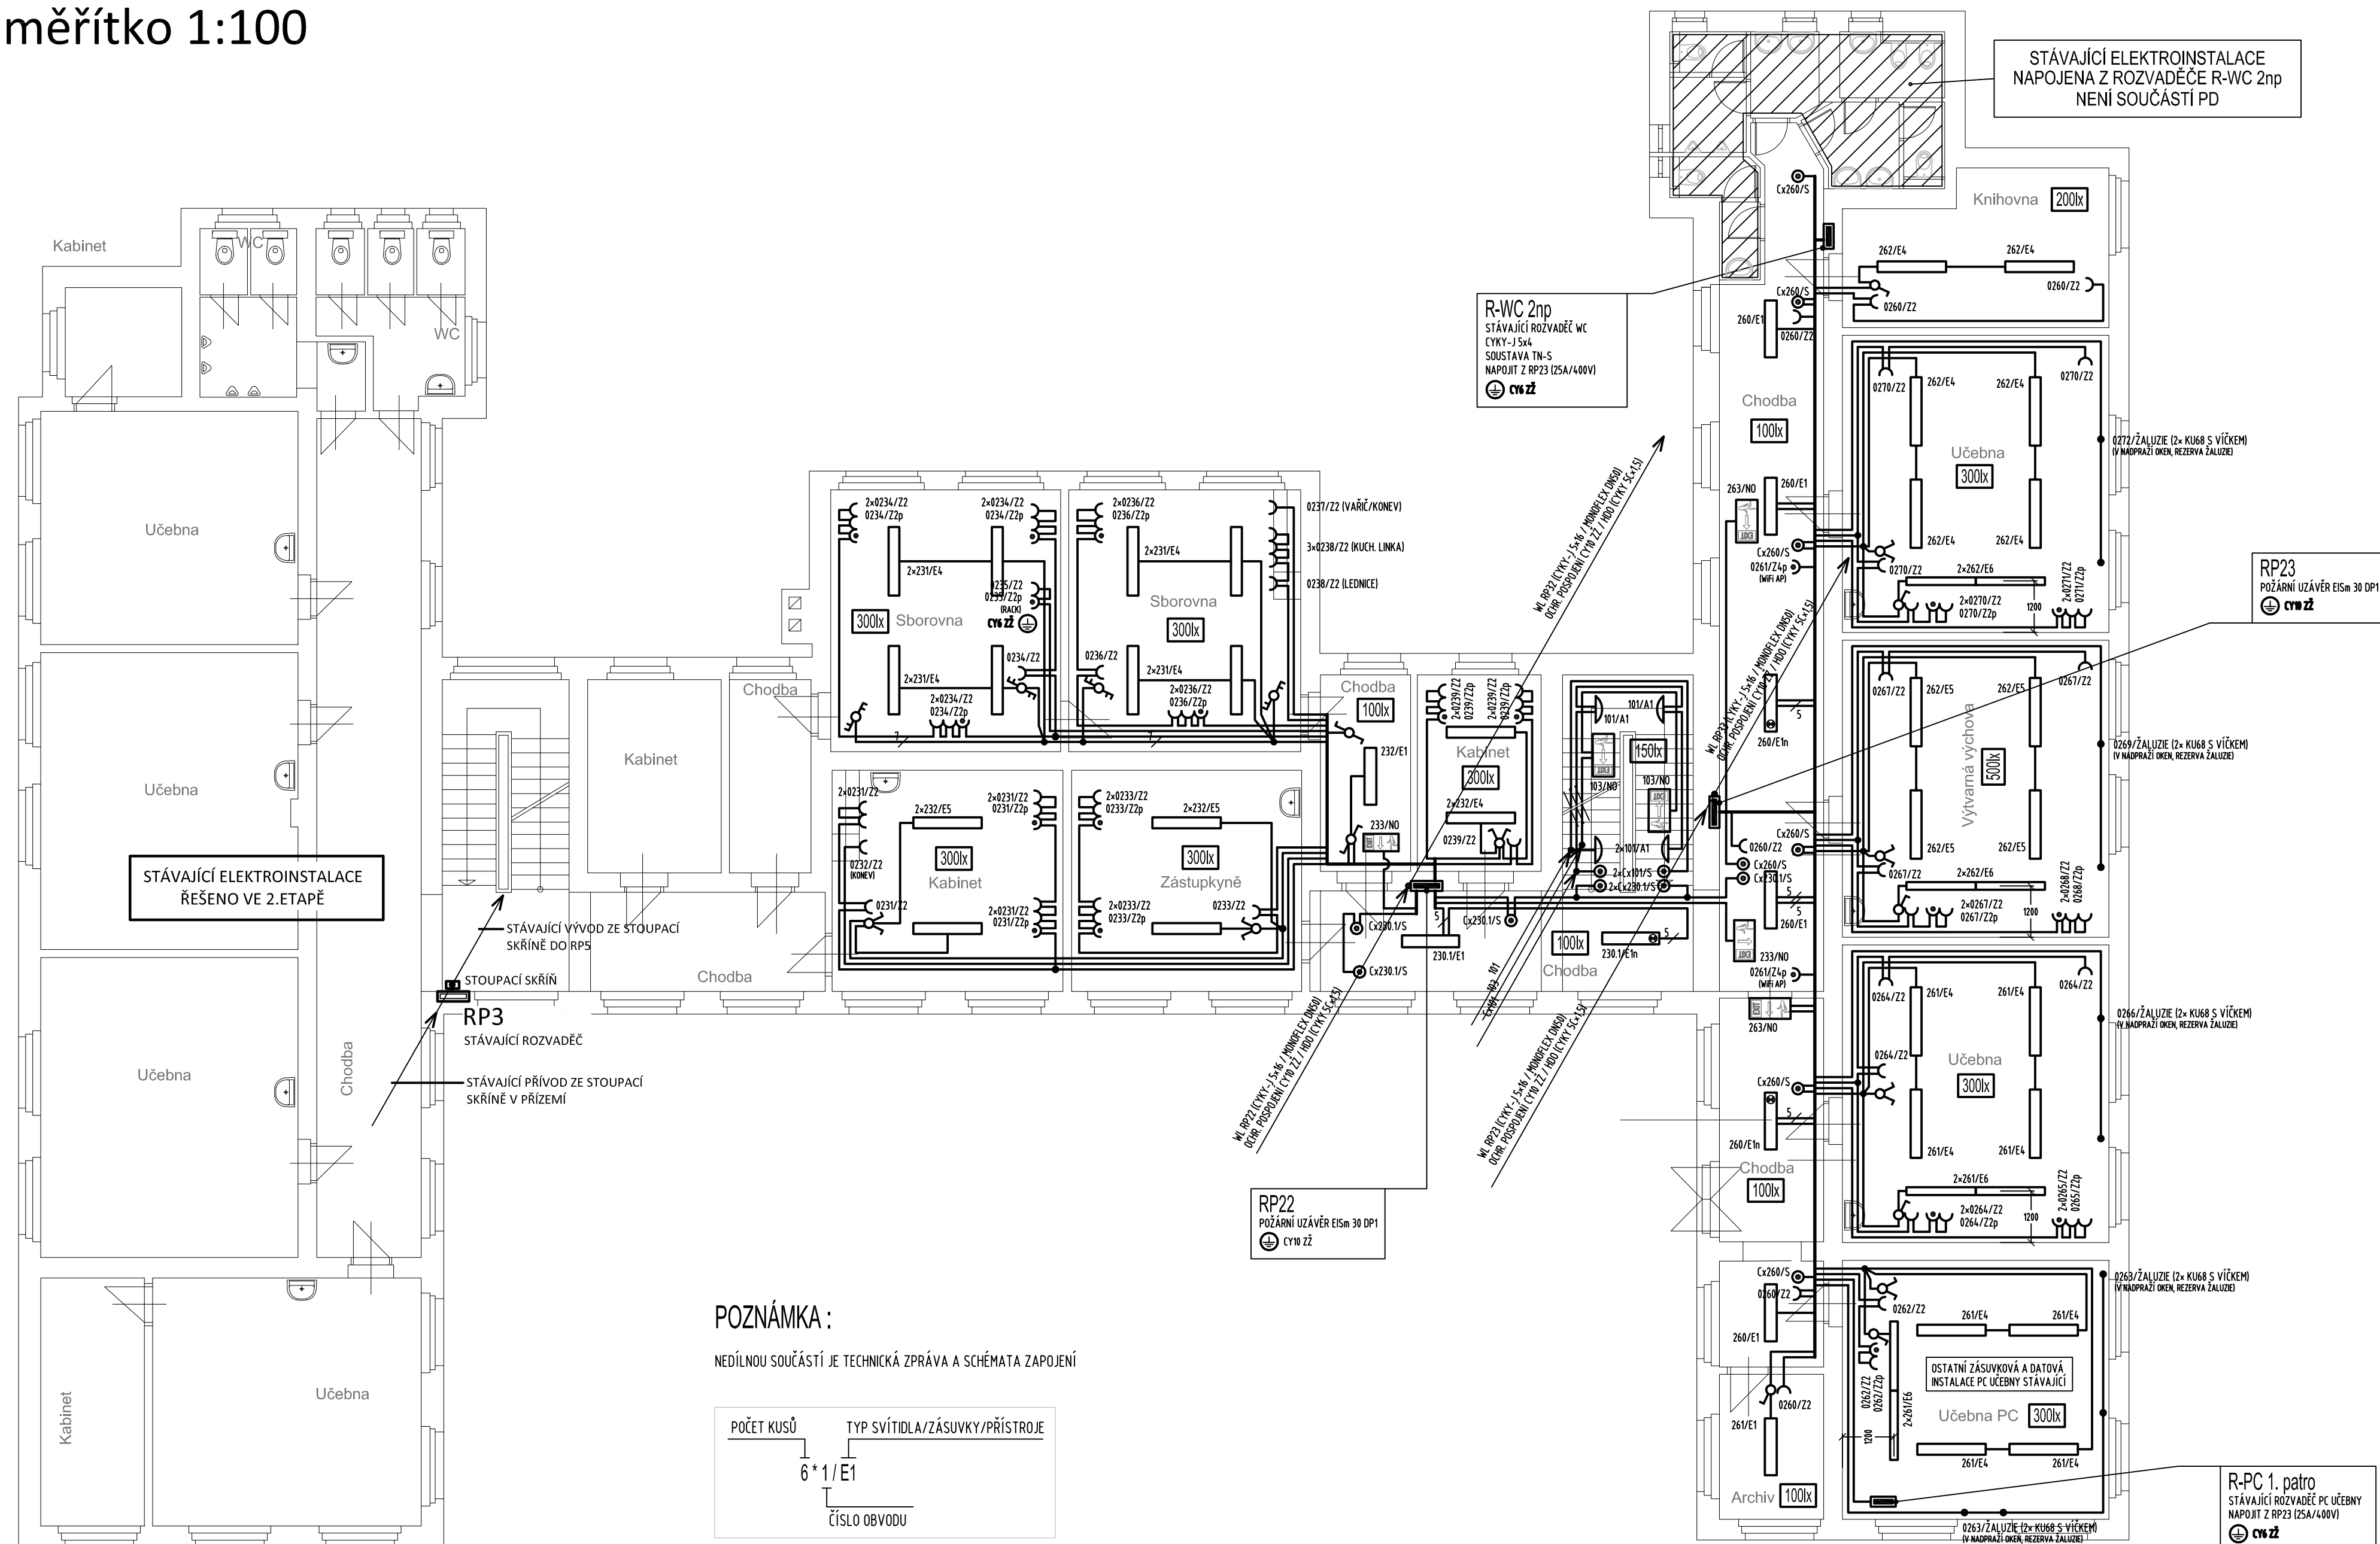

LEGENDA SVÍTIDEL	
OZNAČENÍ NA VÝKRES	TECHNICKÝ POPIS, PARAMETRY ZAŘÍZENÍ
A1	SVÍTIDLO NÁSTĚNNÉ PŘÍSAZENÉ, 2x26W, IP20, EP, OPALOVÝ KRYT
A2	SVÍTIDLO NÁSTĚNNÉ PŘÍSAZENÉ, 2x18W, IP20, EP, OPALOVÝ KRYT
A1	SVÍTIDLO NÁSTĚNNÉ PŘÍSAZENÉ, E27, IP44 (43), MONTÁŽ NA HOŘLAVÉ POVRCHY
D2	SVÍTIDLO NÁSTĚNNÉ PŘÍSAZENÉ (VENKOVNÍ), 2x26W, IP44, EP, OPALOVÝ KRYT
E1	ŽÁŘIVKA PŘÍSAZENÁ, 2x36W, IP20, EP, PRISMATICKÝ KRYT ILLY 236 TS PKI
E1n	DTTO. SVÍTIDLO E1 S NOUZOVÝM ZDROJEH
E2n	ŽÁŘIVKA PŘÍSAZENÁ, 2x26W, IP20, SPORT, BÍLÁ MŘÍŽKA
E2n	DTTO. SVÍTIDLO E2 S NOUZOVÝM ZDROJEH
E3	ŽÁŘIVKA PŘÍSAZENÁ, 2x80W, IP20, EP, T5, OPTICKÝ SYSTÉM ILLY 280 T5 ALDPI
E4	ŽÁŘIVKA PŘÍSAZENÁ, 2x36W, IP20, EP, T5, OPTICKÝ SYSTÉM ILLY 235 T5 ALDPI
E5	ŽÁŘIVKA PŘÍSAZENÁ, 2x49W, IP20, EP, T5, OPTICKÝ SYSTÉM ILLY 249 T5 ALDPI
E6	ŽÁŘIVKA ASYMETRICKÁ PŘÍSAZENÁ, 1x49W, IP20, EP, T5
E61	ŽÁŘIVKA ASYMETRICKÁ ZAVĚŠENÁ, 1x49W, IP20, EP, T5
F1	ŽÁŘIVKA PRŮMYŠLOVÁ PŘÍSAZENÁ, 2x58W, IP54 (65), EP, OPTIKA
N0	SVÍTIDLO NOUZOVÉ NÁSTĚNNÉ S PIKTOGRAMY, LED, IP20, SE, 60,0 MINUT
N01	SVÍTIDLO NOUZOVÉ NÁSTĚNNÉ S PIKTOGRAMY, LED, IP65, SE, 60,0 MINUT
N02	SVÍTIDLO NOUZOVÉ STROPNÍ S PIKTOGRAMY, LED, IP20, SE, 60,0 MINUT

LEGENDA PŘÍSTROJŮ	
OZNAČENÍ NA VÝKRESE	TECHNICKÝ POPIS, PARAMETRY ZAŘÍZENÍ
	VYPÍNAČÍ ŘAZENÍ I, IP20, OSADIT - +500 MM OD 0,0 SPODNÍM LÍCEM, POD OMIČKU
	VYPÍNAČÍ ŘAZENÍ I, IP44, OSADIT - +500 MM OD 0,0 SPODNÍM LÍCEM, POD OMIČKU
	VYPÍNAČÍ ŘAZENÍ I, IP44, OSADIT - +500 MM OD 0,0 SPODNÍM LÍCEM, NA PLOVCH
	VYPÍNAČÍ ŘAZENÍ S, IP20, OSADIT - +500 MM OD 0,0 SPODNÍM LÍCEM, POD OMIČKU
	VYPÍNAČÍ ŘAZENÍ S, IP44, OSADIT - +500 MM OD 0,0 SPODNÍM LÍCEM, POD OMIČKU
	VYPÍNAČÍ ŘAZENÍ S, IP20, OSADIT - +500 MM OD 0,0 SPODNÍM LÍCEM, POD OMIČKU
	VYPÍNAČÍ ŘAZENÍ S, IP44, OSADIT - +500 MM OD 0,0 SPODNÍM LÍCEM, POD OMIČKU
	VYPÍNAČÍ ŘAZENÍ 6-6, IP44, OSADIT - +500 MM OD 0,0 SPODNÍM LÍCEM, POD OMIČKU
	VYPÍNAČÍ ŘAZENÍ 7, IP20, OSADIT - +500 MM OD 0,0 SPODNÍM LÍCEM, POD OMIČKU
	TLAČÍTKO ŘAZENÍ 1/0, IP20, OSADIT - +500 MM OD 0,0 SPODNÍM LÍCEM, POD OMIČKU
	VÝVOD 16A/230V, UKONČEN STŘEŠENÍM VOLNÝM KABLEM 15 METRŮ
	VÝVOD 16A/400V, UKONČEN STŘEŠENÍM VOLNÝM KABLEM 15 METRŮ
	ZÁŠUVKA 16A/230V, IP20, OSADIT - +500 MM OD 0,0 SPODNÍM LÍCEM
	ZÁŠUVKA 16A/230V, PŘEPĚTÍ 3, IP20, OSADIT - +500 MM OD 0,0 SPODNÍM LÍCEM
	ZÁŠUVKA 16A/230V, IP20, OSADIT - +500 MM OD 0,0 SPODNÍM LÍCEM
	ZÁŠUVKA 16A/230V, PŘEPĚTÍ 3, IP20, OSADIT - +500 MM OD 0,0 SPODNÍM LÍCEM
	ZÁŠUVKA 16A/230V, IP20, OSADIT - +3000 MM OD 0,0 SPODNÍM LÍCEM
	ZÁŠUVKA 16A/230V, PŘEPĚTÍ 3, IP20, OSADIT - +3000 MM OD 0,0 SPODNÍM LÍCEM
	ZÁŠUVKA 16A/230V, IP44, OSADIT - +500 MM OD 0,0 SPODNÍM LÍCEM
	ZÁŠUVKA 16A/230V, IP44, OSADIT - +500 MM OD 0,0 SPODNÍM LÍCEM, NA PLOVCH
	DVOJZÁŠUVKA 16A/230V, IP20, OSADIT - +500 MM OD 0,0 SPODNÍM LÍCEM
	POHYBOVÉ ČIDLO, ÚHEL POKRYTÍ 180°, VZDÁLENOST 16,0 METRŮ, 16A, IP65


INSTALACE :

VEŠKERÁ KABELOVÁ VEDENÍ V CHUC VČETNĚ ROZVODŮ POD OMÍTKOU MUSÍ BÝT V PROVEDENÍ – P60-R A TŘÍDA REAKCE NA OHĚN B2ca s1, DO !!!
PŘÍPADNĚ CHRÁNĚNY POŽÁRNÍ KONSTRUKCÍ PŘÍSLUŠNÉ TŘÍDY REAKCE NA OHĚN, DLE ČSN 73 0802 ČL. 12.9.2 A 12.9.3 (ÚNIKOVÁ SCHODIŠTĚ)
PROVEDENÍ KABELÁŽE NA ÚNIKOVÝCH SCHODIŠTÍCH DLE ČSN 73 0802 ČL. 12.9.2 A 12.9.3 A ČSN IEC 60 331

NEDÍLNOU SOUČÁSTÍ JE TECHNICKÁ ZPRÁVA A SCHÉMATA ZAPOJENÍ
OCHRANA PŘED ÚRAZEM ELEKTRICKÝM PROUDEM: SAMOČINNÝM ODPOJENÍM
OD ZDROJE DLE ČSN 33-2000-4-41 ed. 2
NAPĚTOVÁ SOUSTAVA 3x230/400V, TN-C-S, 3-PE+N, 50Hz AC
DOPLNĚKOVÁ OCHRANA OCHRANNÝM POSPOJENÍ A PROUDOVÝMI CHRÁNIČI

Pavel Rubín – elektroprojekty Keřová 369/6, 360 07 Karlovy Vary mobil: +420 602 100 577, e-mail: rubinprojekt@seznam.cz				
Zodp. projektant	Klímešová Miroslava		Vedl. projektant	Rubín Pavel
Vypracoval	Klímešová Miroslava		HIP	
Investor:	Karlovarský kraj, Závodní 353/88, 360 06 Karlovy Vary			
Stavba:	Rekonstrukce elektroinstalace objektu objektu ZŠ praktické a speciální Krušnohorská č.p. 304, 363 01 Ostrov D.1.4.a Zařízení silnoproudé elektrotechniky			Datum 05/2015 Stupeň PD DPS Měřítko 1:100 Zak. číslo R09/15
Název výkresu:	PŮDORYS 1.PATRA - ETAPA 1.			Č.výkresu D.1.4.a / 9

PŮDORYS KROVU - ETAPA 2.
měřítko 1:100

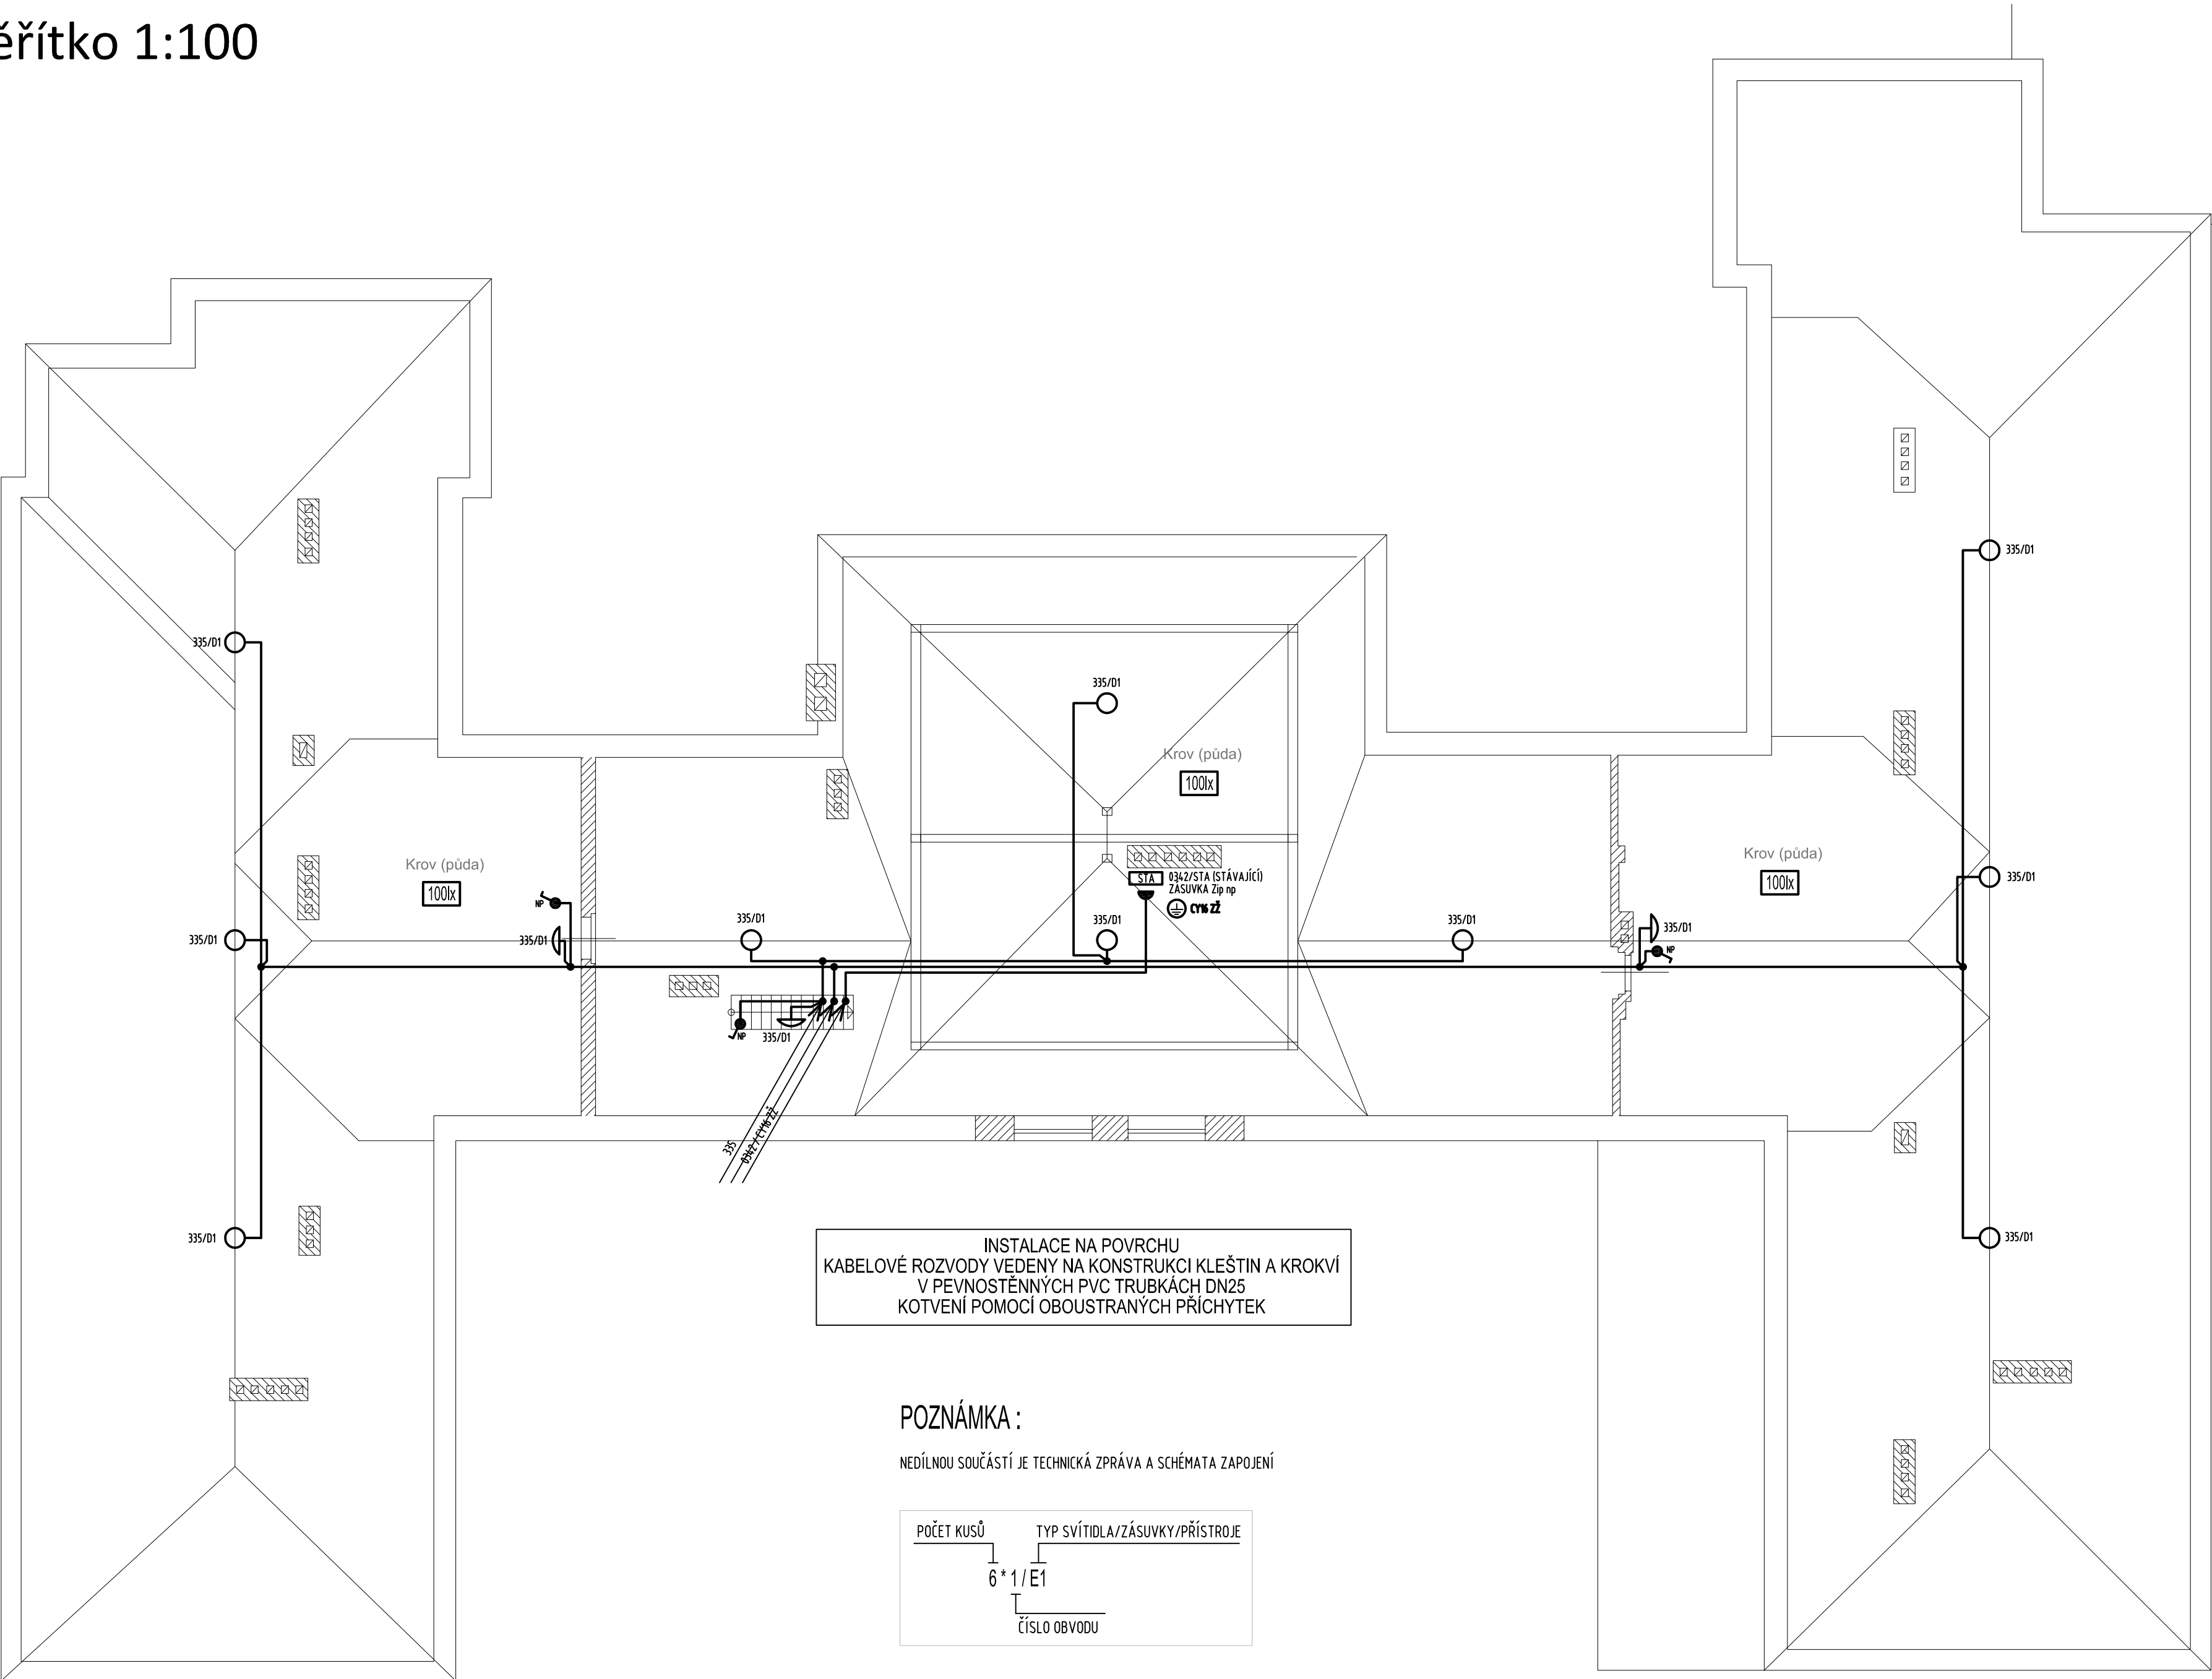

LEGENDA SVÍTIDEL	
OZNAČENÍ NA VÝKRESĚ	TECHNICKÝ POPIS, PARAMETRY ZAŘÍZENÍ
A1	SVÍTIDLO NÁSTĚNNÉ PŘÍSAZENÉ, 2x26W, IP20, EP, OPÁLOVÝ KRYT
A2	SVÍTIDLO NÁSTĚNNÉ PŘÍSAZENÉ, 2x18W, IP20, EP, OPÁLOVÝ KRYT
D1	SVÍTIDLO NÁSTĚNNÉ PRŮMYSLOVÉ, E27, IP44 (43), MONTÁŽ NA HOŘLAVÉ PLOCHY
D2	SVÍTIDLO NÁSTĚNNÉ PŘÍSAZENÉ (VENKOVNÍ), 2x26W, IP44, EP, OPÁLOVÝ KRYT
E1	ZÁŘÍVKA PŘÍSAZENÁ, 2x36W, IP20, EP, PRISMATICKÝ KRYT ILLY 236 T8 PKI
E1h	DTTO. SVÍTIDLO E1 S NOUZOVÝM ZDROJEM
E2	ZÁŘÍVKA PŘÍSAZENÁ, 2x58W, IP20, SPORT, BÍLÁ MŘÍŽKA
E2h	DTTO. SVÍTIDLO E2 S NOUZOVÝM ZDROJEM
E3	ZÁŘÍVKA PŘÍSAZENÁ, 2x80W, IP20, EP, T5, OPTICKÝ SYSTÉM ILLY 280 T5 ALDPI
E4	ZÁŘÍVKA PŘÍSAZENÁ, 2x35W, IP20, EP, T5, OPTICKÝ SYSTÉM ILLY 235 T5 ALDPI
E5	ZÁŘÍVKA PŘÍSAZENÁ, 2x49W, IP20, EP, T5, OPTICKÝ SYSTÉM ILLY 249 T5 ALDPI
E6	ZÁŘÍVKA ASYMETRICKÁ PŘÍSAZENÁ, 1x49W, IP20, EP, T5
E61	ZÁŘÍVKA ASYMETRICKÁ ZAVĚŠENÁ, 1x49W, IP20, EP, T5
F1	ZÁŘÍVKA PRŮMYSLOVÁ PŘÍSAZENÁ, 2x58W, IP54 (65), EP, OPTIKA
FR1h	DTTO. SVÍTIDLO F1 S NOUZOVÝM ZDROJEM
F11	ZÁŘÍVKA PRŮMYSLOVÁ ZAVĚŠENÁ, 2x58W, IP54 (65), EP, OPTIKA
N0	SVÍTIDLO NOUZOVÉ NÁSTĚNNÉ S PIKTOGRAMY, LED, IP20, SE, 60,0 MINUT
N01	SVÍTIDLO NOUZOVÉ NÁSTĚNNÉ S PIKTOGRAMY, LED, IP65, SE, 60,0 MINUT
N02	SVÍTIDLO NOUZOVÉ STROPNÍ S PIKTOGRAMY, LED, IP20, SE, 60,0 MINUT

LEGENDA PŘÍSTROJŮ	
OZNAČENÍ NA VÝKRESĚ	TECHNICKÝ POPIS, PARAMETRY ZAŘÍZENÍ
	VYPÍNAČ ŘAZENÍ 1, IP20, OSADIT +1500 MM OD 0,0 SPODNÍM LÍCEM, POD OMÍTKU
	VYPÍNAČ ŘAZENÍ 1, IP44, OSADIT +1500 MM OD 0,0 SPODNÍM LÍCEM, POD OMÍTKU
	VYPÍNAČ ŘAZENÍ 1, IP44, OSADIT +1500 MM OD 0,0 SPODNÍM LÍCEM, NA POVRCH
	VYPÍNAČ ŘAZENÍ 5, IP20, OSADIT +1500 MM OD 0,0 SPODNÍM LÍCEM, POD OMÍTKU
	VYPÍNAČ ŘAZENÍ 5, IP44, OSADIT +1500 MM OD 0,0 SPODNÍM LÍCEM, POD OMÍTKU
	VYPÍNAČ ŘAZENÍ 5, IP44, OSADIT +1500 MM OD 0,0 SPODNÍM LÍCEM, NA POVRCH
	VYPÍNAČ ŘAZENÍ 6, IP20, OSADIT +1500 MM OD 0,0 SPODNÍM LÍCEM, POD OMÍTKU
	VYPÍNAČ ŘAZENÍ 6, IP20, OSADIT +1500 MM OD 0,0 SPODNÍM LÍCEM, NA POVRCH
	VYPÍNAČ ŘAZENÍ 6+6, IP20, OSADIT +1500 MM OD 0,0 SPODNÍM LÍCEM, POD OMÍTKU
	VYPÍNAČ ŘAZENÍ 6, IP44, OSADIT +1500 MM OD 0,0 SPODNÍM LÍCEM, POD OMÍTKU
	VYPÍNAČ ŘAZENÍ 6, IP44, OSADIT +1500 MM OD 0,0 SPODNÍM LÍCEM, NA POVRCH
	VYPÍNAČ ŘAZENÍ 6+6, IP44, OSADIT +1500 MM OD 0,0 SPODNÍM LÍCEM, POD OMÍTKU
	VYPÍNAČ ŘAZENÍ 7, IP20, OSADIT +1500 MM OD 0,0 SPODNÍM LÍCEM, POD OMÍTKU
	TLAČÍTKO ŘAZENÍ 1/0, IP20, OSADIT +1500 MM OD 0,0 SPODNÍM LÍCEM, POD OMÍTKU
	VÝVOD 16A/230V, UKONČIT STOČENÝM VOLNÝM KABLEM 15 METRU
	VÝVOD 16A/400V, UKONČIT STOČENÝM VOLNÝM KABLEM 15 METRU
	ZÁSUVKA 16A/230V, IP20, OSADIT +500 MM OD 0,0 SPODNÍM LÍCEM
	ZÁSUVKA 16A/230V, PŘEPĚTÍ T3, IP20, OSADIT +500 MM OD 0,0 SPODNÍM LÍCEM
	ZÁSUVKA 16A/230V, IP20, OSADIT +500 MM OD 0,0 SPODNÍM LÍCEM
	ZÁSUVKA 16A/230V, PŘEPĚTÍ T3, IP20, OSADIT +500 MM OD 0,0 SPODNÍM LÍCEM
	ZÁSUVKA 16A/400V, IP44, OSADIT +1500 MM SPODNÍM LÍCEM, NA POVRCH
	ZÁSUVKA 16A/230V, IP20, OSADIT +2500 MM OD 0,0 SPODNÍM LÍCEM
	ZÁSUVKA 16A/230V, PŘEPĚTÍ T3, IP20, OSADIT +2500 MM OD 0,0 SPODNÍM LÍCEM
	ZÁSUVKA 16A/230V, IP20, OSADIT +3000 MM OD 0,0 SPODNÍM LÍCEM
	ZÁSUVKA 16A/230V, PŘEPĚTÍ T3, IP20, OSADIT +3000 MM OD 0,0 SPODNÍM LÍCEM
	ZÁSUVKA 16A/230V, IP44, OSADIT +1500 MM OD 0,0 SPODNÍM LÍCEM
	ZÁSUVKA 16A/230V, IP44, OSADIT +1500 MM OD 0,0 SPODNÍM LÍCEM, NA POVRCH
	DVOZÁSUVKA 16A/230V, IP20, OSADIT +1500 MM OD 0,0 SPODNÍM LÍCEM
	POHYBOVÉ ČIDLO, ÚHEL POKRYTÍ 180°, VZDÁLENOST 16,0 METRŮ, 10A, IP65

INSTALACE :

VEŠKERÁ INSTALACE V PROVEDENÍ NA POVRCHU V KABELOVÝCH LIŠTÁCH ALT. PEVNOSTĚNNÝCH TRUBKÁCH

VEŠKERÁ KABELOVÁ VEDENÍ PRO ZAJIŠTĚNÍ FUNKCE PBZ MUSÍ BÝT V PROVEDENÍ - P60-R A TŘÍDA REAKCE NA OHĚN B2ca, s1, d0 !!!
KOMPLETNÍ KABELOVÝ NOSNÝ SYSTÉM VEDENÍ PBZ MUSÍ BÝT S POŽÁRNÍ ODOLNOSTÍ P90-R !!!

VEŠKERÁ KABELOVÁ VEDENÍ V CHŮC VČETNĚ ROZVODŮ POD OMÍTKOU MUSÍ BÝT V PROVEDENÍ - P60-R A TŘÍDA REAKCE NA OHĚN B2ca, s1, d0 !!!
PŘÍPADNĚ CHRÁNĚNÝ POŽÁRNÍ KONSTRUKCÍ PŘÍSLUŠNÉ TŘÍDY REAKCE NA OHĚN, DLE ČSN 73 0802 Čl. 12.9.2 A 12.9.3 (ÚNIKOVÁ SCHODIŠTĚ)
PROVEDENÍ KABELÁŽE NA ÚNIKOVÝCH SCHODIŠTÍCH DLE ČSN 73 0802 Čl. 12.9.2 A 12.9.3 A ČSN IEC 60 331

NEDÍLNOU SOUČÁSTÍ JE TECHNICKÁ ZPRÁVA A SCHÉMATA ZAPOJENÍ

OCHRANA PŘED ÚRAZEM ELEKTRICKÝM PROUDEM: SAMOČINNÝM ODPOJENÍM
OD ZDROJE DLE ČSN 33-2000-4-41 ed. 2
NAPĚŤOVÁ SOUSTAVA 3x230/400V, TN-C-S, 3-PE-N, 50Hz AC
DOPLŇKOVÁ OCHRANA OCHRANNÝM POSPOJENÍ A PROUDOVÝMI CHRÁNIČI

Pavel Rubín – elektroprojekty
Kačova 369/6, 360 07 Karlovy Vary
mobil: +420 602 100 577, e-mail: rubinprojekt@seznam.cz

Zodp. projektant	Klimešová Miroslava	Ved. projektant	Rubín Pavel
Vypracoval	Klimešová Miroslava	HIP	
Investor:	Karlovarský kraj, Závodní 353/88, 360 06 Karlovy Vary		
Stavba :		Datum	05/2015
Rekonstrukce elektroinstalace objektu objektu ZŠ praktické a speciální Krušnohorská č.p. 304, 363 01 Ostrov		Stupeň PD	DPS
D.1.4.a Zařízení silnoprůdové elektrotechniky		Měřítko	1:100
Název výkresu :		Zak. číslo	R09/15
PŮDORYS KROVU - ETAPA 2.		Č. výkresu	D.1.4.a / 13