


Půdorys 5.np  
měřítko 1:50

PŘÍVODY 230V:  
- 1x 230V 16A  
- 1x 230V 10A

DO 4.NP:  
EPS: 2x J-H(St)H 2x2x0.5  
NZS: 1x 4x1.5 RE P60-R  
STK: 4x UTP CAT6 LSOH  
STA: 4x KOAX. VNITŘNÍ

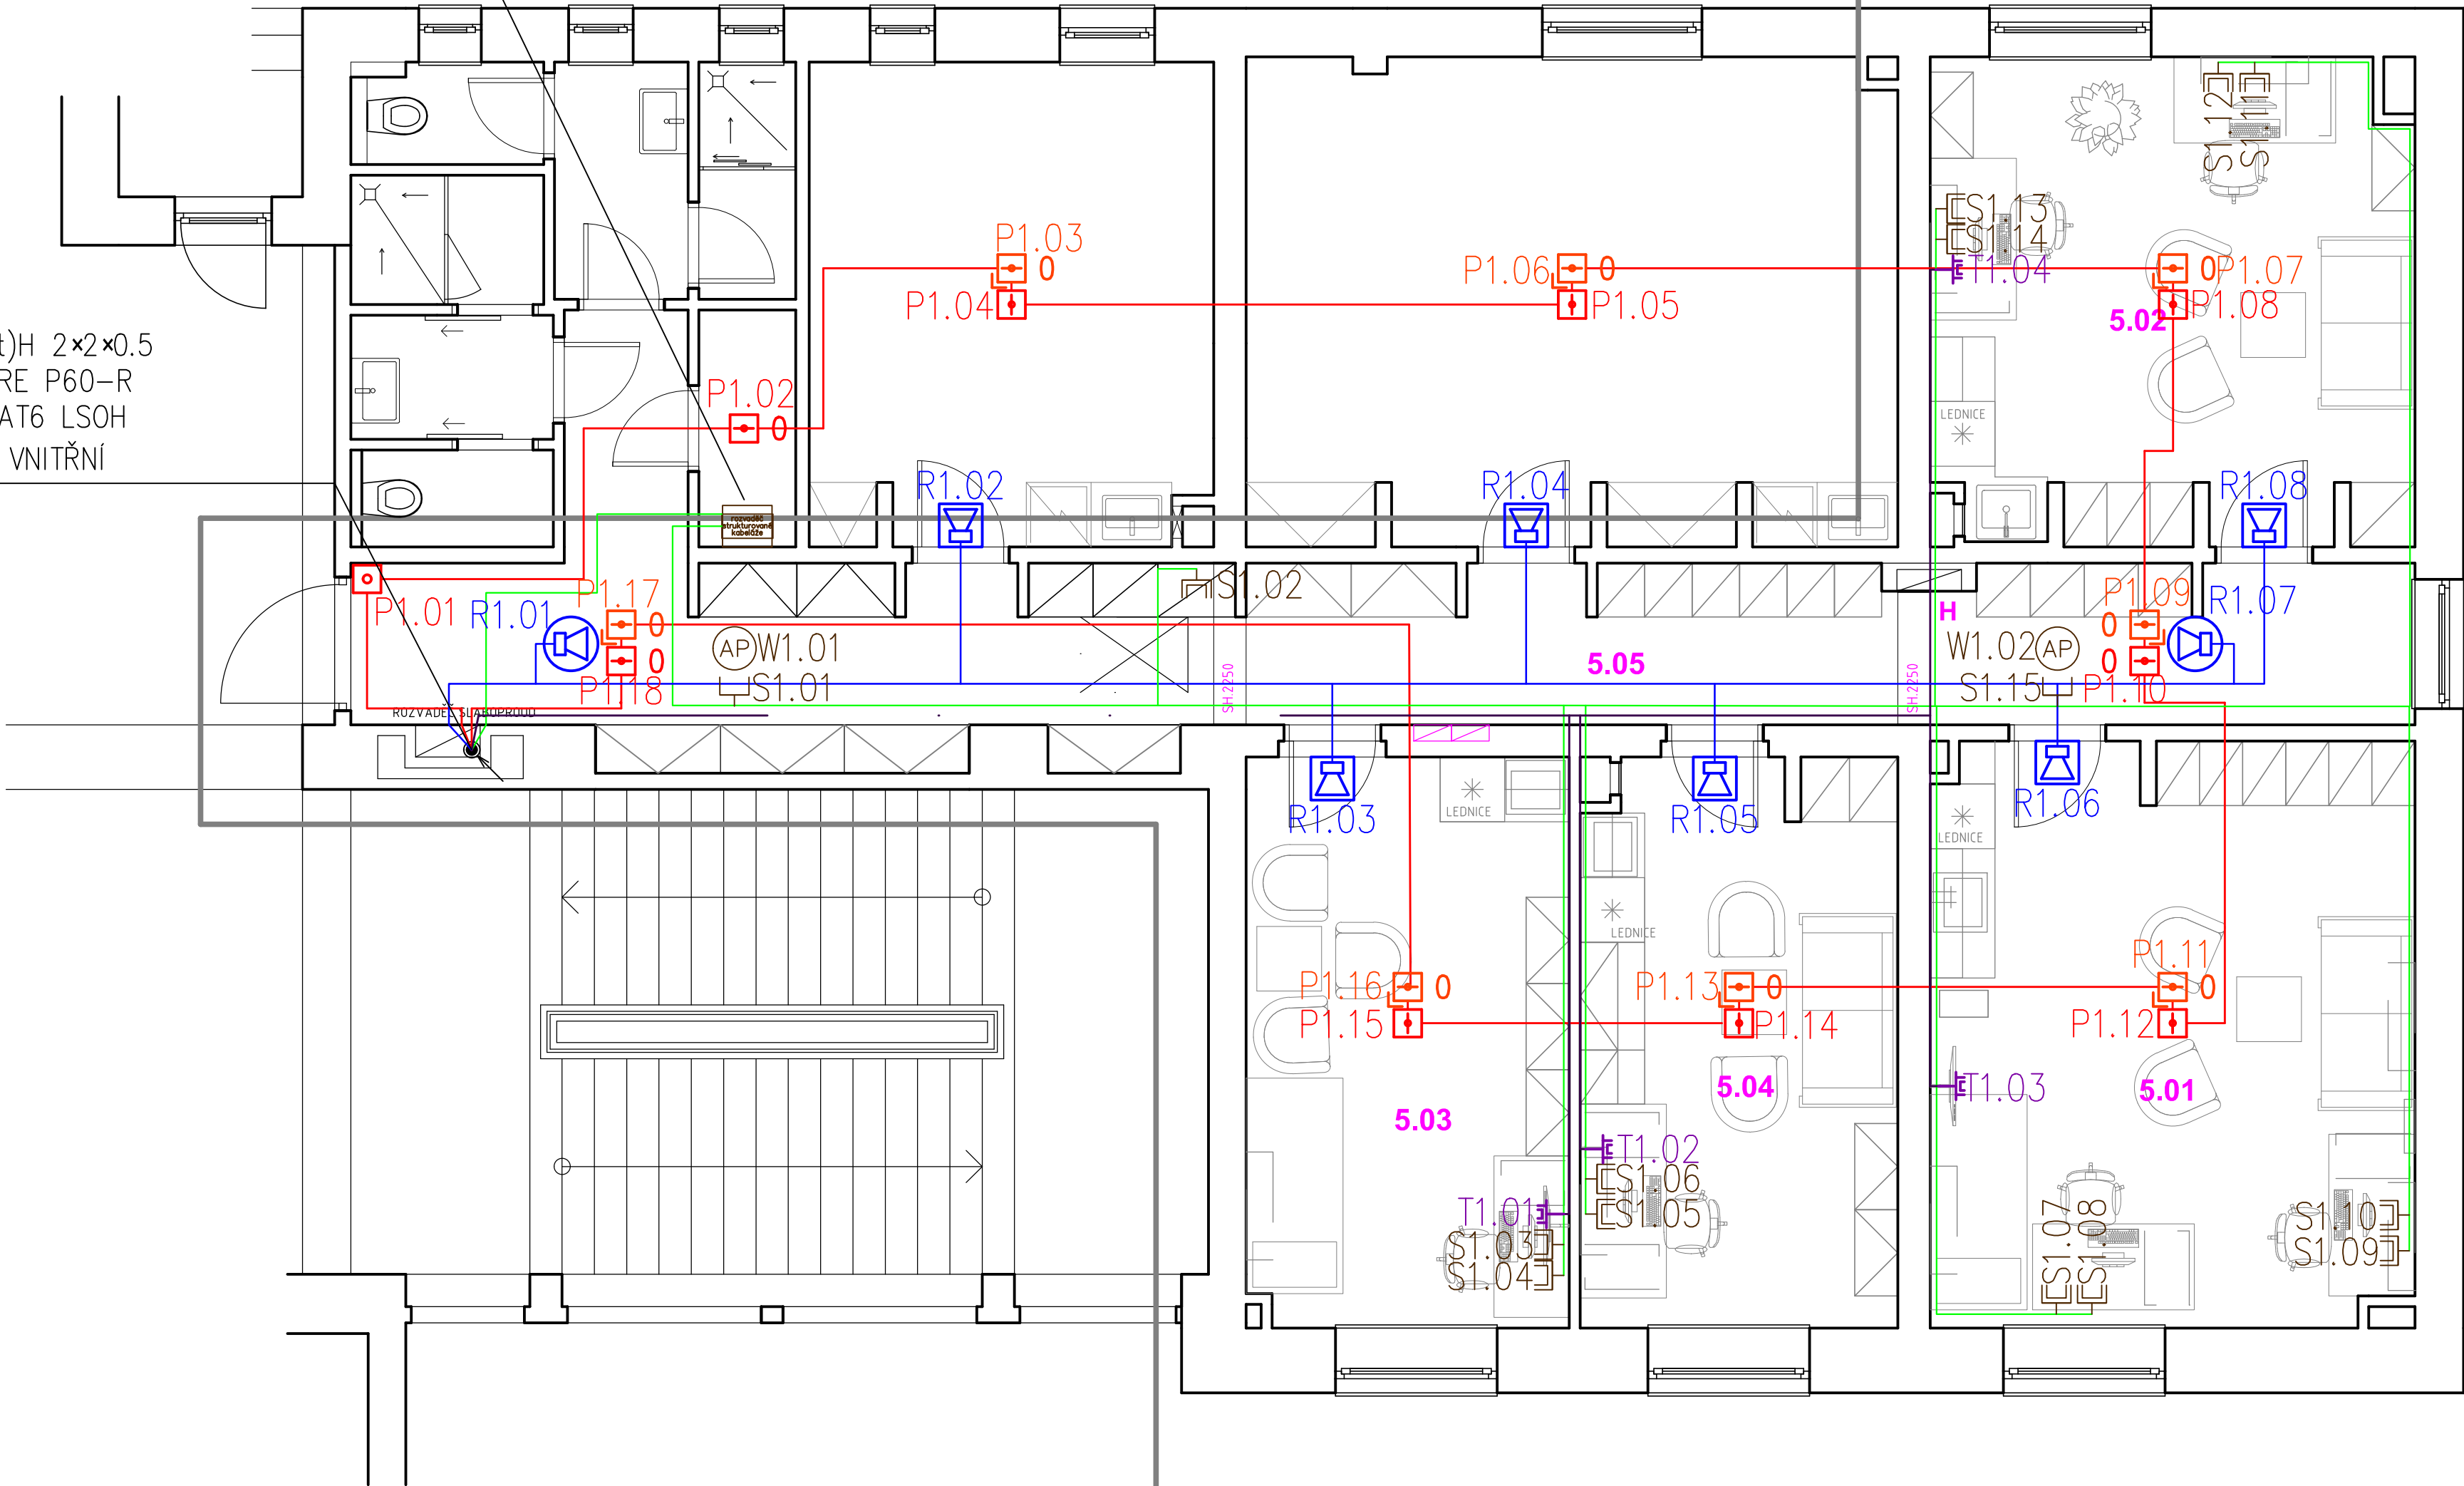

LEGENDA MÍSTNOSTÍ

Č.m.	Název místnosti	Plocha (m2)
5.01	Lékařský pokoj	24,34
5.02	Lékařský pokoj	19,73
5.03	Lékařský pokoj	15,97
5.04	Vrchní sestra	15,50
5.05	Chodba	28,16

LEGENDA EPS:  
[Symbol] HLÁSIČ TEPLOTNÍ  
[Symbol] HLÁSIČ OPTICKÝ  
[Symbol] HLÁSIČ OPTICKÝ NAD PODHLEDEM  
[Symbol] HLÁSIČ TLAČÍTKOVÝ

LEGENDA NZS:  
[Symbol] REPRODUKTOR PODHLEDOVÝ 1.5-3-6W  
[Symbol] REPRODUKTOR SKŘÍŇKOVÝ 1.5-3-6W

LEGENDA STK:  
[Symbol] DATOVÁ ZÁSUVKA 1xRJ45  
[Symbol] DATOVÁ ZÁSUVKA 2xRJ45  
[Symbol] ROZVADĚČ STRUKTUROVANÉ KABELÁŽE  
[Symbol] WI-FI MODUL S VENKOVNÍ ANTÉNOU  
LEGENDA STA:  
[Symbol] ANTÉNNÍ ZÁSUVKA

±0,000 - Čistá podlaha 1.np  
+16,520 - Čistá podlaha 5.np

Vypracoval: <b>Jan Beran</b>	Zodpovědný proj.: <b>Jan Beran</b>	<b>ICS-systémy s.r.o.</b> Technologie a řešení 21.století	
Investor: <b>KKN a.s., nem. Karlovy Vary, Bezručova 19, 360 66 Karlovy Vary</b>		Hory 106, 360 01 Karlovy Vary Tel. +420 353 235 712 www.ics-kv.cz	
Kraj: <b>Karlovarský</b>	MÚ: <b>Karlovy Vary</b>	Akce: <b>Karlovarská krajská nemocnice a.s. Pavilon B, URL - oprava inspekčních pokojů a chodby v 5.np</b>	
Objekt: D1.4c - Zařízení slaboproudé elektrotechniky		Formát: <b>4x A4</b>	Číslo paré:
Název: <b>Půdorys 5.np</b>		Stupeň: <b>DPS</b>	
		Zak.číslo: <b>422 22</b>	Číslo výkresu: <b>D1.4c-02</b>
		Datum: <b>12/2022</b>	
		Měřítko: <b>1:50</b>	