

Legenda:

- Hranice pozemků
- Slučka
- Polohopis
- Kácení
- Nový stav

Stávající vedení IS:

- Podzemní vedení NN - ČEZ DISTRIBUCE
- Nadzemní vedení NN - ČEZ DISTRIBUCE
- Nadzemní vedení VN - ČEZ DISTRIBUCE
- Sdělovací vedení - CETIN
- Sdělovací vedení - CETIN
- Veřejné osvětlení - AŠSKÉ SLUŽBY
- Plynovod STL - GAS NET
- Plynovod NTL - GAS NET
- Kanalizace splašková CHEVAK
- Vodovod CHEVAK
- Dešťová kanalizace Město Aš
- Havarijní přepad - CHEVAK

 
Legenda ploch:

- Výměna celé skladby komunikace
- Výměna asf. vrstev
- Komunikace pro pěší - asfalt
- Betonová dlažba
- Hmatové prvky - dlažba

Seznam SO:

- SO 101.1 - Komunikace II/217 Nebesa – Mokřiny
- SO 101.2 - Nástupní plochy
- SO 102.1 - Komunikace II/217 Mokřiny
- SO 102.2 - Komunikace pro pěší
- SO 102.3 - Parkovací záliv
- SO 102.4 - Propustky
- SO 401 - Veřejné osvětlení
- SO 103.1 - Komunikace II/217 Aš, Chebská
- SO 103.2 - Komunikace pro pěší
- SO 103.3 - Propustek
- SO 103.4 - Parkovací záliv
- SO 301 - Dešťová kanalizace
- SO 402 - Ochrana sdělovacího vedení


Městský úřad Aš
stavební úřad
a úřad územního plánování



AZ CONSULT, spol. s r. o.
19/275
Výrobek uvolněn k použití
Datum: 30.11.2020 ③

Odpor. proj.:	D. Dariusová, DiS <i>Dariusová</i> Ing. M. David <i>David</i>
Vypracoval:	D. Dariusová, DiS <i>Dariusová</i> J. Charvát <i>Charvát</i>
Kontroloval:	Ing. Zdeněk Avenarius
Kraj:	Karlovarský
Místo:	Aš - Mokřiny
Objednatel:	Krajská správa a údržba silnic Karlovarského kraje, Sokolov, Chebská 282
Akce:	II/217 Modernizace silnice Mokřiny Aš.
Výkres:	Koordinační situace č.1
DOKUMENTACI LZE UŽÍVAT POUZE VE SMYSLU PŘÍSLUŠNÉ SMLOUVY O DÍLO. KOPÍROVÁNÍ A ROZŠÍŘOVÁNÍ POUZE PO PŘEDCHOZÍM SOUHLASU AZ CONSULT spol. s r. o.	

Zn. souboru: ...	
Stupeň: DUSP/PDPS	Formát: 4 x A4
Č. zak.: 19/275	Č. paré: 2
Datum: 08/2020	
Měřítko: 1:500	Č. přílohy: C.3.1

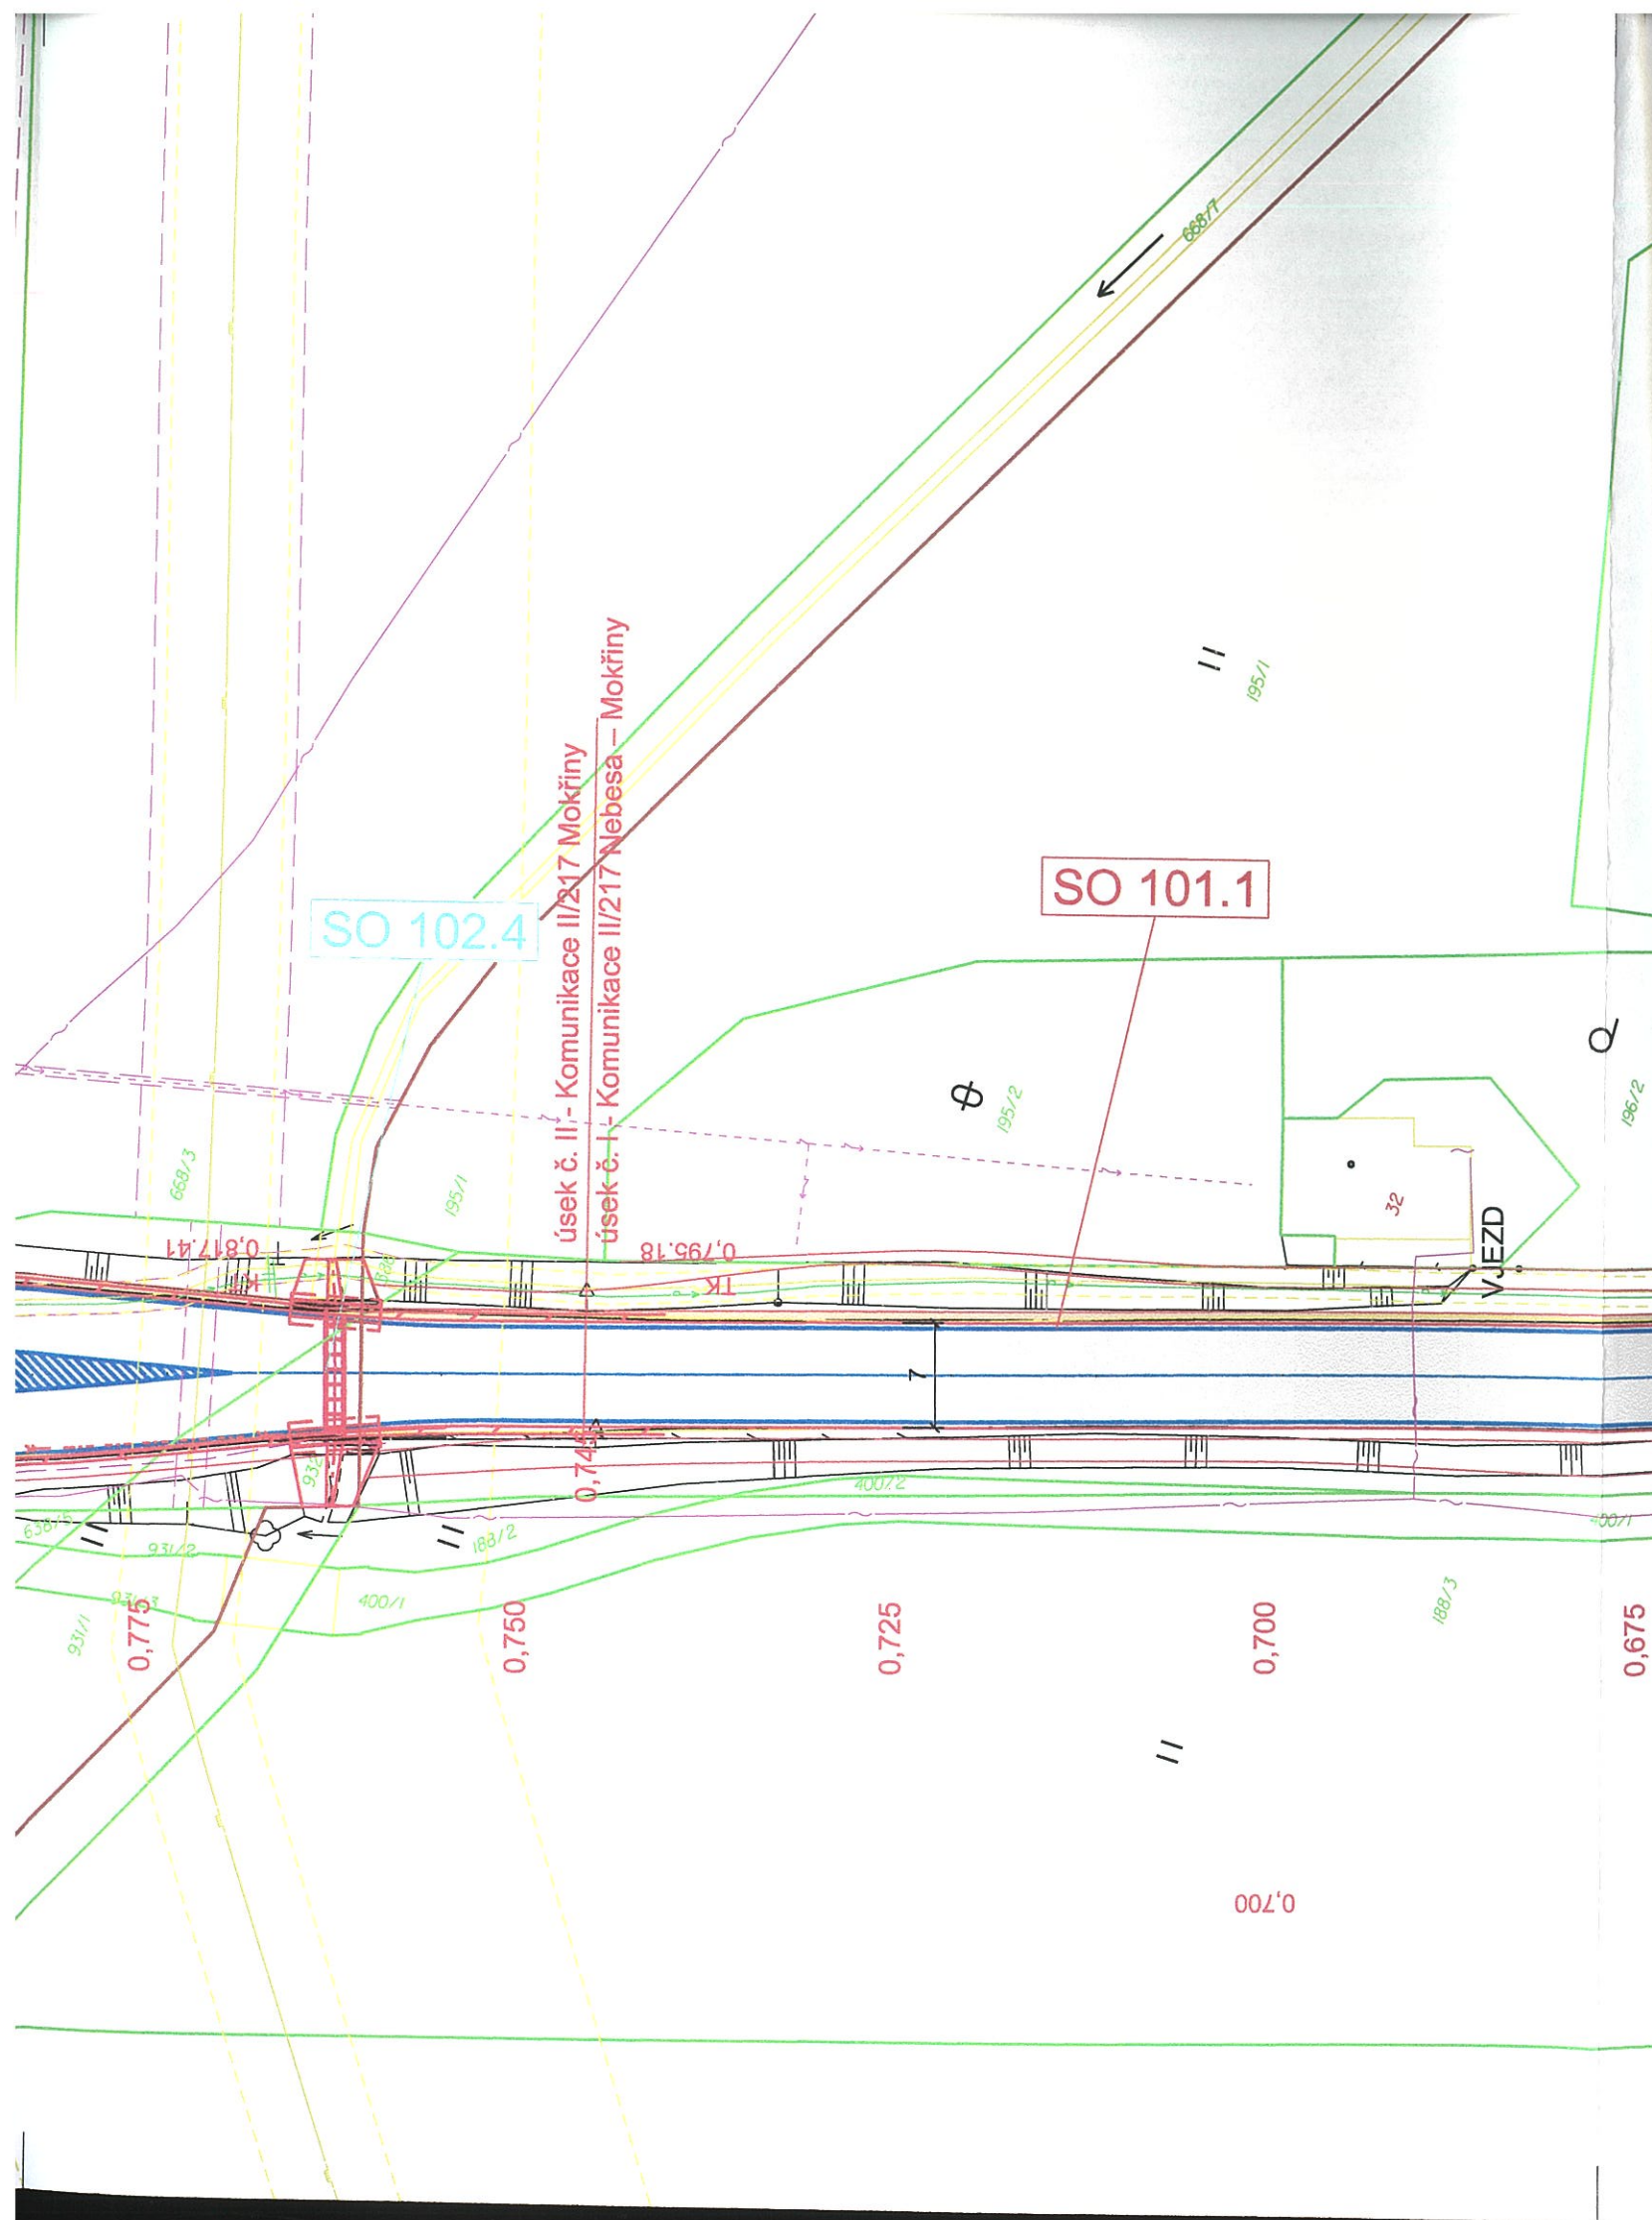

Legenda:

- Hranice pozemků
- Slučka
- Polohopis
- Kácení
- Nový stav

Stávající vedení IS:

- Podzemní vedení NN - ČEZ DISTRIBUCE
- Nadzemní vedení NN - ČEZ DISTRIBUCE
- Nadzemní vedení VN - ČEZ DISTRIBUCE
- Sdělovací vedení - CETIN
- Sdělovací vedení - CETIN
- Veřejné osvětlení - AŠSKÉ SLUŽBY
- Plynovod STL - GAS NET
- Plynovod NTL - GAS NET
- Kanalizace splašková CHEVAK
- Vodovod CHEVAK
- Dešťová kanalizace Město Aš
- Havarijní přepad - CHEVAK

 
Legenda ploch:

- Výměna celé skladby komunikace
- Výměna asf. vrstev
- Komunikace pro pěší - asfalt
- Betonová dlažba
- Hmatové prvky - dlažba

Seznam SO:

- SO 101.1 - Komunikace II/217 Nebesa – Mokřiny
- SO 101.2 - Nástupní plochy
- SO 102.1 - Komunikace II/217 Mokřiny
- SO 102.2 - Komunikace pro pěší
- SO 102.3 - Parkovací zálivy
- SO 102.4 - Propustky
- SO 401 - Veřejné osvětlení
- SO 103.1 - Komunikace II/217 Aš, Chebská
- SO 103.2 - Komunikace pro pěší
- SO 103.3 - Propustek
- SO 103.4 - Parkovací zálivy
- SO 301 - Dešťová kanalizace
- SO 402 - Ochrana sdělovacího vedení

Městský úřad Aš
stavby úřad
a úřad územního plánování



AZ CONSULT, spol. s r.o.

19/275

Výrobek uvolněn k použití

Datum: 30.11.2020 ③


Odpov. proj.:	D. Dariusová, DiS <i>Dariusová</i>	Ing. M. David <i>David</i>
Vypracoval:	D. Dariusová, DiS <i>Dariusová</i>	J. Charvát <i>Charvát</i>
Kontroloval:	Ing. Zdeněk Avenarius	
Kraj:	Karlovarský	Místo: Aš - Mokřiny
Objednatel:	Krajská správa a údržba silnic Karlovarského kraje, Sokolov, Chebská 282	
Akce:	II/217 Modernizace silnice Mokřiny Aš.	
Výřez:	Koordinační situace č.3	

AZCONSULT

spol. s r. o.
Klíšská 12, 400 01 Ústí nad Labem
Tel.: 475 669 211, 475 669 223
Tel/fax.: 475 669 214
E-mail: azconsult@azconsult.cz
ČSN EN ISO 9001

Zn. souboru:	...
Stupeň:	DUSP/PDPS
Č. zak.:	19/275
Datum:	08/2020
Měřítko:	1:500
Formát:	4 x A4
Č. paré:	2
Č. přílohy:	C.3.3

DOKUMENTACI LZE UŽÍVAT POUZE VE SMYSLU PŘÍSLUŠNÉ SMLOUVY O DÍLO. KOPÍROVÁNÍ A ROZŠÍŘOVÁNÍ POUZE PO PŘEDCHOZÍM SOUHLASU AZ CONSULT spol. s r.o.

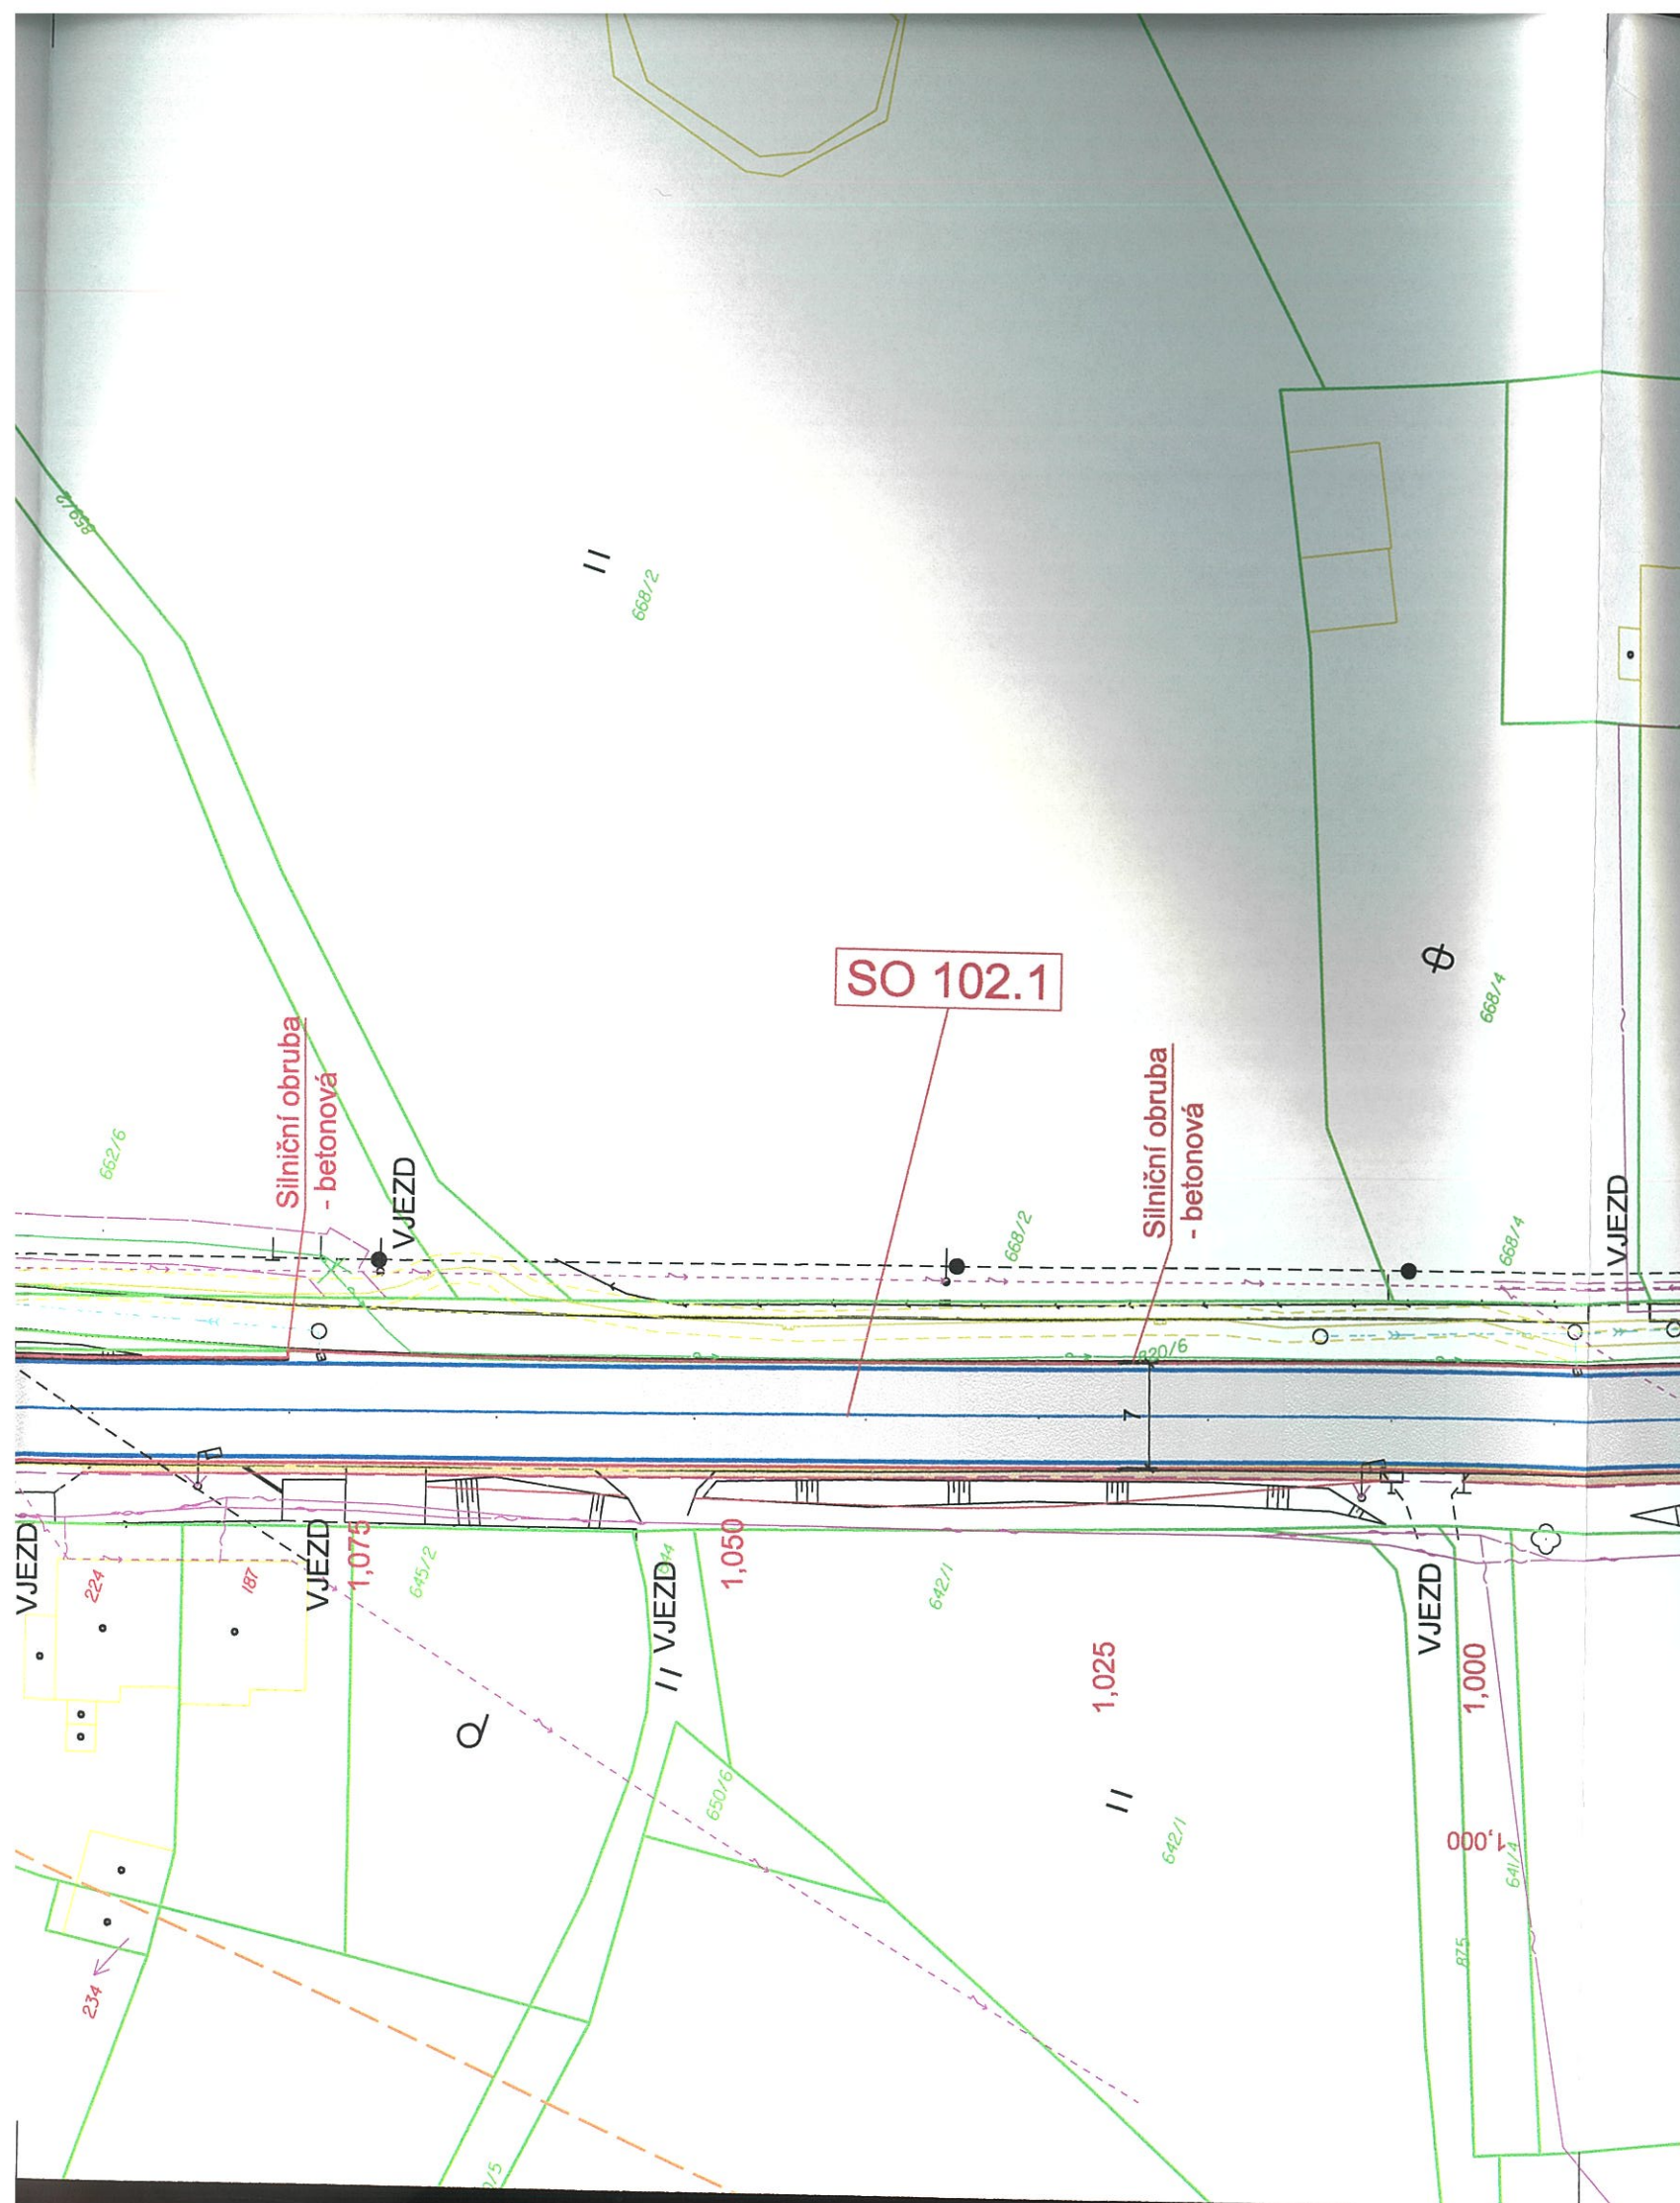

Legenda:

	Hranice pozemků
	Slučka
	Polohopis
	Kácení
	Nový stav
Stávající vedení IS:	
	Podzemní vedení NN - ČEZ DISTRIBUCE
	Nadzemní vedení NN - ČEZ DISTRIBUCE
	Nadzemní vedení VN - ČEZ DISTRIBUCE
	Sdělovací vedení - CETIN
	Sdělovací vedení - CETIN
	Veřejné osvětlení - AŠSKÉ SLUŽBY
	Plynovod STL - GAS NET
	Plynovod NTL - GAS NET
	Kanalizace splašková CHEVAK
	Vodovod CHEVAK
	Dešťová kanalizace Město Aš
	Havarijní přepad - CHEVAK

Legenda ploch:


	Výměna celé skladby komunikace
	Výměna asf. vrstev
	Komunikace pro pěší - asfalt
	Betonová dlažba
	Hmatové prvky - dlažba

Seznam SO:

- SO 101.1 - Komunikace II/217 Nebesa – Mokřiny
- SO 101.2 - Nástupní plochy
- SO 102.1 - Komunikace II/217 Mokřiny
- SO 102.2 - Komunikace pro pěší
- SO 102.3 - Parkovací zálivy
- SO 102.4 - Propustky
- SO 401 - Veřejné osvětlení
- SO 103.1 - Komunikace II/217 Aš, Chebská
- SO 103.2 - Komunikace pro pěší
- SO 103.3 - Propustek
- SO 103.4 - Parkovací zálivy
- SO 301 - Dešťová kanalizace
- SO 402 - přeložka sdělovacího vedení

Městský úřad Aš

 stavetní úřad
a úřad územního plánování




AZ CONSULT, spol. s r.o.

19/275

Výrobek uvolněn k použití

Datum: 30.11.2020 ③

<p>Odpov. proj.: D. Dariusová, DiS. Ing. M. David</p> <p>Vypracoval: D. Dariusová, DiS. J. Charvát</p> <p>Kontroloval: Ing. Zdeněk Avenarius</p> <p>Kraj: Karlovarský Místo: Aš - Mokřiny</p> <p>Objednatel: Krajská správa a údržba silnic Karlovarského kraje, Sokolov, Chebská 282</p> <p>Akce:</p> <p>II/217 Modernizace silnice Mokřiny Aš.</p> <p>Výkres:</p> <p>Situace č.4</p>	<p>AZCONSULT spol. s r. o. Klíšská 12, 400 01 Ústí nad Labem Tel.: 475 669 211, 475 669 223 Tel/fax.: 475 669 214 E-mail: azconsult@azconsult.cz ČSN EN ISO 9001</p> <p>Zn. souboru: ...</p> <p>Stupeň: DUSP/PDPS Formát: 4 x A4</p> <p>Č. zak.: 19/275 Č. paré: 2</p> <p>Datum: 08/2020</p> <p>Měřítko: 1:500 Č. přílohy: C.3.4</p>
--	---

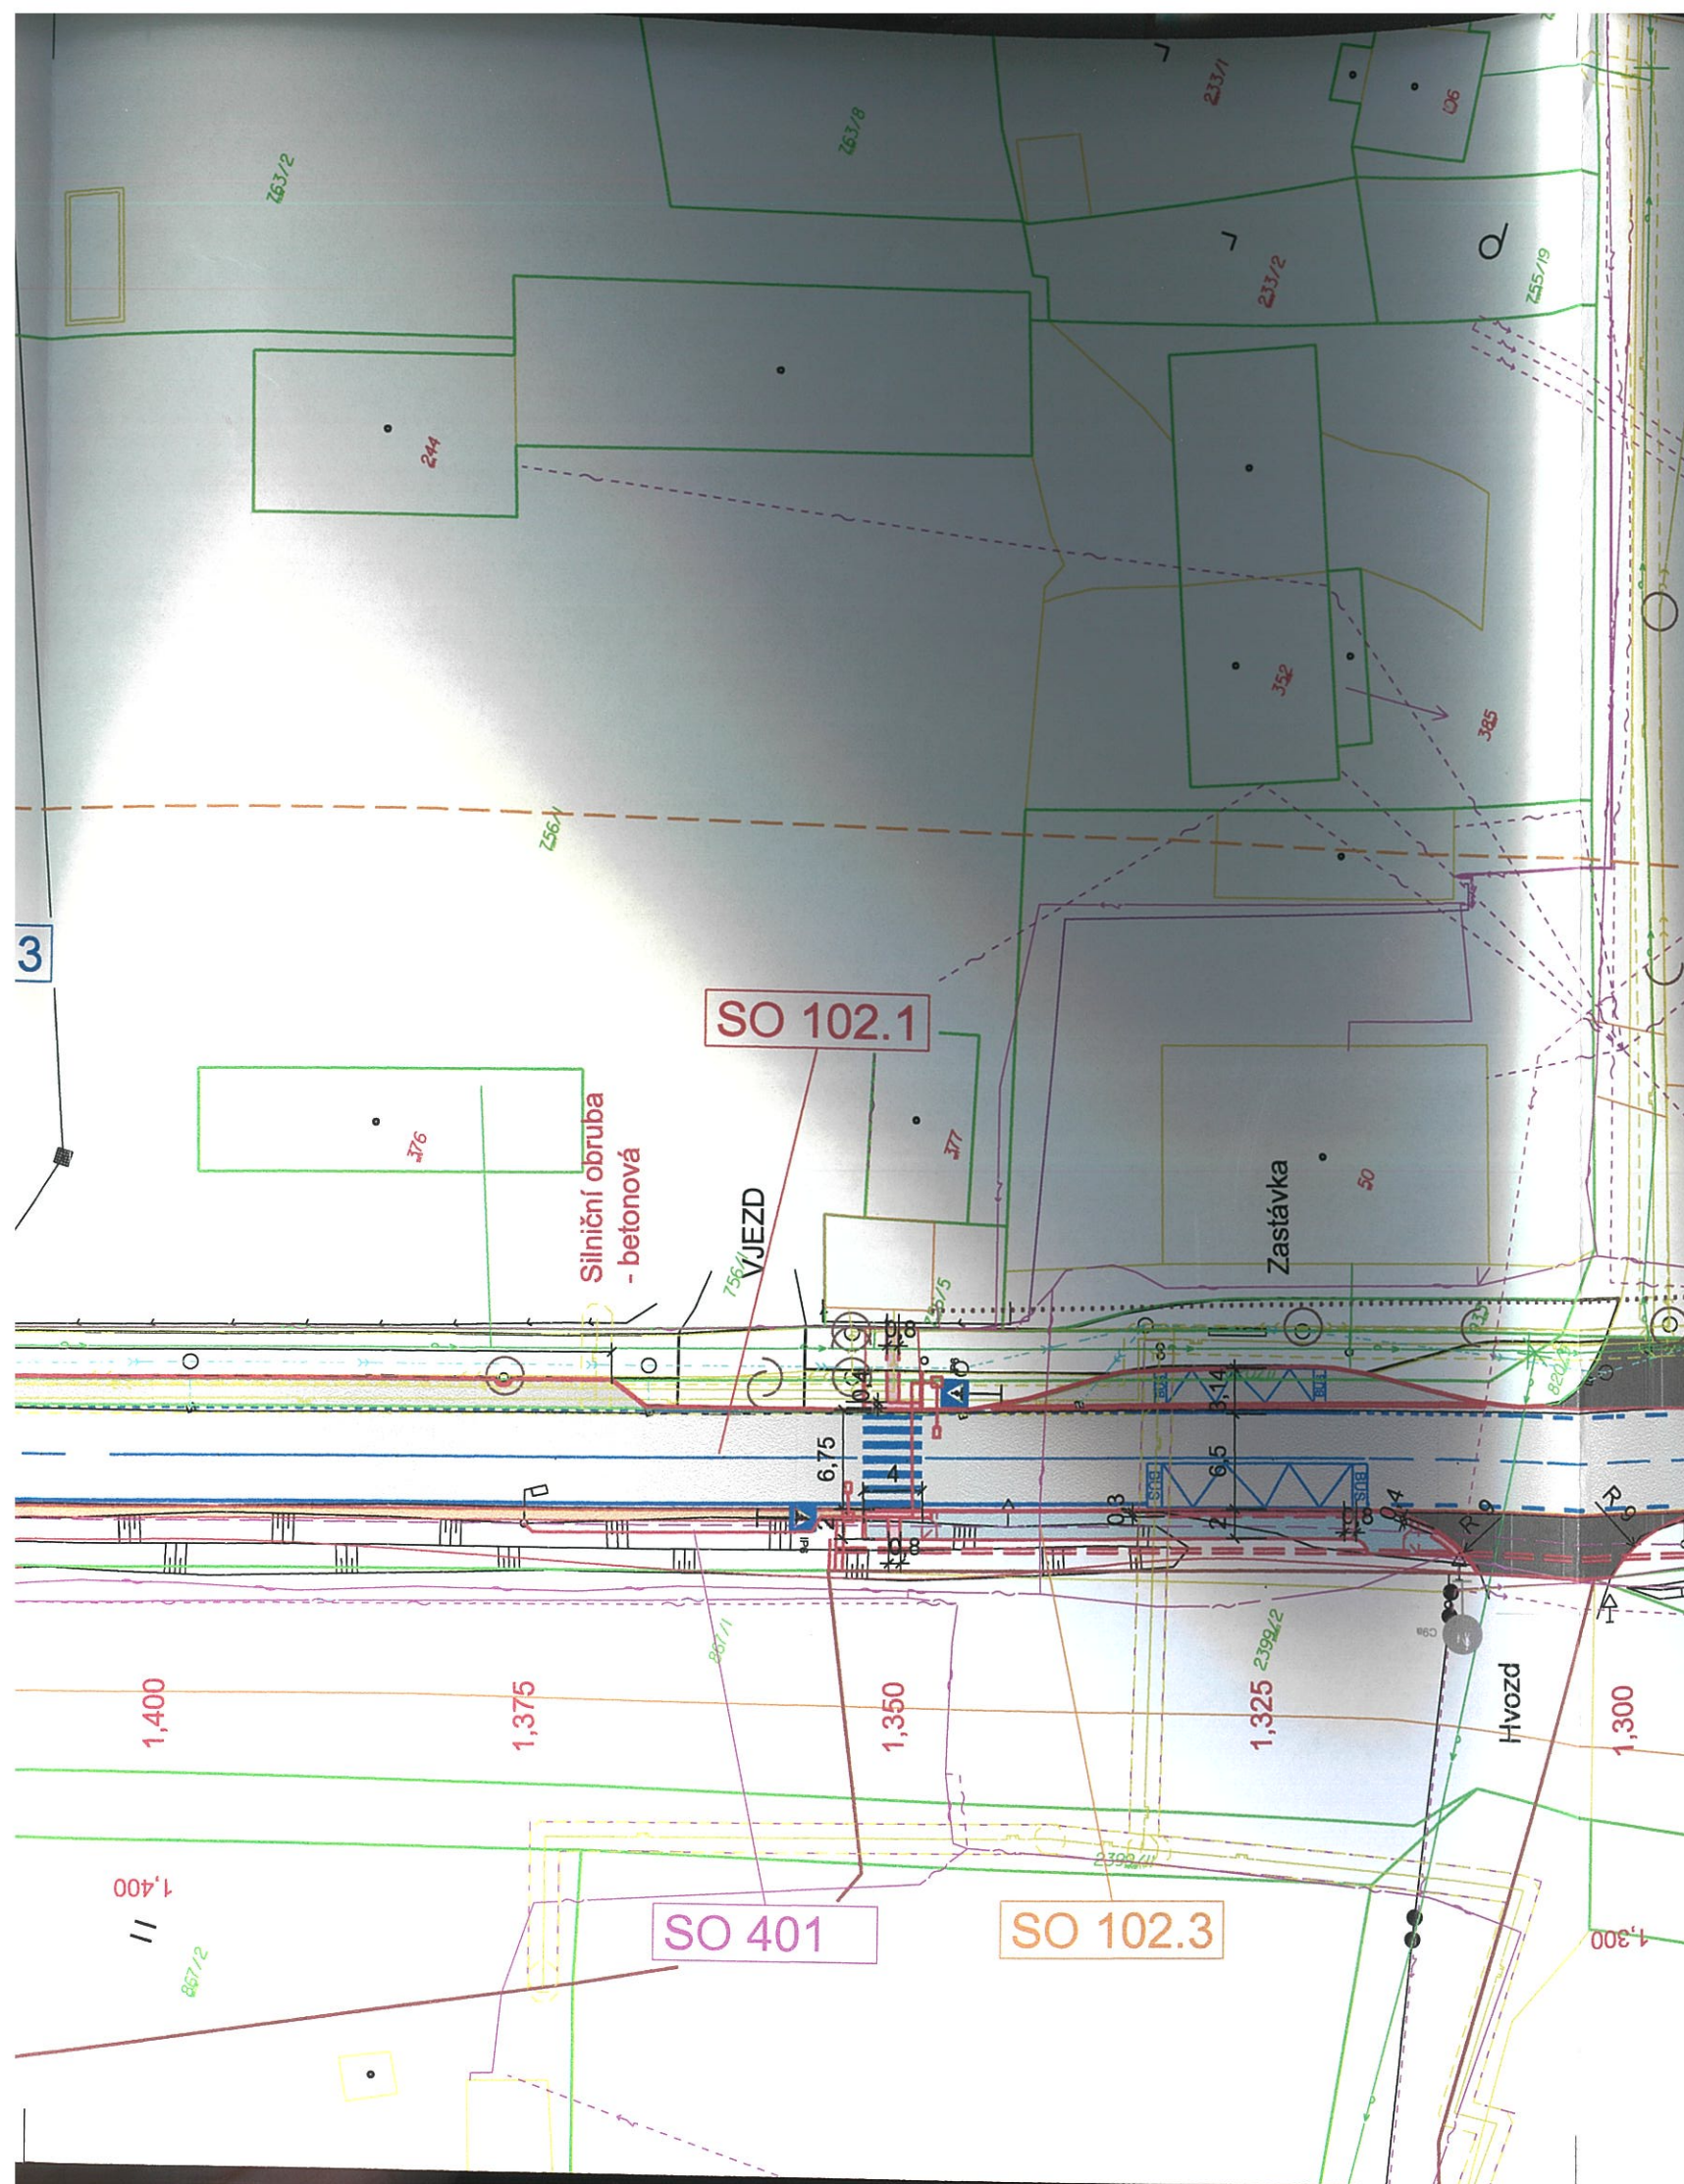

Legenda:

- Hranice pozemků
- Slučka
- Polohopis
- Kácení
- Nový stav
- Stávající vedení IS:
 - Podzemní vedení NN - ČEZ DISTRIBUCE
 - Nadzemní vedení NN - ČEZ DISTRIBUCE
 - Nadzemní vedení VN - ČEZ DISTRIBUCE
 - Sdělovací vedení - CETIN
 - Sdělovací vedení - CETIN
 - Veřejné osvětlení - AŠSKÉ SLUŽBY
 - Plynovod STL - GAS NET
 - Plynovod NTL - GAS NET
 - Kanalizace splašková CHEVAK
 - Vodovod CHEVAK
 - Dešťová kanalizace Město Aš
 - Havarijní přepad - CHEVAK

Legenda ploch:

- Výměna celé skladby komunikace
- Výměna asf. vrstev
- Komunikace pro pěší - asfalt
- Betonová dlažba
- Hmatové prvky - dlažba


Seznam SO:

- SO 101.1 - Komunikace II/217 Nebesa - Mokřiny
- SO 101.2 - Nástupní plochy
- SO 102.1 - Komunikace II/217 Mokřiny
- SO 102.2 - Komunikace pro pěší
- SO 102.3 - Parkovací záliv
- SO 102.4 - Propustky
- SO 401 - Veřejné osvětlení
- SO 103.1 - Komunikace II/217 Aš, Chebská
- SO 103.2 - Komunikace pro pěší
- SO 103.3 - Propustek
- SO 103.4 - Parkovací záliv
- SO 301 - Dešťová kanalizace
- SO 402 - Ochrana sdělovacího vedení

Městský úřad Aš

stavební úřad

a úřad územního plánování

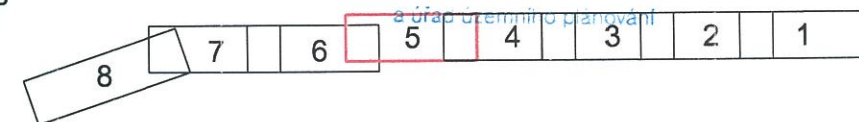

AZ CONSULT, spol. s r.o.

19/275

Výrobek uvolněn k použití

Datum: 30.11.2020

Odpor. proj.:	D. Dariusová, DiS	Ing. M. David
Vypracoval:	D. Dariusová, DiS	J. Charvát
Kontroloval:	Ing. Zdeněk Avenarius	
Kraj:	Karlovarský	Místo: Aš - Mokřiny
Objednatel:	Krajská správa a údržba silnic Karlovarského kraje, Sokolov, Chebská 282	
Akce:	II/217 Modernizace silnice Mokřiny Aš.	
Výkres:	Koordinační situace č.5	

AZCONSULT

spol. s r. o.

Klíšská 12, 400 01 Ústí nad Labem


Tel.: 475 669 211, 475 669 223

Tel/fax.: 475 669 214

E-mail: azconsult@azconsult.cz

ČSN EN ISO 9001

Zn. souboru: ...	
Stupeň: DUSP/PDPS	Formát: 4 x A4
Č. zak.: 19/275	Č. paré: 2
Datum: 08/2020	
Měřítko: 1:500	Č. přílohy: C.3.5

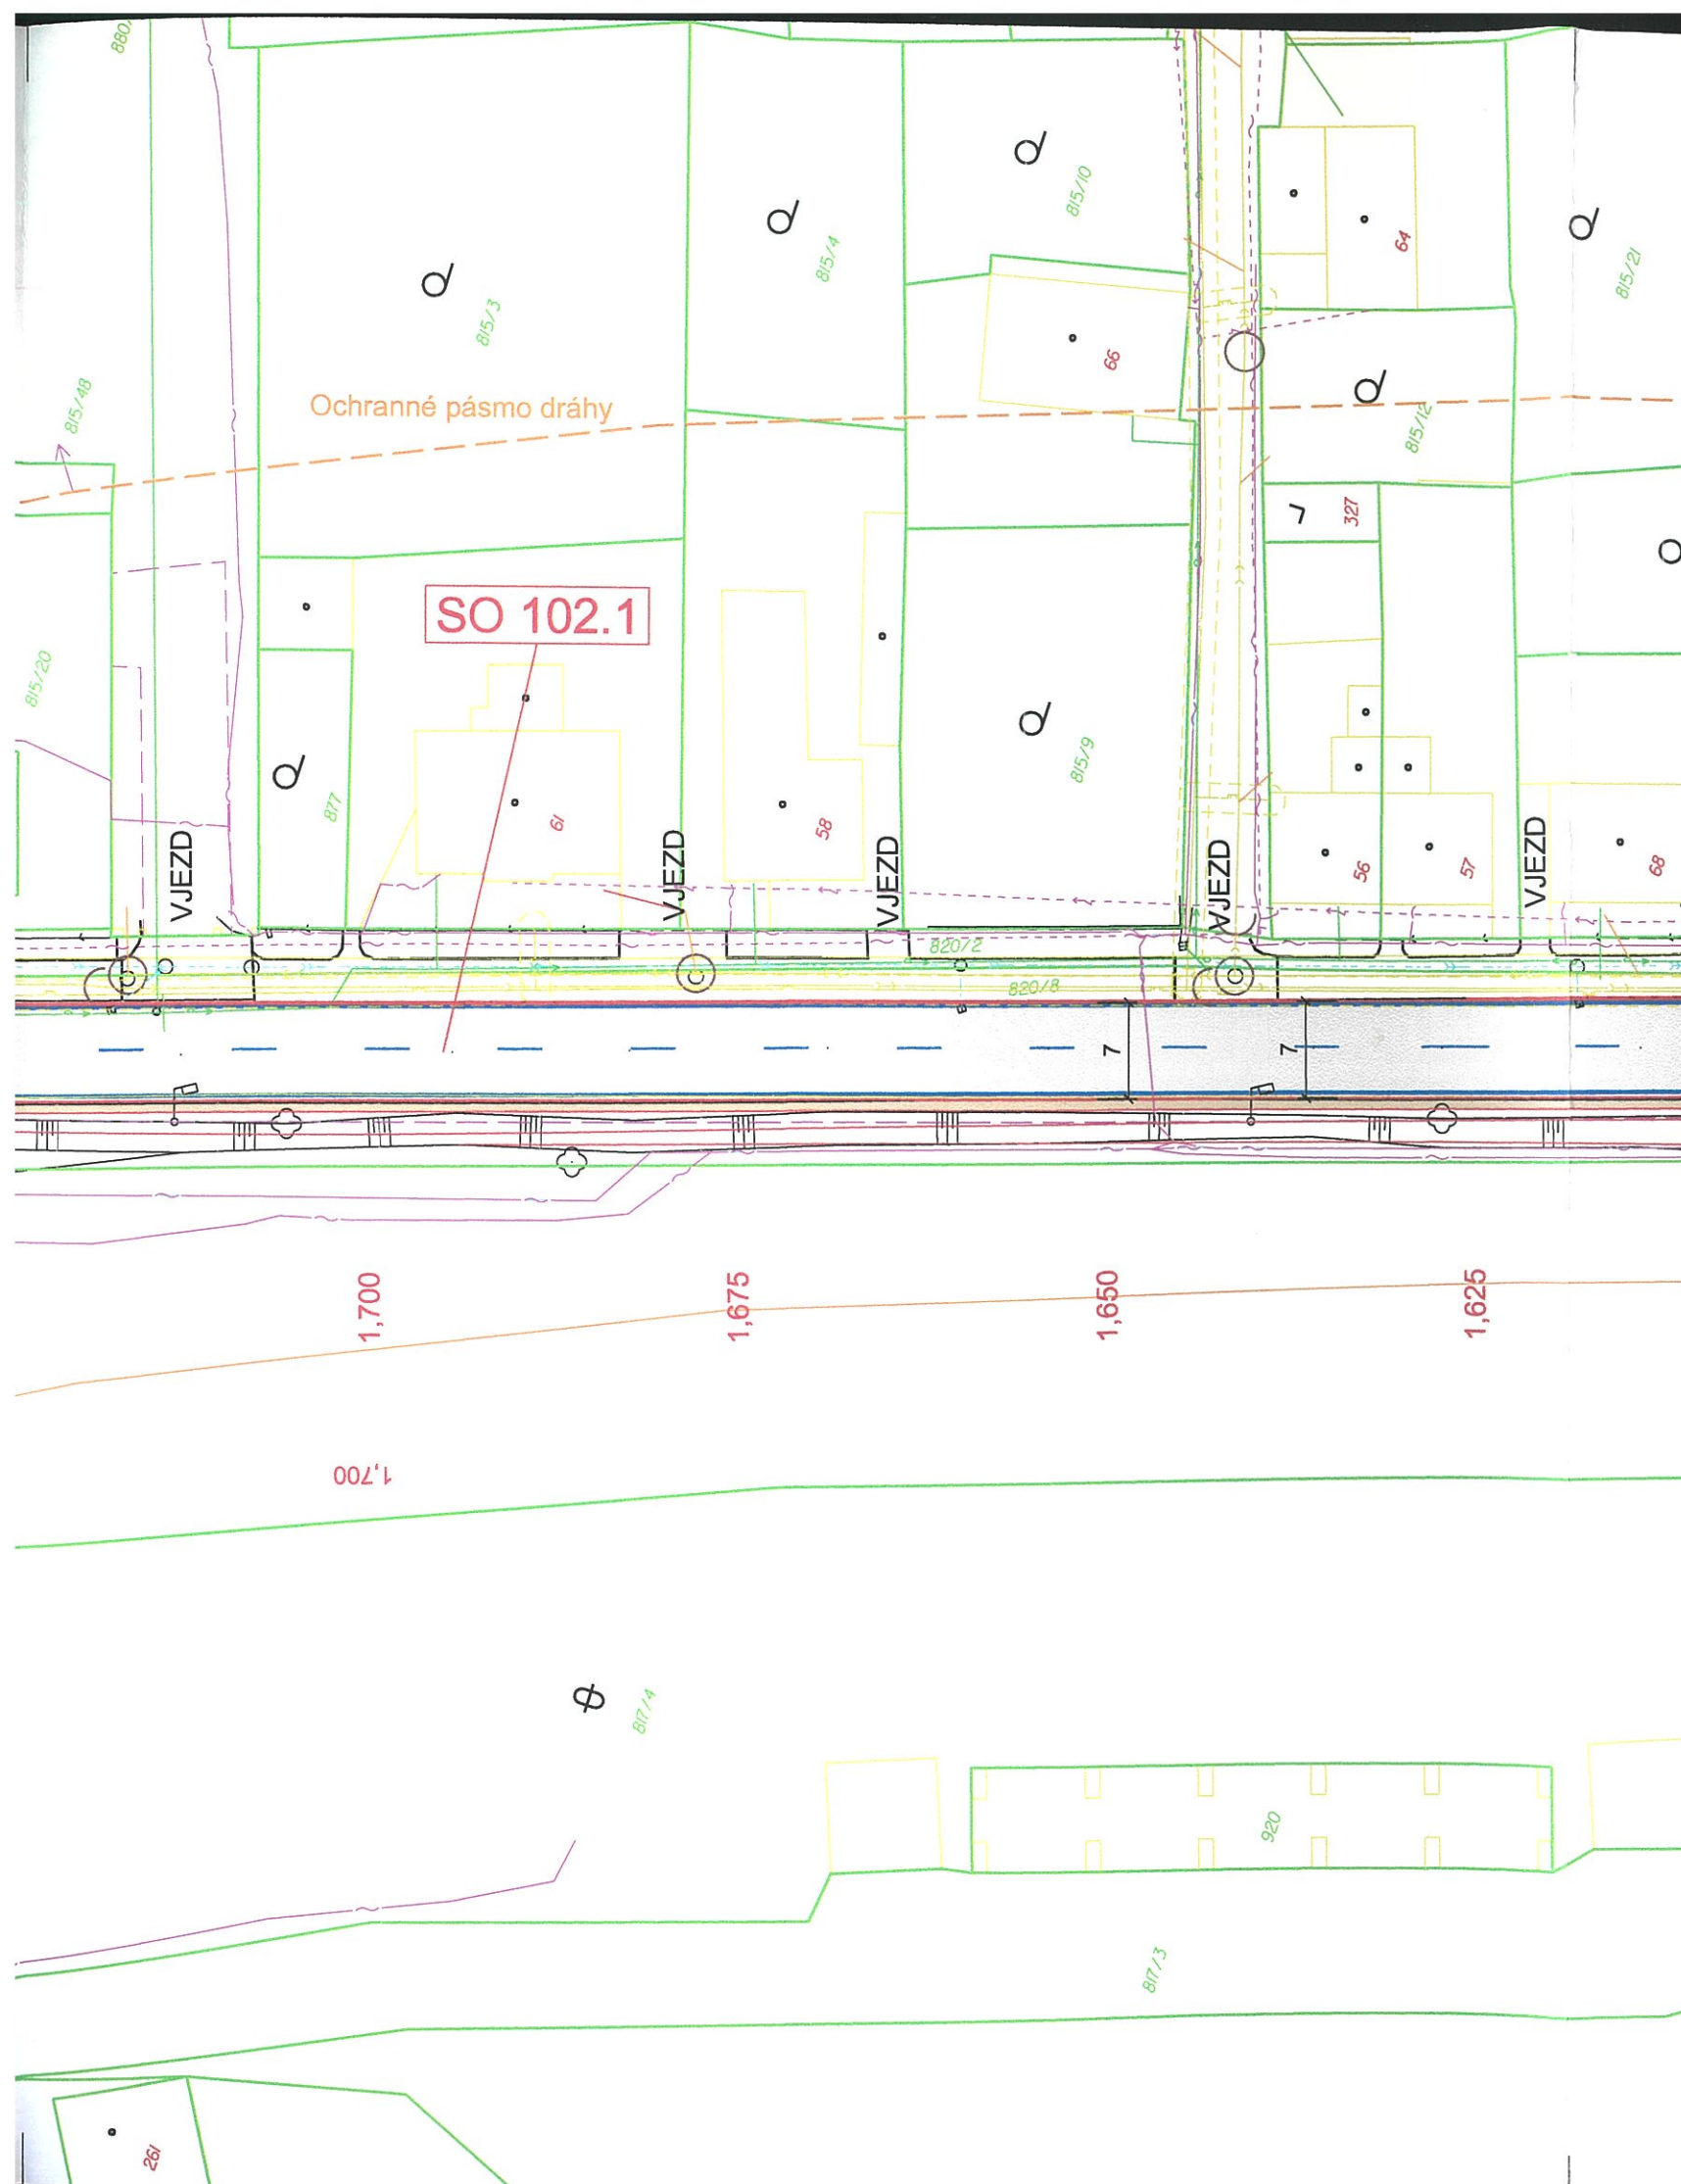

Legenda:

- Hranice pozemků
- Slučka
- Polohopis
- Kácení
- Nový stav

Stávající vedení IS:

- Podzemní vedení NN - ČEZ DISTRIBUCE
- Nadzemní vedení NN - ČEZ DISTRIBUCE
- Nadzemní vedení VN - ČEZ DISTRIBUCE
- Sdělovací vedení - CETIN
- Sdělovací vedení - CETIN
- Veřejné osvětlení - AŠSKÉ SLUŽBY
- Plynovod STL - GAS NET
- Plynovod NTL - GAS NET
- Kanalizace splašková CHEVAK
- Vodovod CHEVAK
- Dešťová kanalizace Město Aš
- Havarijní přepad - CHEVAK

 
Legenda ploch:

- Výměna celé skladby komunikace
- Výměna asf. vrstev
- Komunikace pro pěší - asfalt
- Betonová dlažba
- Hmatové prvky - dlažba

Seznam SO:

- SO 101.1 - Komunikace II/217 Nebesa – Mokřiny
- SO 101.2 - Nástupní plochy
- SO 102.1 - Komunikace II/217 Mokřiny
- SO 102.2 - Komunikace pro pěší
- SO 102.3 - Parkovací zálivy
- SO 102.4 - Propustky
- SO 401 - Veřejné osvětlení
- SO 103.1 - Komunikace II/217 Aš, Chebská
- SO 103.2 - Komunikace pro pěší
- SO 103.3 - Propustek
- SO 103.4 - Parkovací zálivy
- SO 301 - Dešťová kanalizace
- SO 402 - Ochrana sdělovacího vedení

Městský úřad Aš
stavební úřad
a úřad územního plánování




AZ CONSULT, spol. s r. o.

19/275

Výrobek uvolněn k použití

Datum: 19/275 ③

Odpor. proj.:	D. Dariusová, DiS Dariusová Ing. M. David
Vypracoval:	D. Dariusová, DiS Dariusová J. Charvát Charvát
Kontroloval:	Ing. Zdeněk Avenarius
Kraj:	Karlovarský
Místo:	Aš - Mokřiny
Objednatel:	Krajská správa a údržba silnic Karlovarského kraje, Sokolov, Chebská 282
Akce:	II/217 Modernizace silnice Mokřiny Aš.
Výšřes:	Koordinační situace č.6
Zn. souboru:	...
Stupeň:	ÚSP/PDPS
Formát:	4 x A4
Č. zak.:	19/275
Č. paré:	2
Datum:	08/2020
Měřítko:	1:500
Č. přílohy:	C.3.6

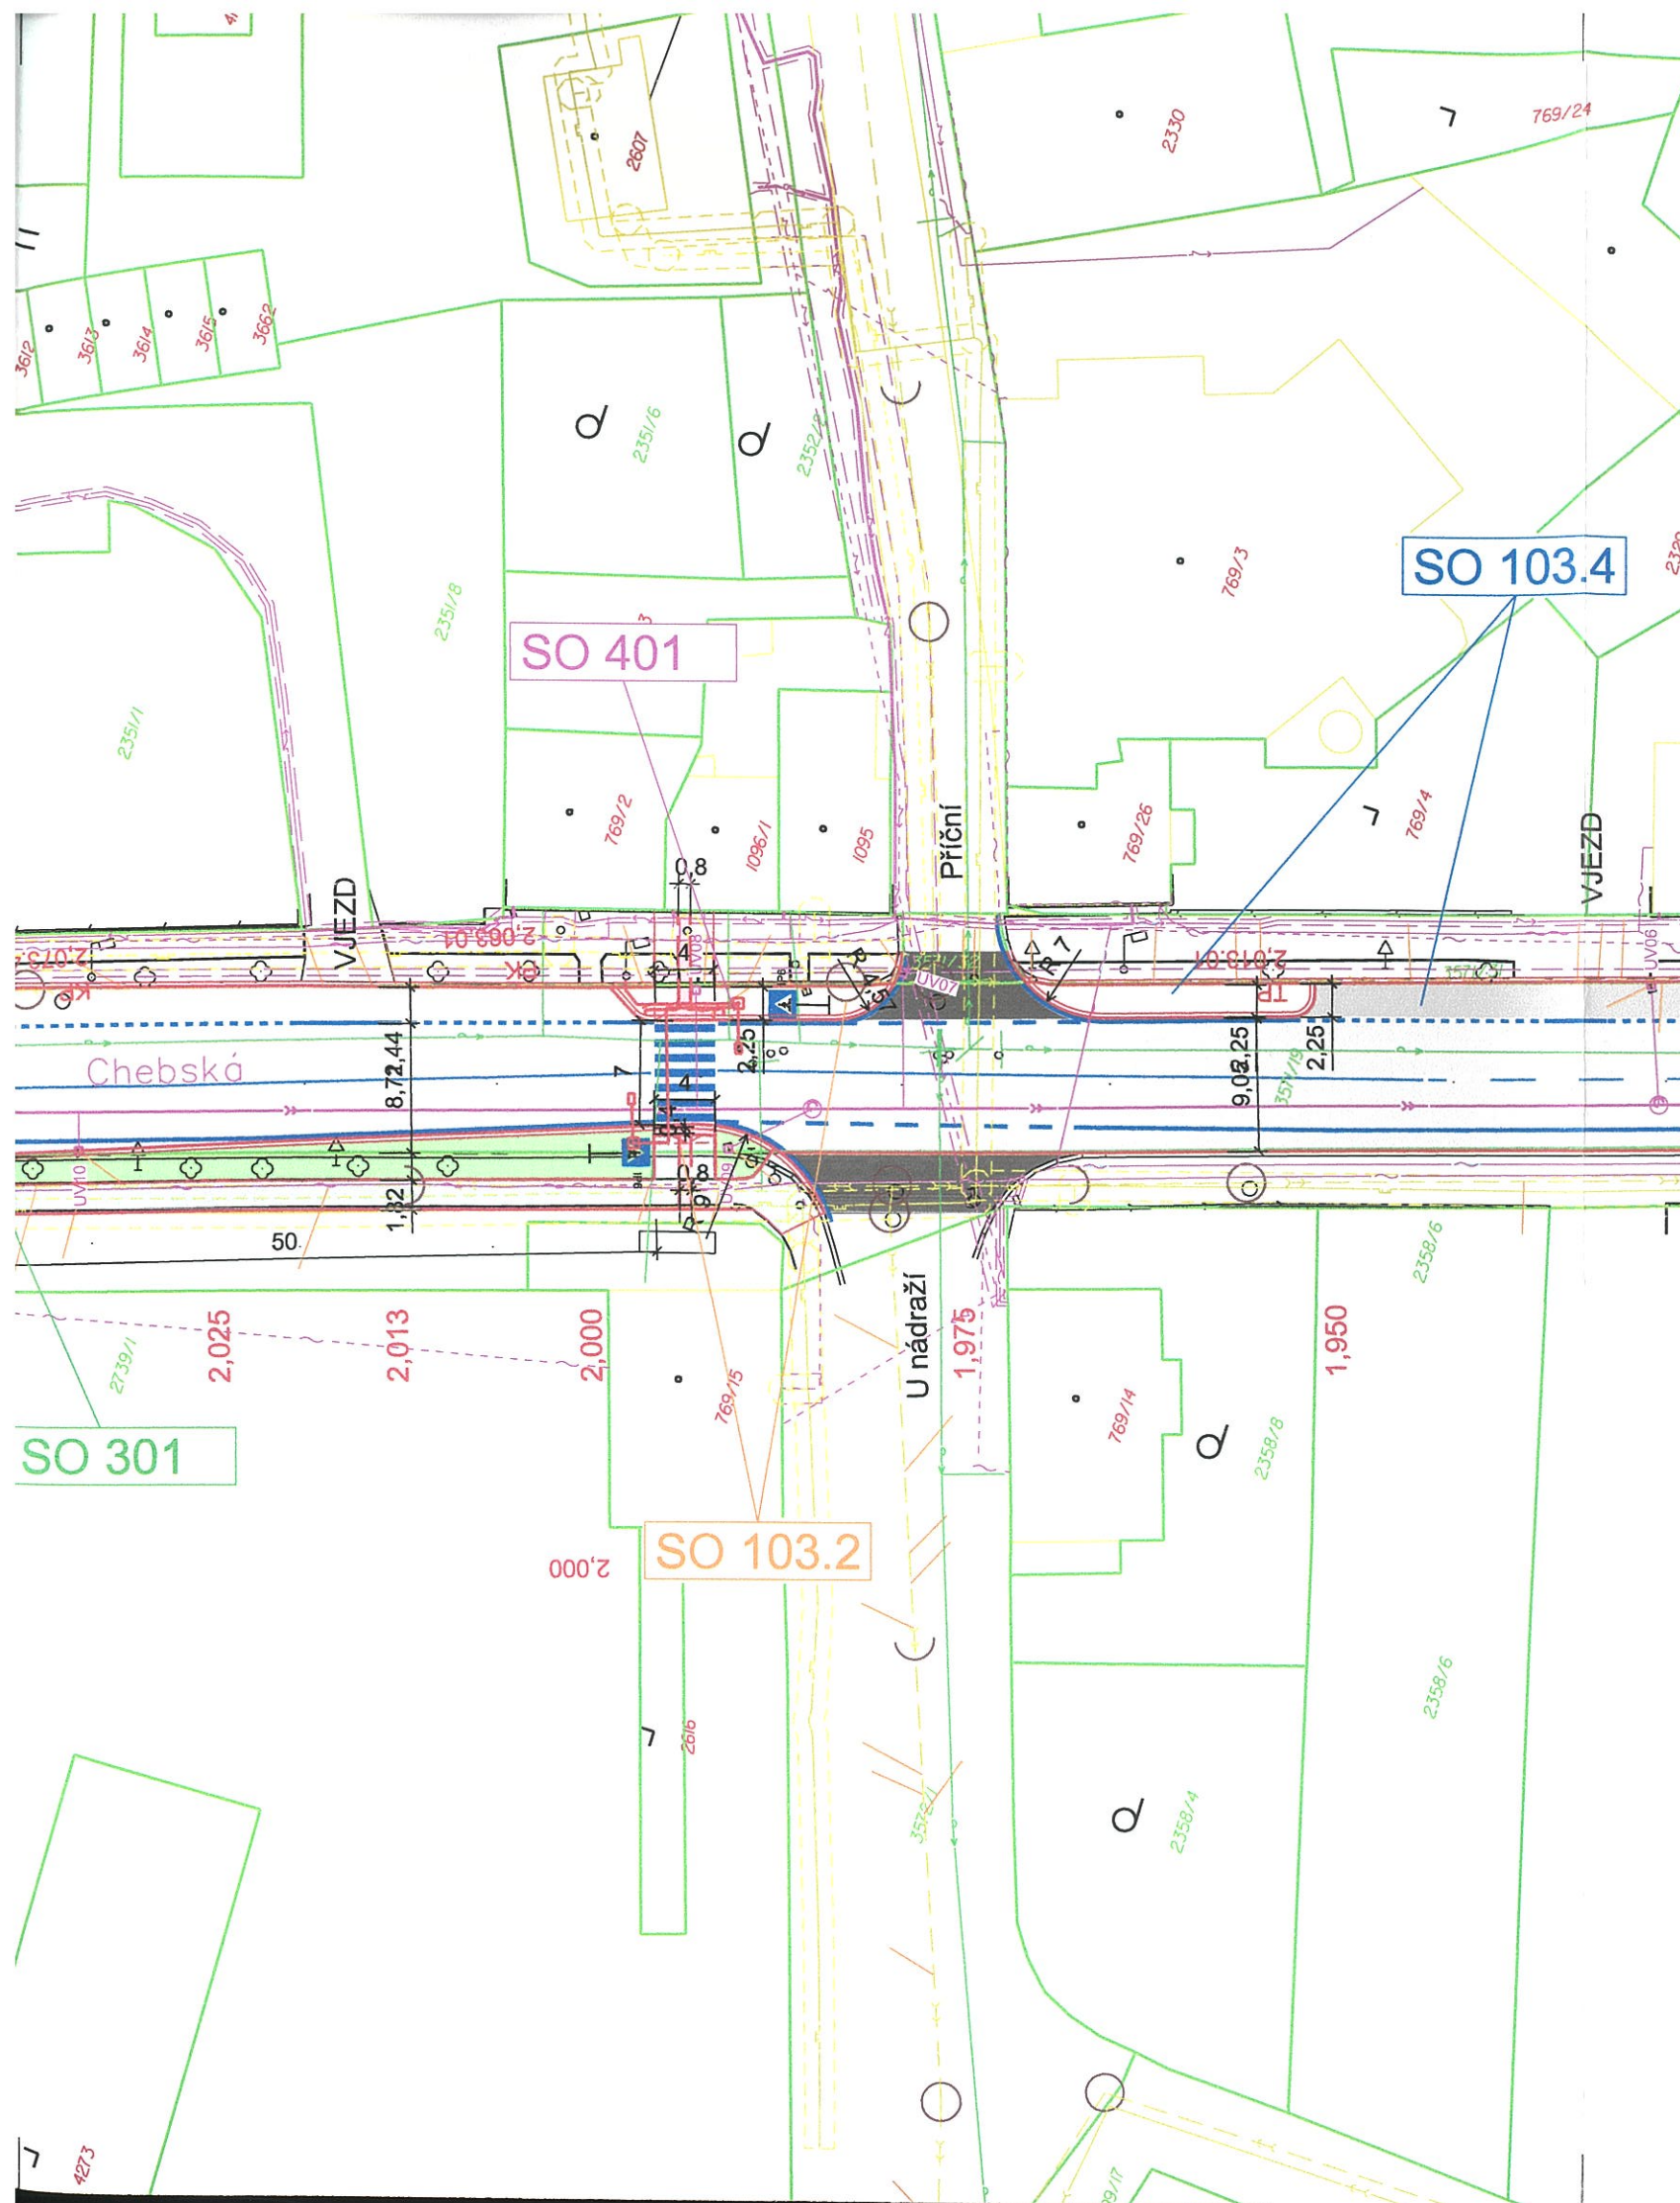

Legenda:

- Hranice pozemků
- Slučka
- Polohopis
- Kácení
- Nový stav

Stávající vedení IS:

- Podzemní vedení NN - ČEZ DISTRIBUCE
- Nadzemní vedení NN - ČEZ DISTRIBUCE
- Nadzemní vedení VN - ČEZ DISTRIBUCE
- Sdělovací vedení - CETIN
- Sdělovací vedení - CETIN
- Veřejné osvětlení - AŠSKÉ SLUŽBY
- Plynovod STL - GAS NET
- Plynovod NTL - GAS NET
- Kanalizace splašková CHEVAK
- Vodovod CHEVAK
- Dešťová kanalizace Město Aš
- Havarijní přepad - CHEVAK

 
Legenda ploch:

- Výměna celé skladby komunikace
- Výměna asf. vrstev
- Komunikace pro pěší - asfalt
- Betonová dlažba
- Hmatové prvky - dlažba

Seznam SO:

- SO 101.1 - Komunikace II/217 Nebesa – Mokřiny
- SO 101.2 - Nástupní plochy
- SO 102.1 - Komunikace II/217 Mokřiny
- SO 102.2 - Komunikace pro pěší
- SO 102.3 - Parkovací zálivy
- SO 102.4 - Propustky
- SO 401 - Veřejné osvětlení
- SO 103.1 - Komunikace II/217 Aš, Chebská
- SO 103.2 - Komunikace pro pěší
- SO 103.3 - Propustek
- SO 103.4 - Parkovací zálivy
- SO 301 - Dešťová kanalizace
- SO 402 - Ochrana sdělovacího vedení

Městský úřad Aš
stavební úřad
a úřad územního plánování



AZ CONSULT, spol. s r.o.


19/275

Výrobek uvolněn k použití

Datum: 30.11.2020 ③

Odpor. proj.:	D. Dariusová, DiS <i>Dariusová</i> Ing. M. David <i>David</i>	AZCONSULT spol. s r. o. Klíšská 12, 400 01 Ústí nad Labem Tel.: 475 669 211, 475 669 223 Tel/fax.: 475 669 214 E-mail: azconsult@azconsult.cz ČSN EN ISO 9001	
Vypracoval:	D. Dariusová, DiS <i>Dariusová</i> J. Charvát <i>Charvát</i>		
Kontroloval:	Ing. Zdeněk Avenarius <i>Avenarius</i>		
Kraj:	Karlovarský	Místo:	Aš - Mokřiny
Objednatel:	Krajská správa a údržba silnic Karlovarského kraje, Sokolov, Chebská 282		
Akce:	II/217 Modernizace silnice Mokřiny Aš.		
Výkres:	Koordinační situace č.7		
Zn. souboru:		...	
Stupeň:		DUSP/PDPS	
Č. zak.:		19/275	
Datum:		08/2020	
Měřítko:		1:500	
Č. přílohy:		C.3.7	

DOKUMENTACI LZE UŽÍVAT POUZE VE SMYSLU PŘÍSLUŠNÉ SMLOUVY O DÍLO. KOPÍROVÁNÍ A ROZŠÍŘOVÁNÍ POUZE PO PŘEDCHOZÍM SOUHLASU AZ CONSULT spol. s r. o.

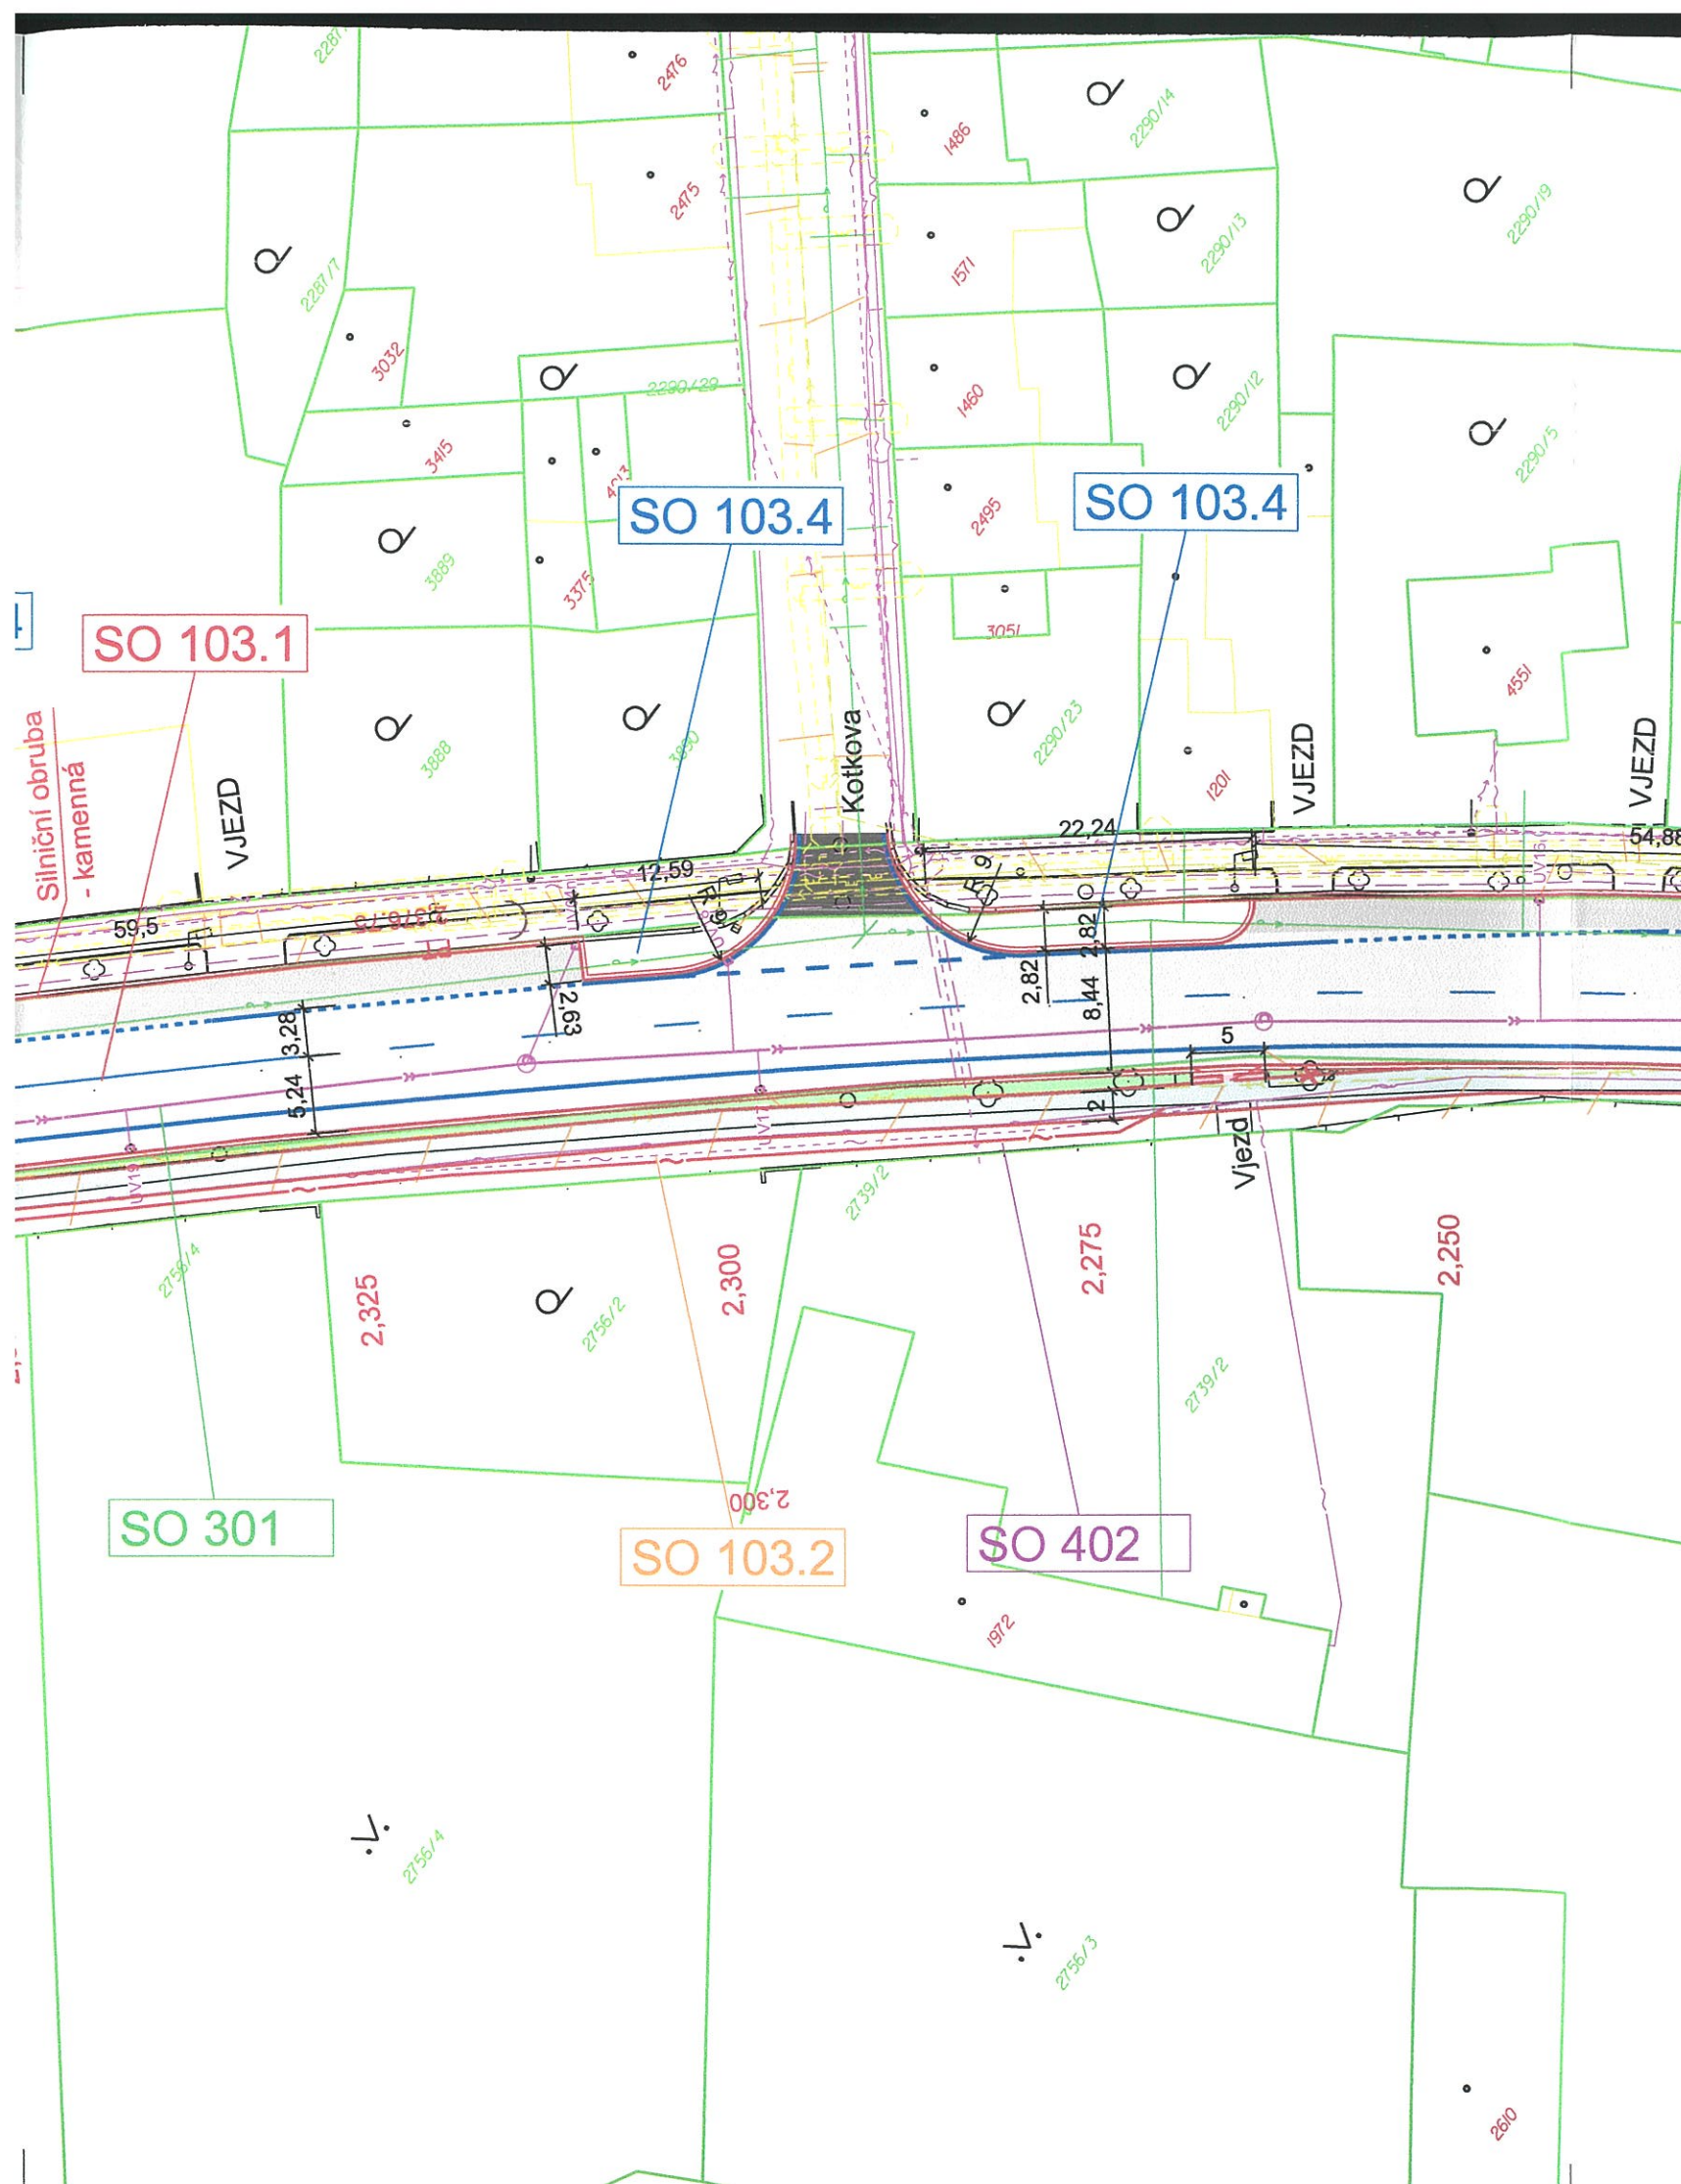

Legenda:

- Hranice pozemků
- Slučka
- Polohopis
- Kácení
- Nový stav

Stávající vedení IS:

- Podzemní vedení NN - ČEZ DISTRIBUCE
- Nadzemní vedení NN - ČEZ DISTRIBUCE
- Nadzemní vedení VN - ČEZ DISTRIBUCE
- Sdělovací vedení - CETIN
- Sdělovací vedení - CETIN
- Veřejné osvětlení - AŠSKÉ SLUŽBY
- Plynovod STL - GAS NET
- Plynovod NTL - GAS NET
- Kanalizace splašková CHEVAK
- Vodovod CHEVAK
- Dešťová kanalizace Město Aš
- Havarijní přepad - CHEVAK
- Nej TV


 
Legenda ploch:

- Výměna celé skladby komunikace
- Výměna asf. vrstev
- Komunikace pro pěší - asfalt
- Betonová dlažba
- Hmatové prvky - dlažba

Seznam SO:

- SO 101.1 - Komunikace II/217 Nebesa – Mokřiny
- SO 101.2 - Nástupní plochy
- SO 102.1 - Komunikace II/217 Mokřiny
- SO 102.2 - Komunikace pro pěší
- SO 102.3 - Parkovací zálivy
- SO 102.4 - Propustky
- SO 401 - Veřejné osvětlení
- SO 103.1 - Komunikace II/217 Aš, Chebská
- SO 103.2 - Komunikace pro pěší
- SO 103.3 - Propustek
- SO 103.4 - Parkovací zálivy
- SO 301 - Dešťová kanalizace
- SO 402 - Ochrana sdělovacího vedení

Městský úřad Aš
stavby inženýrské
a úřad územního plánování

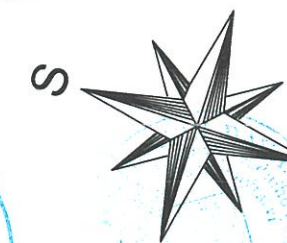

AZ CONSULT, spol. s r.o.

19/275

Výrobek uvolněn k použití

Datum: 30.11.2020 ③

Odpov. proj.:	D. Dariusová, DiS Dariusová, Ing. M. David		
Vypracoval:	D. Dariusová, DiS Dariusová, J. Charvát		
Kontroloval:	Ing. Zdeněk Avenarius		
Kraj:	Karlovarský	Místo:	Aš - Mokřiny
Objednatel:	Krajská správa a údržba silnic Karlovarského kraje, Sokolov, Chebská 282		
Akce:	II/217 Modernizace silnice Mokřiny Aš.		
Výkres:	Koordinační situace č.8		
Zn. souboru:	...		
Stupeň:	DUSP/PDPS	Formát:	4 x A4
Č. zak.:	19/275	Č. paré:	2
Datum:	08/2020	Č. přílohy:	C.3.8
Měřítko:	1:500		

DOKUMENTACI LZE UŽÍVAT POUZE VE SMYSLU PŘÍSLUŠNÉ SMLOUVY O DÍLO. KOPÍROVÁNÍ A ROZŠÍŘOVÁNÍ POUZE PO PŘEDCHOZÍM SOUHLASU AZ CONSULT spol. s r.o.