


PŮDORYS 1.NP
měřítko 1:50

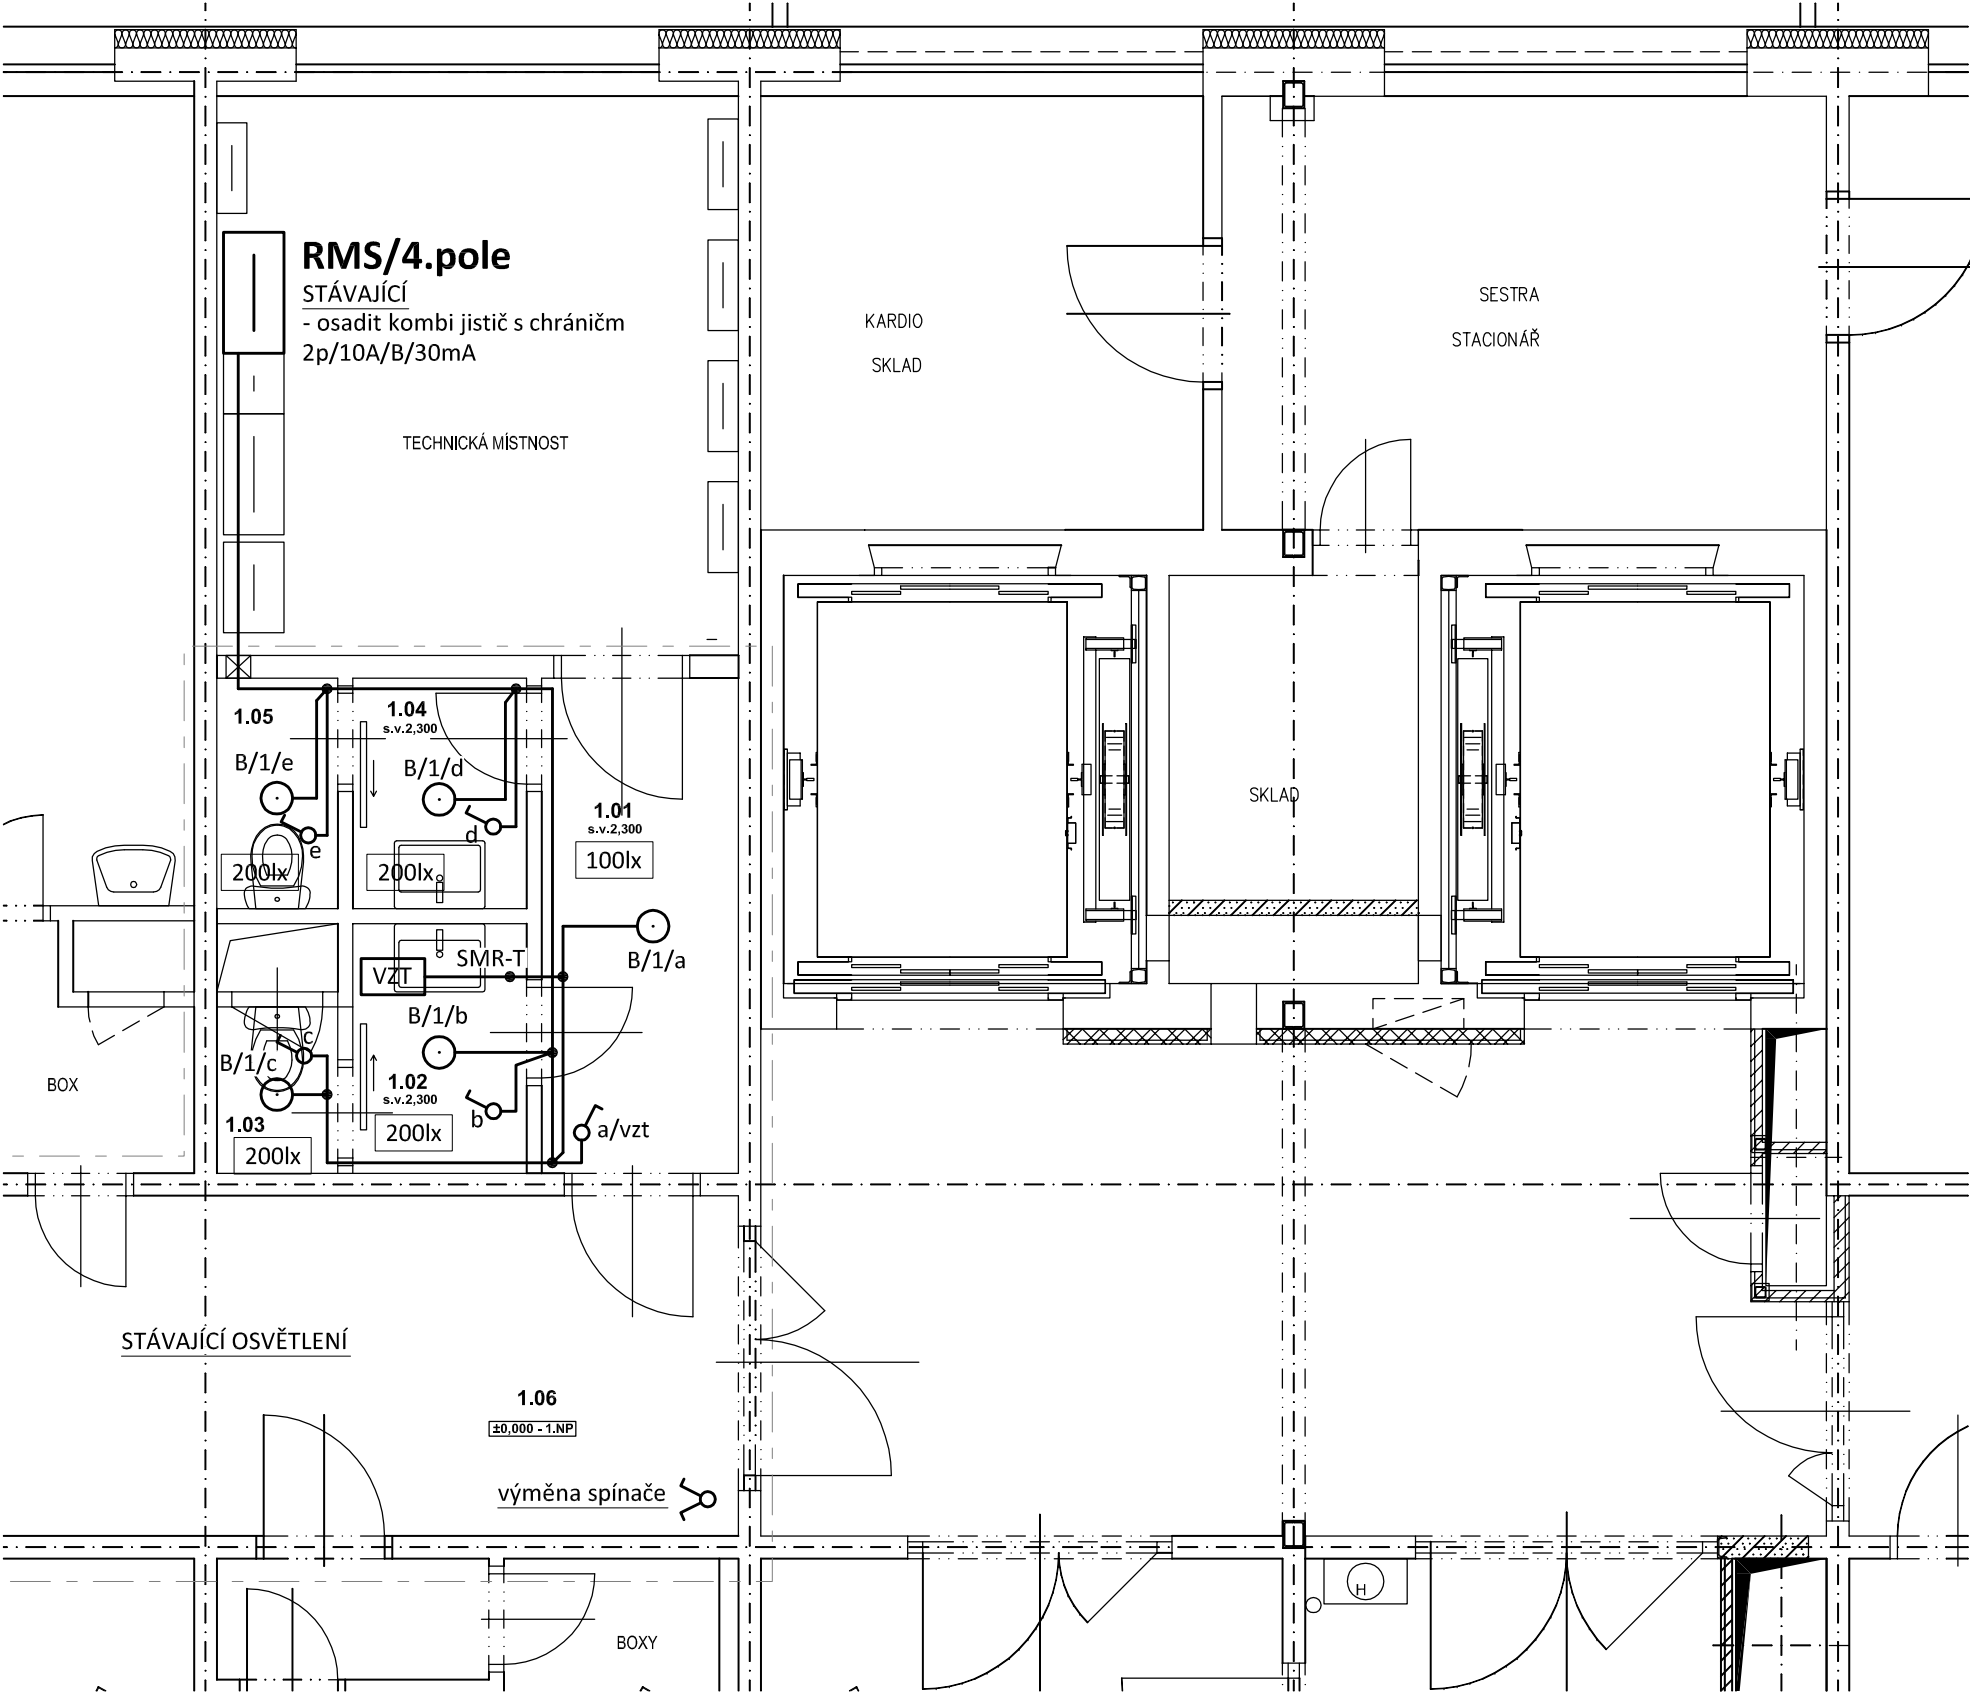

LEGENDA MÍSTNOSTÍ

Č.m.	Název místnosti	Plocha (m2)	Poznámka
1.01	Chodba	4,26	Světlá výška místnosti 2300 mm
1.02	Předsíň	1,90	Světlá výška místnosti 2300 mm
1.03	WC	0,88	Světlá výška místnosti 2300 mm
1.04	Předsíň	1,75	Světlá výška místnosti 2300 mm
1.05	WC	1,22	Světlá výška místnosti 2300 mm
1.06	Čekárna	15,86	

LEGENDA:

- Společná trasa vedení
- Zásuvkový rozvod (CYKY-J 3x2.5)
- Světelný rozvod (CYKY-J 3x1.5)
- Jednopolový spínač pod omítku, řaz.1, 10A/250V, IP20
- Sériový přepínač pod omítku, řaz.5, 10A/250V, IP20
- Diagonální ventilátor do potrubí, 21W/230V (dodávka VZT)
- Multifunkční relé v krabici (doběh, zpožděný rozeběh)
- Rozvody uloženy ve vkladací liště na povrchu
- Protipožární ucpávka

POZNÁMKA:

Napěťová soustava:
3+NPE stř. 50Hz, 230/400V, TN-C-S (RMS4)
3+NPE stř. 50Hz, 230/400V, TN-S (RP4)

Ochrana před nebezpečným dotykem neživých částí
dle ČSN 33 20000-4-41 ed. 3:
při poruše - automatickým odpojením
doplňková ochrana - doplňujícím ochranným pospojováním
- proudovými chrániči

Označení svítidla	Typ	Název	Světelné zdroje
B	MODUS SPMN1500KN_/E190/	LED downlight, plechové tělo, mikroprizmatický kryt, IP54	1 x LED, 13W, 1450lm, Ra80, 4000K

Zodpovědný projektant:		HIP			PROJEKTANT AKCE:	
Klímešová Miroslava		Ing. J. Handšuhová Smutná				
Kraj:	Karlovarský	SÚ: Karlovy Vary		M. Klímešová - 3D PROJEKT Úvalská 604/2, 360 09 K. Vary IČO: 722 70 179, Tel. 731 409 028		
Investor:	KKN a.s., nem. Karlovy Vary, Bezručova 19, 360 66 Karlovy Vary					
Akce:	Nemocnice Karlovy Vary - Objekt "C" stavební úpravy WC v 1.np, 3.np a 5.np a inspekčních pokojů ve 3.np objektu			Formát:	2A4	Číslo paré:
				Stupeň:	TP	
				Č. zak.:	E-2244	
				Datum:	07/2022	
Objekt:	D1.4c - Zařízení silnoproudé elektrotechniky			Měřítko:	1:50	
Název:	PŮDORYS 1.NP			Číslo výkresu: D1.4c / 04		